


参考図

凡例



新設機器

件名	高機能消防指令システム及び消防救急デジタル無線総合整備事業						
図面名称	1階 レイアウト図						
1版 2025年 月 日	新規作成	承認	承認	承認	承認	承認	承認
局名	玉名消防署						
発注者							
縮単位 [mm]							
A3 1/200							
図面番号							

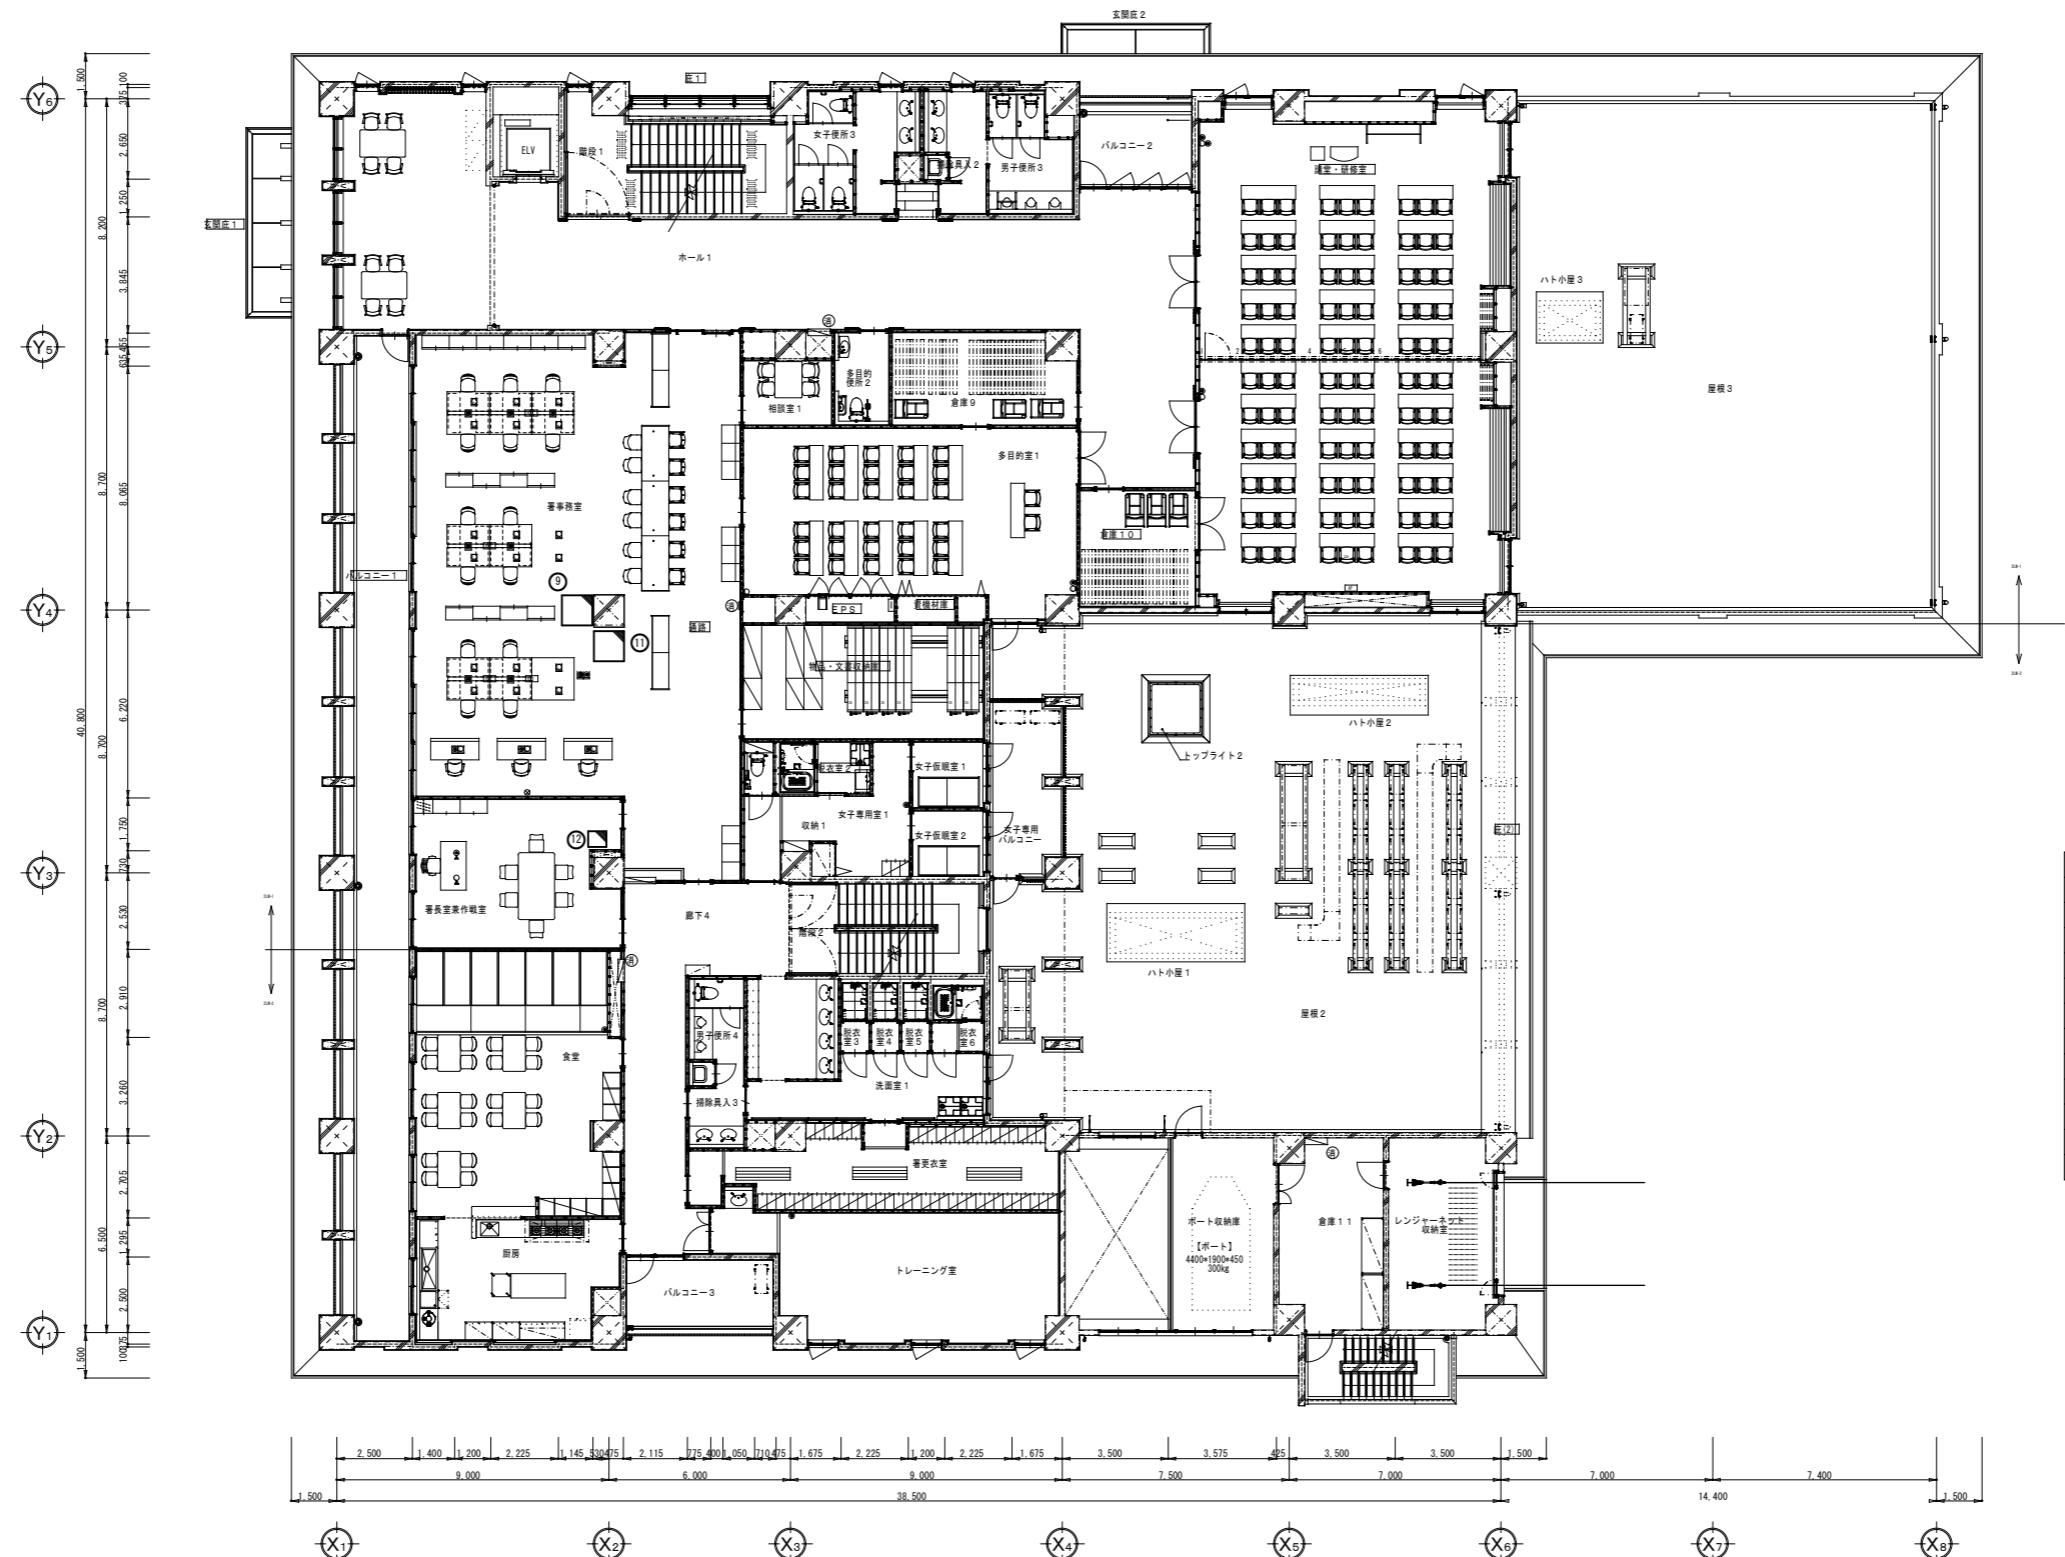


参考図

凡例



新設機器

			件名	高機能消防指令システム及び消防救急デジタル無線総合整備事業		
			図面名称	2階 レイアウト図		
1版	2025年 月 日		新規作成	局名	玉名消防署	縮尺 単位 [mm]
承認	承認	承認	承認	承認		A3 1/200
				発注者	図面番号	

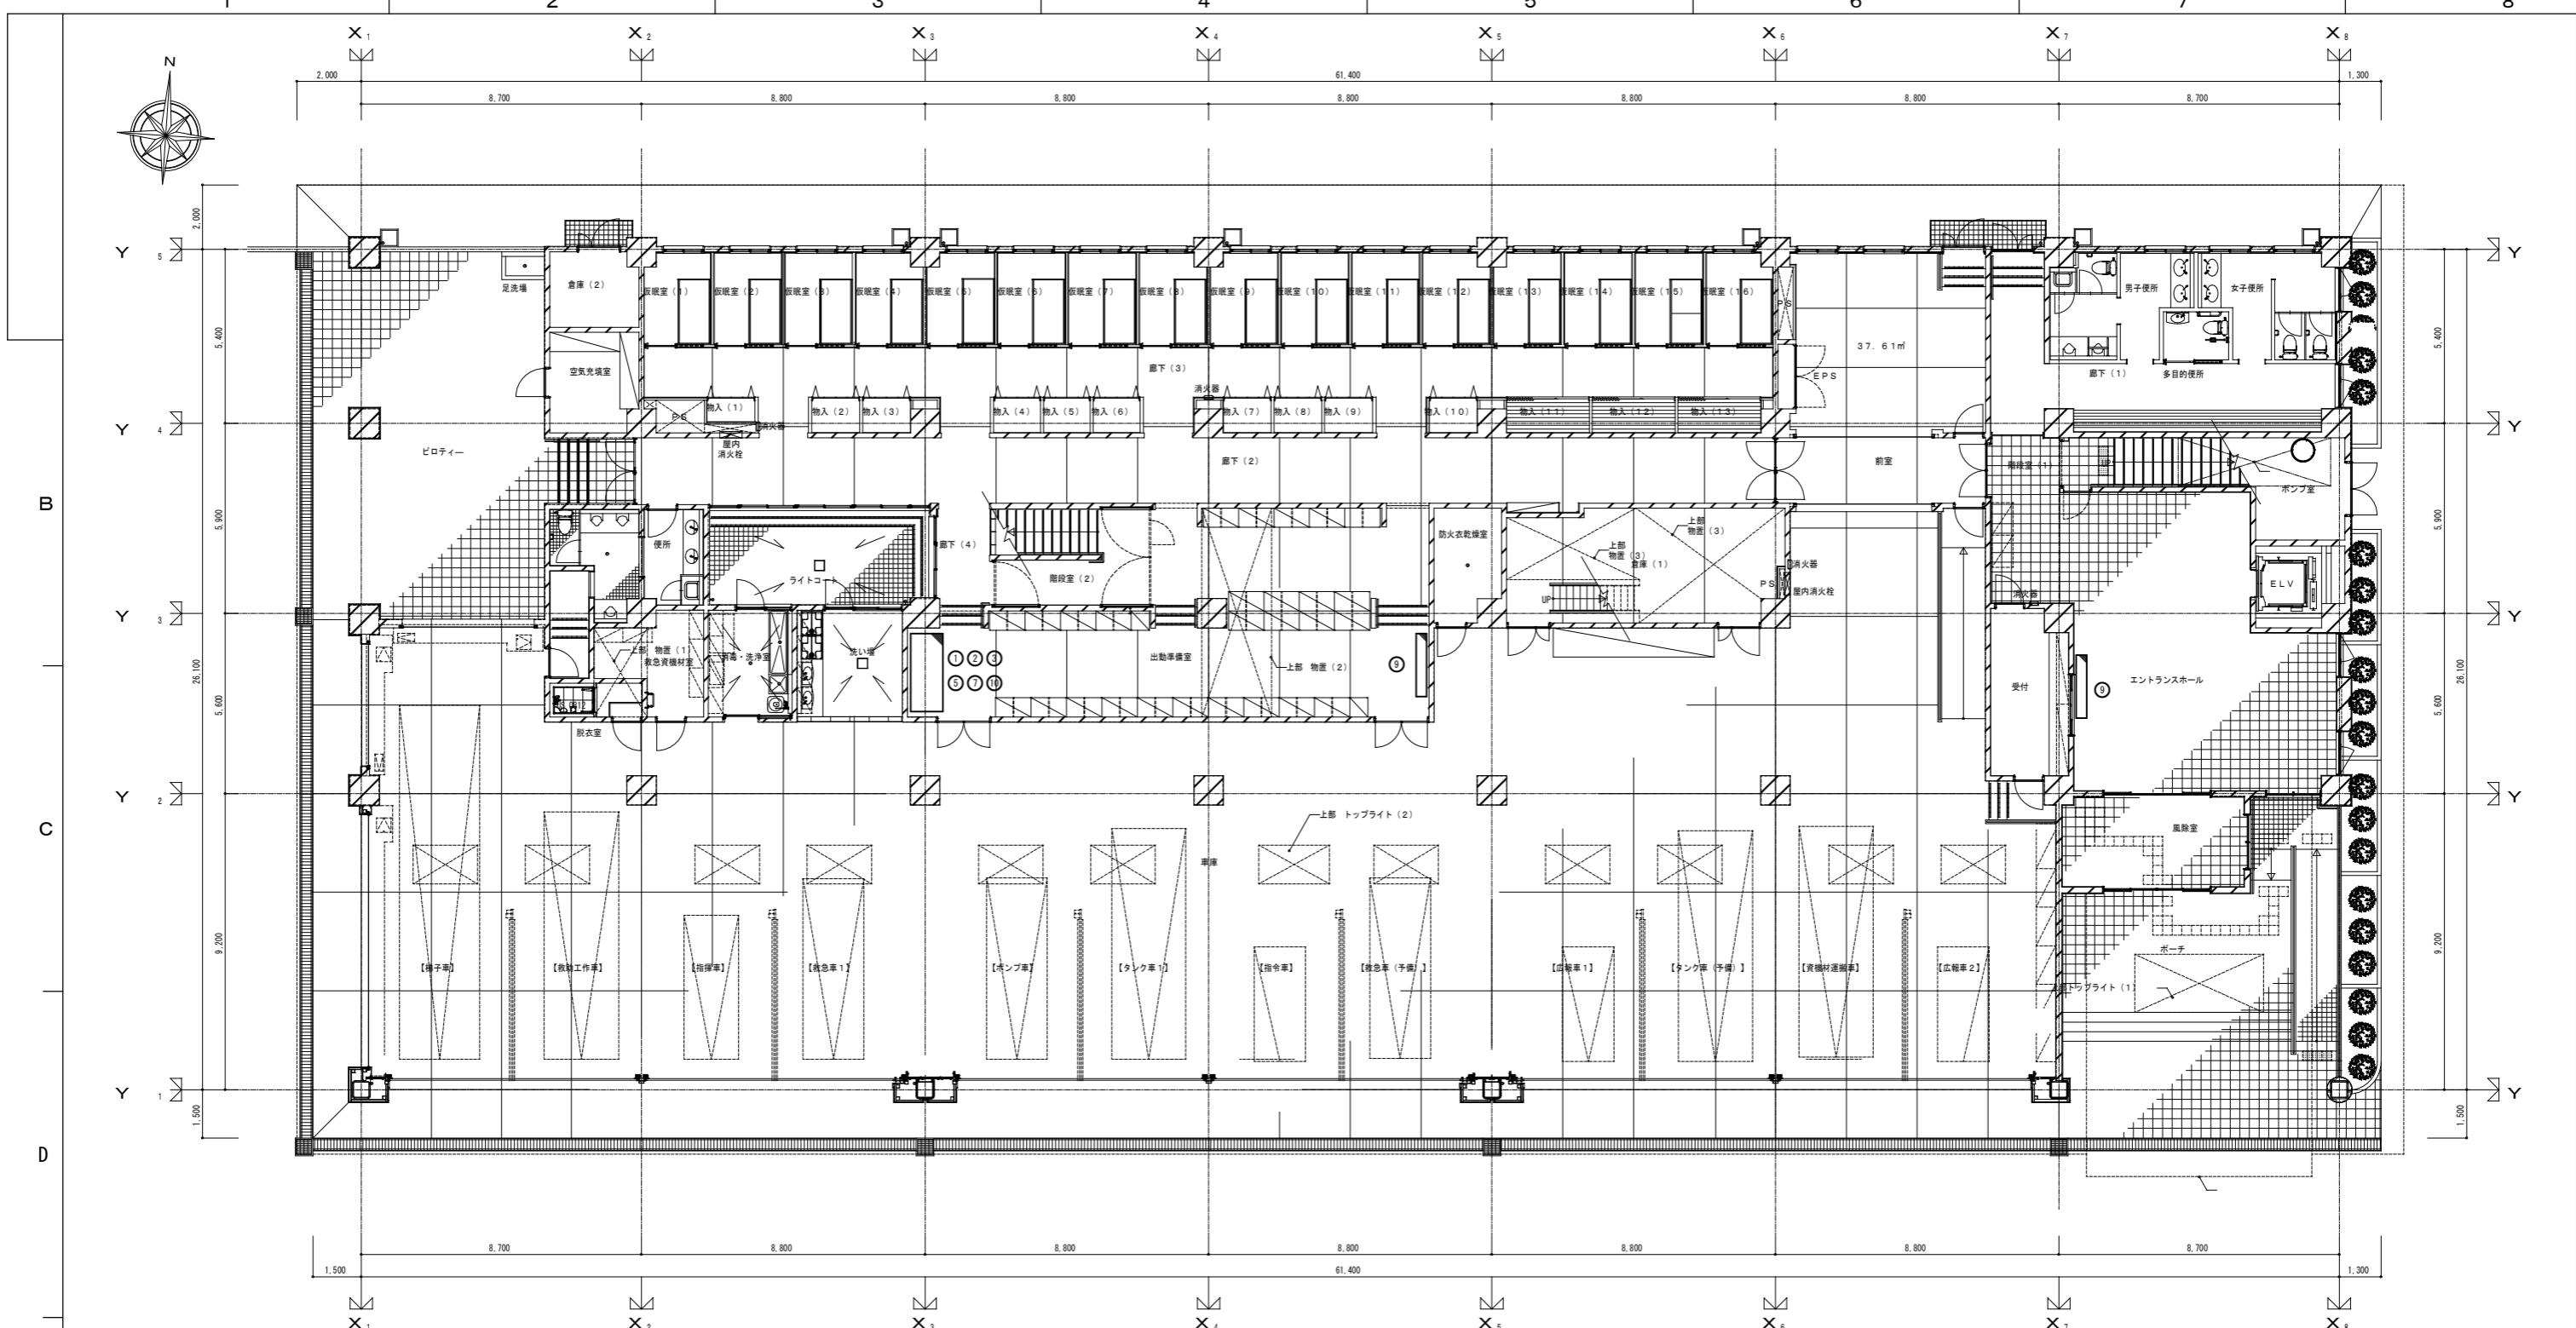

機器一覧表

NO.	機器名称
①	指令電話端末装置
②	指令情報出力端末
③	指令書プリント
④	放送用アンプ
⑤	無停電電源装置
⑥	避雷ユニット
⑦	ネットワーク機器
⑧	駆込通報装置
⑨	表示盤
⑩	署所端末用受令機
⑪	卓上型固定移動局無線装置


参考図

凡例



新設機器

1版	2025年	月	日	新規作成	件名	高機能消防指令システム及び消防救急デジタル無線総合整備事業
承認	承認	承認	承認	承認	図面名称	1階 レイアウト図
承認	承認	承認	承認	承認	局名	荒尾消防署(災害情報指令センター)
承認	承認	承認	承認	承認	発注者	図面番号

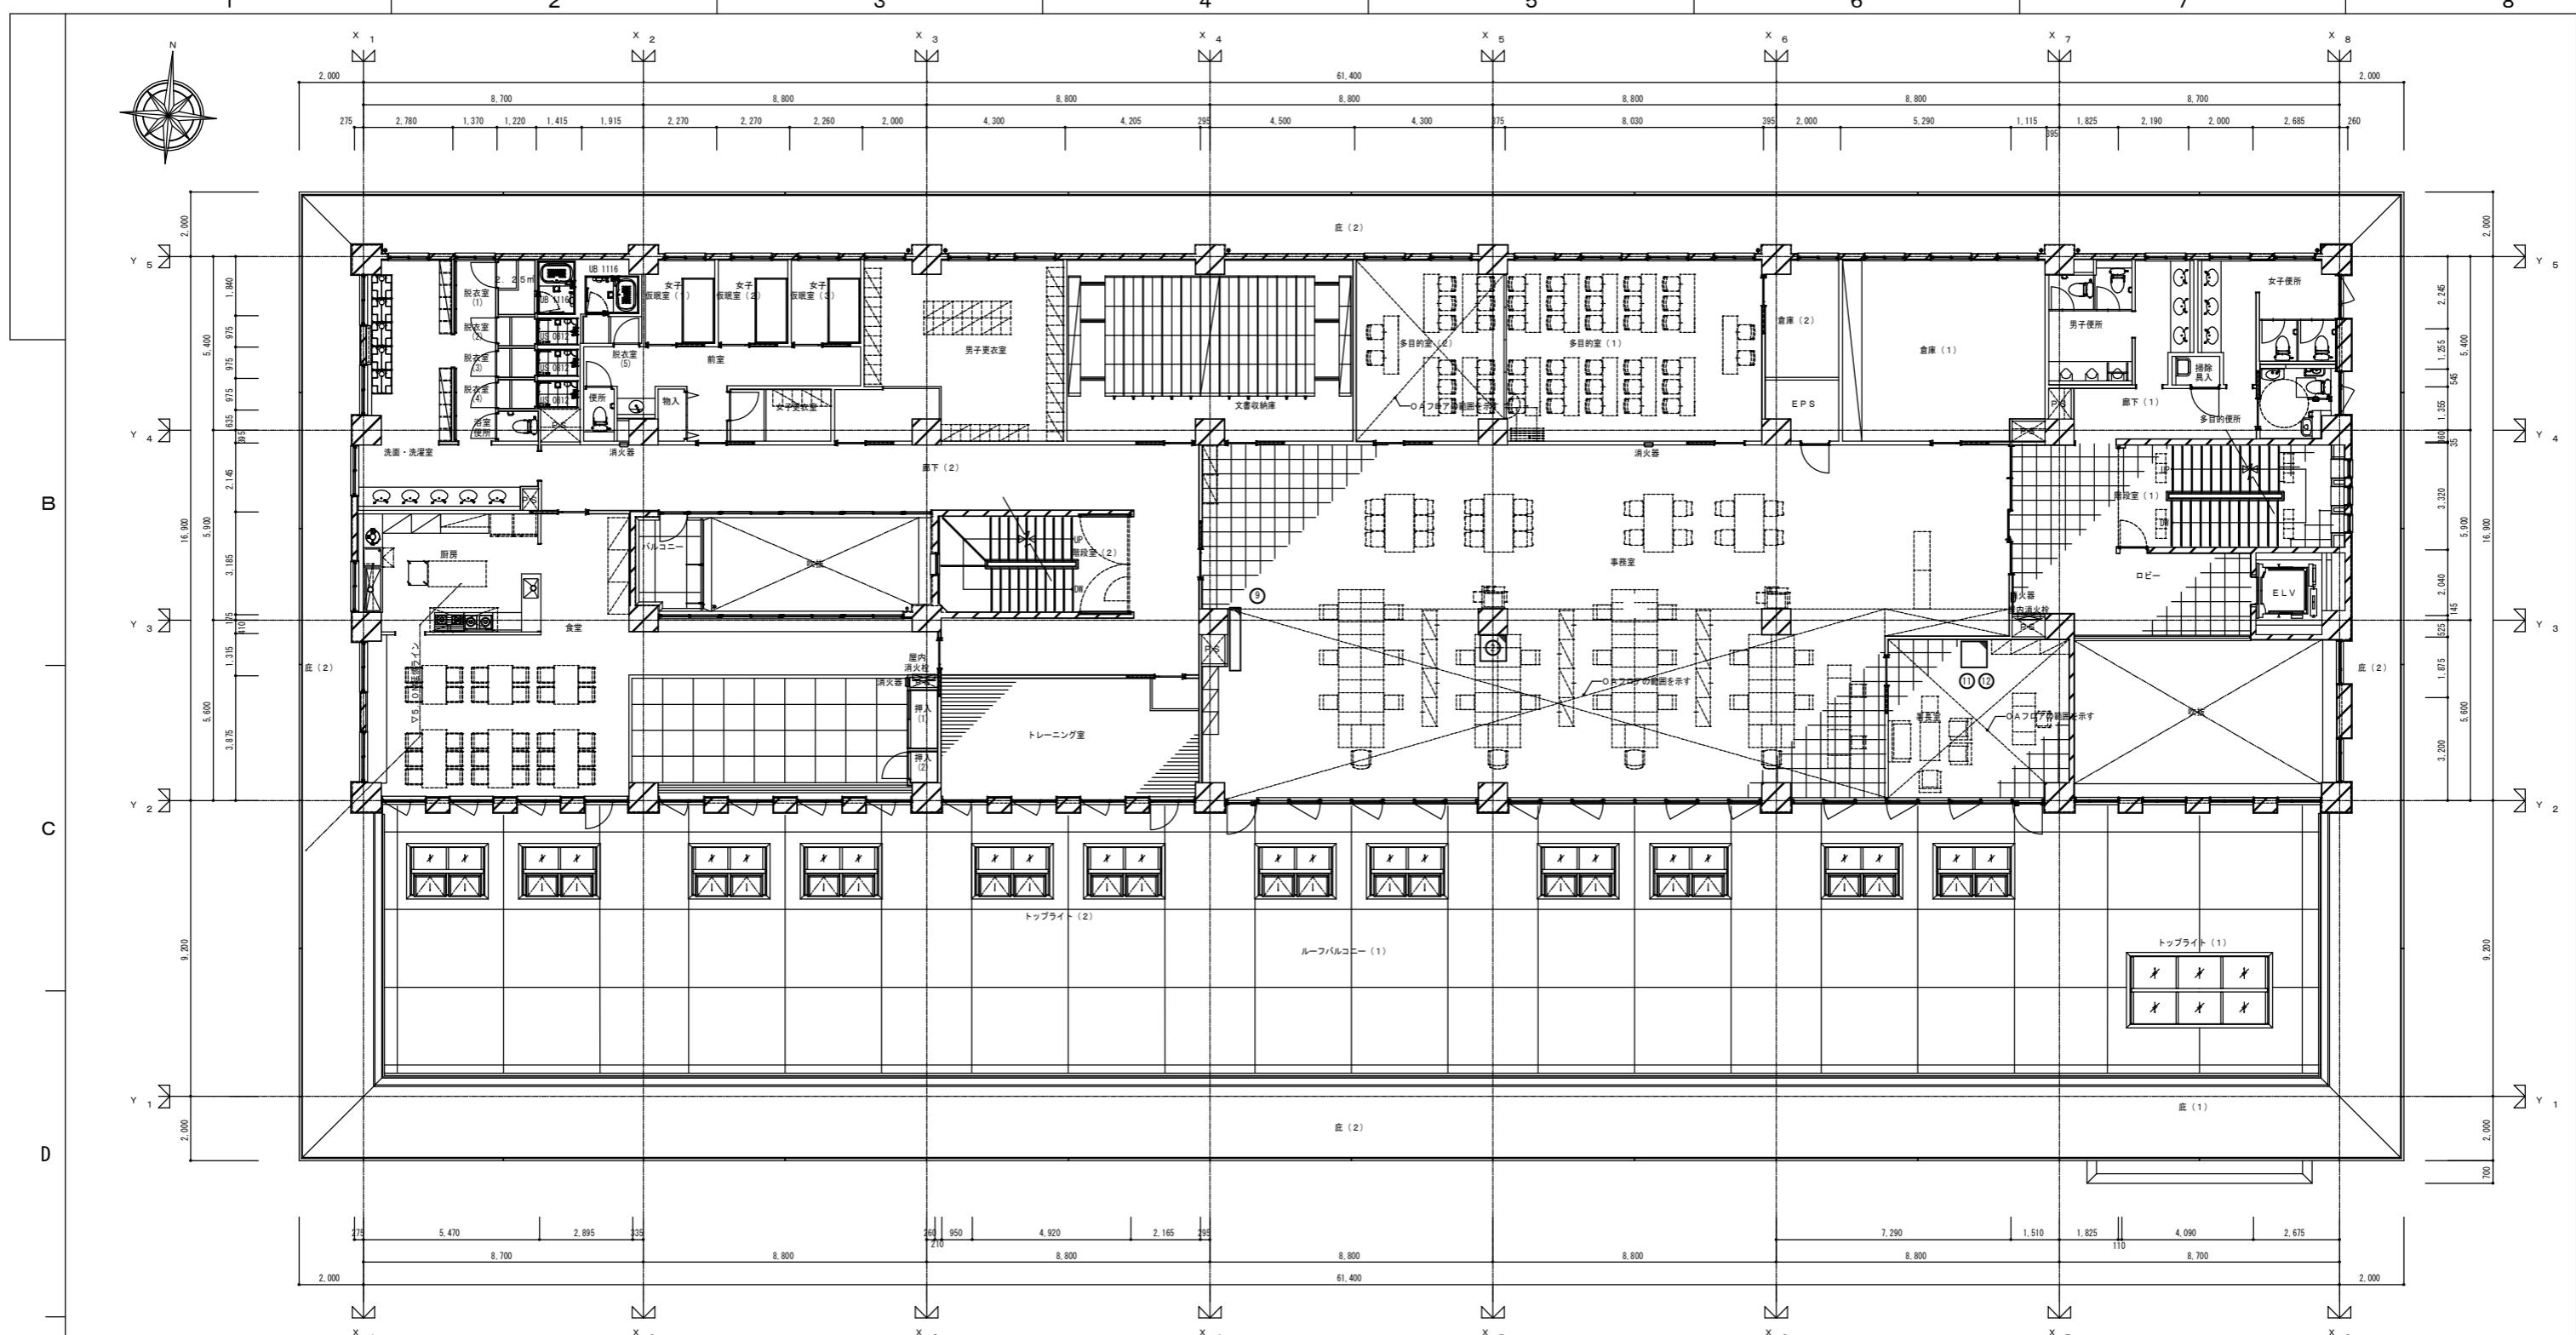

機器一覧表

NO.	機器名称
①	指令電話端末装置
②	指令情報出力端末
③	指令書プリント
④	放送用アンプ
⑤	無停電電源装置
⑥	避雷ユニット
⑦	ネットワーク機器
⑧	駆込通報装置
⑨	表示盤
⑩	署所端末用受令機
⑪	卓上型固定移動局無線装置
⑫	高機能遠隔制御装置


参考図

凡例



新設機器


1版	2025年	月日	新規作成	件名	高機能消防指令システム及び消防救急デジタル無線総合整備事業
承認	承認	承認	承認	図面名称	2階 レイアウト図
承認	承認	承認	承認	局名	荒尾消防署(災害情報指令センター)
承認	承認	承認	承認	発注者	図面番号

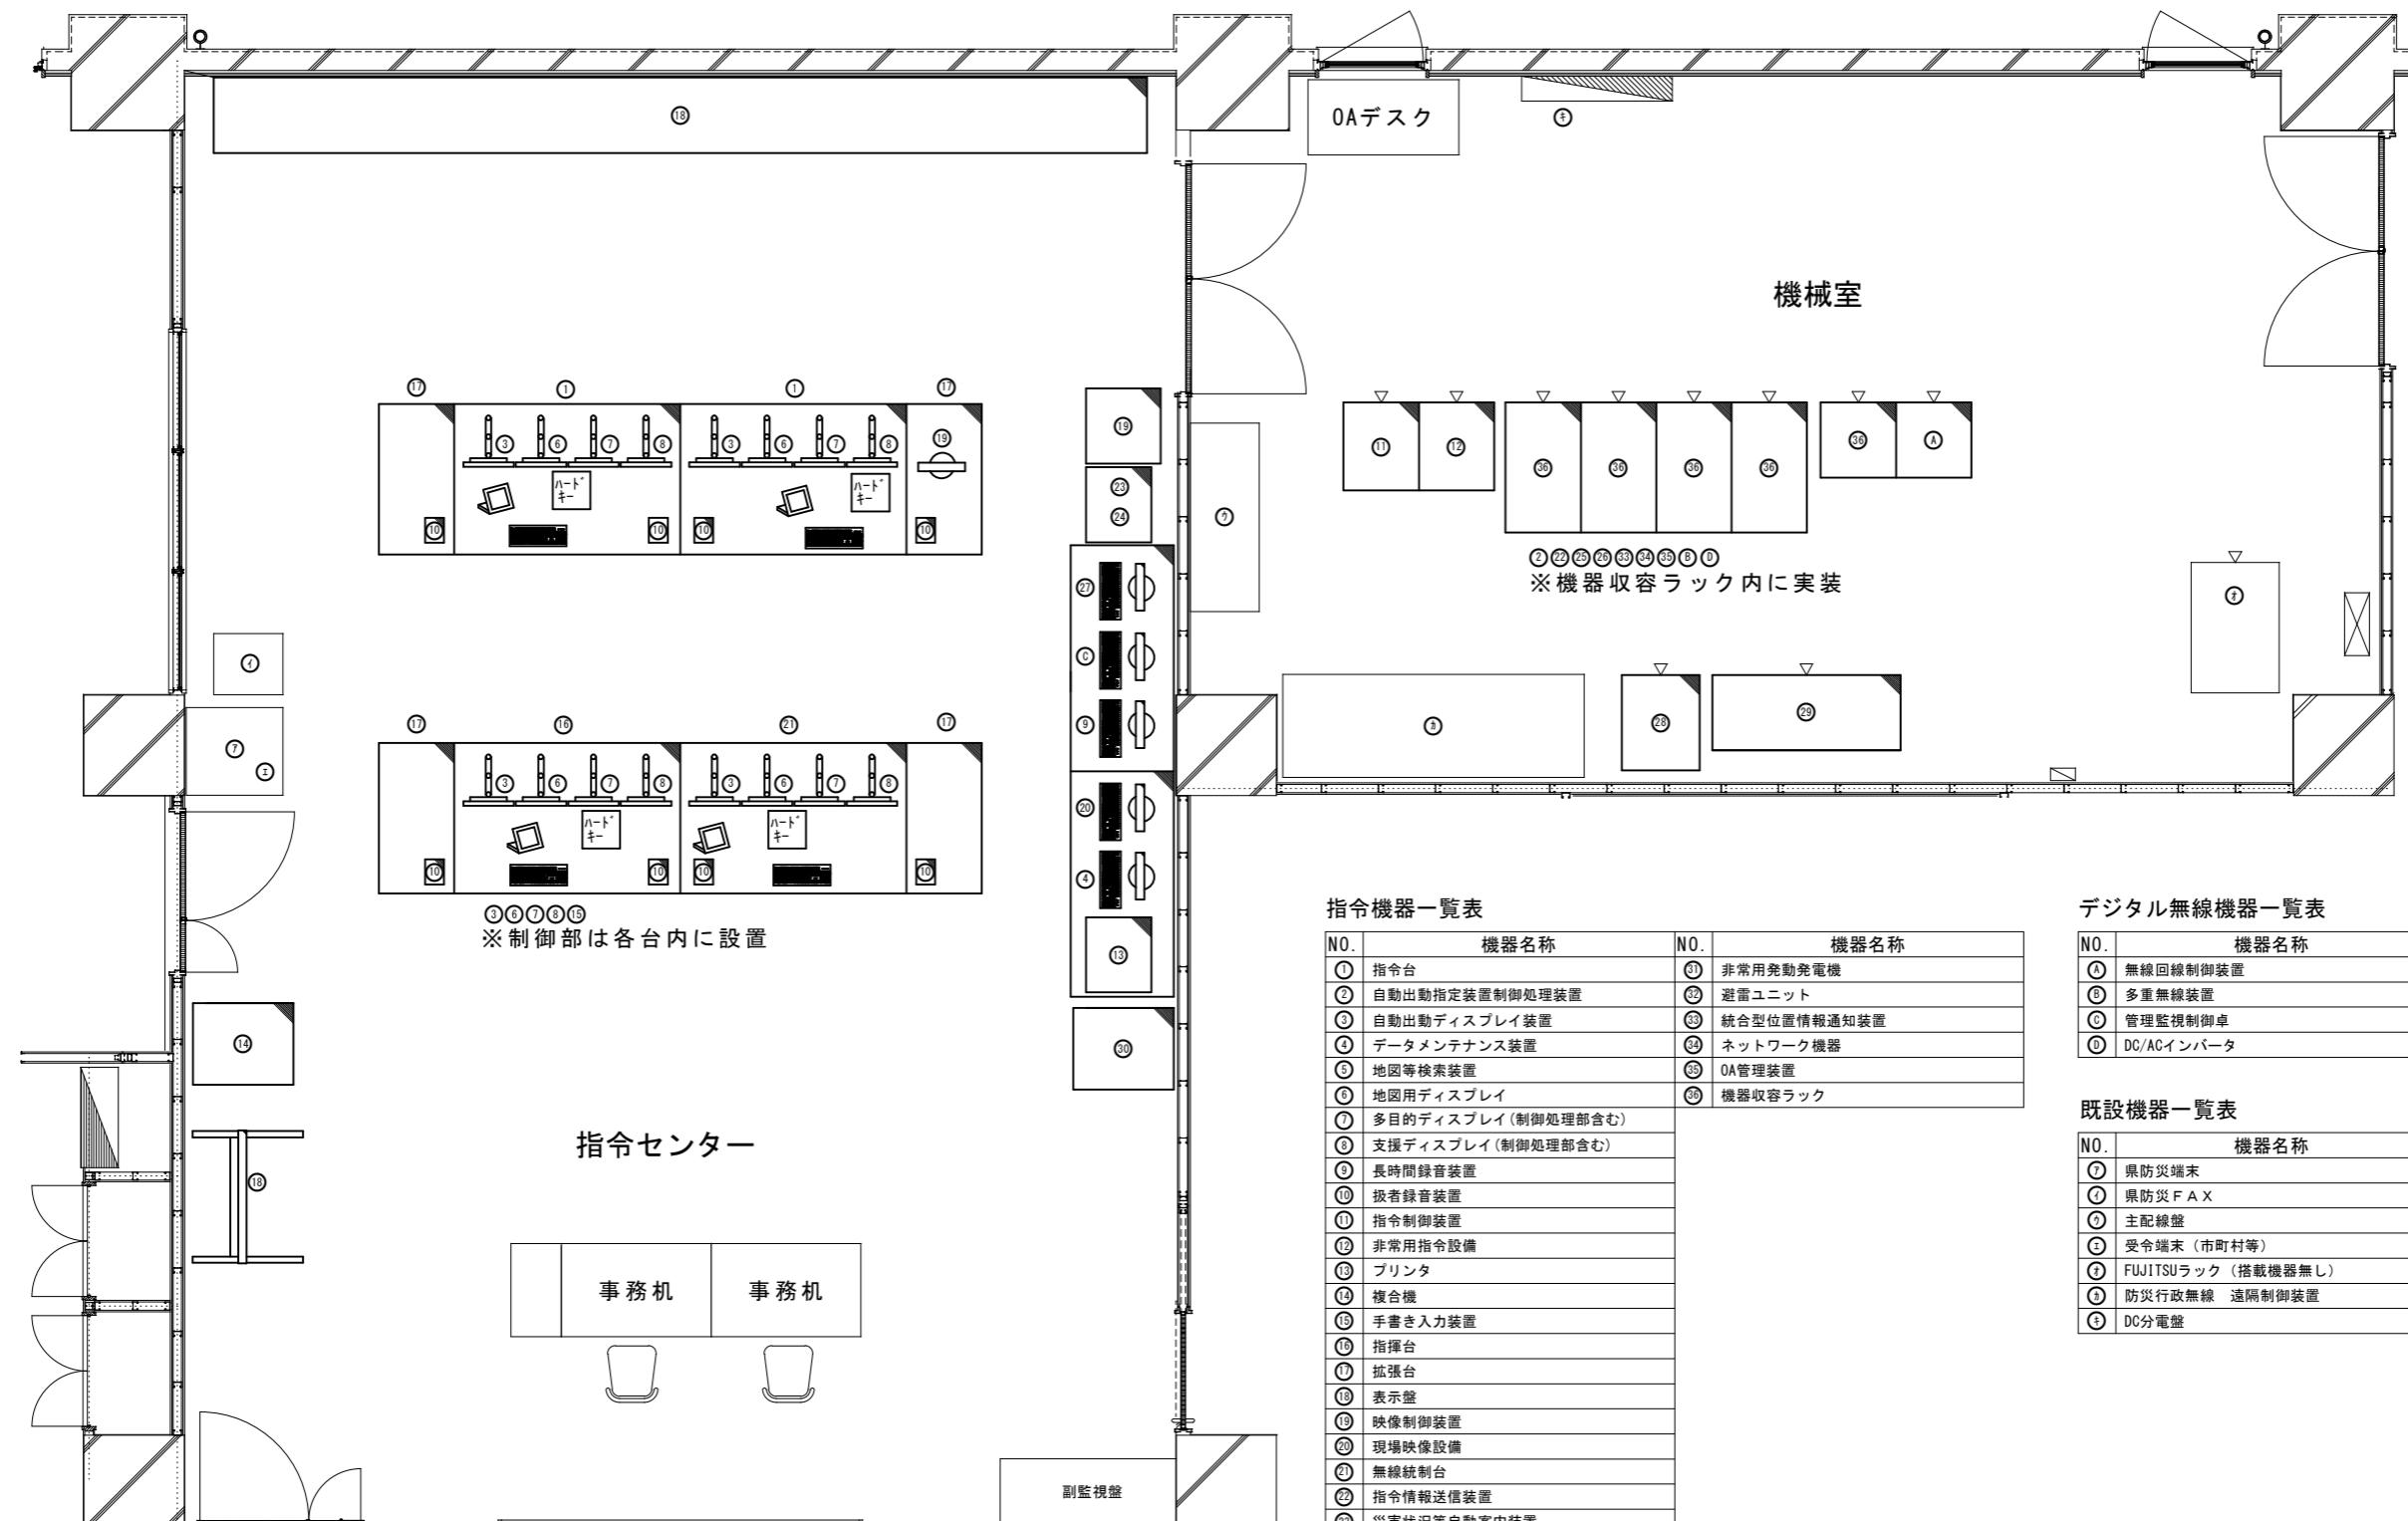

参考图

月例

新設機器	図面名稱					3倍 指示至 機械至 レイアウト図			
	1版 2025年 月 日		新規作成			局名	荒尾消防署(災害情報指令センター)	縮尺 単位 [mm]	A3 1/60
既設機器	承認	承認	承認	承認	承認	登注者	図面番号		

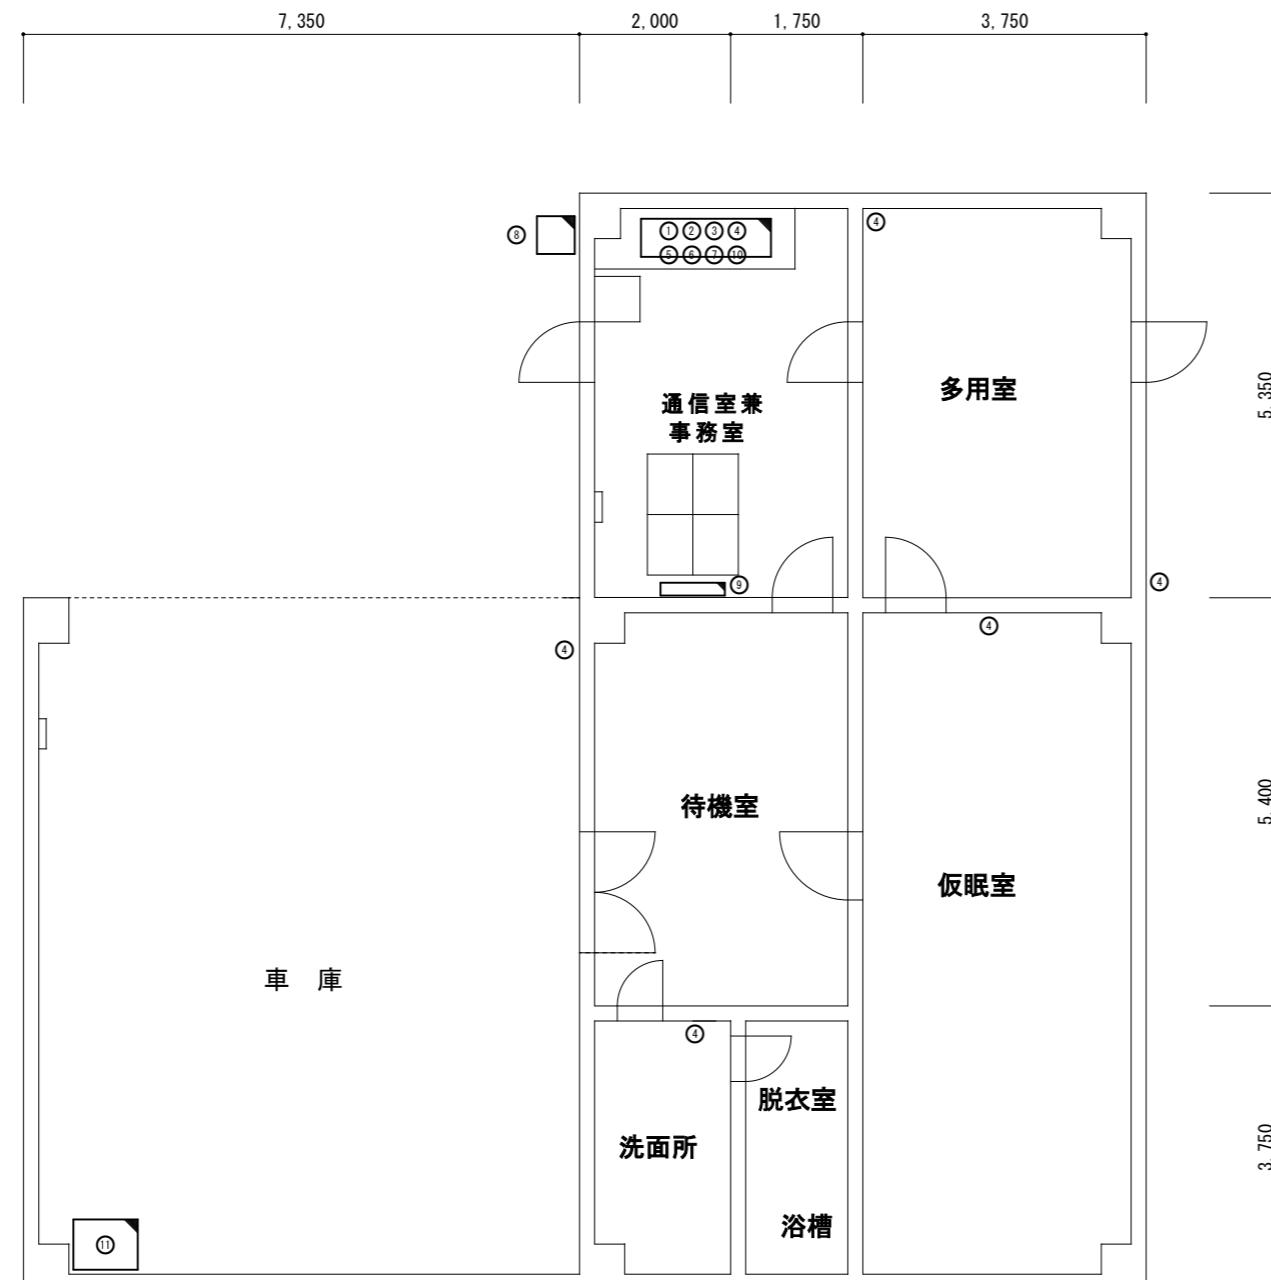


機器一覧表

NO.	機器名称
①	指令電話端末装置
②	指令情報出力端末
③	指令書プリンタ
④	放送用アンプ及びスピーカー
⑤	無停電電源装置
⑥	避雷ユニット
⑦	ネットワーク機器
⑧	駆込通報装置
⑨	表示盤
⑩	署所端末用受令機
⑪	非常用発動発電機


参考図

 凡例



新設機器

件名	高機能消防指令システム及び消防救急デジタル無線総合整備事業				
図面名称	1階 レイアウト図				
1版 2025年 月 日	新規作成				
承 認	承 認	承 認	承 認	承 認	承 認
局名	緑丘庁舎				
発注者					
縮尺	A3 1/100				
図面番号					

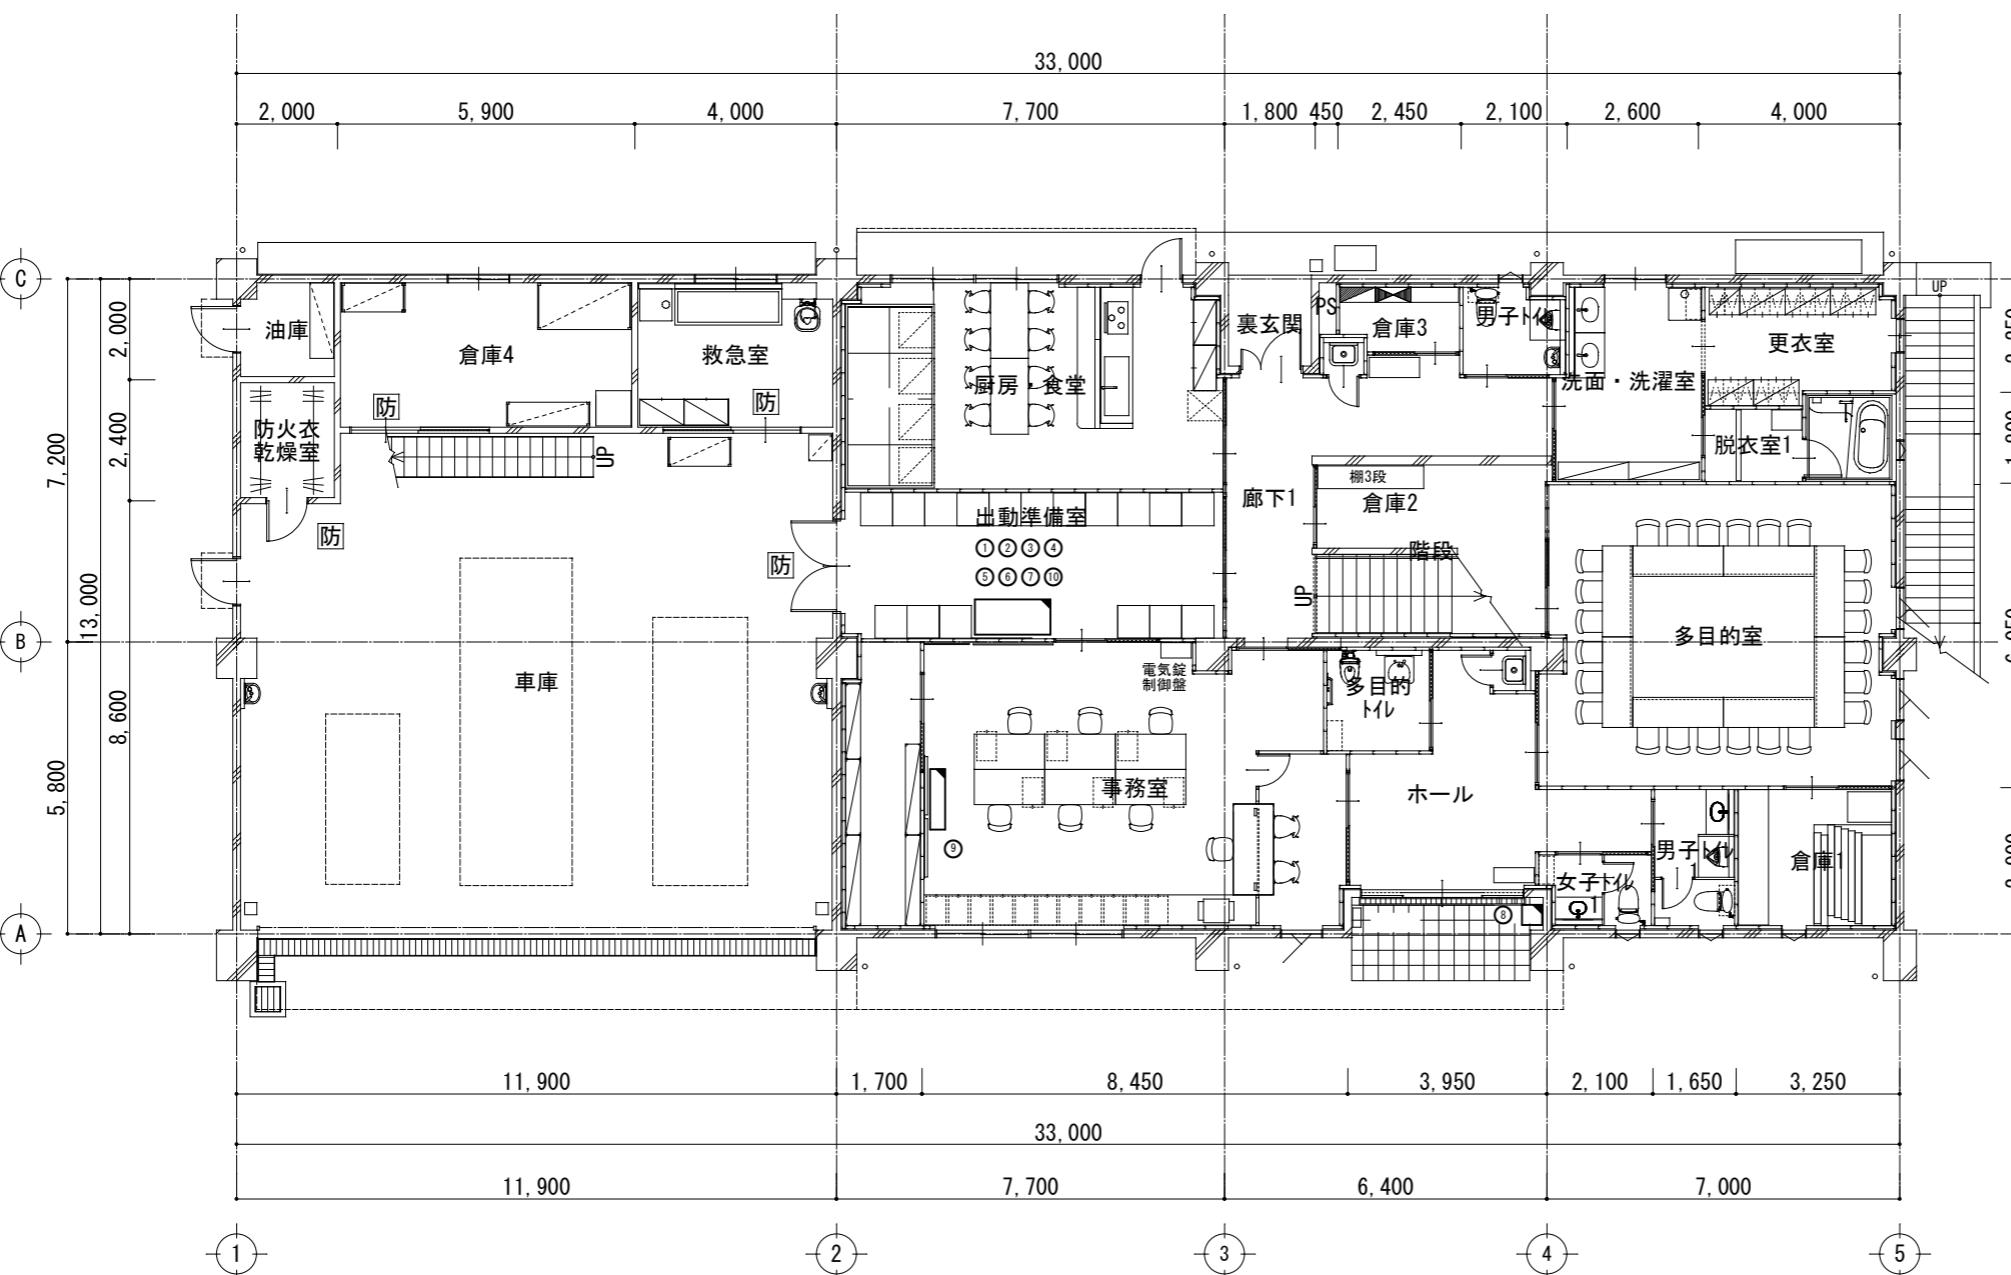

機器一覧表

No.	機器名称
①	指令電話端末装置
②	指令情報出力端末
③	指令書プリンタ
④	放送用アンプ及びスピーカー
⑤	無停電電源装置
⑥	避雷ユニット
⑦	ネットワーク機器
⑧	駆込通報装置
⑨	表示盤
⑩	署所端末用受令機
⑪	非常用発動発電機


参考図

凡例




新設機器

1版	2025年月日	新規作成	件名	高機能消防指令システム及び消防救急デジタル無線総合整備事業
承認	承認	承認	図面名称	1階 レイアウト図
承認	承認	承認	局名	南関分署
承認	承認	承認	発注者	図面番号

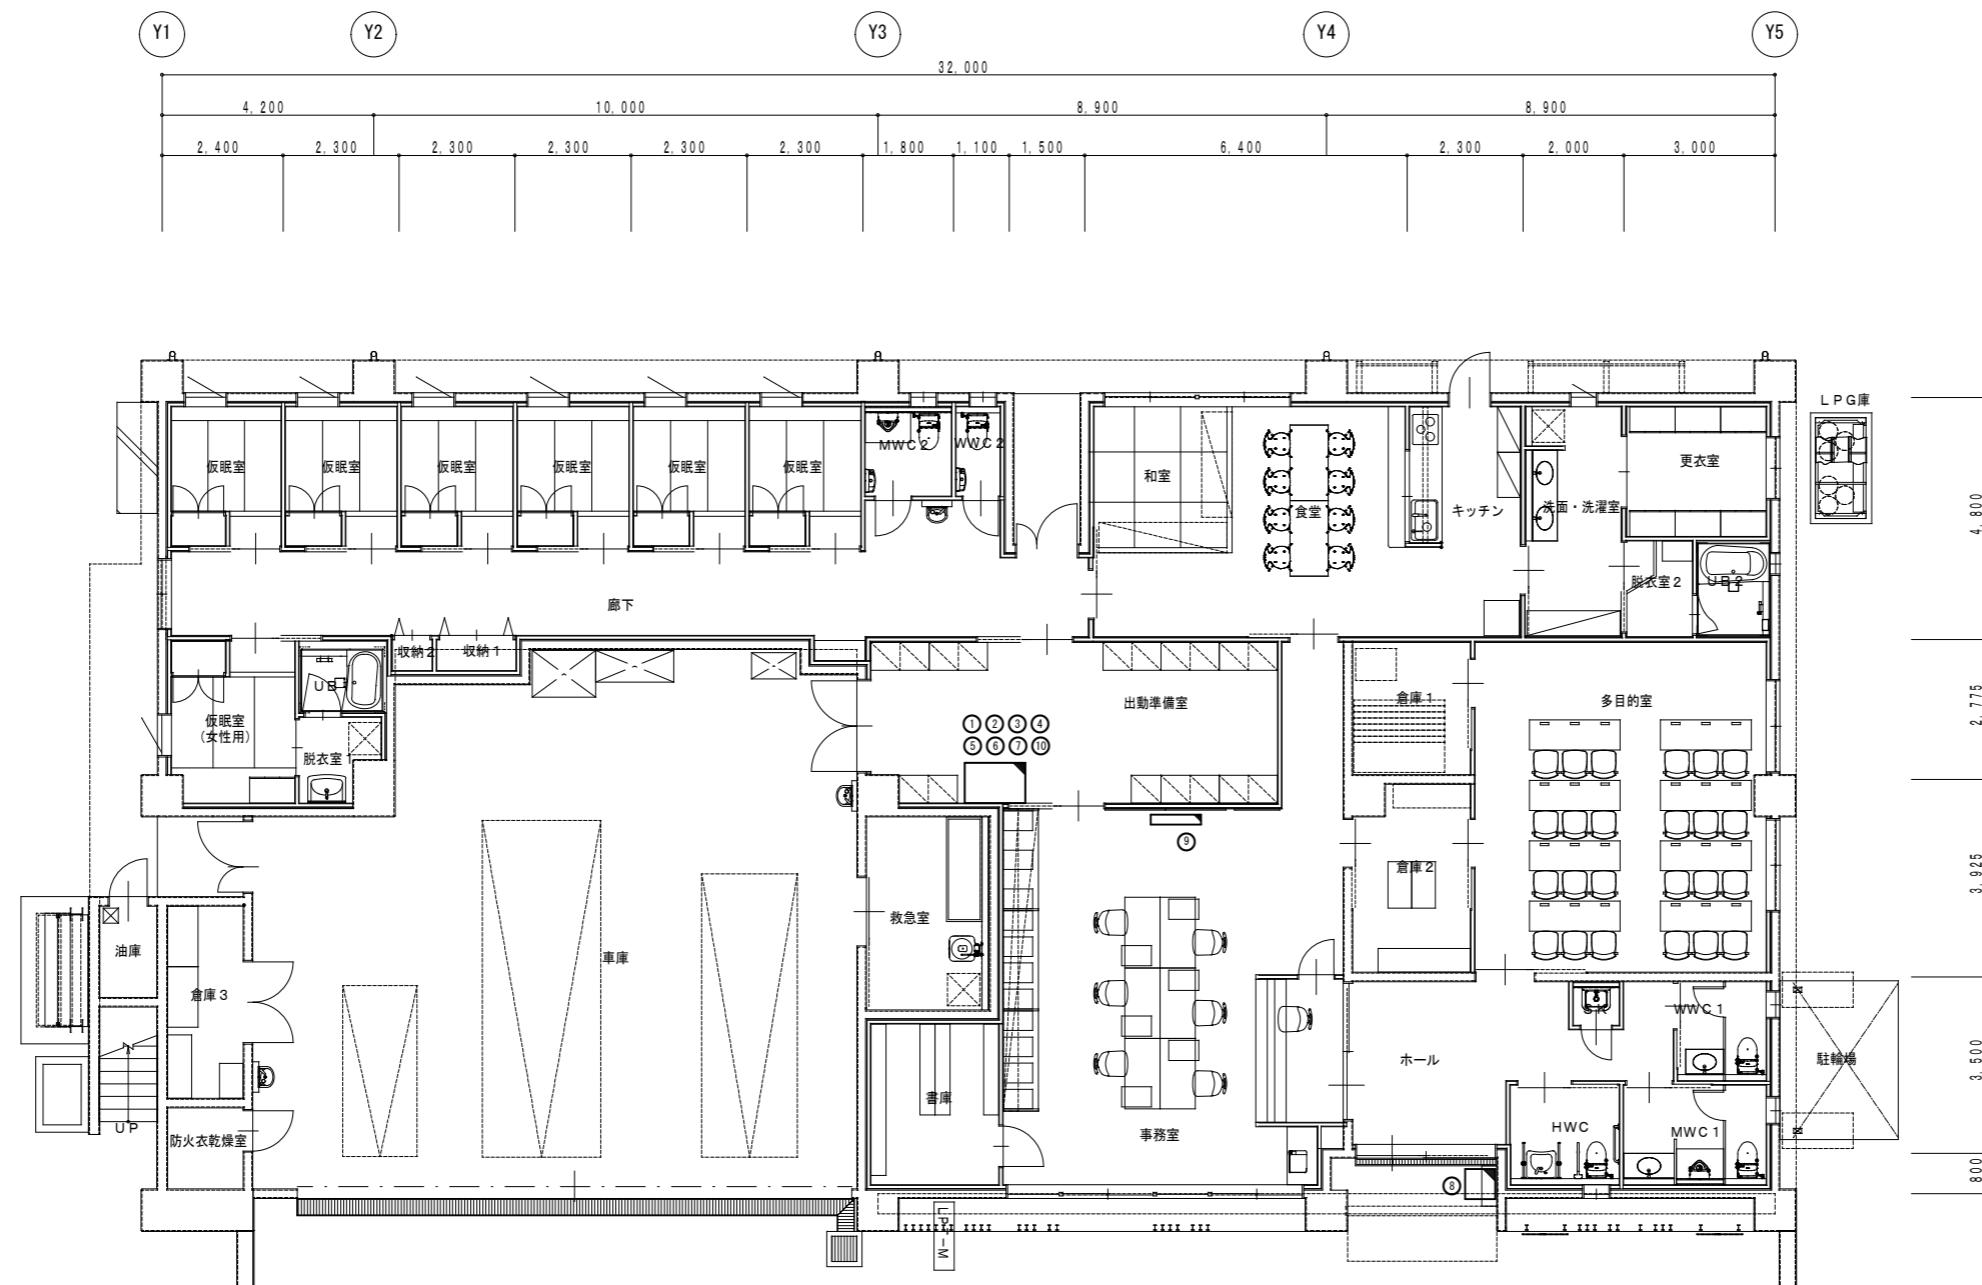

機器一覧表

NO.	機器名称
①	指令電話端末装置
②	指令情報出力端末
③	指令書プリンタ
④	放送用アンプ及びスピーカー
⑤	無停電電源装置
⑥	避雷ユニット
⑦	ネットワーク機器
⑧	駆込通報装置
⑨	表示盤
⑩	署所端末用受令機
⑪	非常用発動発電機

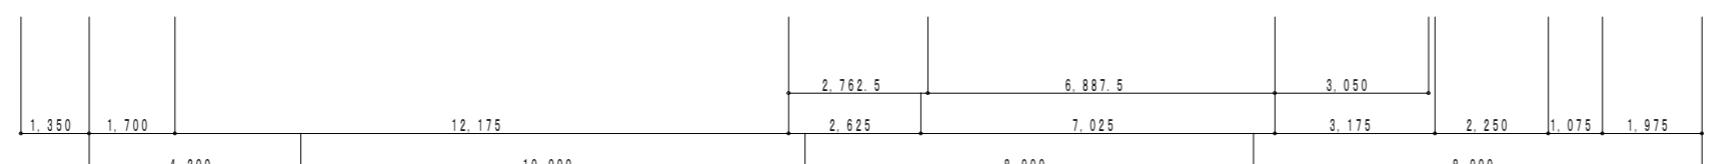


凡例



新設機器

1版	2025年	月	日	新規作成	件名	高機能消防指令システム及び消防救急デジタル無線総合整備事業
承認	承認	承認	承認	承認	図面名称	1階 レイアウト図
新規	新規	新規	新規	新規	局名	長洲分署
承認	承認	承認	承認	承認	発注者	

参考図

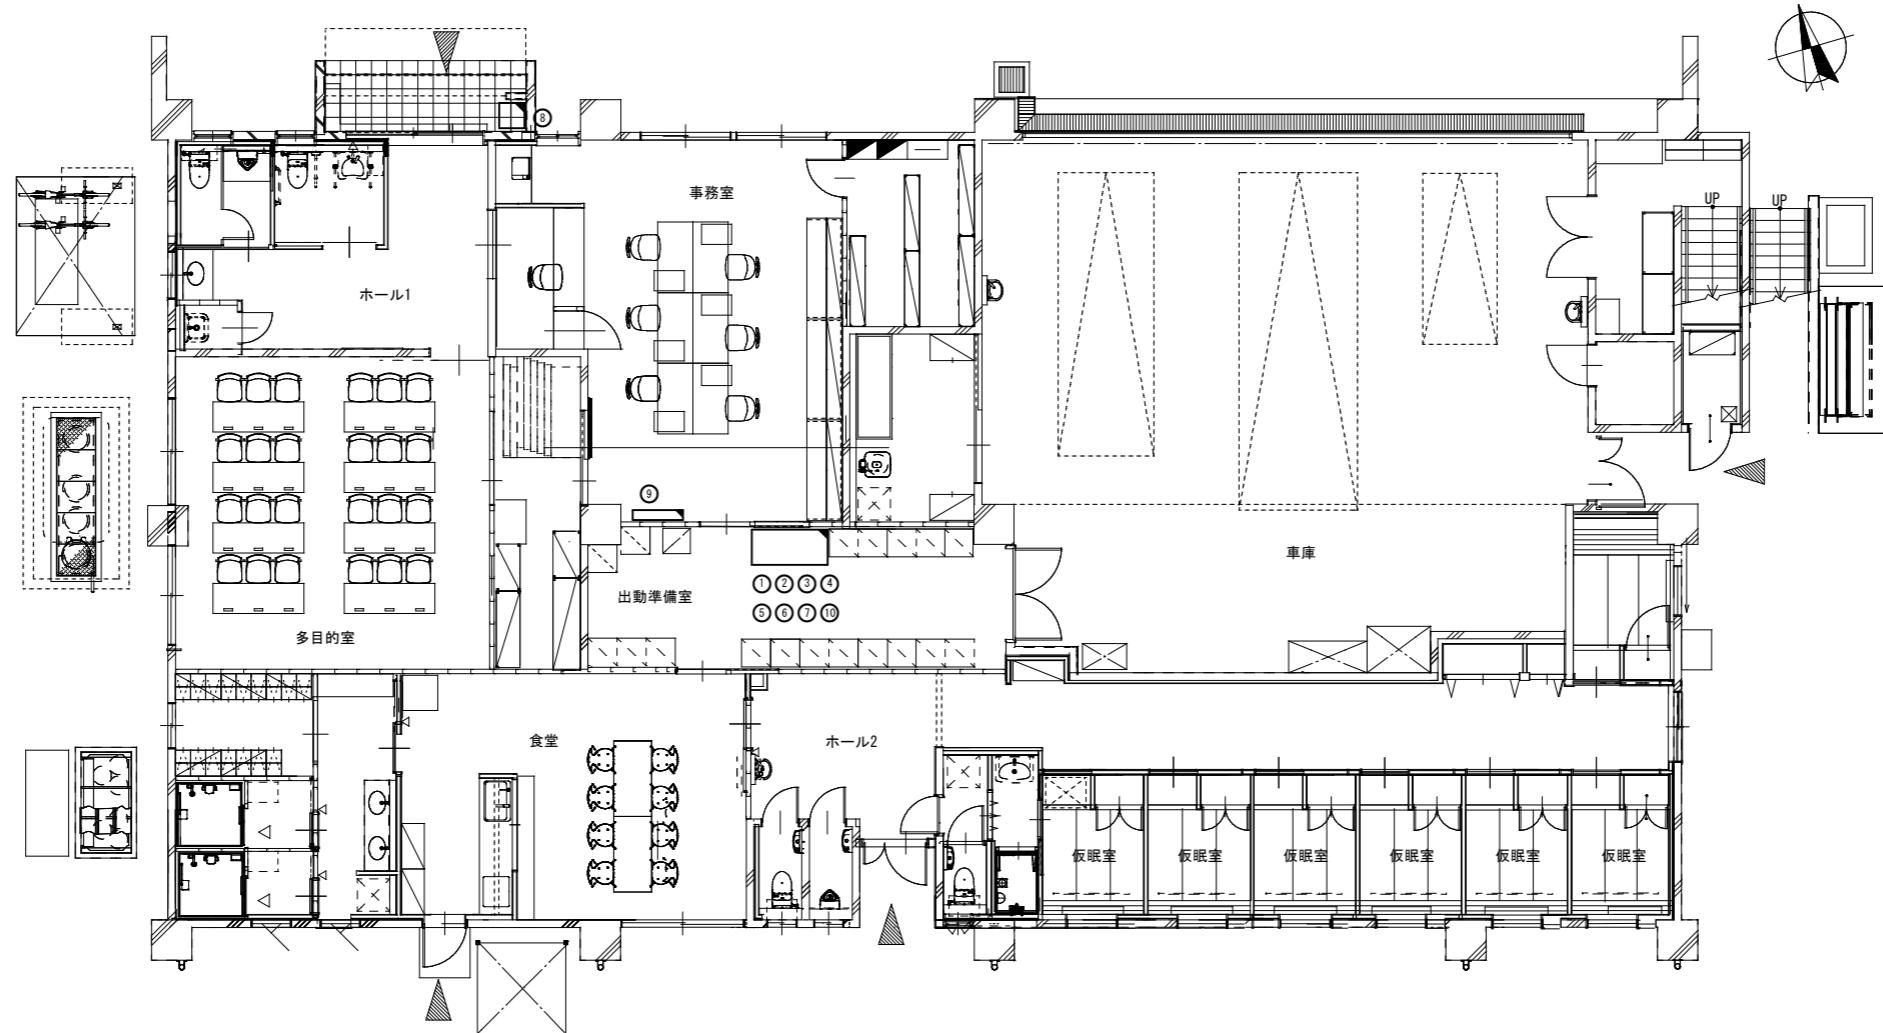

機器一覽表

NO.	機器名称
①	指令電話端末装置
②	指令情報出力端末
③	指令書プリンタ
④	放送用アンプ及びスピーカー
⑤	無停電電源装置
⑥	避雷ユニット
⑦	ネットワーク機器
⑧	駆込通報装置
⑨	表示盤
⑩	署所端末用受令機
⑪	非常用労働者電機

参考図


凡例

新設機器

					件 名	高機能消防指令システム及び消防救急デジタル無線総合整備事業		
					図面名称	1階 レイアウト図		
1版	2025年 月 日		新規作成		局 名	天水分署	縮 尺 単位 [mm]	A3 1/150
承 認	承 認	承 認	承 認	承 認	発 注 者		図面番号	
								

2,500 2,000 3,500 4,500

2,000
1,500
1,250
3,750
2,000

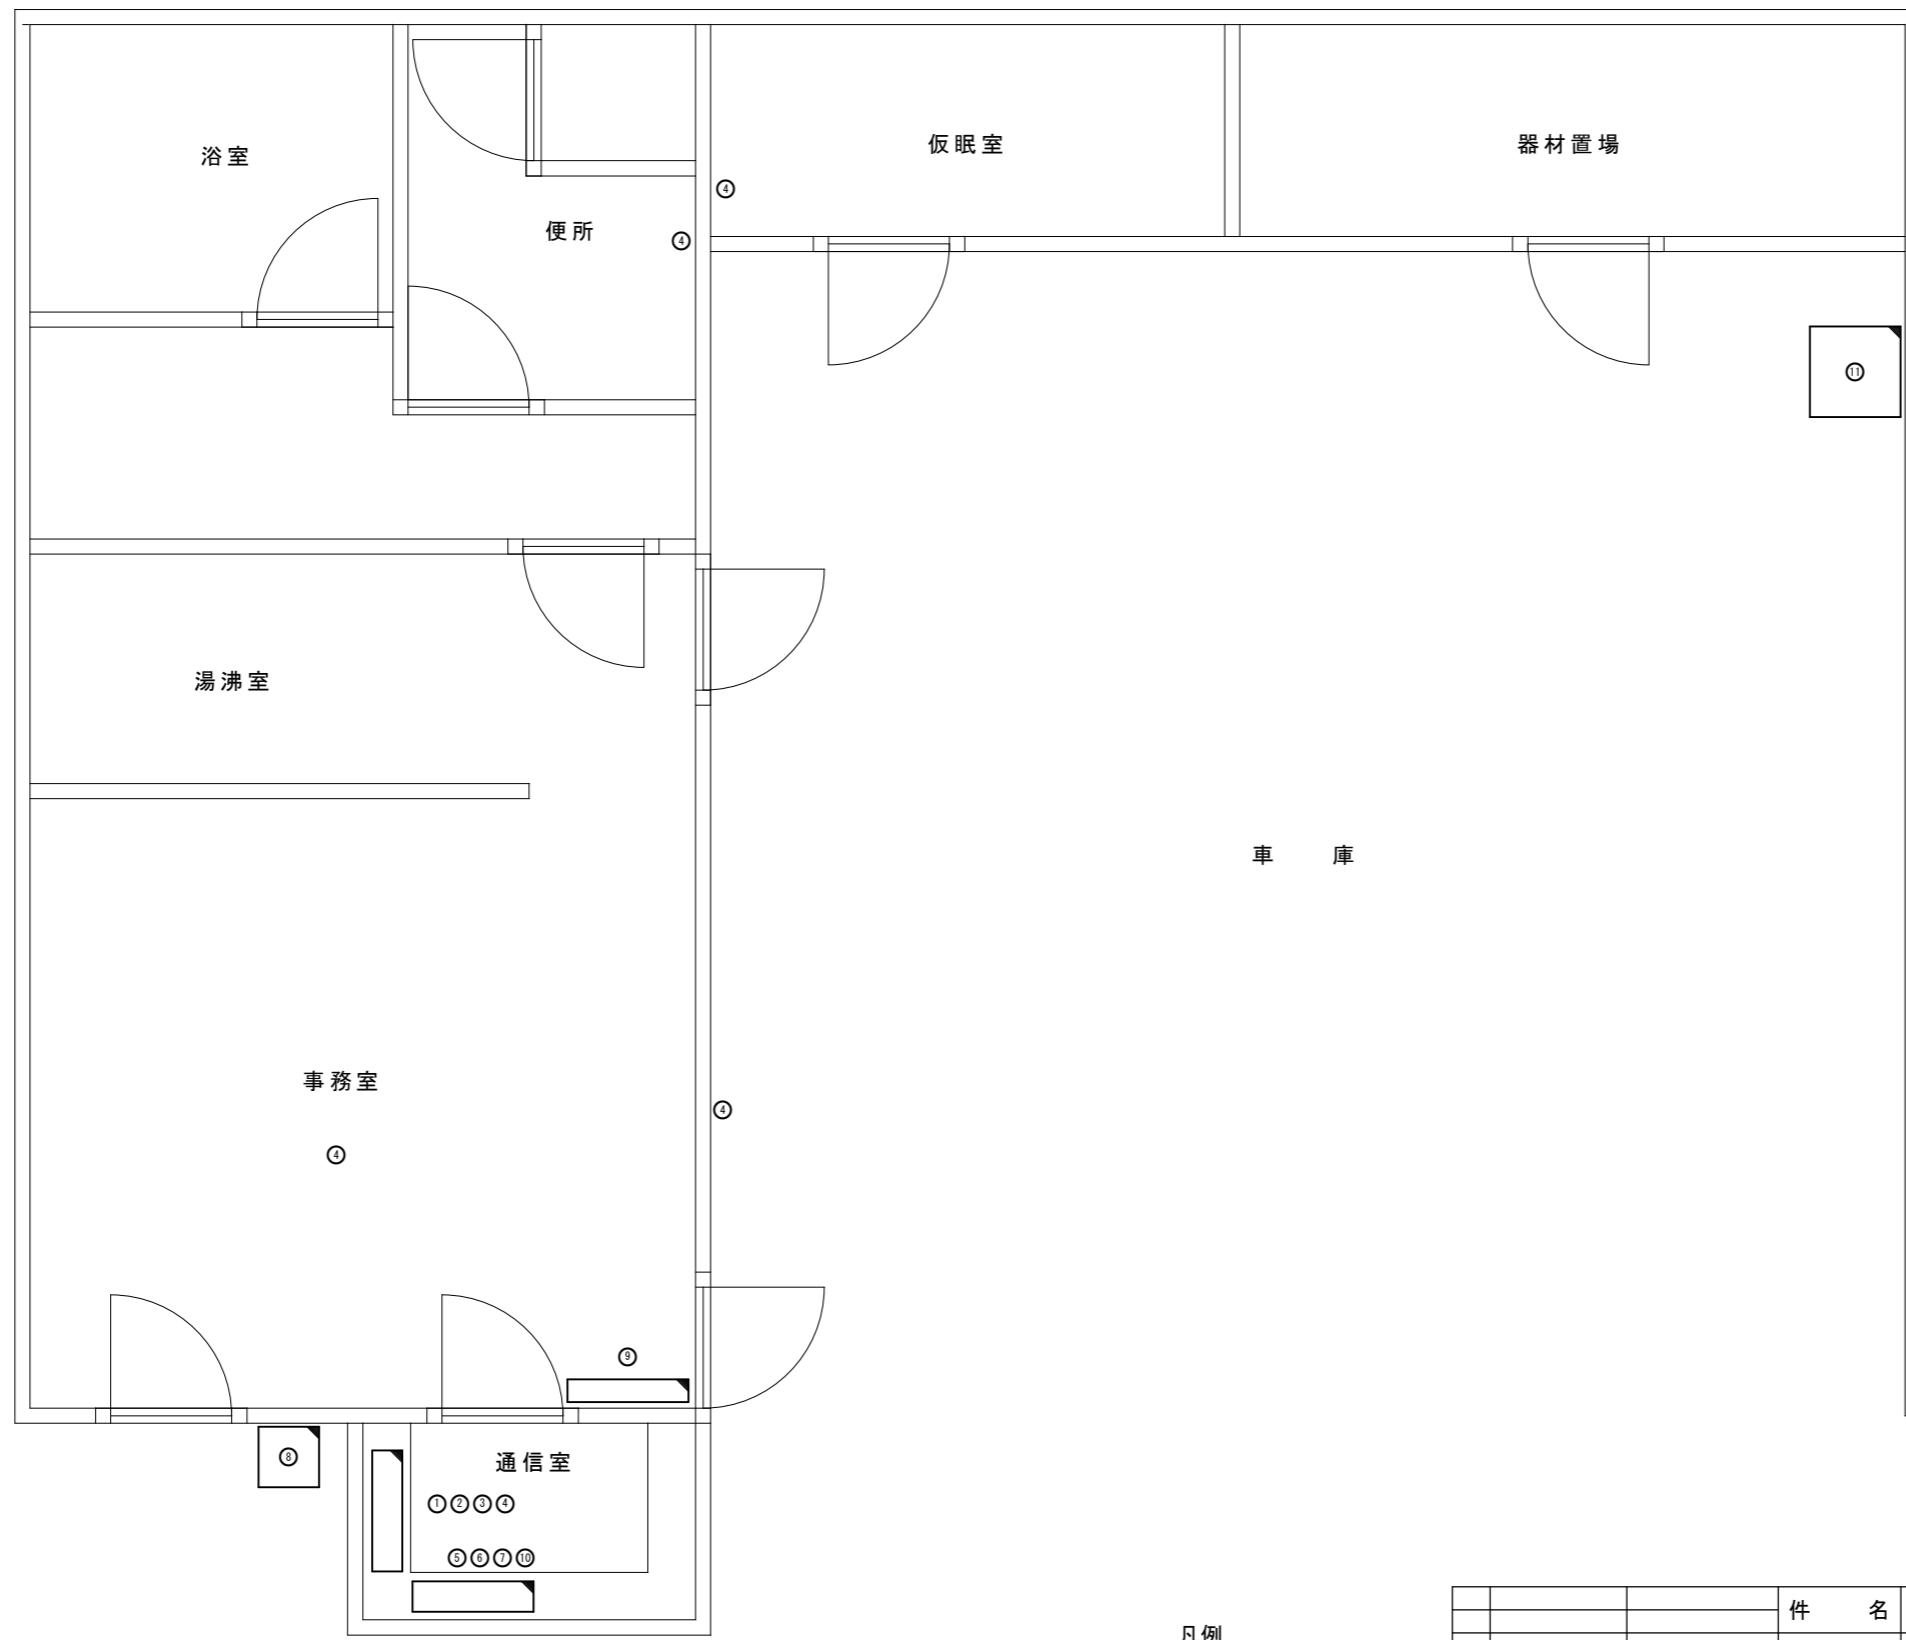

機器一覧表

NO.	機器名称
①	指令電話端末装置
②	指令情報出力端末
③	指令書プリンタ
④	放送用アンプ及びスピーカー
⑤	無停電電源装置
⑥	避雷ユニット
⑦	ネットワーク機器
⑧	駆込通報装置
⑨	表示盤
⑩	署所端末用受令機
⑪	非常用発動発電機


参考図

凡例



新設機器

1版	2025年 月 日	新規作成	件名	高機能消防指令システム及び消防救急デジタル無線総合整備事業
承認	承認	承認	図面名称	1階 レイアウト図
承認	承認	承認	局名	玉東分署
承認	承認	承認	発注者	図面番号

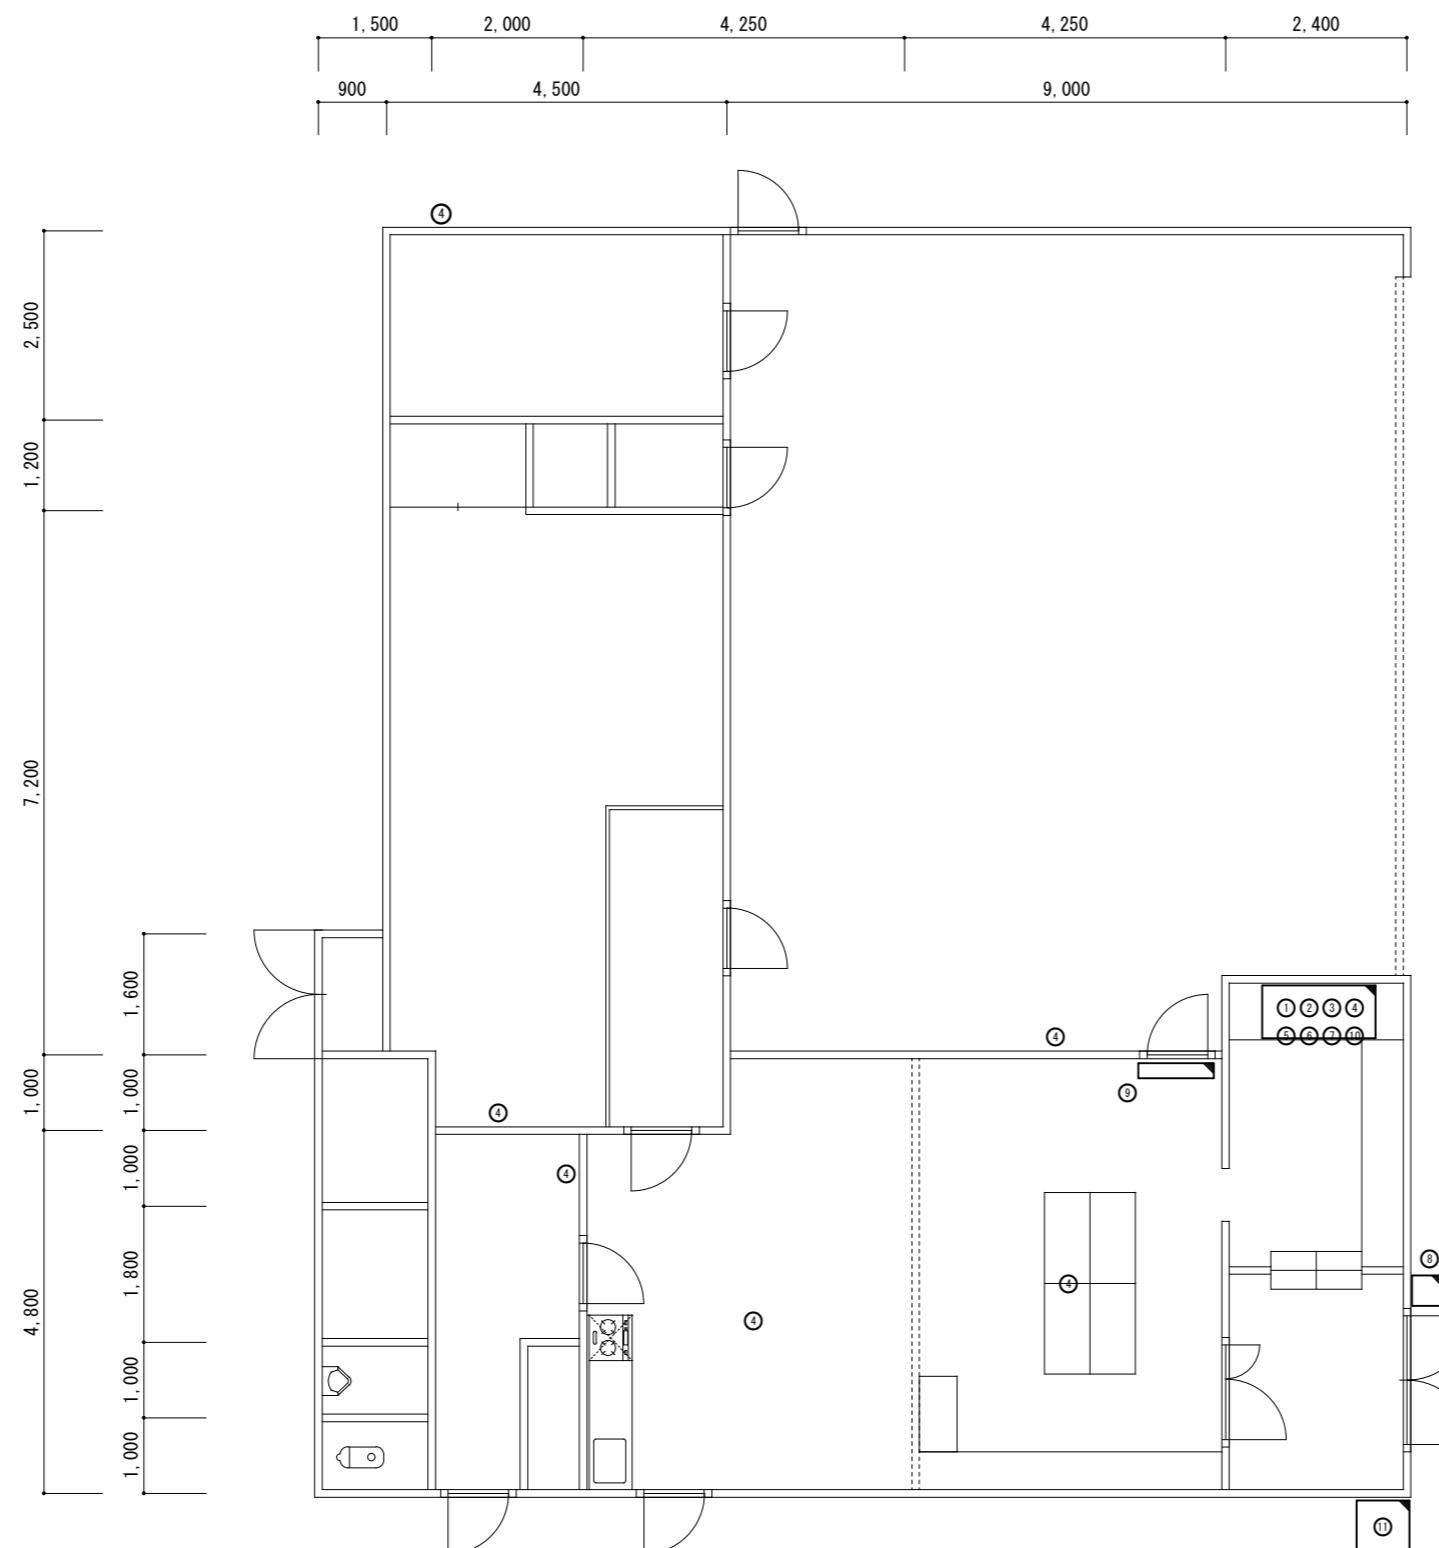

機器一覽表


NO.	機器名称
①	指令電話端末装置
②	指令情報出力端末
③	指令書プリンタ
④	放送用アンプ及びスピーカー
⑤	無停電電源装置
⑥	避雷ユニット
⑦	ネットワーク機器
⑧	駆込通報装置
⑨	表示盤
⑩	署所未用受令機
⑪	非常用発動器電機

参考図

凡例

新設機

					件 名	高機能消防指令システム及び消防救急デジタル無線総合整備事業			
					図面名称	1階 レイアウト図			
1版	2025年 月 日		新規作成		局 名	和水三加和分署	縮 単位 [mm]	A3 1/100	
承 認	承 認	承 認	承 認	承 認					
					発 注 者			図面 番 号	

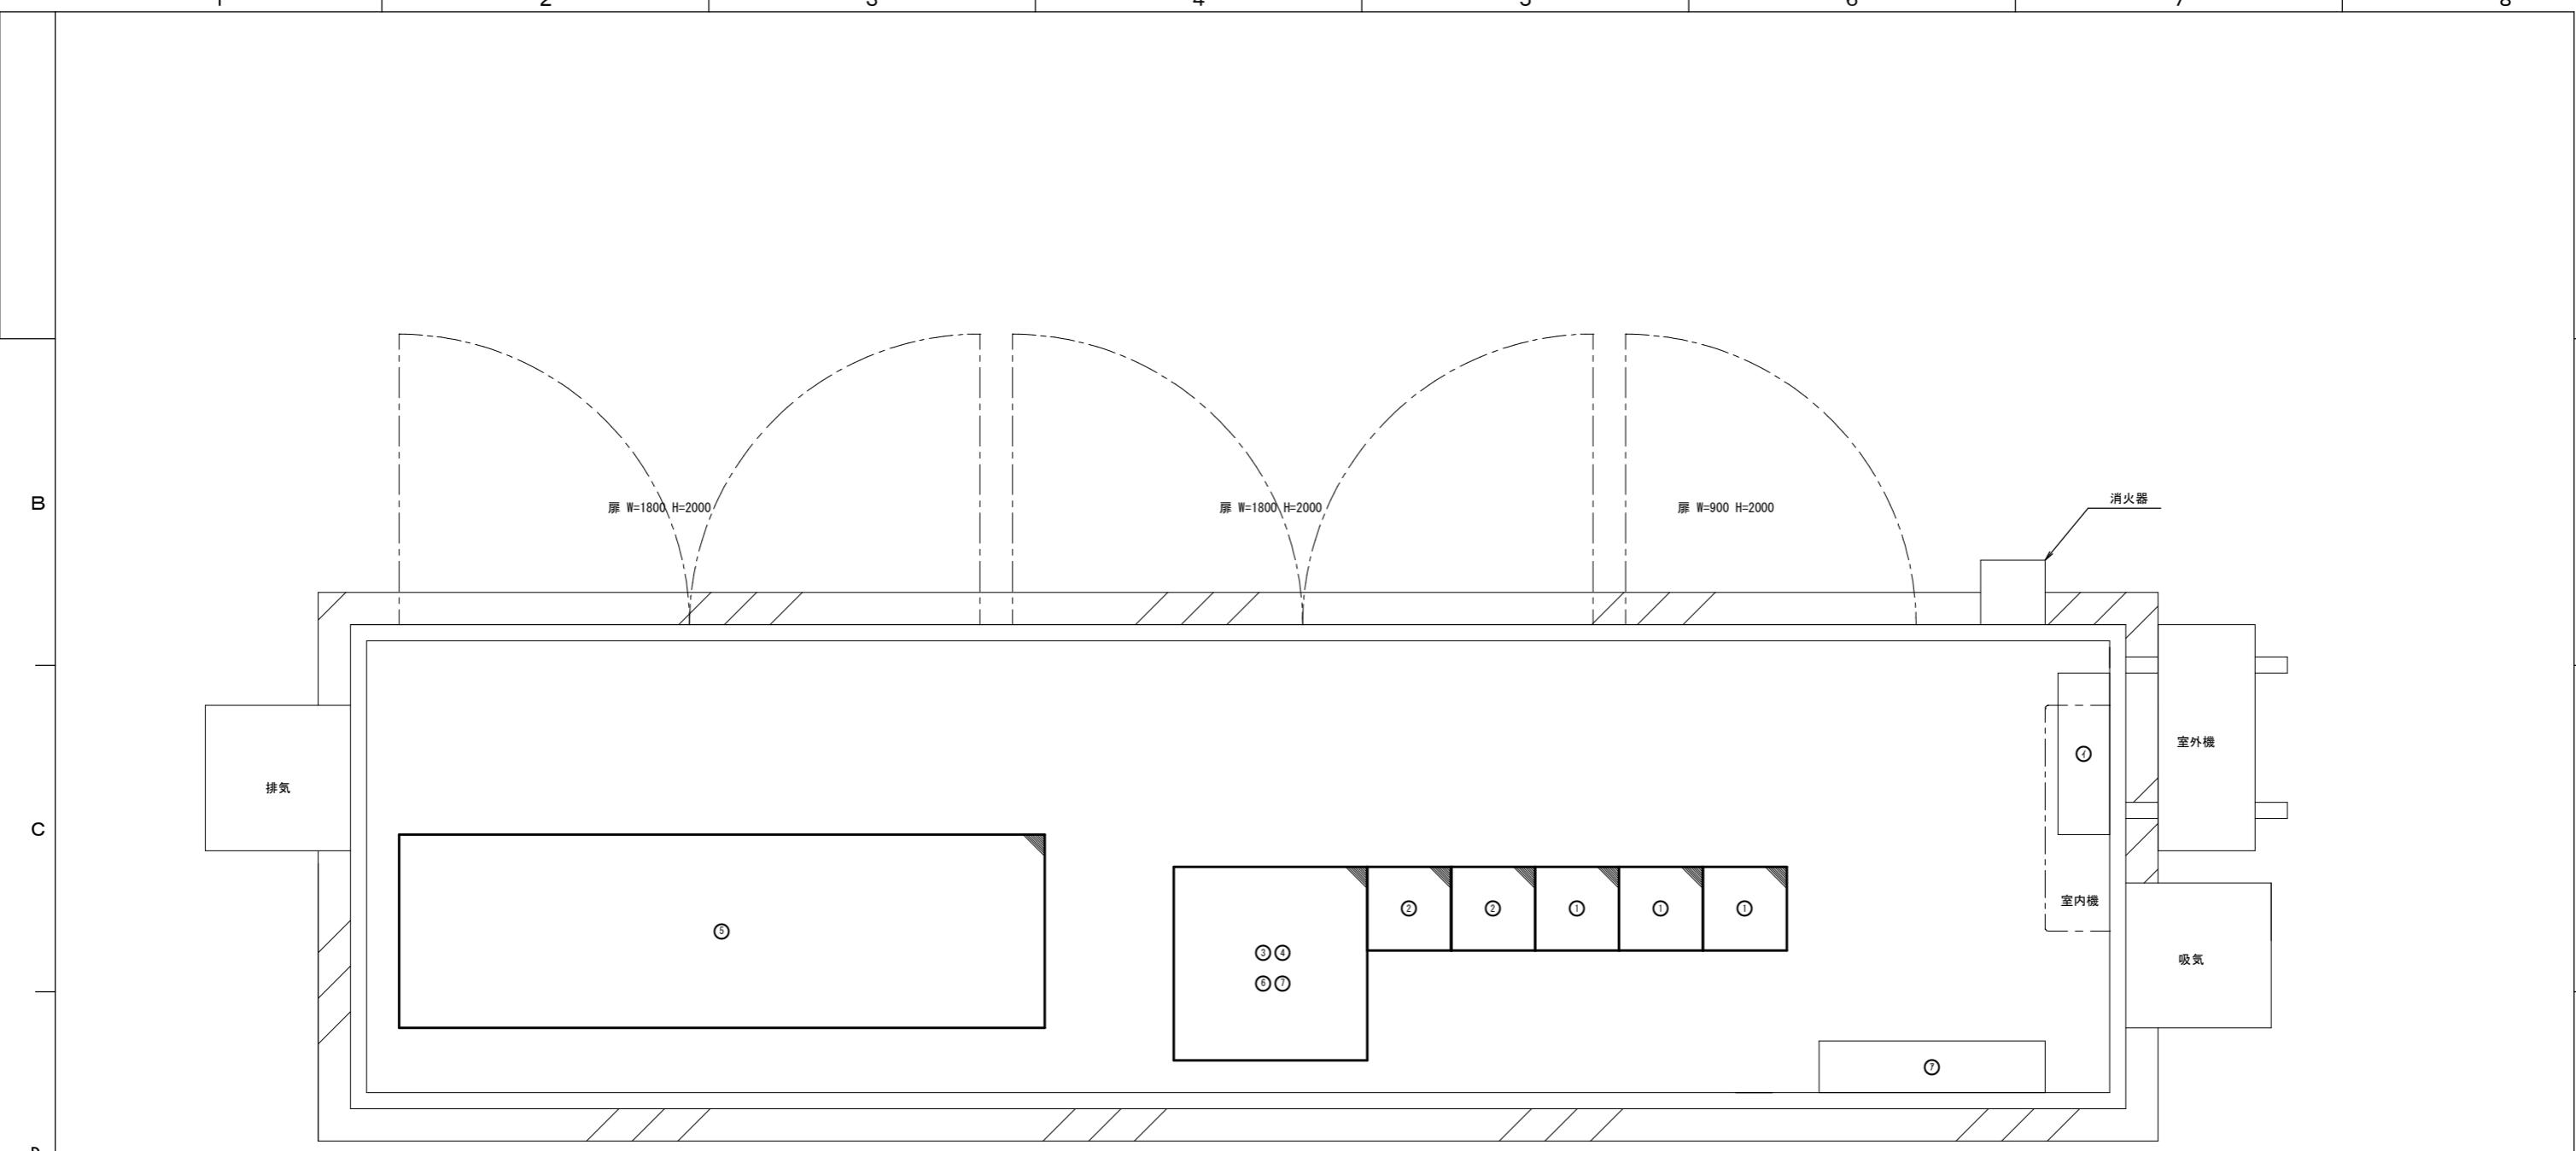

機器一覧表


NO.	機器名称
①	基地局無線装置
②	空中線共用器
③	機器収容ラック
④	ネットワーク機器
⑤	直流電源装置
⑥	多重無線装置
⑦	DC/ACインバータ

既設機器一覧表


NO.	機器名称
①	直流分電盤
②	主配線盤

参考図

 凡例



件名	高機能消防指令システム及び消防救急デジタル無線総合整備事業			
図面名称	レイアウト図			
新規作成	承認	承認	承認	承認
1版 2025年 月 日				
局名	三ノ岳基地局			
発注者				
縮尺 単位 [mm]	A3 1/30			図面番号

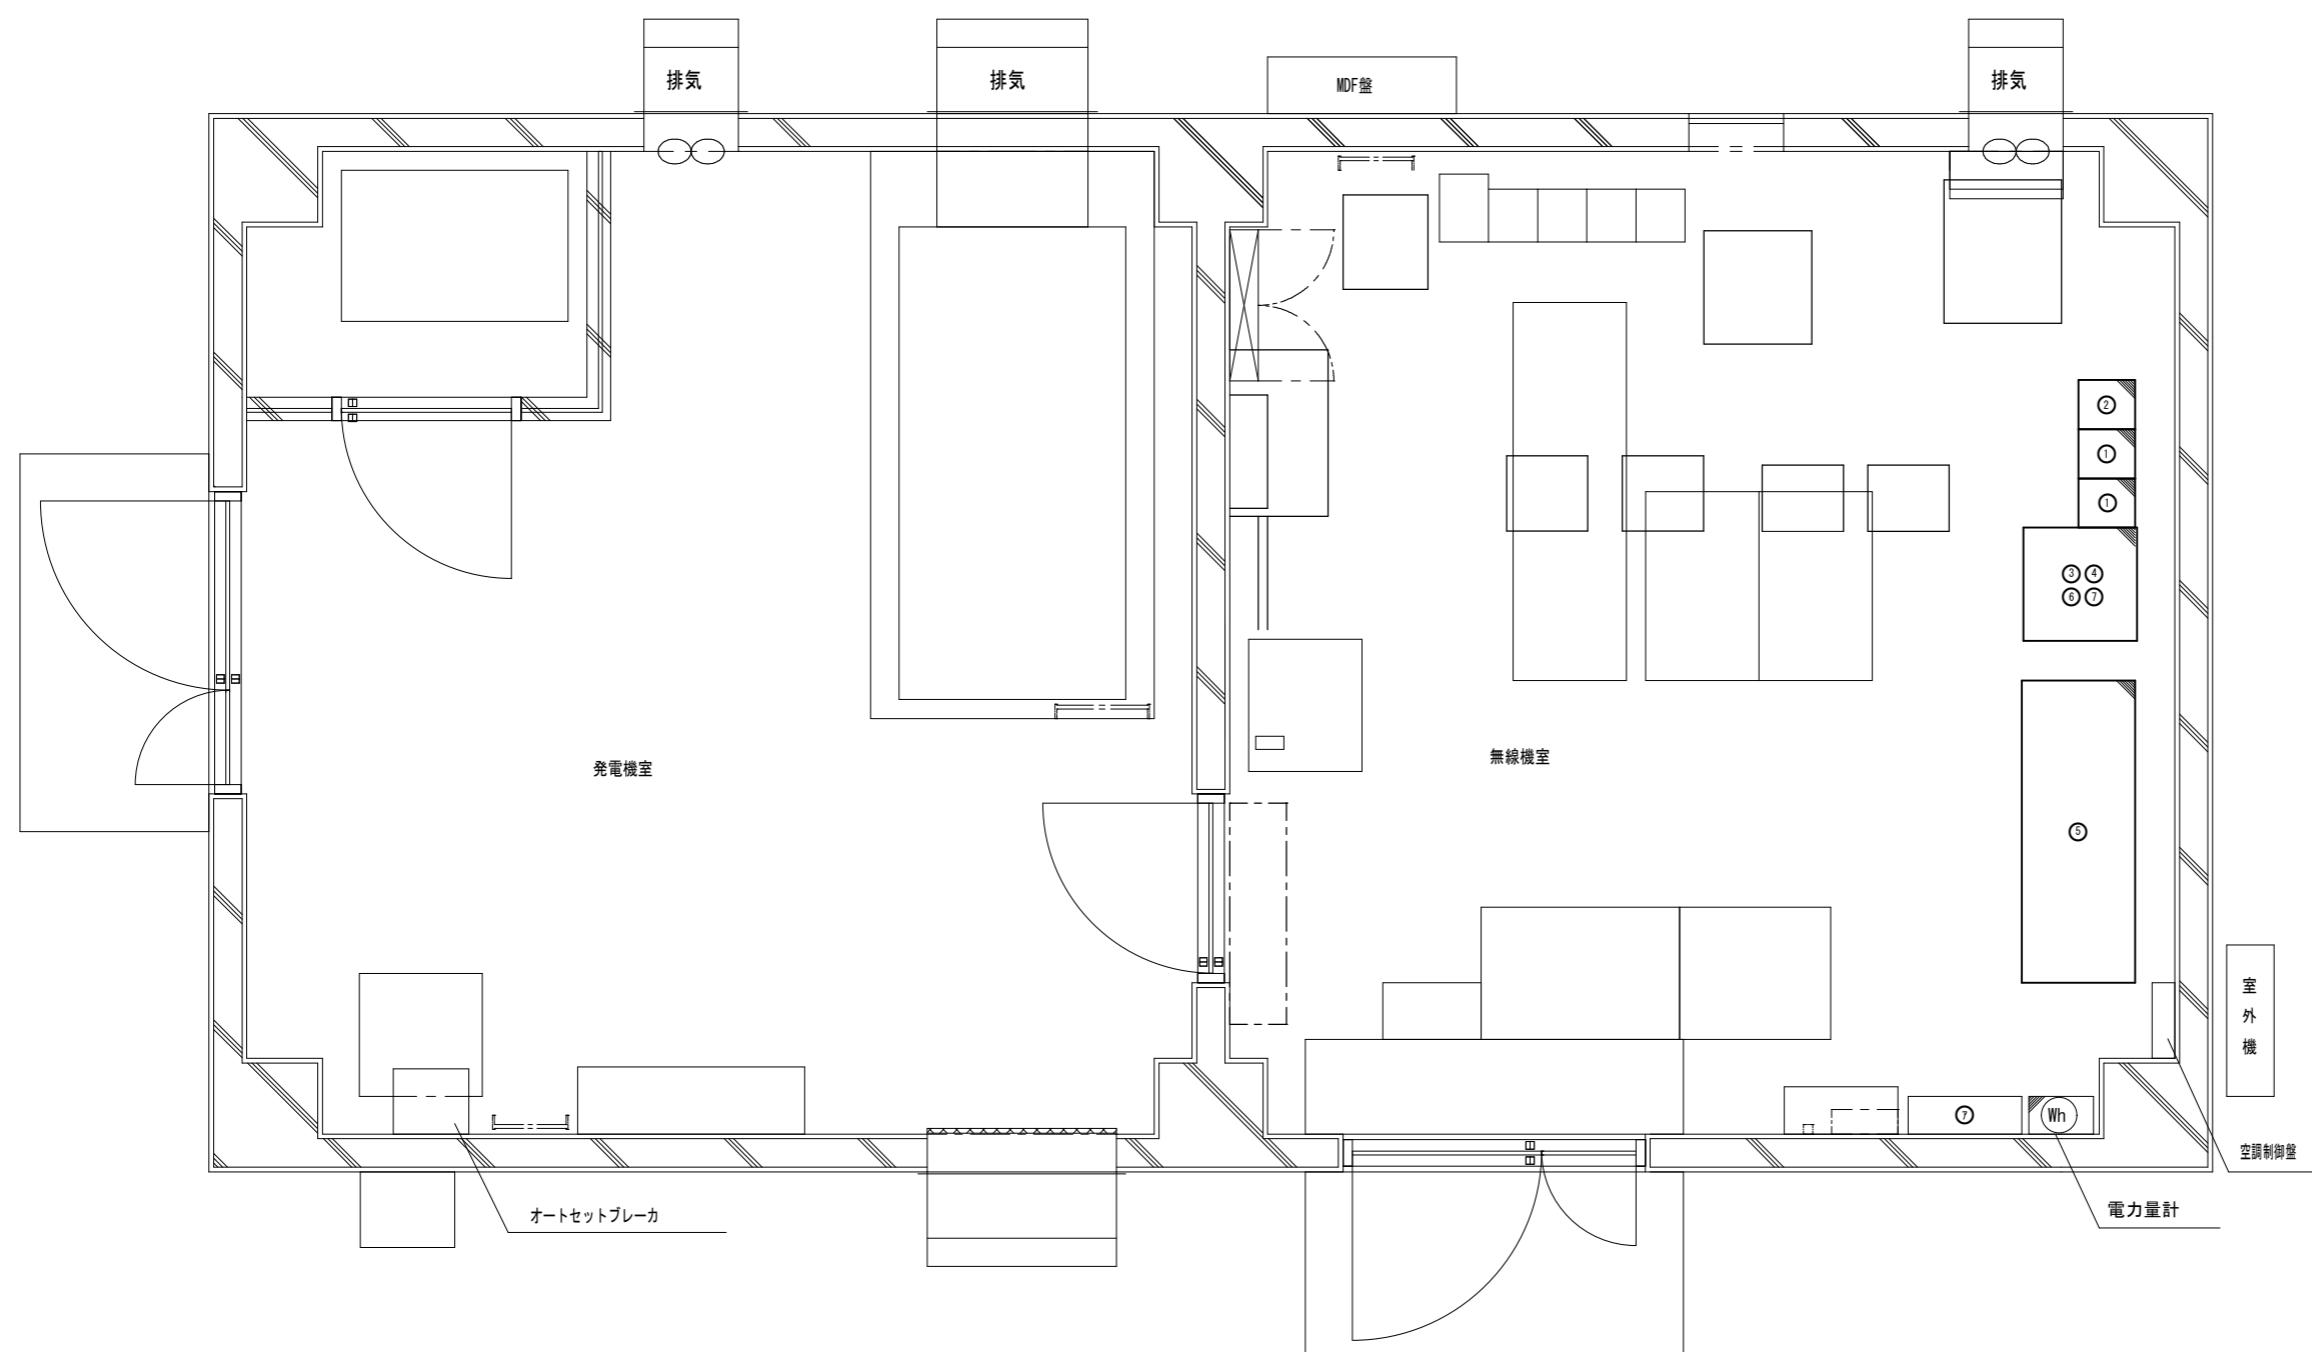

機器一覧表


NO.	機器名称
①	基地局無線装置
②	空中線共用器
③	機器収容ラック
④	ネットワーク機器
⑤	直流電源装置
⑥	多重無線装置
⑦	DC/ACインバータ

既設機器一覧表


NO.	機器名称
①	直流分電盤

参考図

 凡例



件名	高機能消防指令システム及び消防救急デジタル無線総合整備事業				
図面名称	レイアウト図				
新規作成	2025年 月 日				
承認	承認	承認	承認	承認	承認
1版					
局名	三池山基地局				
発注者					
縮尺	A3 1/40				
単位 [mm]					
図面番号					

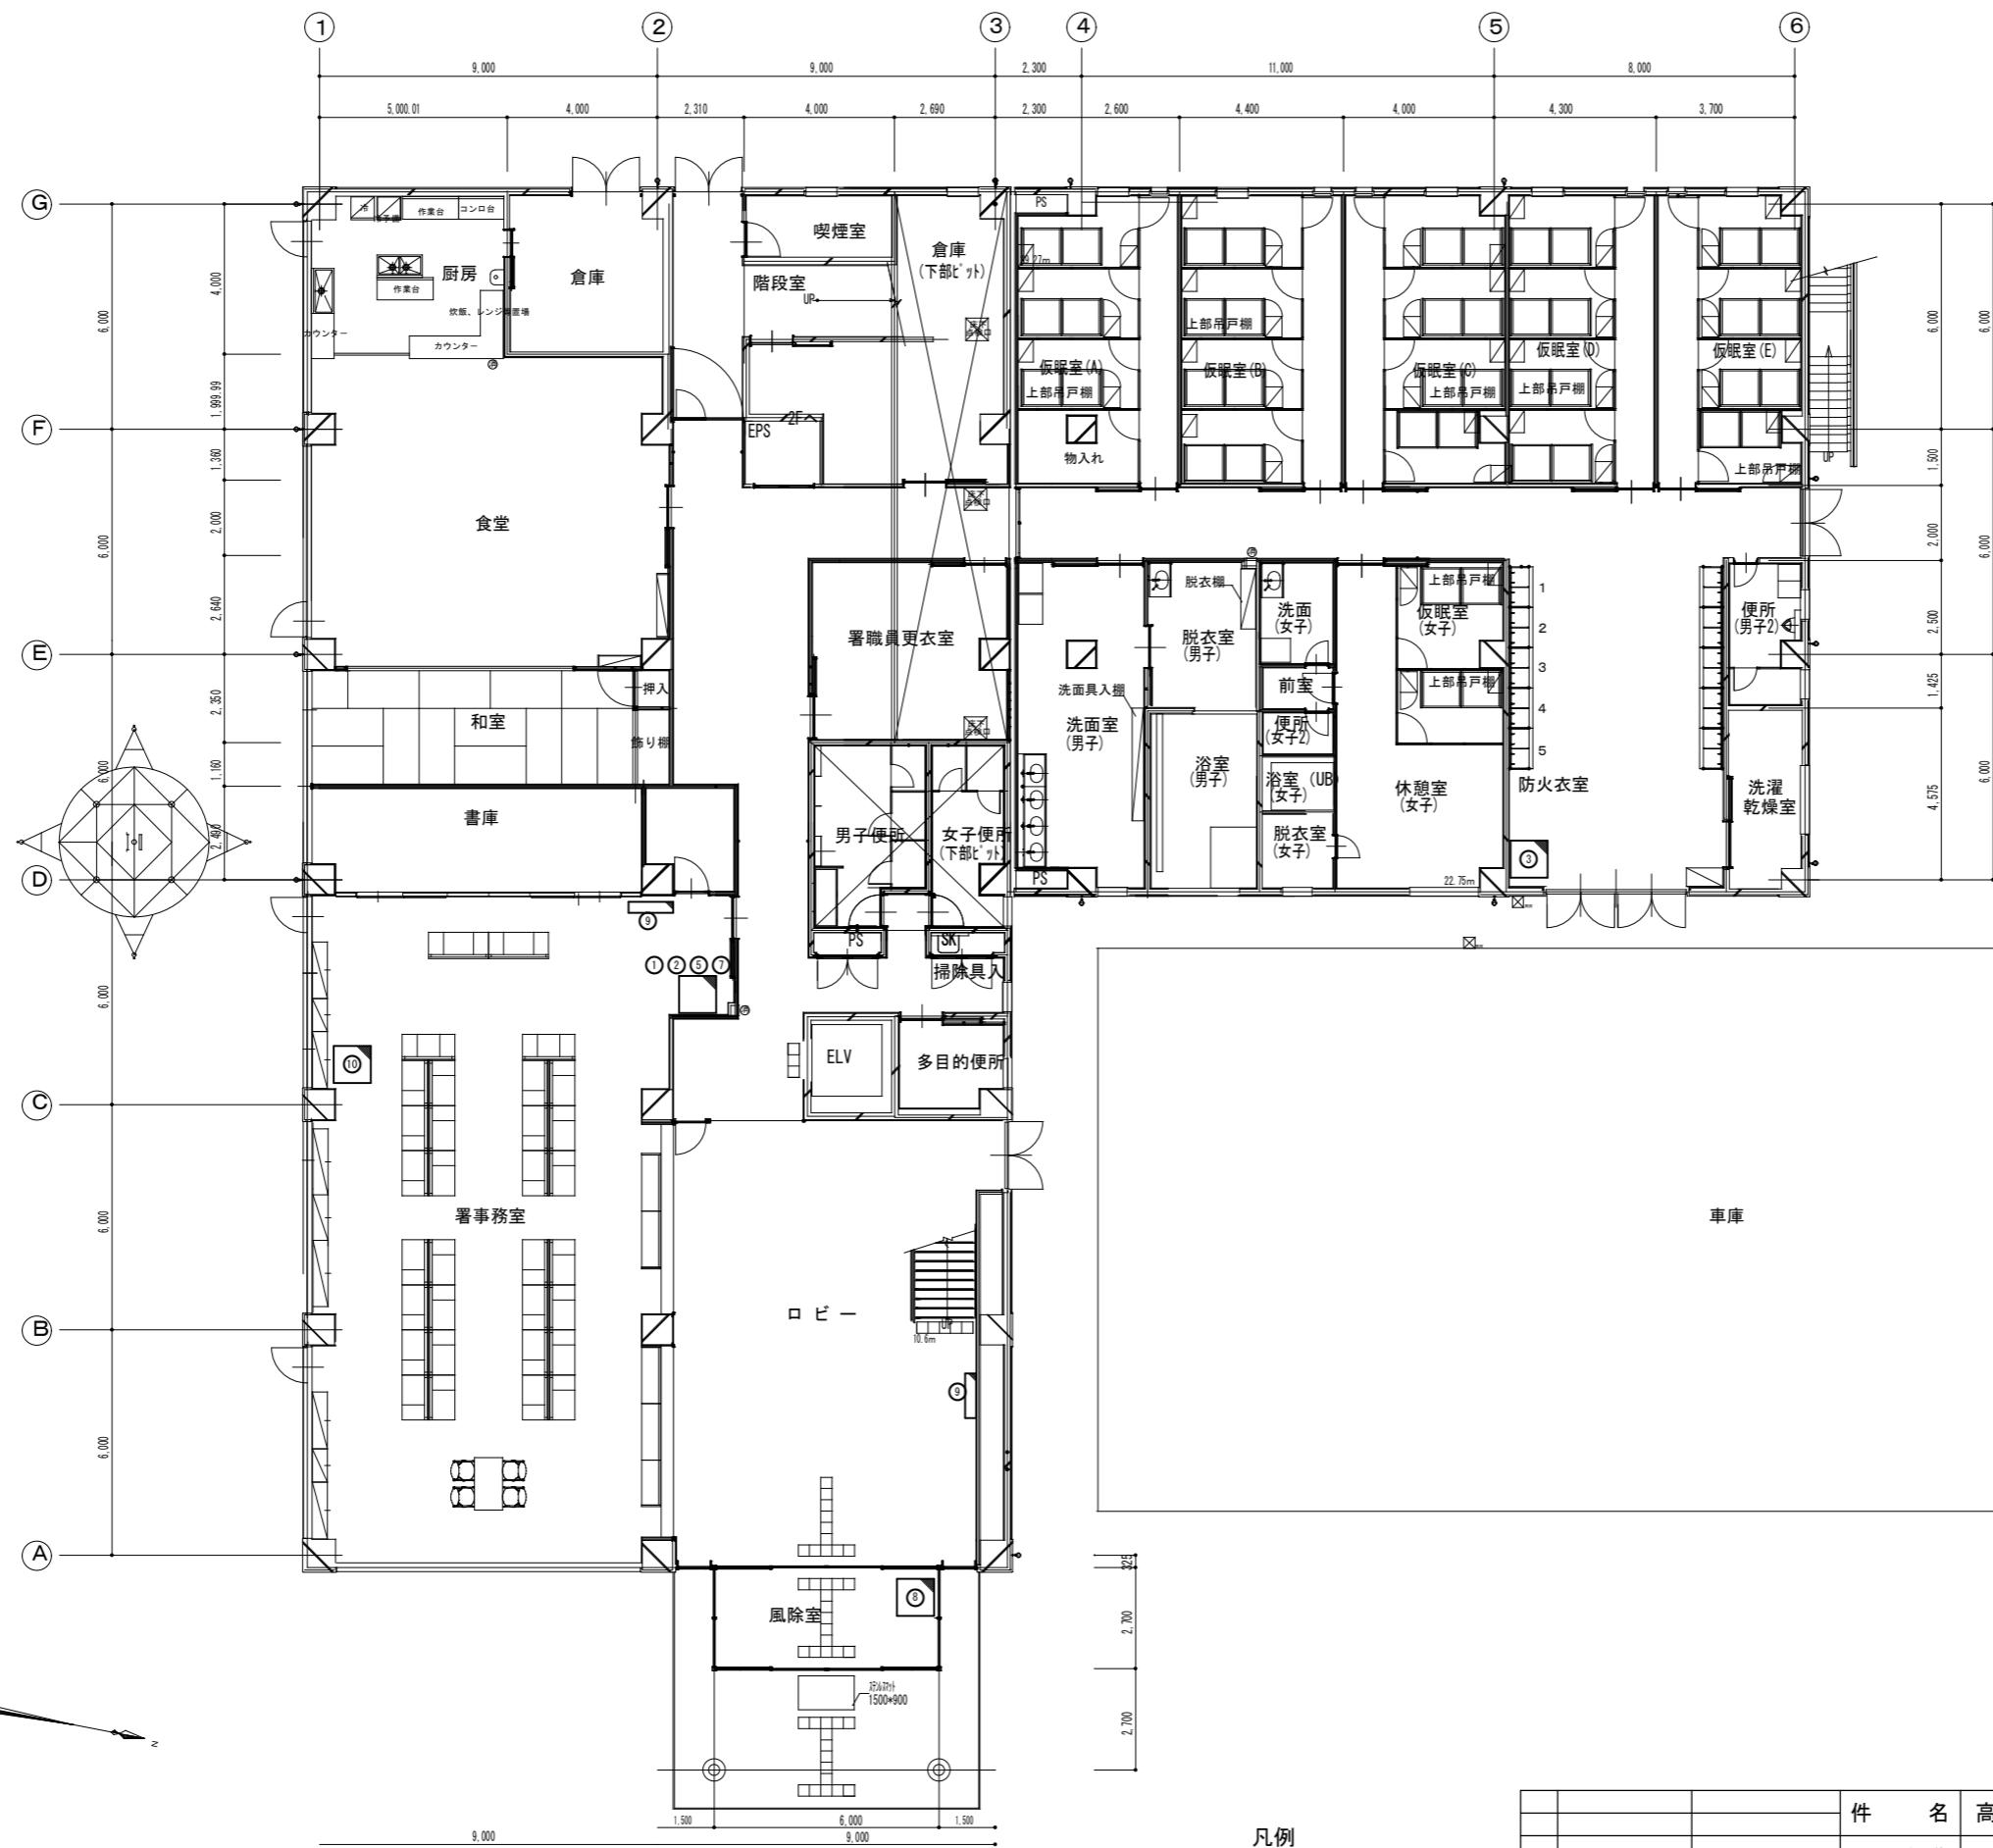

機器一覧表

NO.	機器名称
①	指令電話端末装置
②	指令情報出力端末
③	指令書プリンタ
④	放送用アンプ
⑤	無停電電源装置
⑥	避雷ユニット
⑦	ネットワーク機器
⑧	駆込通報装置
⑨	表示盤
⑩	署所端末用受令機


参考図

凡例



新設機器

件名	高機能消防指令システム及び消防救急デジタル無線総合整備事業				
図面名称	1階 レイアウト図				
局名	山鹿市消防本部(山鹿消防署)	承認	承認	承認	承認
発注者					

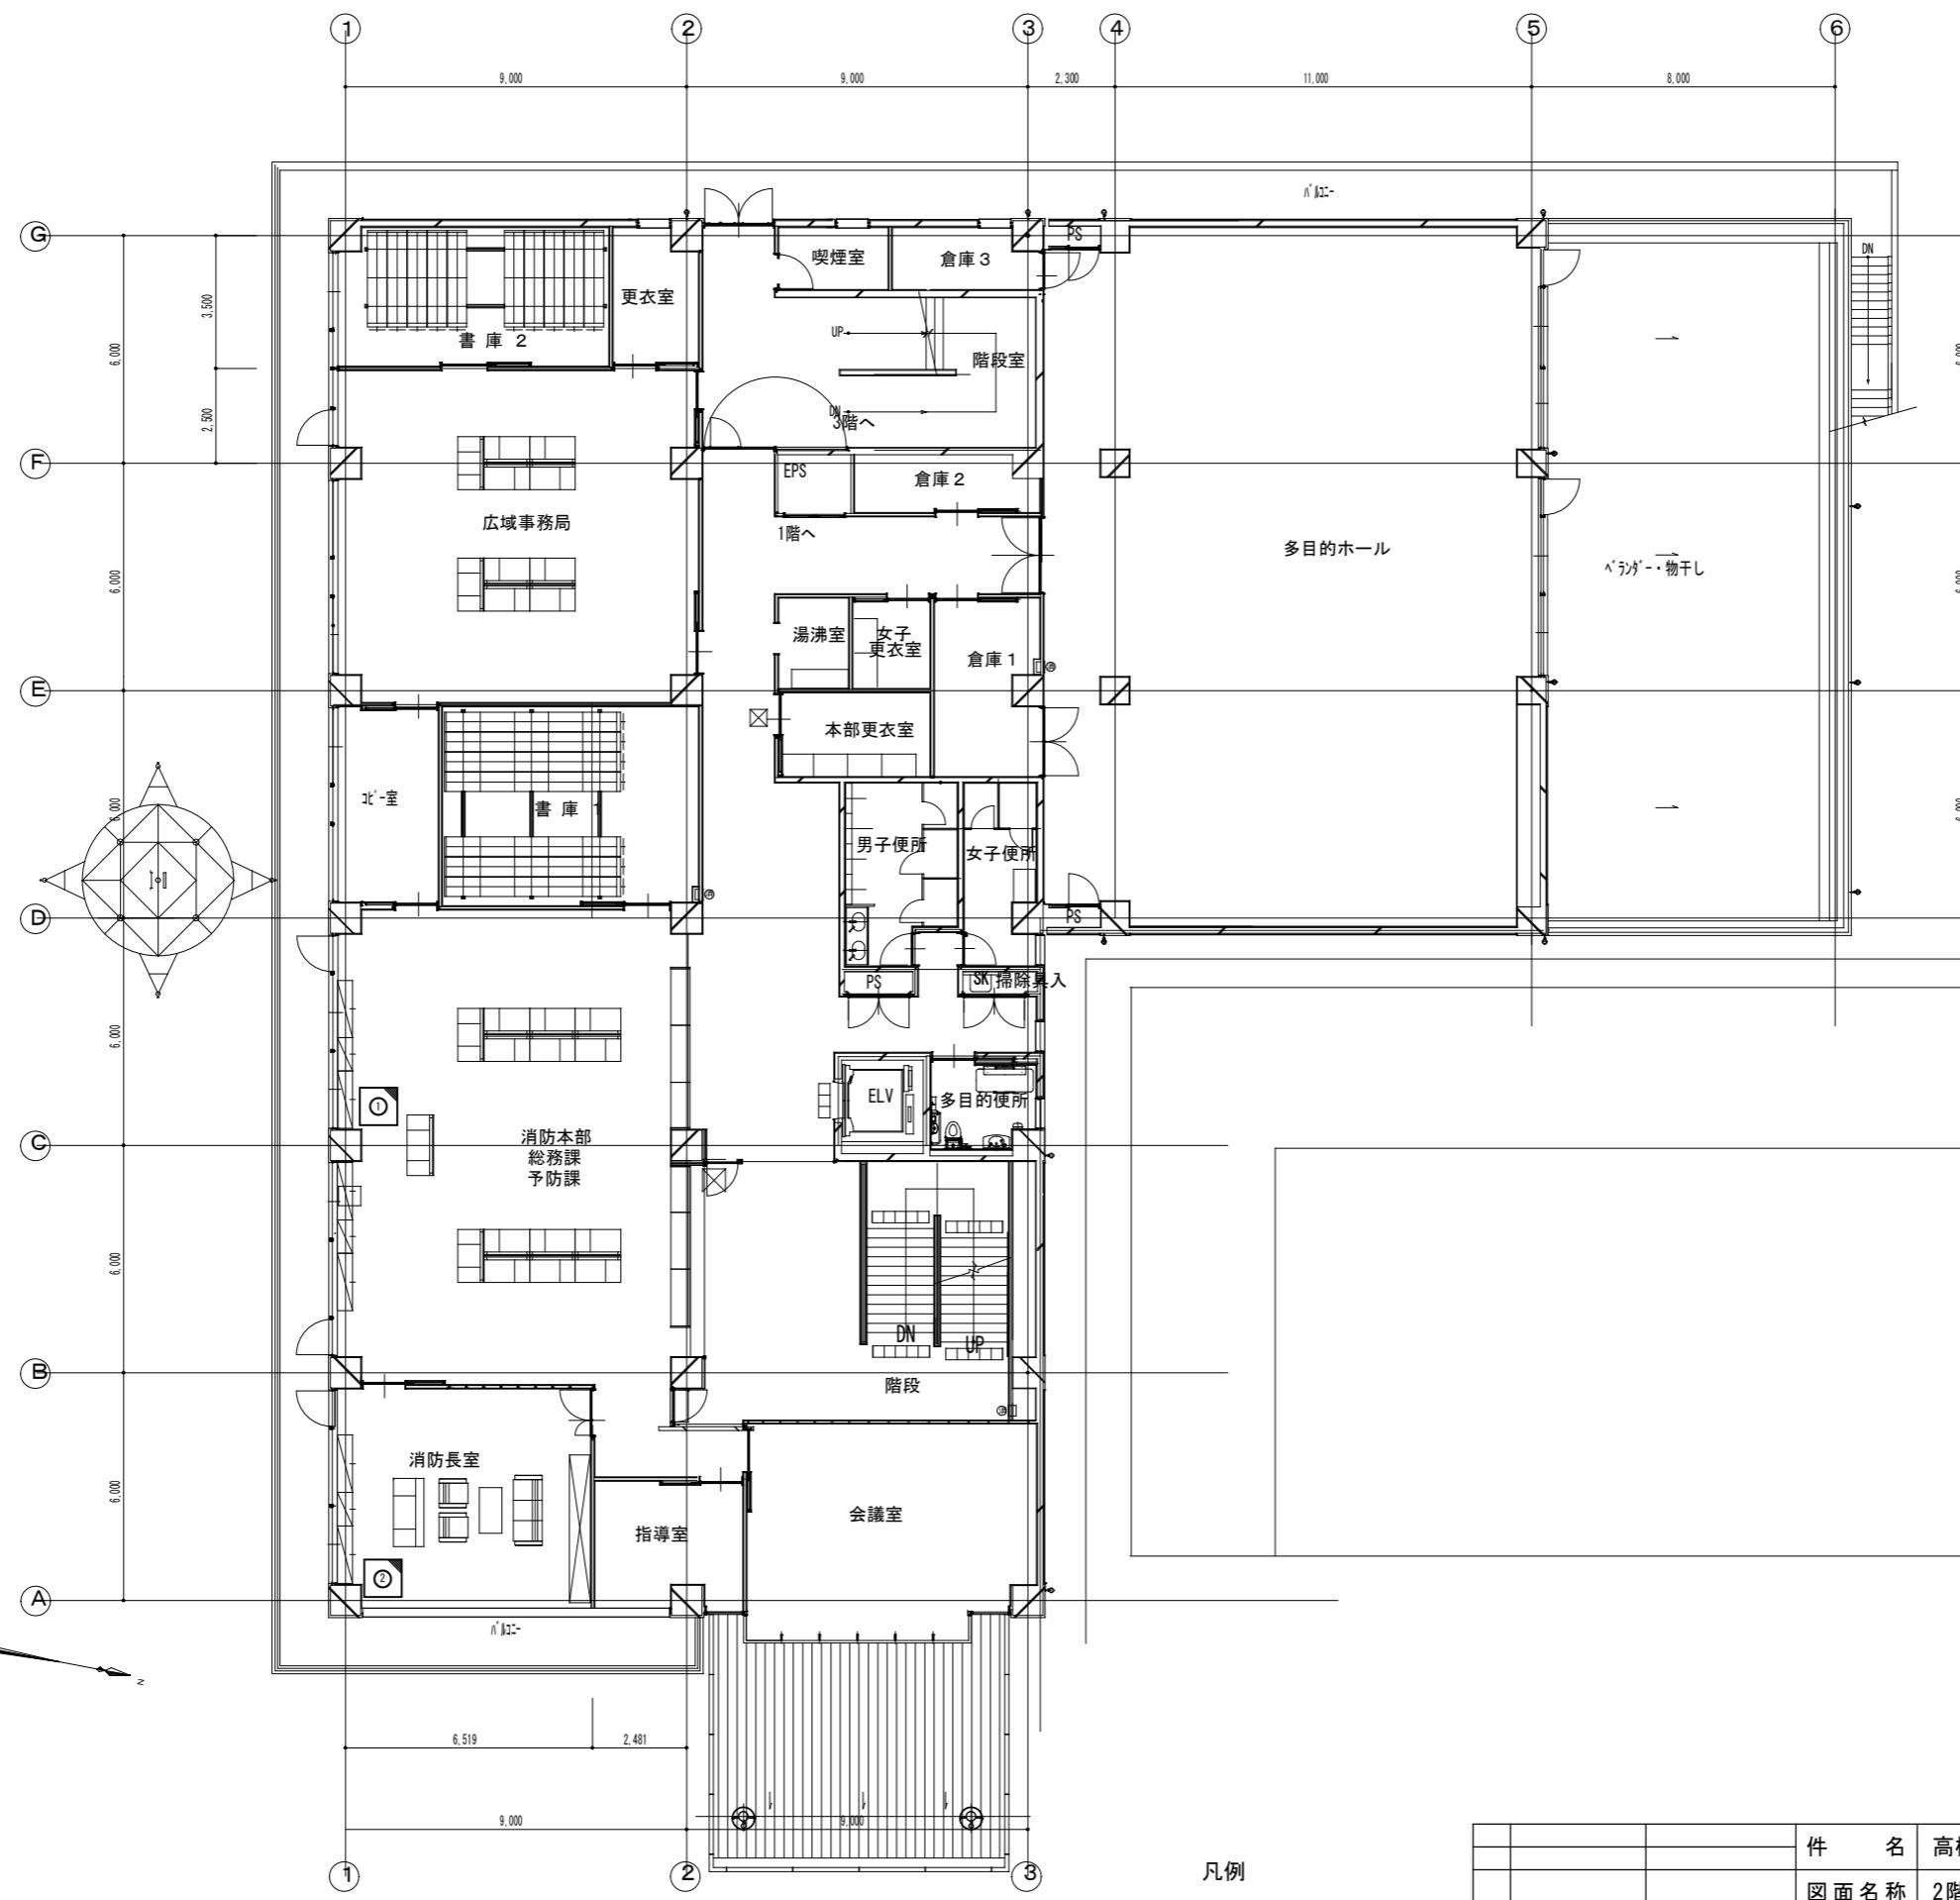


凡例



新設機器

1版	2025年 月 日	新規作成	件名	高機能消防指令システム及び消防救急デジタル無線総合整備事業
承認	承認	承認	図面名称	2階 レイアウト図
承認	承認	承認	局名	山鹿市消防本部(山鹿消防署)
承認	承認	承認	発注者	

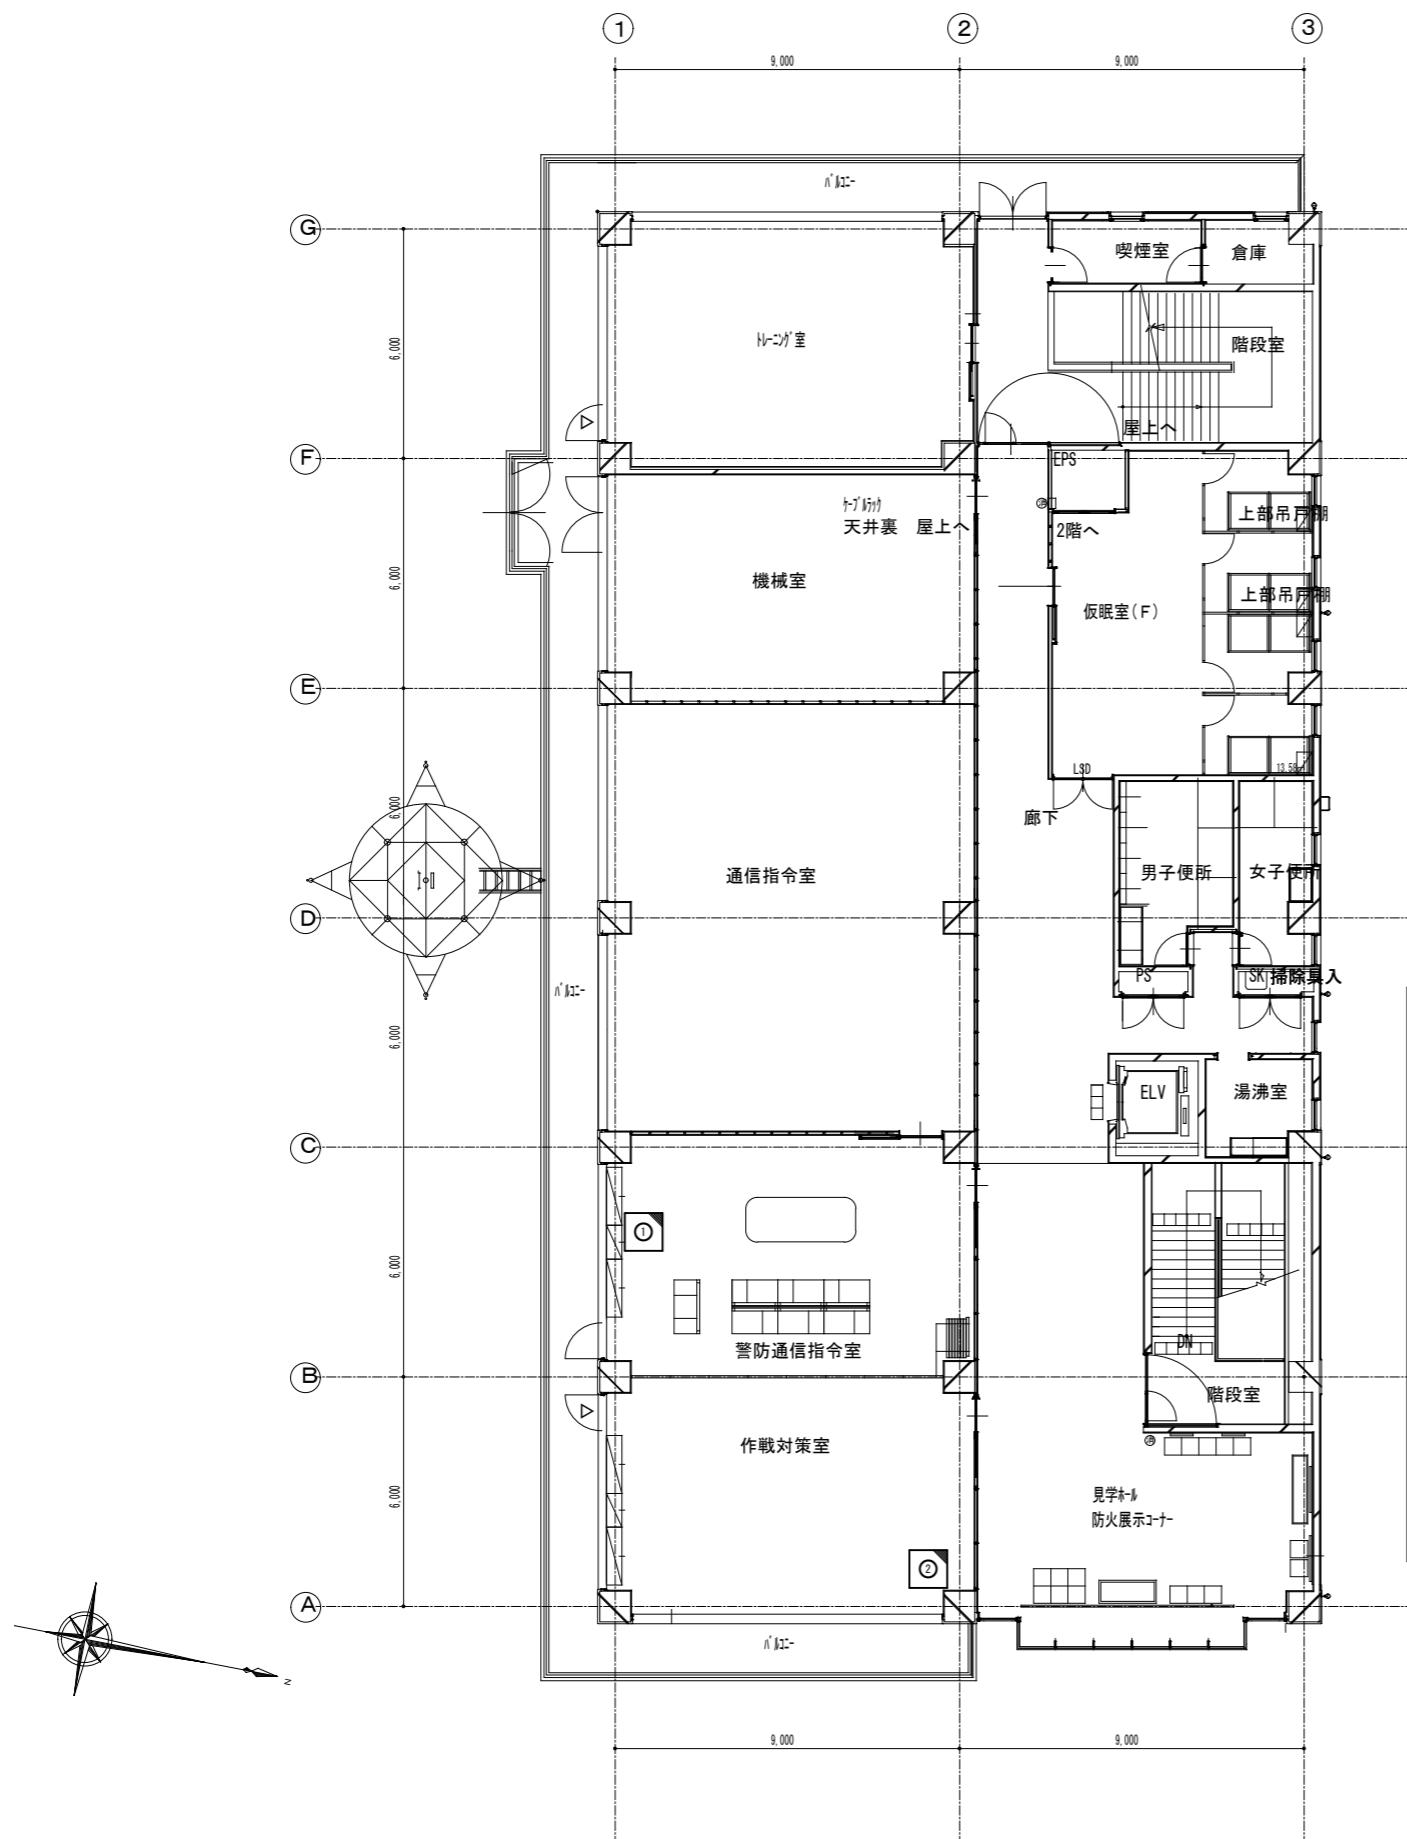

参考図

凡例

新設機器

			件 名	高機能消防指令システム及び消防救急デジタル無線総合整備事業			
			図面名称	3階 レイアウト図			
1版	2025年 月 日		新規作成	局 名	山鹿市消防本部(山鹿消防署)	縮 単位 [mm]	A3 1/200
承 認	承 認	承 認	承 認	承 認			
				発 注 者			図面番号

1

1

1


1

1

1

1

8

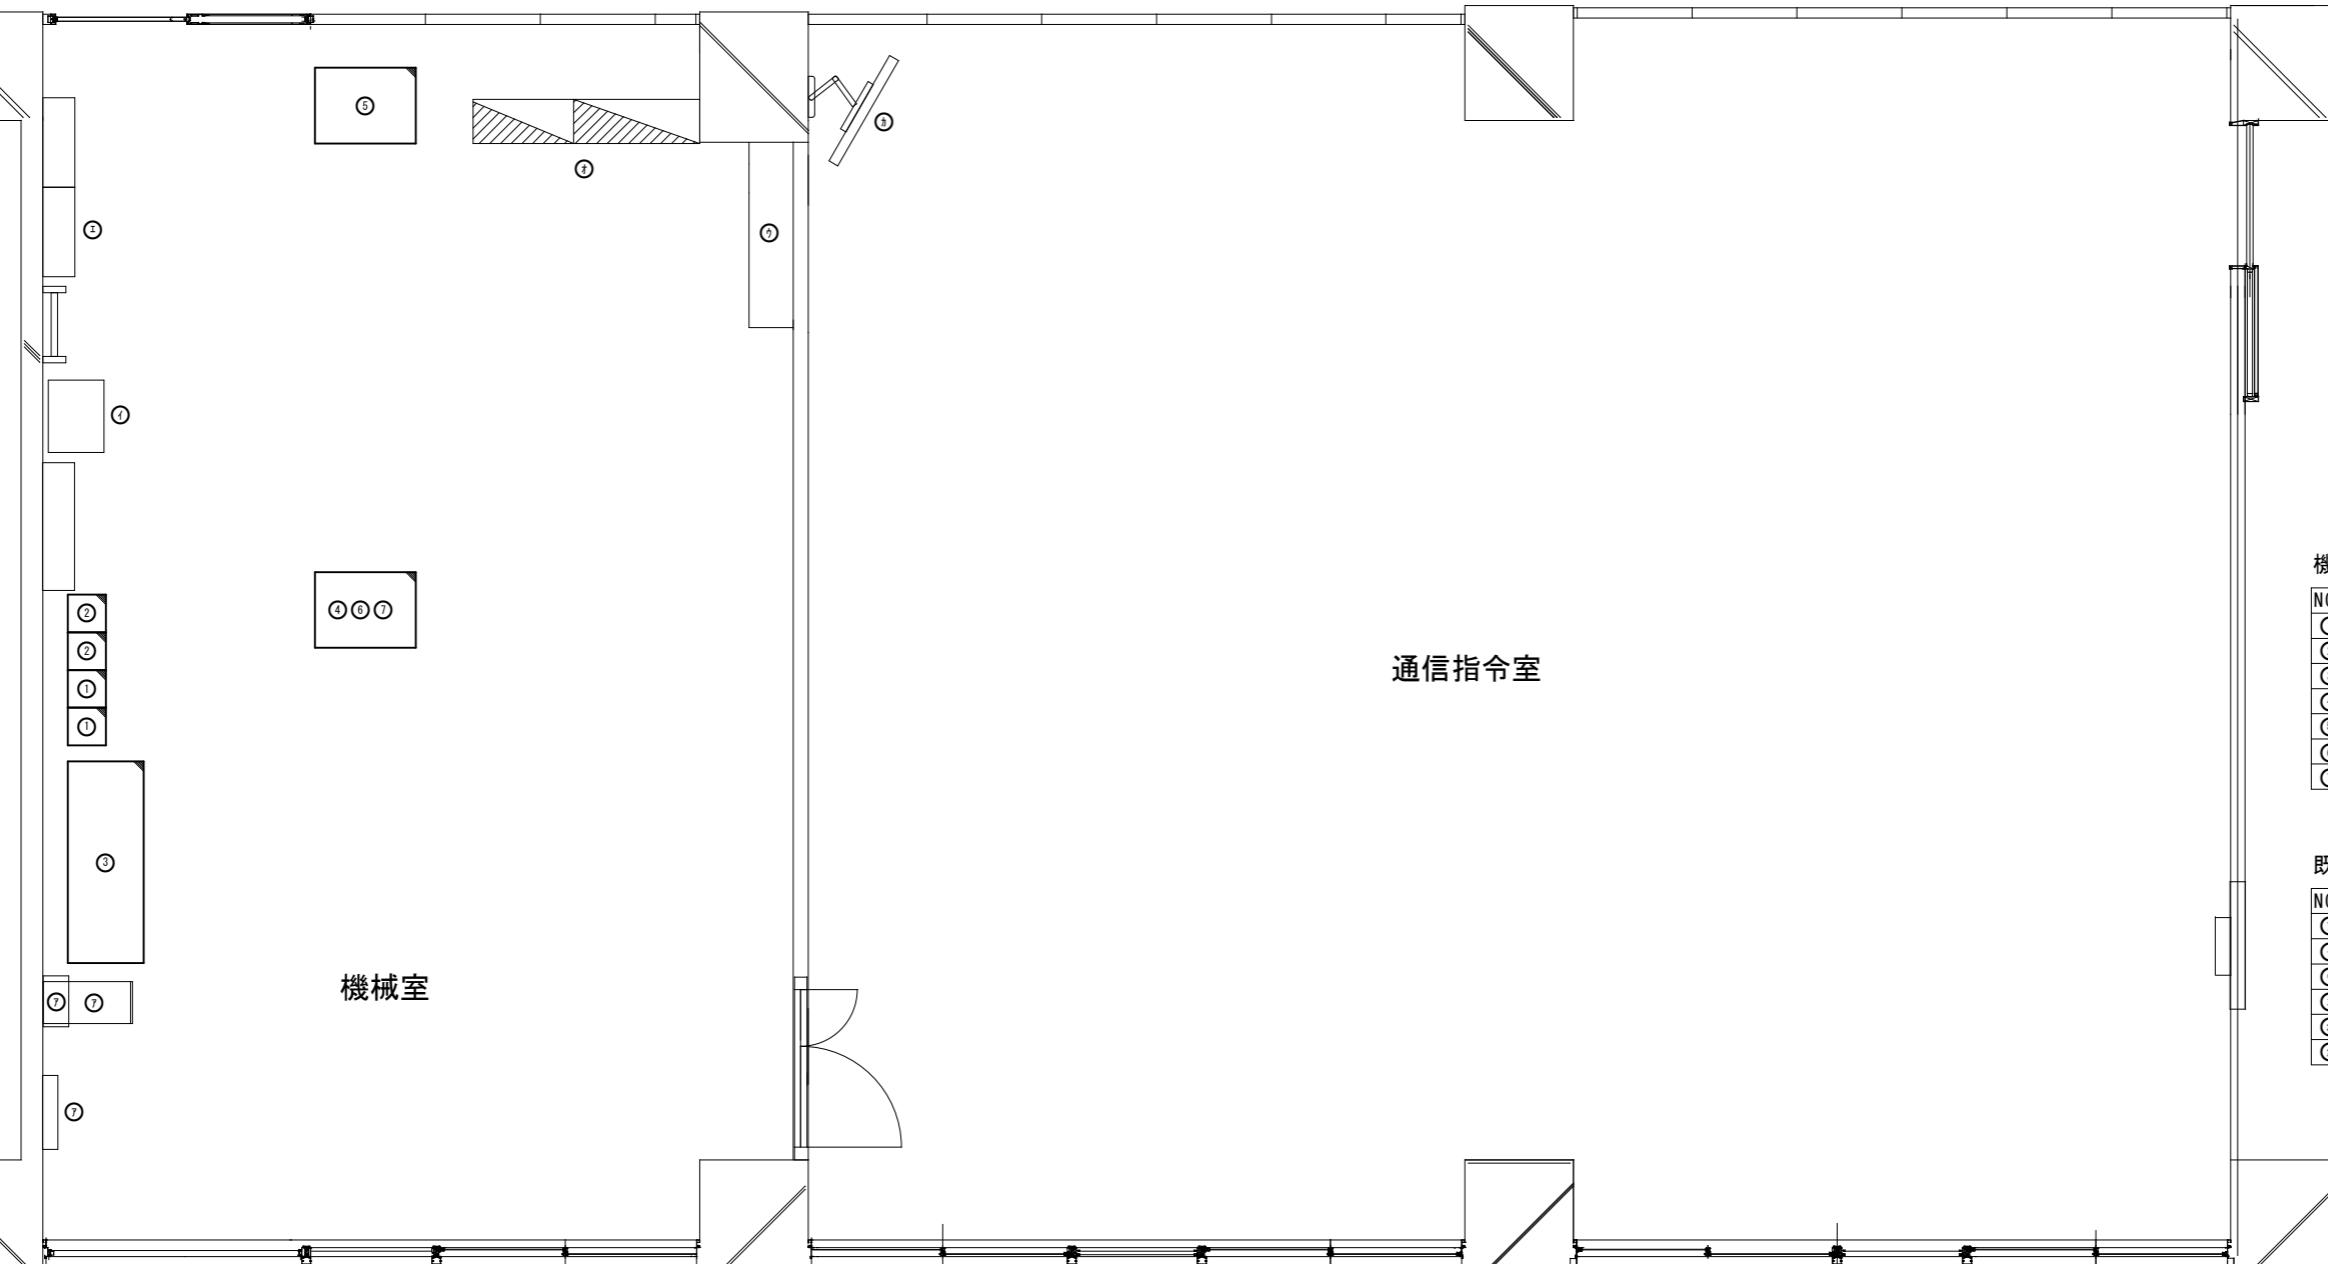

機器一覧表

NO.	機器名称
①	基地局無線装置
②	空中線共用器
③	直流水源装置
④	DC/ACインバータ
⑤	耐雷トランス
⑥	ネットワーク機器
⑦	機器収容ラック

既設機器一覧表

NO.	機器名称
①	県防災設備
②	放送設備
③	主配線盤
④	庁舎分電盤
⑤	機器用分電盤
⑥	情報収集用テレビ

参考図

凡例



件名	高機能消防指令システム及び消防救急デジタル無線総合整備事業						
図面名称	3階 通信指令室・機械室 レイアウト図						
1版 2025年 月 日	新規作成	承認	承認	承認	承認	承認	承認
局名	山鹿市消防本部(山鹿消防署)						縮尺 [mm]
発注者							図面番号




A

B

C

D

E

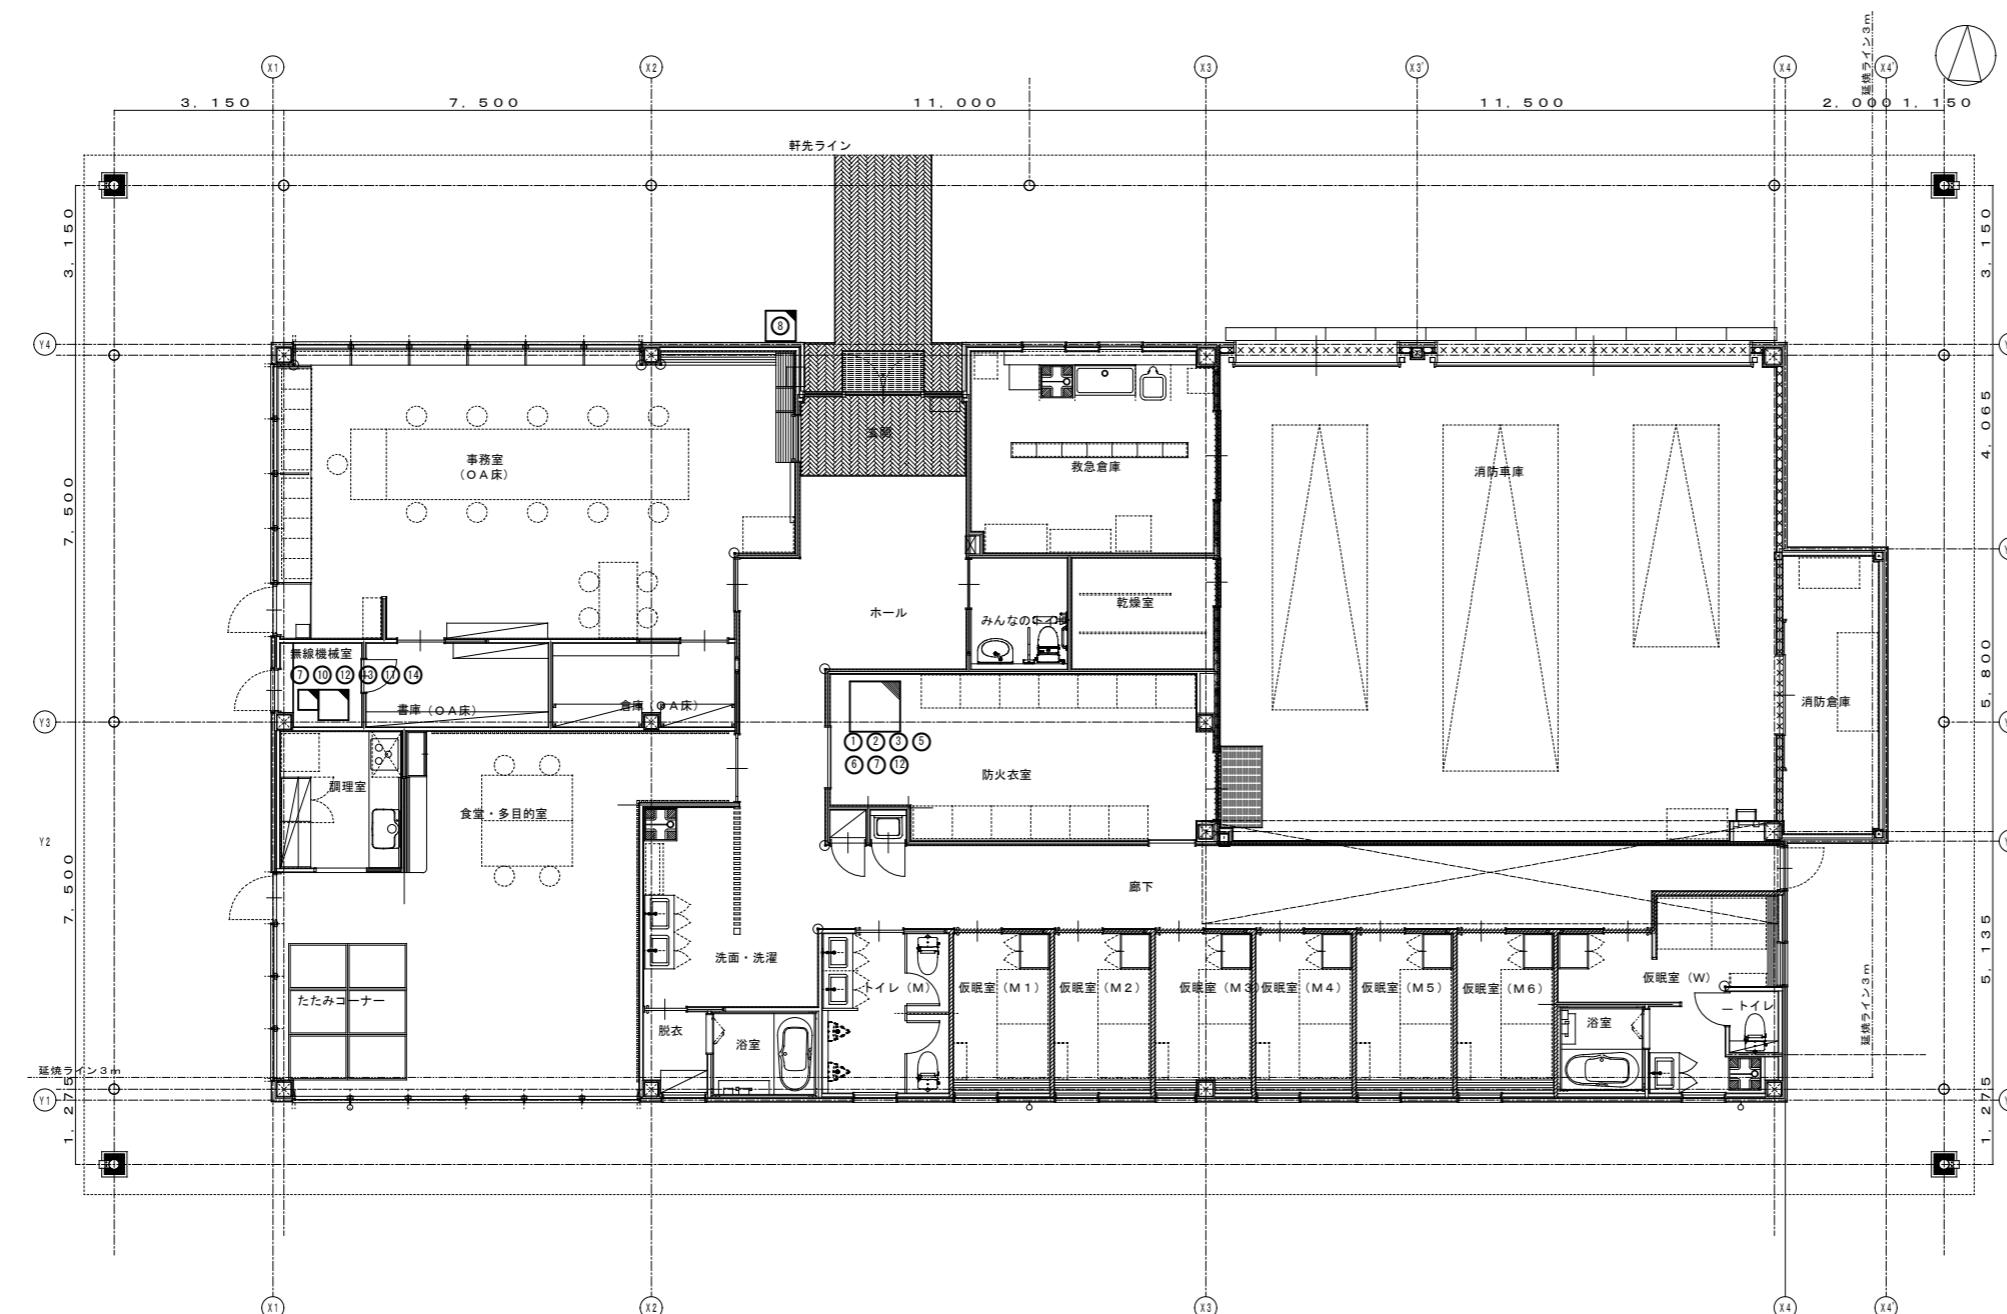

機器一覧表

NO.	機器名称
①	指令電話端末装置
②	指令情報出力端末
③	指令書プリンタ
④	放送用アンプ及びスピーカー
⑤	無停電電源装置
⑥	避雷ユニット
⑦	ネットワーク機器
⑧	駆込通報装置
⑨	表示盤
⑩	基地局無線装置
⑪	空中線共用器
⑫	署所端末用受令機
⑬	DC/ACインバータ
⑭	機器収容ラック
⑮	直流電源装置(屋外型)

既設機器一覧表

NO.	機器名称
⑯	非常用発動発電機

参考図

凡例



新設機器

件名	高機能消防指令システム及び消防救急デジタル無線総合整備事業				
図面名称	1階 レイアウト図				
局名	東分署				
1版 2025年 月 日	新規作成	承認	承認	承認	承認
承認	承認	承認	承認	承認	承認
発注者					
縮尺 [mm]	A3 1/150				
図面番号					

