

## 指令機器一覽表


NO.	機器名称
①	署所端末装置
②	指令情報出力装置（P C）
③	指令情報出力装置（プリンタ）
④	事案検索端末装置
⑤	本署用車両運用表示盤
⑥	分署用車両運用表示盤
⑦	RGBインターフェース
⑧	無線アクセスポイント
⑨	無停電電源装置（署所）
⑩	非常用発動発電機（署所）
⑪	駆け込み通報装置
⑫	ネットワーク装置
⑬	出動準備室用指令情報モニタ
⑭	映像変換器

## デジタル無線機器一覧表

NO.	機器名称
Ⓐ	署所端末受令機(無線設備)
Ⓑ	空中線共用器
Ⓒ	卓上無線機
Ⓓ	可搬型無線機
Ⓔ	遠隔制御器

## 参考図

			件 名	高機能消防指令システム及び消防救急デジタル無線総合整備事業		
			図面名称	1階 現況図		
1版	2025年 月 日		新規作成	局 名	玉名消防署	縮 単位 [mm]
承 認	承 認	承 認	承 認	承 認	承 認	A3 1/200
			発 注 者	図面番号		

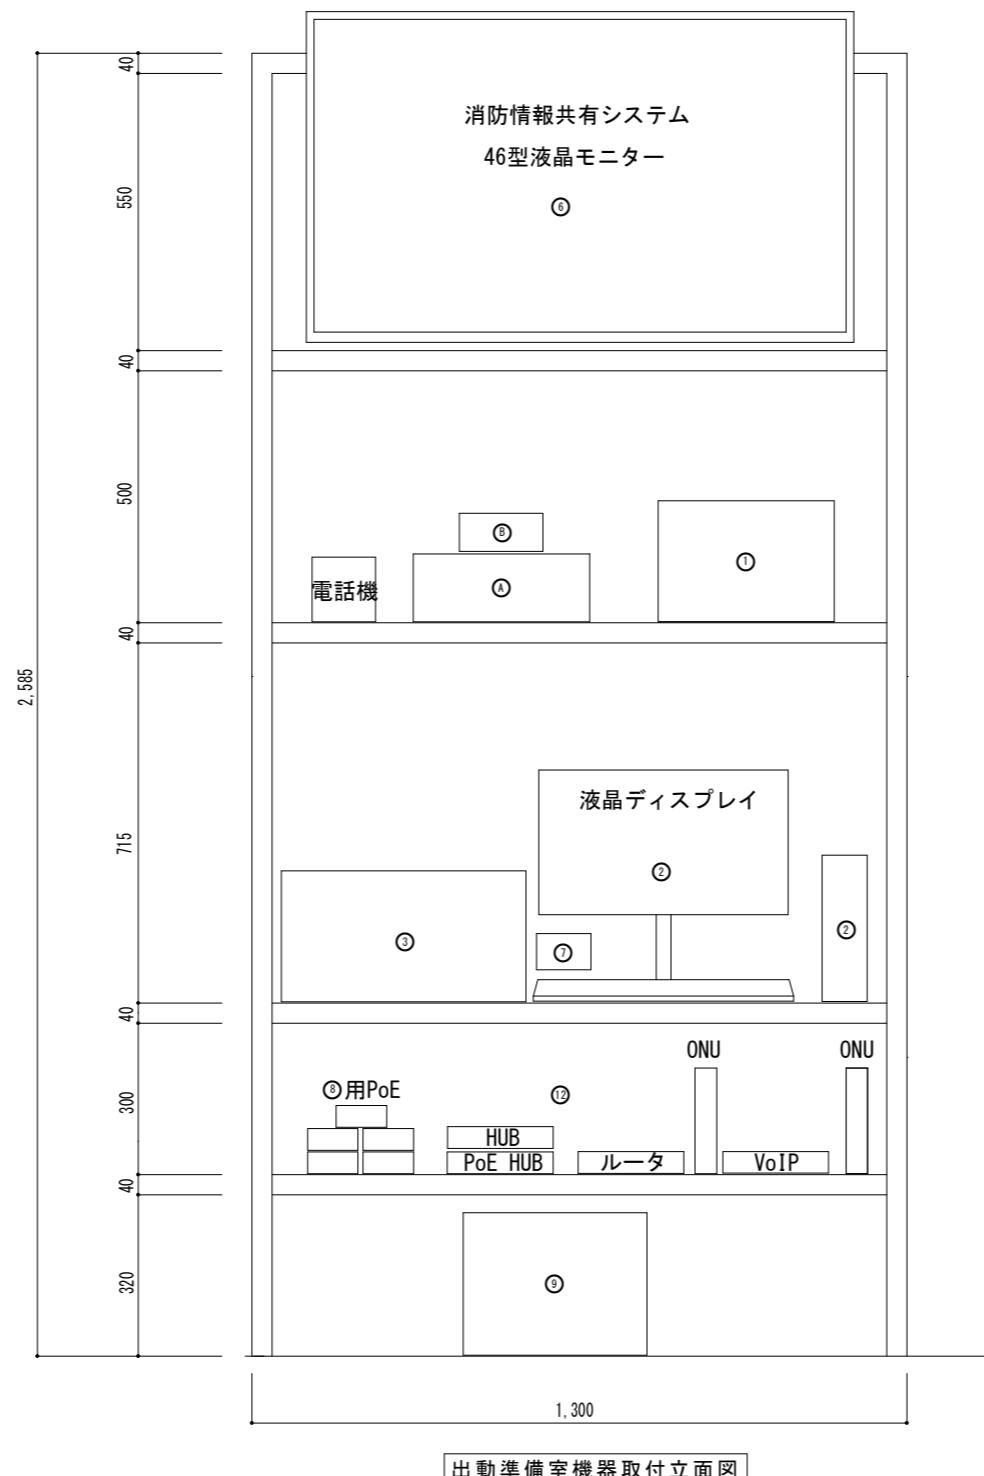

指令機器一覧表


NO.	機器名称
①	署所端末装置
②	指令情報出力装置(PC)
③	指令情報出力装置(プリンタ)
④	事案検索端末装置
⑤	本署用車両運用表示盤
⑥	分署用車両運用表示盤
⑦	RGBインターフェース
⑧	無線アクセスポイント
⑨	無停電電源装置(署所)
⑩	非常用発動発電機(署所)
⑪	駆け込み通報装置
⑫	ネットワーク装置
⑬	出動準備室用指令情報モニタ
⑭	映像変換器

デジタル無線機器一覧表

NO.	機器名称
①	署所端末受令機(無線設備)
②	空中線共用器
③	卓上無線機
④	可搬型無線機
⑤	遠隔制御器

参考図

件名	高機能消防指令システム及び消防救急デジタル無線総合整備事業				
図面名称	1階 出動準備室 機器取付立面図				
1版 2025年 月 日	新規作成	承認	承認	承認	承認
局名	玉名消防署				縮尺 [mm] A3 1/15
発注者					図面番号

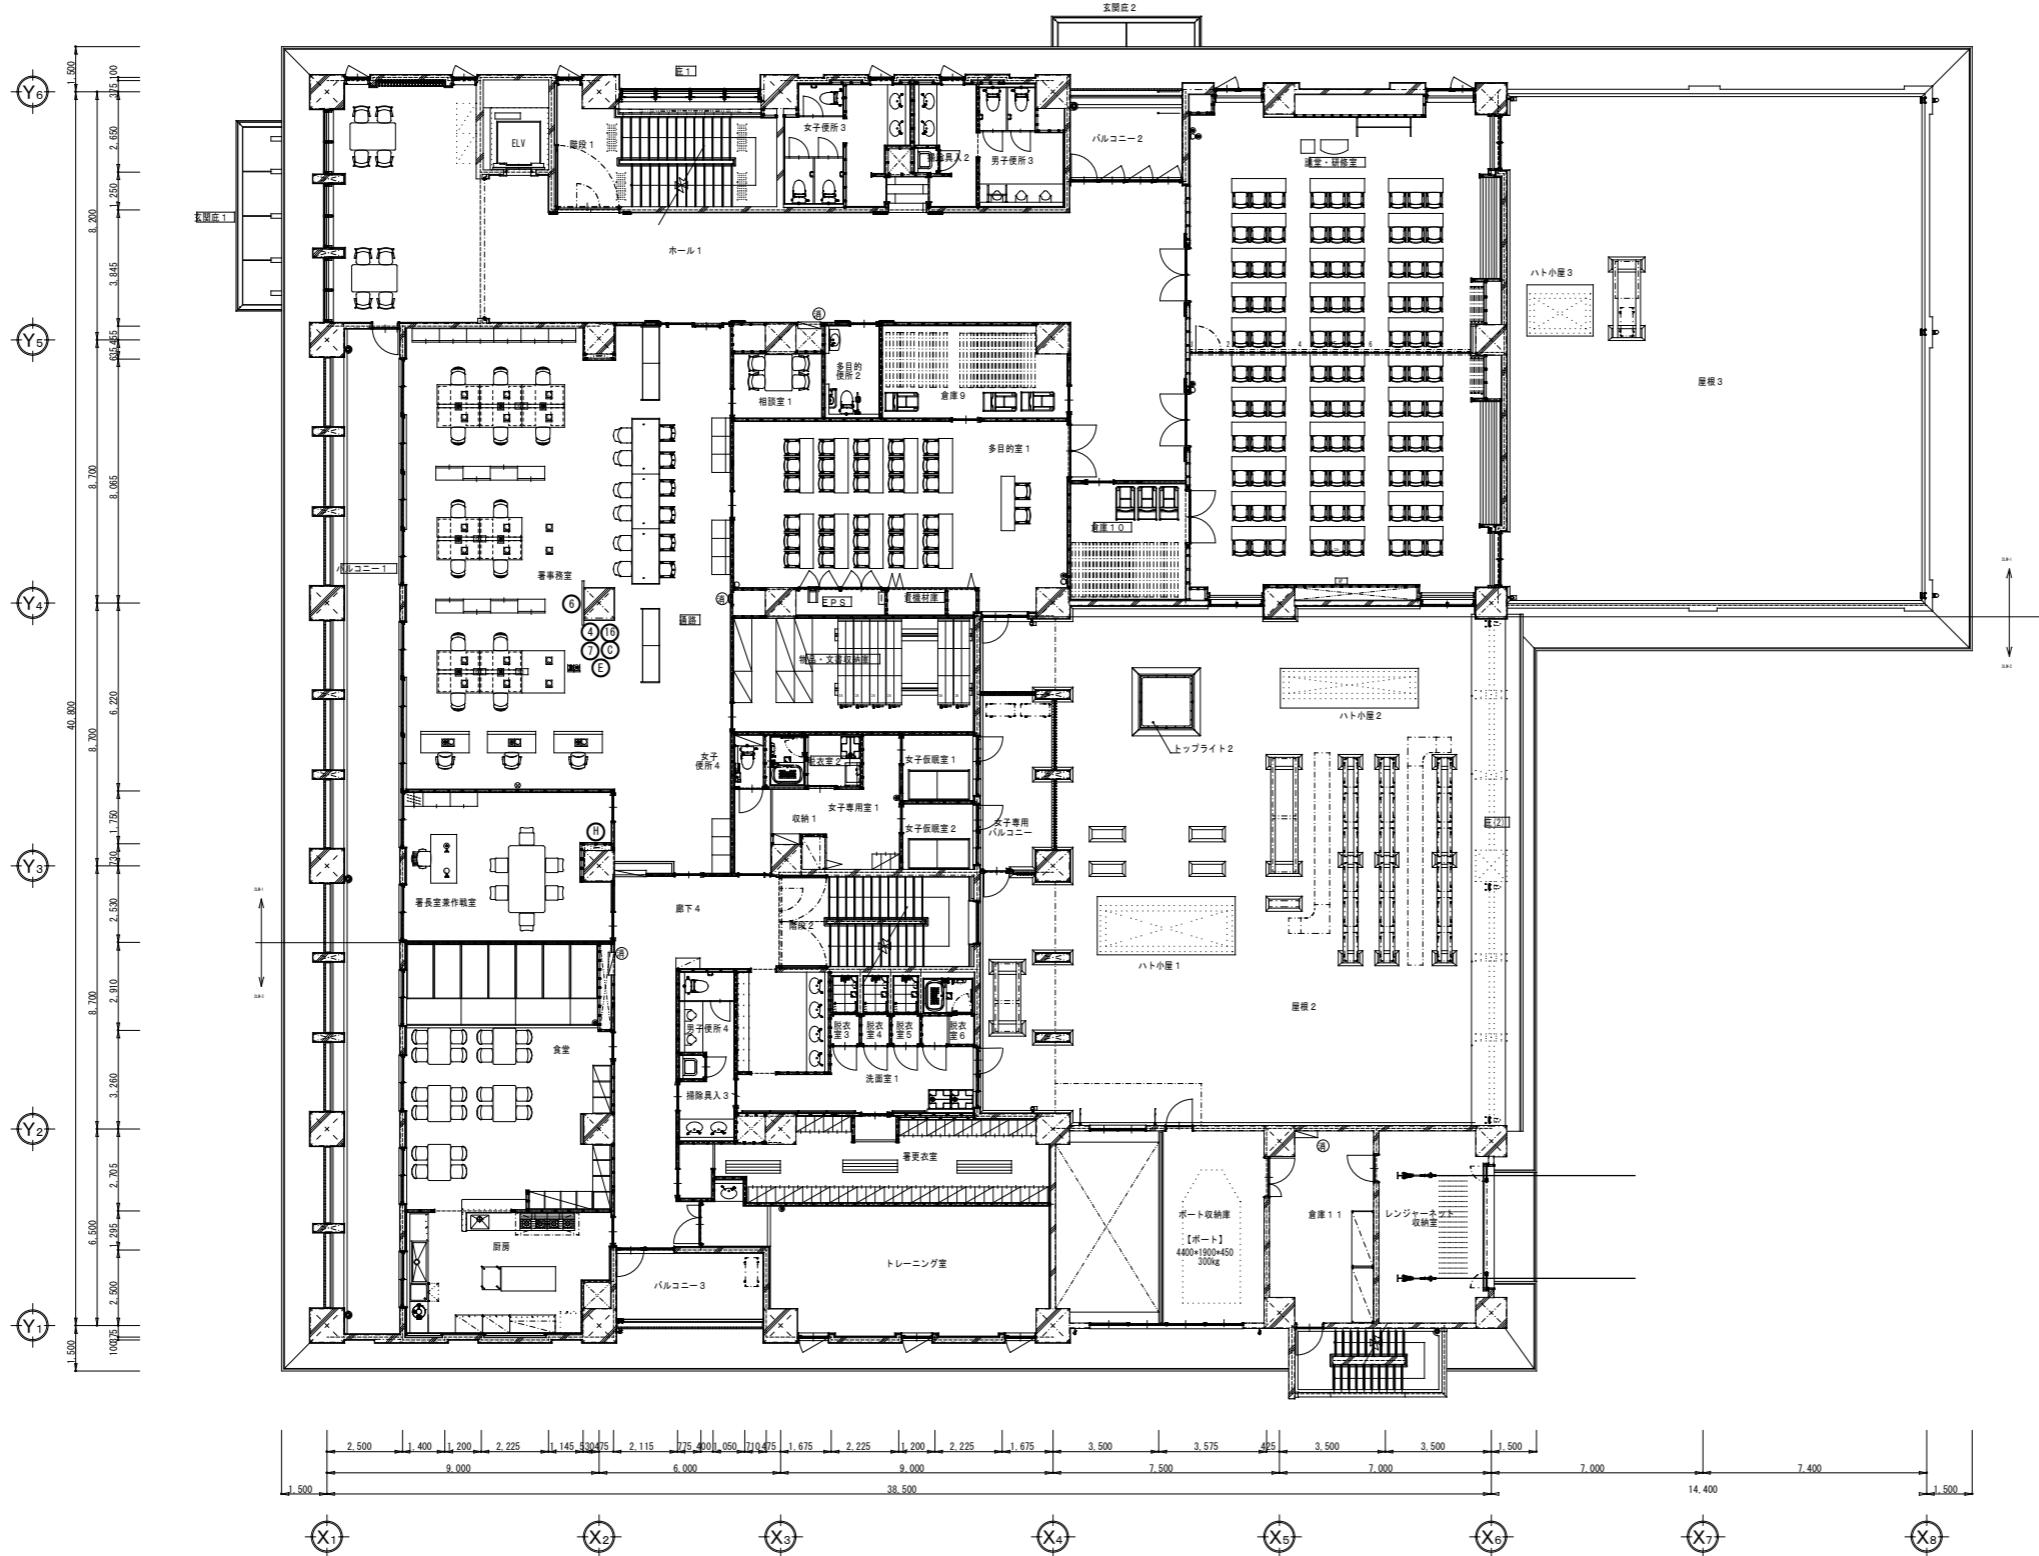

指令機器一覧表


NO.	機器名称
①	署所端末装置
②	指令情報出力装置(PC)
③	指令情報出力装置(プリンタ)
④	事案検索端末装置
⑤	本署用車両運用表示盤
⑥	分署用車両運用表示盤
⑦	RGBインターフェース
⑧	無線アクセスポイント
⑨	無停電電源装置(署所)
⑩	非常用発動発電機(署所)
⑪	駆け込み通報装置
⑫	ネットワーク装置
⑬	出動準備室用指令情報モニタ
⑭	映像変換器

デジタル無線機器一覧表

NO.	機器名称
①	署所端末受令機(無線設備)
②	空中線共用器
③	卓上無線機
④	可搬型無線機
⑤	遠隔制御器

参考図

件名	高機能消防指令システム及び消防救急デジタル無線総合整備事業						
図面名称	2階 現況図						
1版 2025年 月 日	新規作成	承認	承認	承認	承認	承認	承認
局名	玉名消防署	縮尺 [mm]	A3	1/200	図面番号		
発注者							

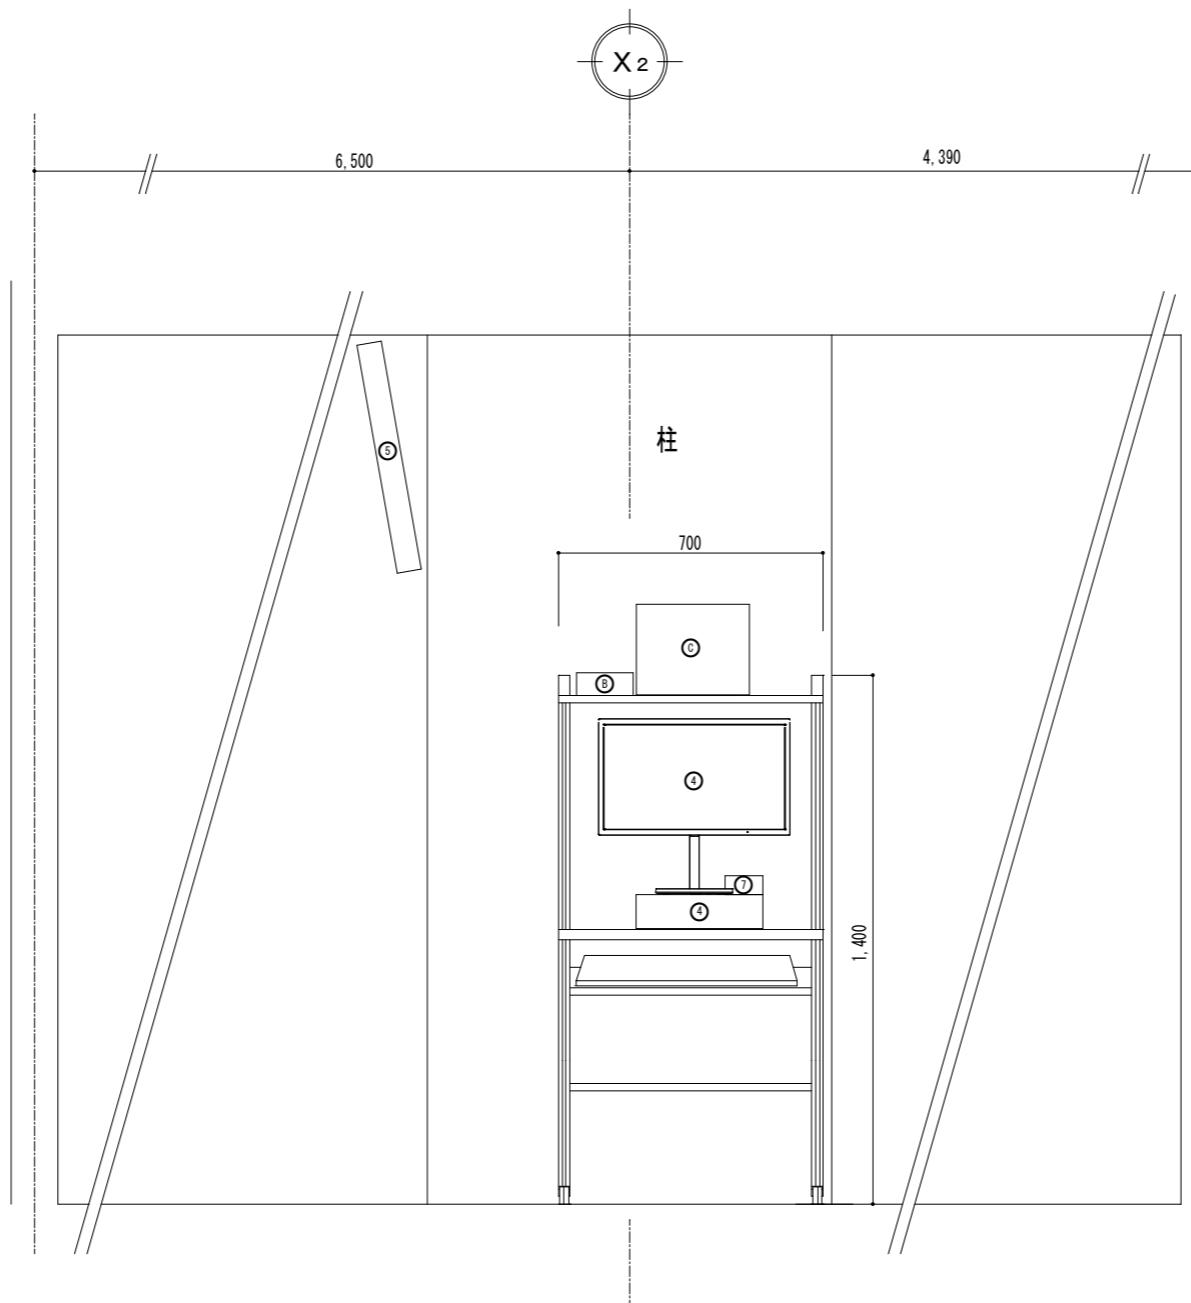

2階 署事務室機器取付立面図

参考図


指令機器一覧表

NO.	機器名称
①	署所端末装置
②	指令情報出力装置(PC)
③	指令情報出力装置(プリンタ)
④	事案検索端末装置
⑤	本署用車両運用表示盤
⑥	分署用車両運用表示盤
⑦	RGBインターフェース
⑧	無線アクセスポイント
⑨	無停電電源装置(署所)
⑩	非常用発動発電機(署所)
⑪	駆け込み通報装置
⑫	ネットワーク装置
⑬	出動準備室用指令情報モニタ
⑭	映像変換器

デジタル無線機器一覧表

NO.	機器名称
①	署所端末受令機(無線設備)
②	空中線共用器
③	卓上無線機
④	可搬型無線機
⑤	遠隔制御器

件名	高機能消防指令システム及び消防救急デジタル無線総合整備事業				
図面名称	2階 署事務室 機器取付立面図				
1版 2025年 月 日	新規作成	承認	承認	承認	承認
局名	玉名消防署				縮尺 [mm] A3 1/20
発注者					図面番号

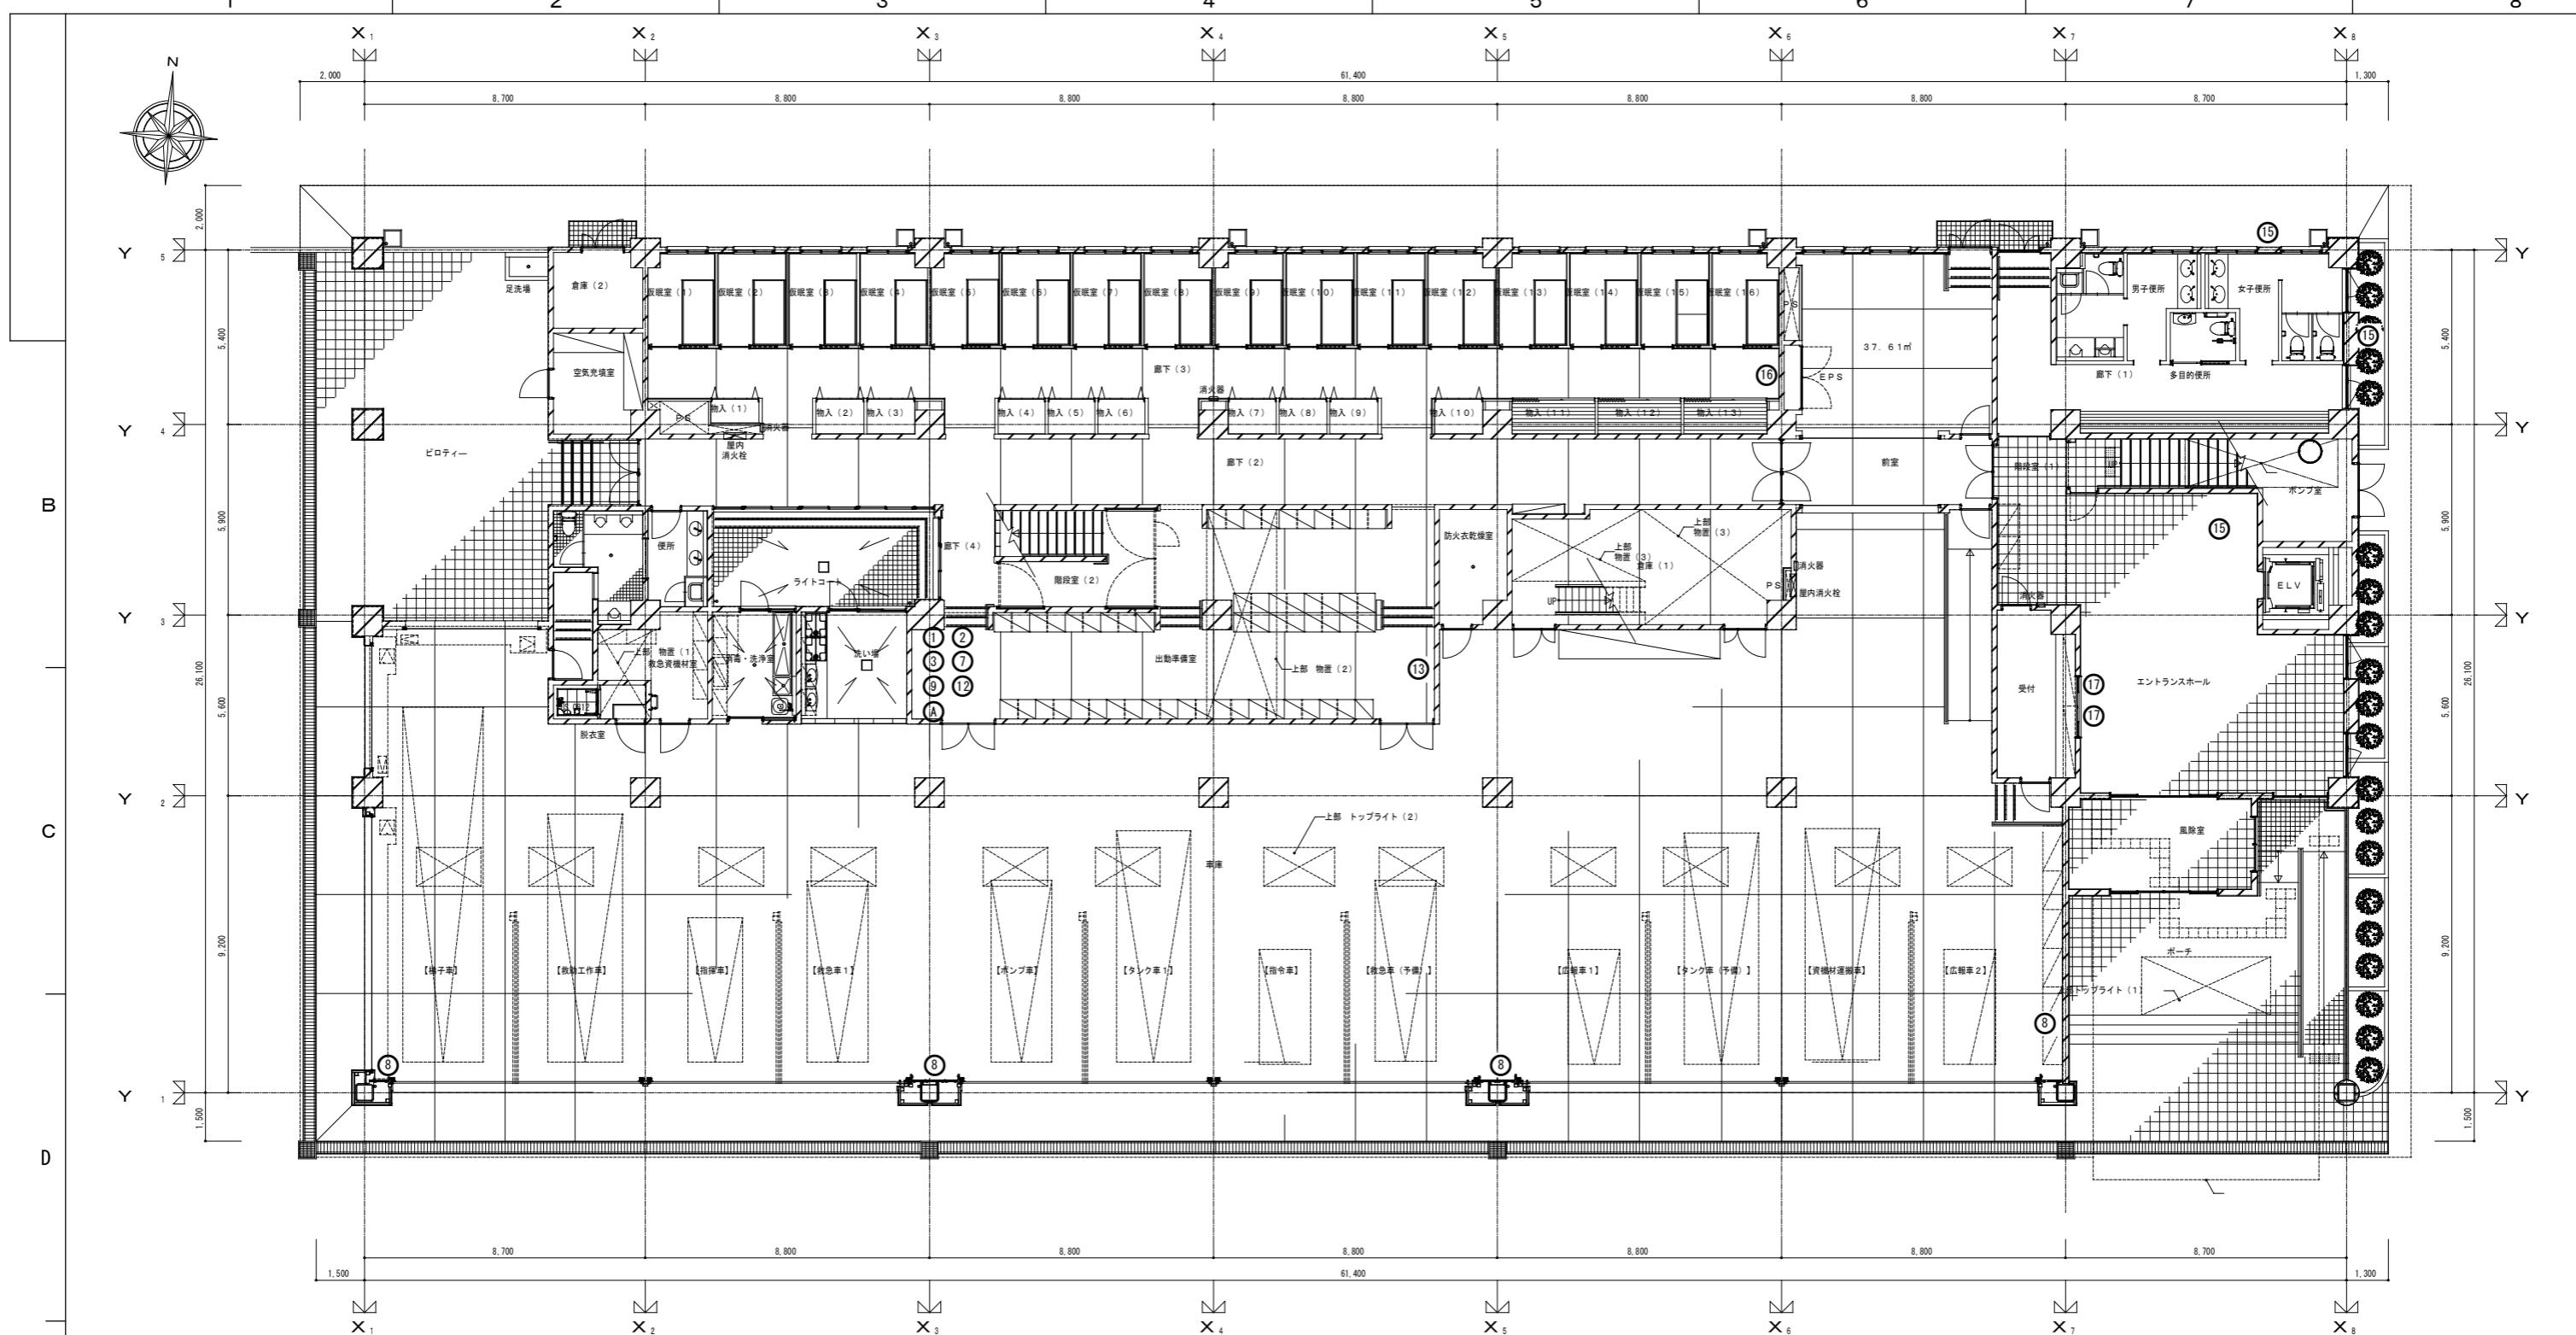

指令機器一覧表


NO.	機器名称	NO.	機器名称
①	署所端末装置	⑪	駆け込み通報装置
②	指令情報出力装置(PC)	⑫	ネットワーク装置
③	指令情報出力装置(プリンタ)	⑬	出動準備室用指令情報モニタ
④	事案検索端末装置	⑭	映像変換器
⑤	分署用車両運用表示盤	⑮	監視カメラ装置
⑥	本署用車両運用表示盤	⑯	監視カメラ用PoEHub
⑦	RGBインターフェース	⑰	広報用モニタ・装置
⑧	無線アクセスポイント		
⑨	無停電電源装置(署所)		
⑩	非常用発動発電機(本部)		

デジタル無線機器一覧表

NO.	機器名称
Ⓐ	署所端末受令機(無線設備)
Ⓑ	空中線共用器
Ⓒ	卓上無線機
Ⓓ	可搬型無線機
Ⓔ	遠隔制御器

参考図

1版	2025年月日	新規作成	件名	高機能消防指令システム及び消防救急デジタル無線総合整備事業
承認	承認	承認	図面名称	1階 現況図
承認	承認	承認	局名	荒尾消防署(災害情報指令センター)

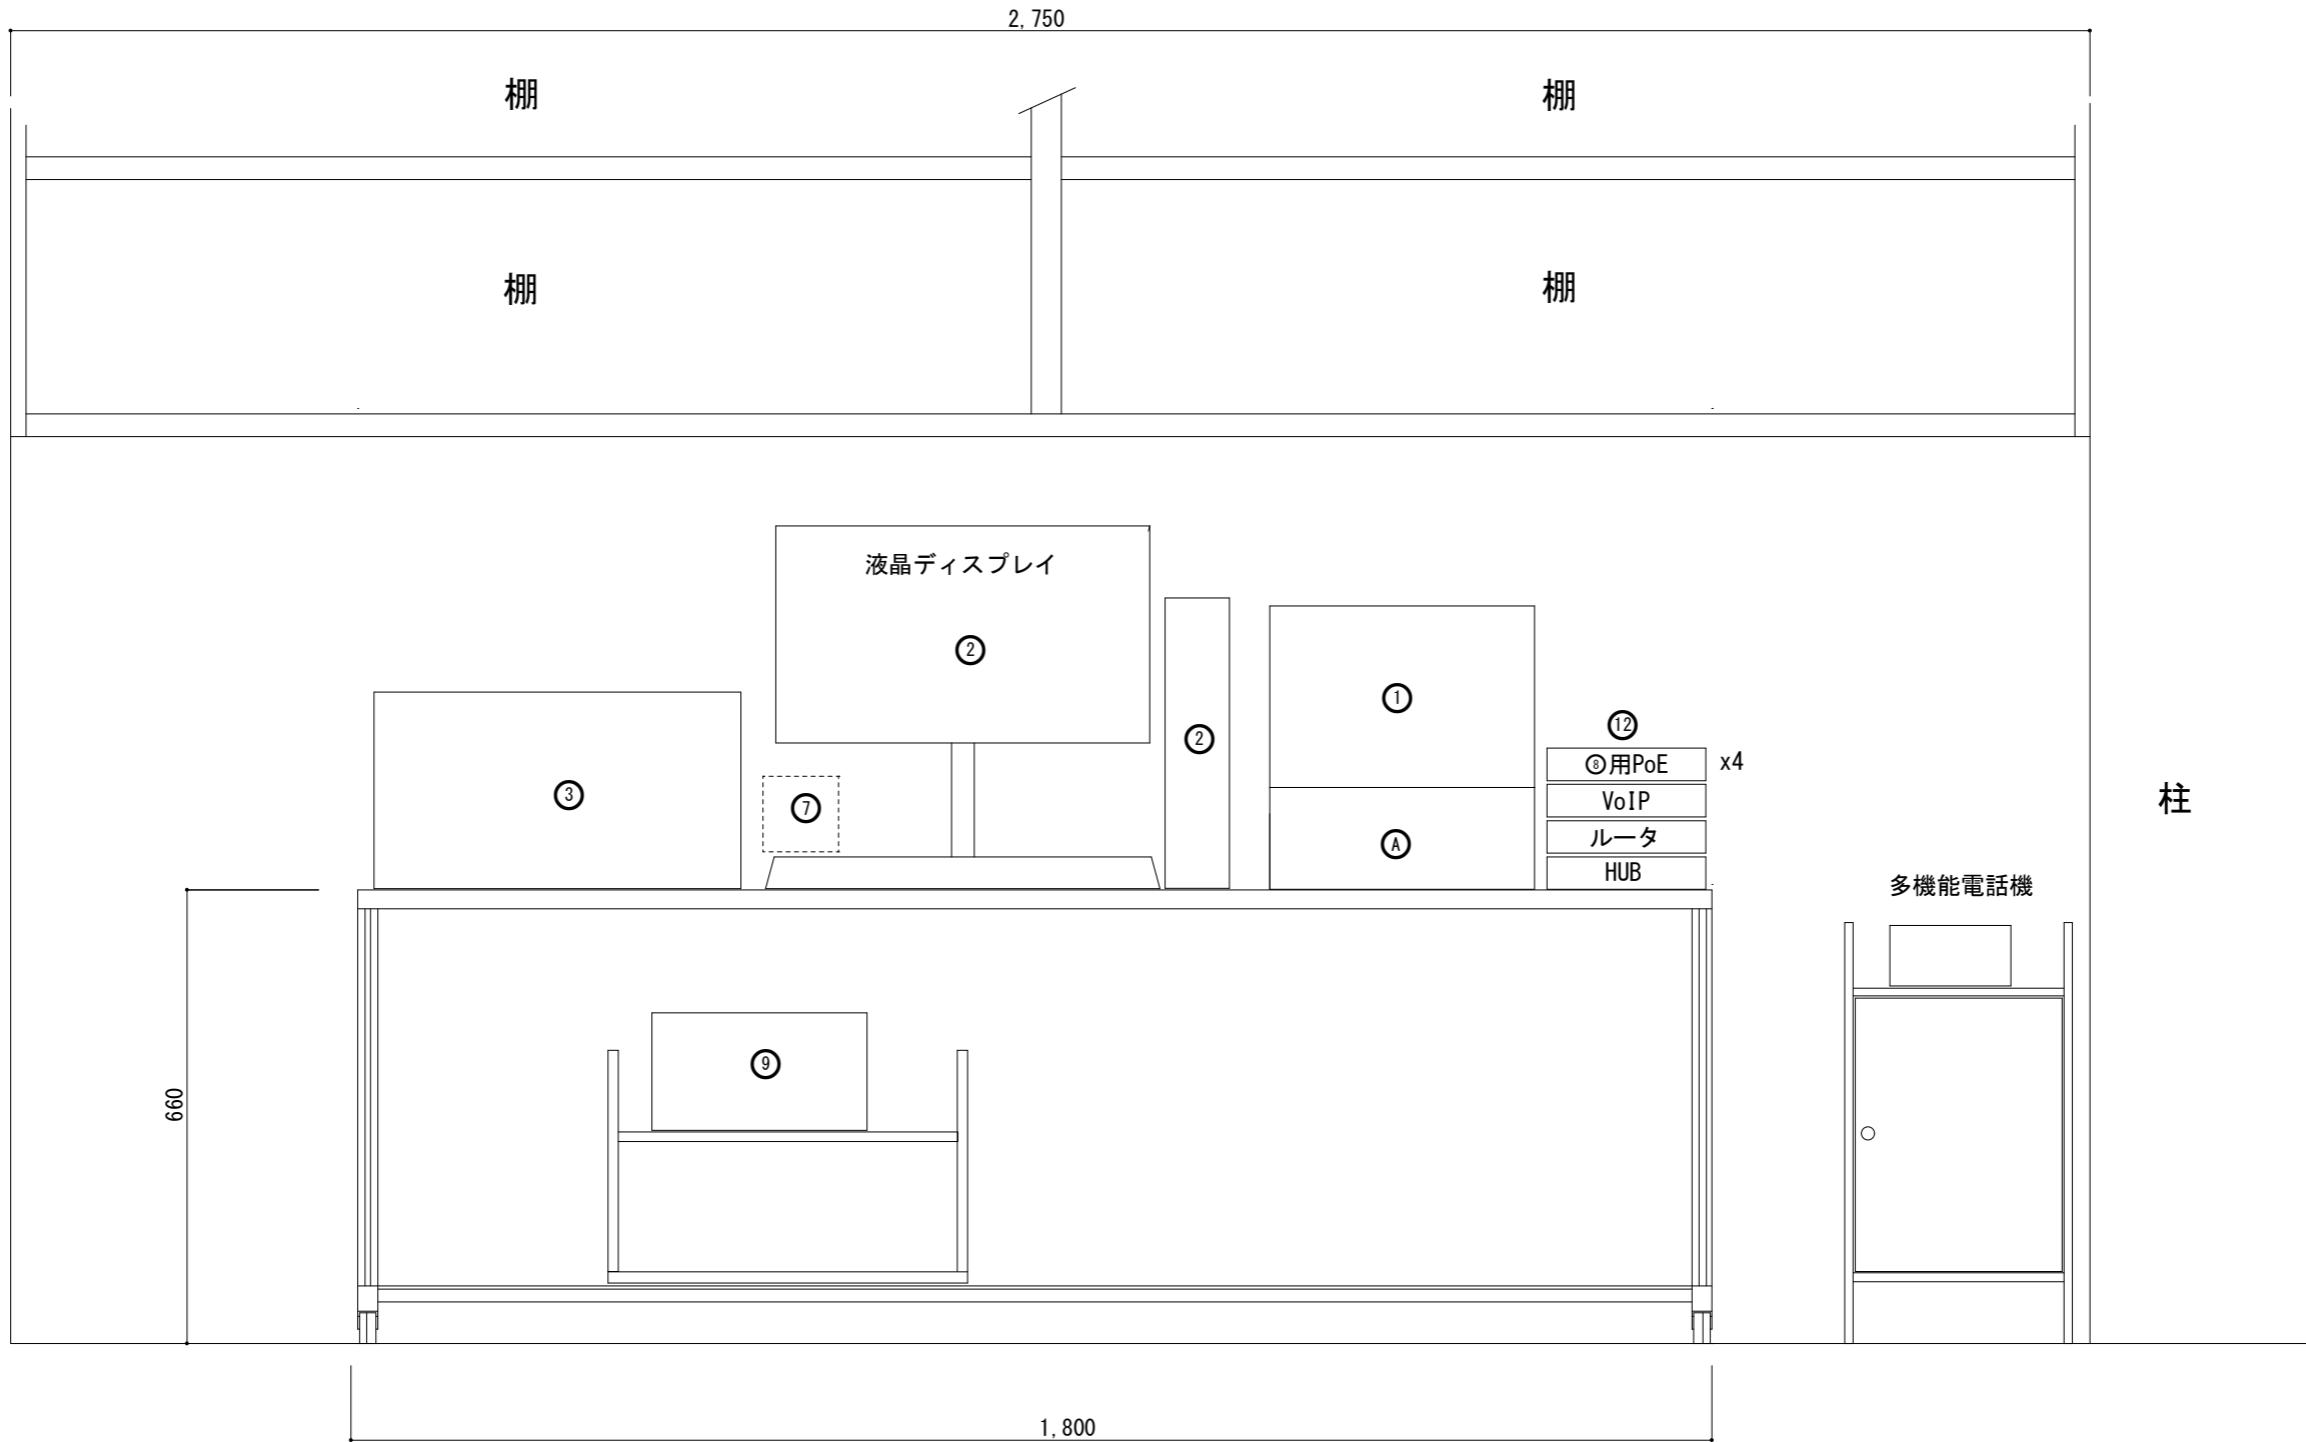

## 指令機器一覽表

NO.	機器名称	NO.	機器名称
①	署所端末装置	⑪	駆け込み通報装置
②	指令情報出力装置（P C）	⑫	ネットワーク装置
③	指令情報出力装置（プリンタ）	⑬	出勤準備室用指令情報モニタ
④	事案検索端末装置	⑭	映像変換器
⑤	分署用車両運用表示盤	⑮	監視カメラ装置
⑥	本署用車両運用表示盤	⑯	監視カメラ用PoE HUB
⑦	RGBインターフェース	⑰	広報用モニタ・装置
⑧	無線アクセスポイント		
⑨	無停電電源装置（署所）		
⑩	非常用発動発電機（本部）		


## デジタル無線機器一覧表

NO.	機器名称
Ⓐ	署所端末受令機(無線設備)
Ⓑ	空中線共用器
Ⓒ	卓上無線機
Ⓓ	可搬型無線機
Ⓔ	遠隔制御器

## 出動準備室機器取付立面図

## 参考図

			件 名	高機能消防指令システム及び消防救急デジタル無線総合整備事業		
			図面名称	1階 出動準備室 機器取付立面図		
1版	2025年 月 日		新規作成	局 名	荒尾消防署(災害情報指令センター)	縮 単位 [mm]
承 認	承 認	承 認	承 認	承 認		A3 1/10
			発注者			図面番号

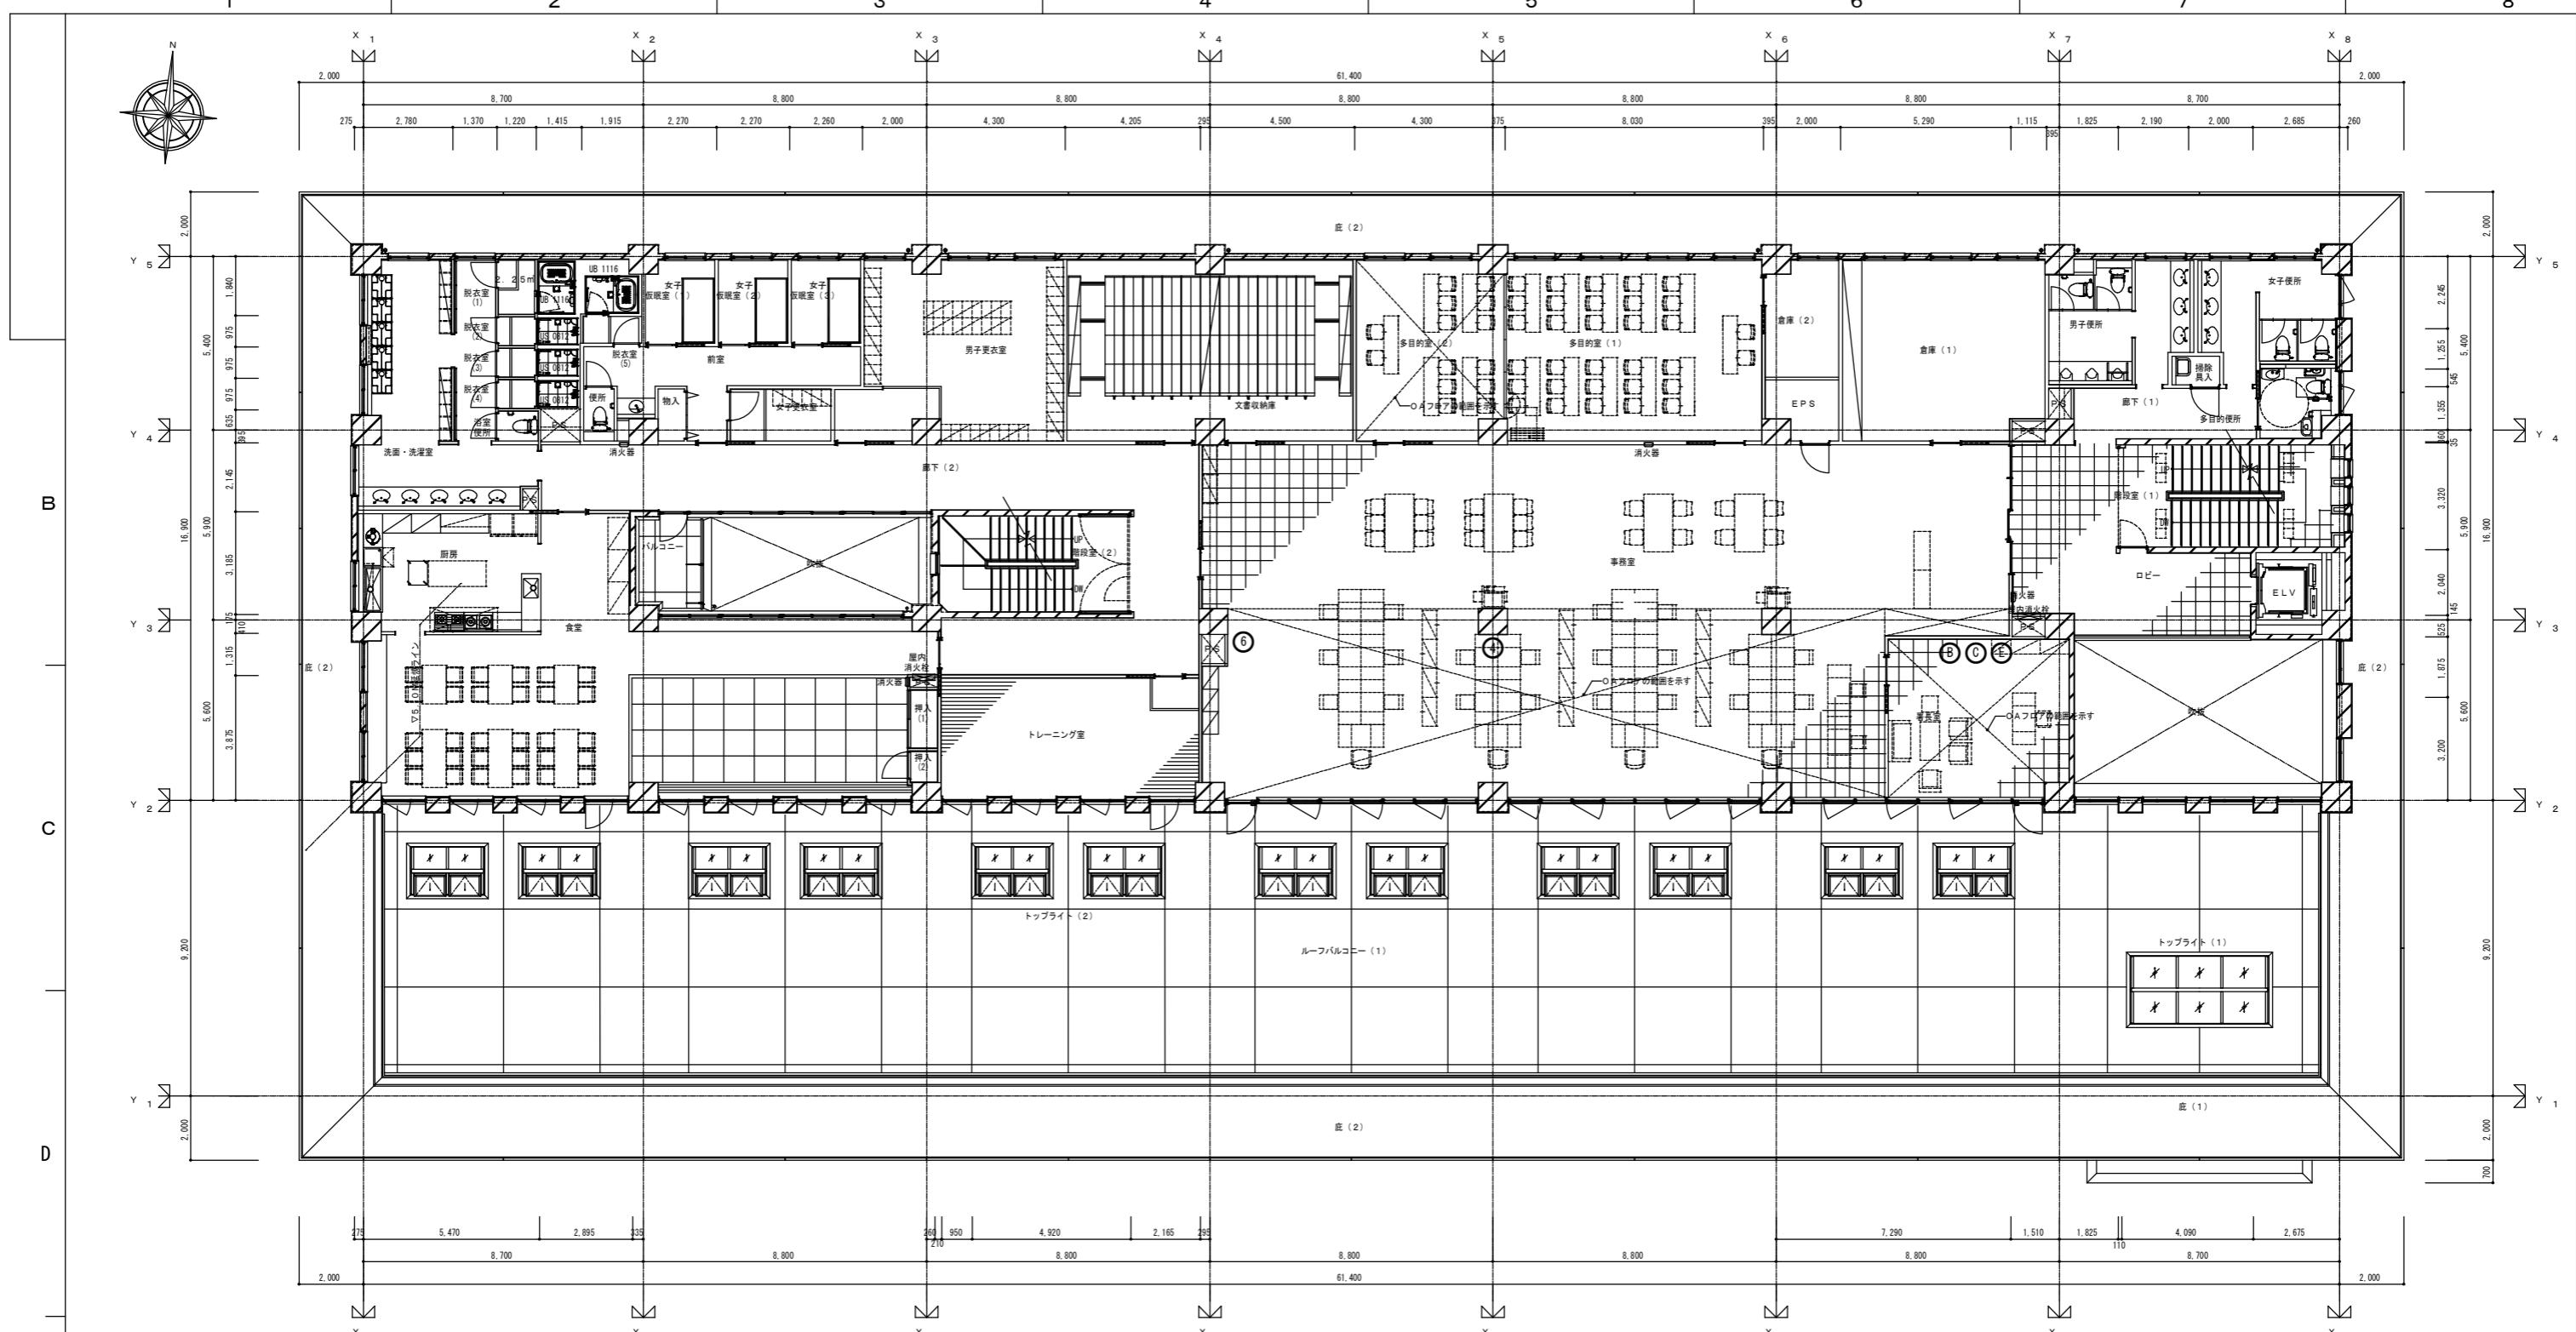

指令機器一覧表

NO.	機器名称	NO.	機器名称
①	署所端末装置	⑪	駆け込み通報装置
②	指令情報出力装置(PC)	⑫	ネットワーク装置
③	指令情報出力装置(プリンタ)	⑬	出動準備室用指令情報モニタ
④	事案検索端末装置	⑭	映像変換器
⑤	分署用車両運用表示盤	⑮	監視カメラ装置
⑥	本署用車両運用表示盤	⑯	監視カメラ用PoEHub
⑦	RGBインターフェース	⑰	広報用モニタ・装置
⑧	無線アクセスポイント		
⑨	無停電電源装置(署所)		
⑩	非常用発動発電機(本部)		

デジタル無線機器一覧表

NO.	機器名称
Ⓐ	署所端末受令機(無線設備)
Ⓑ	空中線共用器
Ⓒ	卓上無線機
Ⓓ	可搬型無線機
Ⓔ	遠隔制御器

参考図

1版	2025年月日	新規作成	件名	高機能消防指令システム及び消防救急デジタル無線総合整備事業
承認	承認	承認	図面名称	2階 現況図
承認	承認	承認	局名	荒尾消防署(災害情報指令センター)

発注者


図面番号

指令機器一覧表

NO.	機器名称
①	署所端末装置
②	指令情報出力装置(PC)
③	指令情報出力装置(プリンタ)
④	事案検索端末装置
⑤	本署用車両運用表示盤
⑥	分署用車両運用表示盤
⑦	RGBインターフェース
⑧	無線アクセスポイント
⑨	無停電電源装置(署所)
⑩	非常用発動発電機(署所)
⑪	駆け込み通報装置
⑫	ネットワーク装置
⑬	出動準備室用指令情報モニタ
⑭	映像変換器

デジタル無線機器一覧表


NO.	機器名称
①	署所端末受令機(無線設備)
②	空中線共用器
③	卓上無線機
④	可搬型無線機
⑤	遠隔制御器

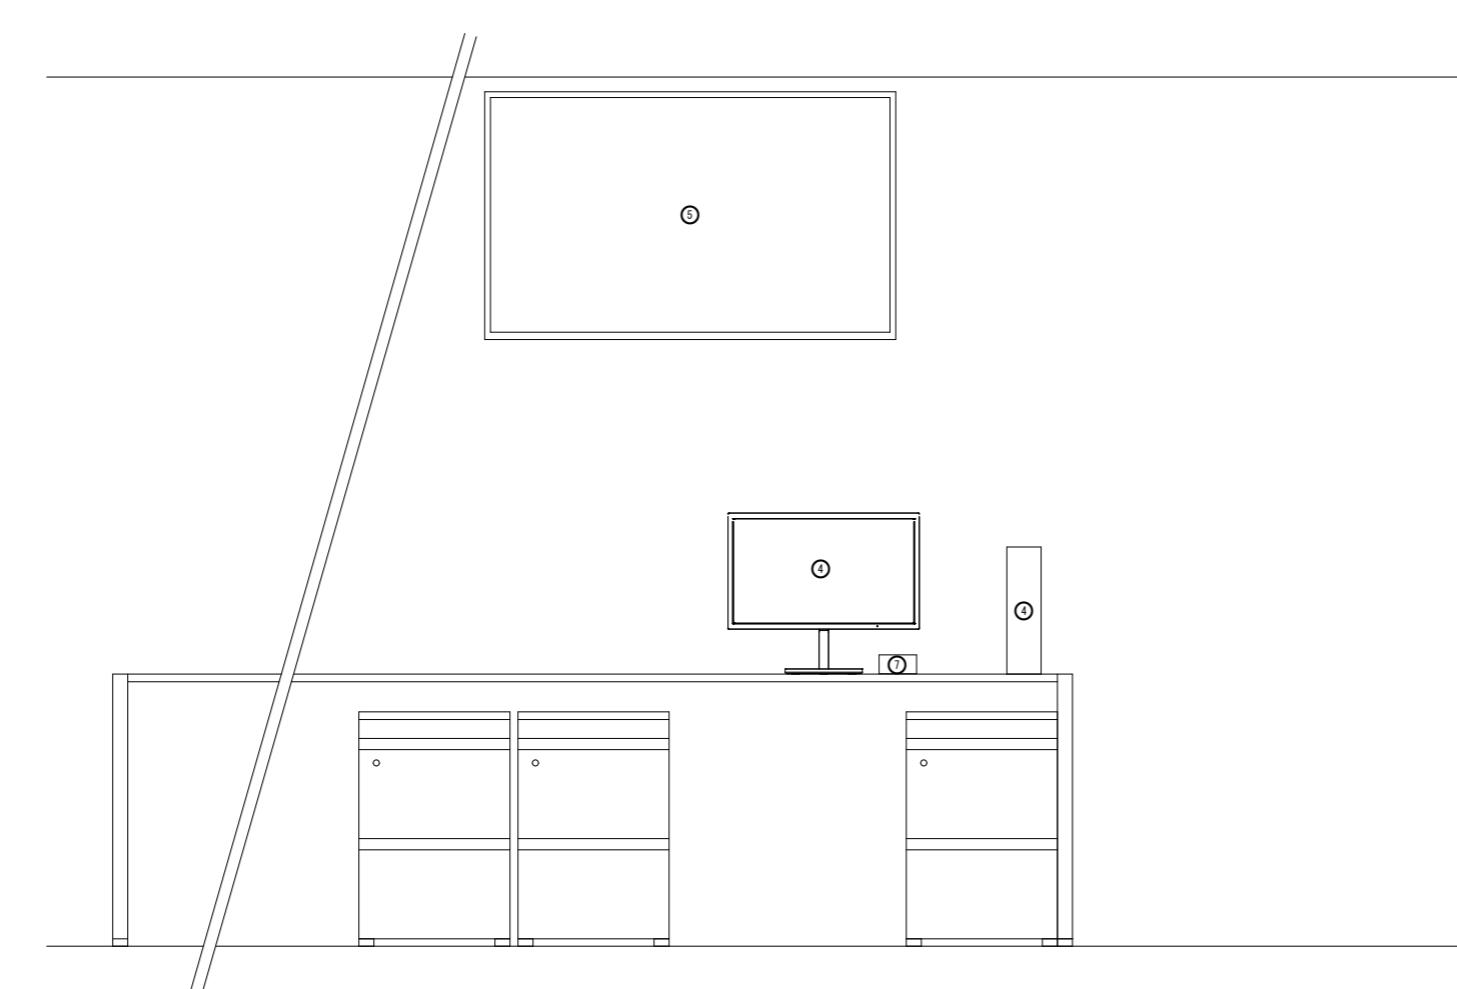

2階 署事務室機器取付立面図

参考図

件名	高機能消防指令システム及び消防救急デジタル無線総合整備事業				
図面名称	2階 署事務室 機器取付立面図				
1版 2025年 月 日	新規作成	承認	承認	承認	承認
局名	荒尾消防署(災害情報指令センター)	縮尺 [mm]	A3	1/20	図面番号

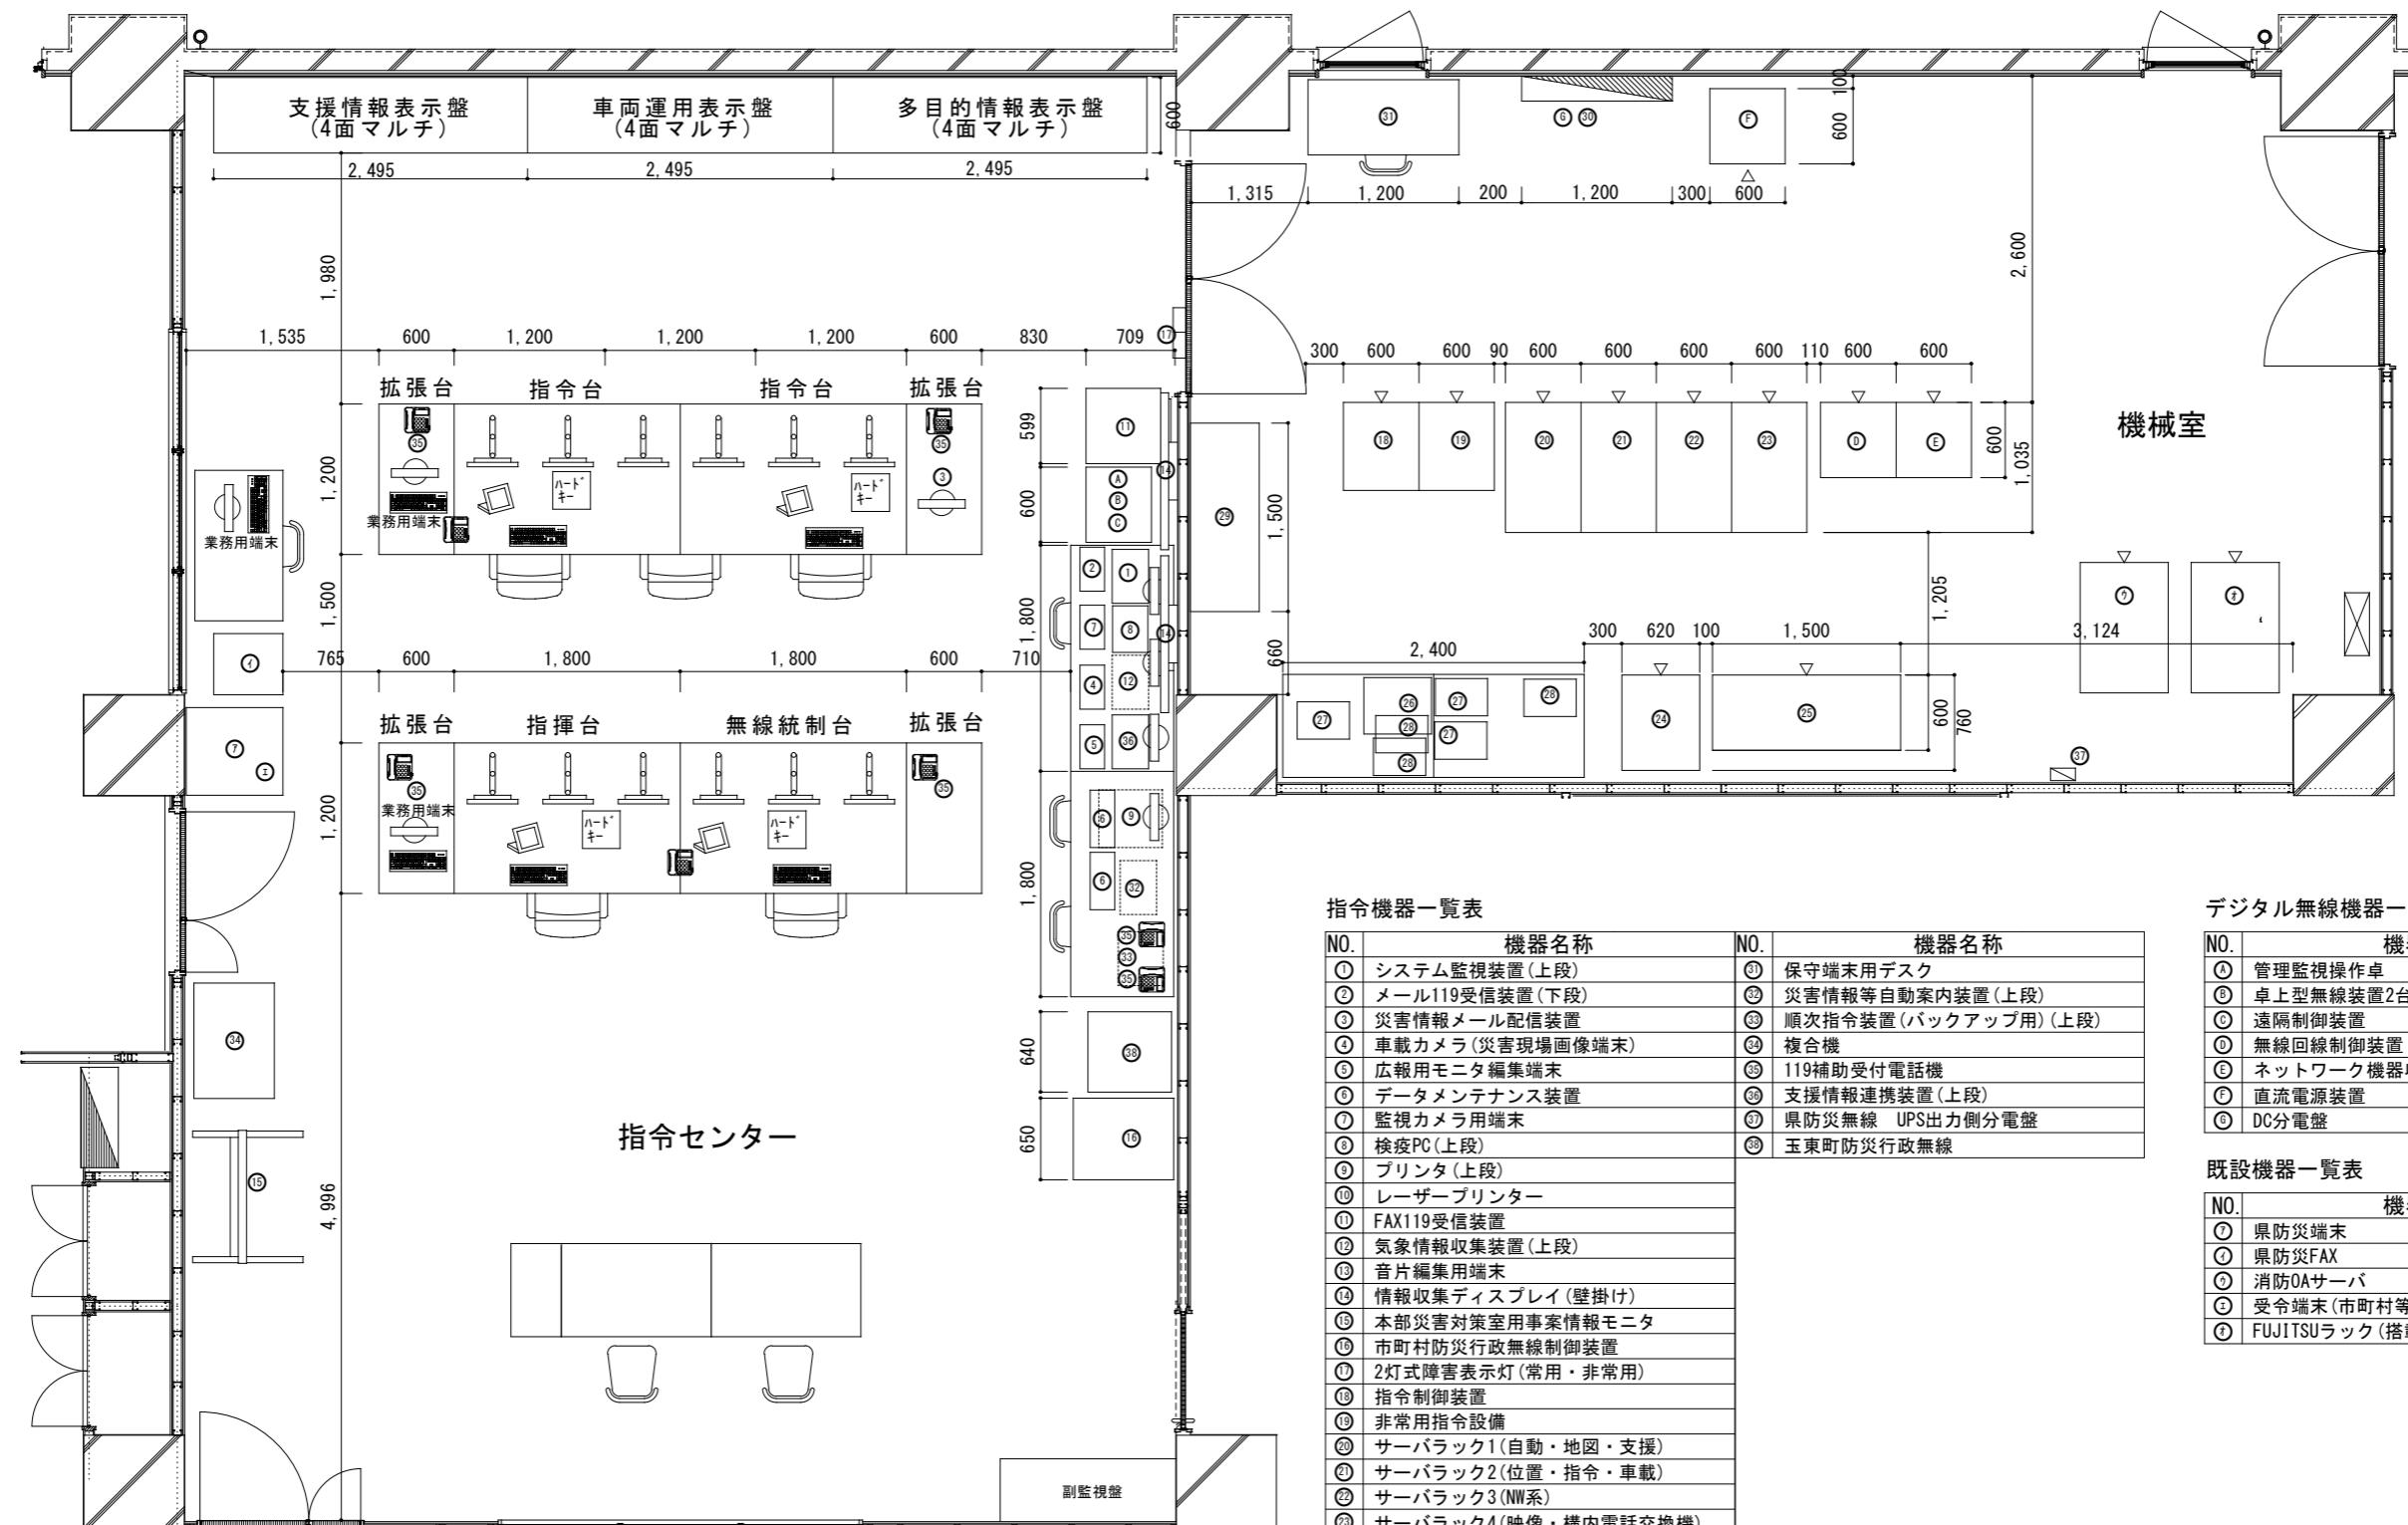

## 指令機器一覽表

NO.	機器名称	NO.	機器名称
①	システム監視装置(上段)	㉑	保守端末用デスク
②	メール119受信装置(下段)	㉒	災害情報等自動案内装置(上段)
③	災害情報メール配信装置	㉓	順次指令装置(バックアップ用)(上段)
④	車載カメラ(災害現場画像端末)	㉔	複合機
⑤	広報用モニタ編集端末	㉕	119補助受付電話機
⑥	データメンテナンス装置	㉖	支援情報連携装置(上段)
⑦	監視カメラ用端末	㉗	県防災無線 UPS出力側分電盤
⑧	検疫PC(上段)	㉘	玉東町防災行政無線
⑨	プリンタ(上段)		
⑩	レーザープリンター		
⑪	FAX119受信装置		
⑫	気象情報収集装置(上段)		
⑬	音声編集用端末		
⑭	情報収集ディスプレイ(壁掛け)		
⑮	本部災害対策室用事案情報モニタ		
⑯	市町村防災行政無線制御装置		
⑰	2灯式障害表示灯(常用・非常用)		
⑱	指令制御装置		
⑲	非常用指令設備		
㉐	サーバラック1(自動・地図・支援)		
㉑	サーバラック2(位置・指令・車載)		
㉒	サーバラック3(NW系)		
㉓	サーバラック4(映像・構内電話交換機)		
㉔	15kVA無停電電源装置		
㉕	直流電源装置		
㉖	ロボット制御主装置		
㉗	遠隔制御装置(長洲町、玉名市、南関町)		
㉘	遠隔制御装置(和水町、荒尾市、玉東町)		
㉙	配線架(MDF V-8)		
㉚	AC/DC分電盤		

## デジタル無線機器一覧表


NO.	機器名称
Ⓐ	管理監視操作卓
Ⓑ	卓上型無線装置2台
Ⓒ	遠隔制御装置
Ⓓ	無線回線制御装置
Ⓔ	ネットワーク機器収容ラック
Ⓕ	直流水源装置
Ⓖ	DC分電盤

## 既設機器一覽表

NO.	機器名称
①	県防災端末
②	県防災FAX
③	消防OAサーバ
④	受令端末(市町村等)
⑤	EIITSU!ラック(搭載機器無)

# 参考义

				件名	高機能消防指令システム及び消防救急デジタル無線総合整備事業		
				図面名称	3階 指令室・機械室 現況図		
1版	2025年 月 日		新規作成		局名	荒尾消防署(災害情報指令センター)	縮尺 単位 [mm]
承認	承認	承認	承認	承認			A3 1/60
					発注者	図面番号	

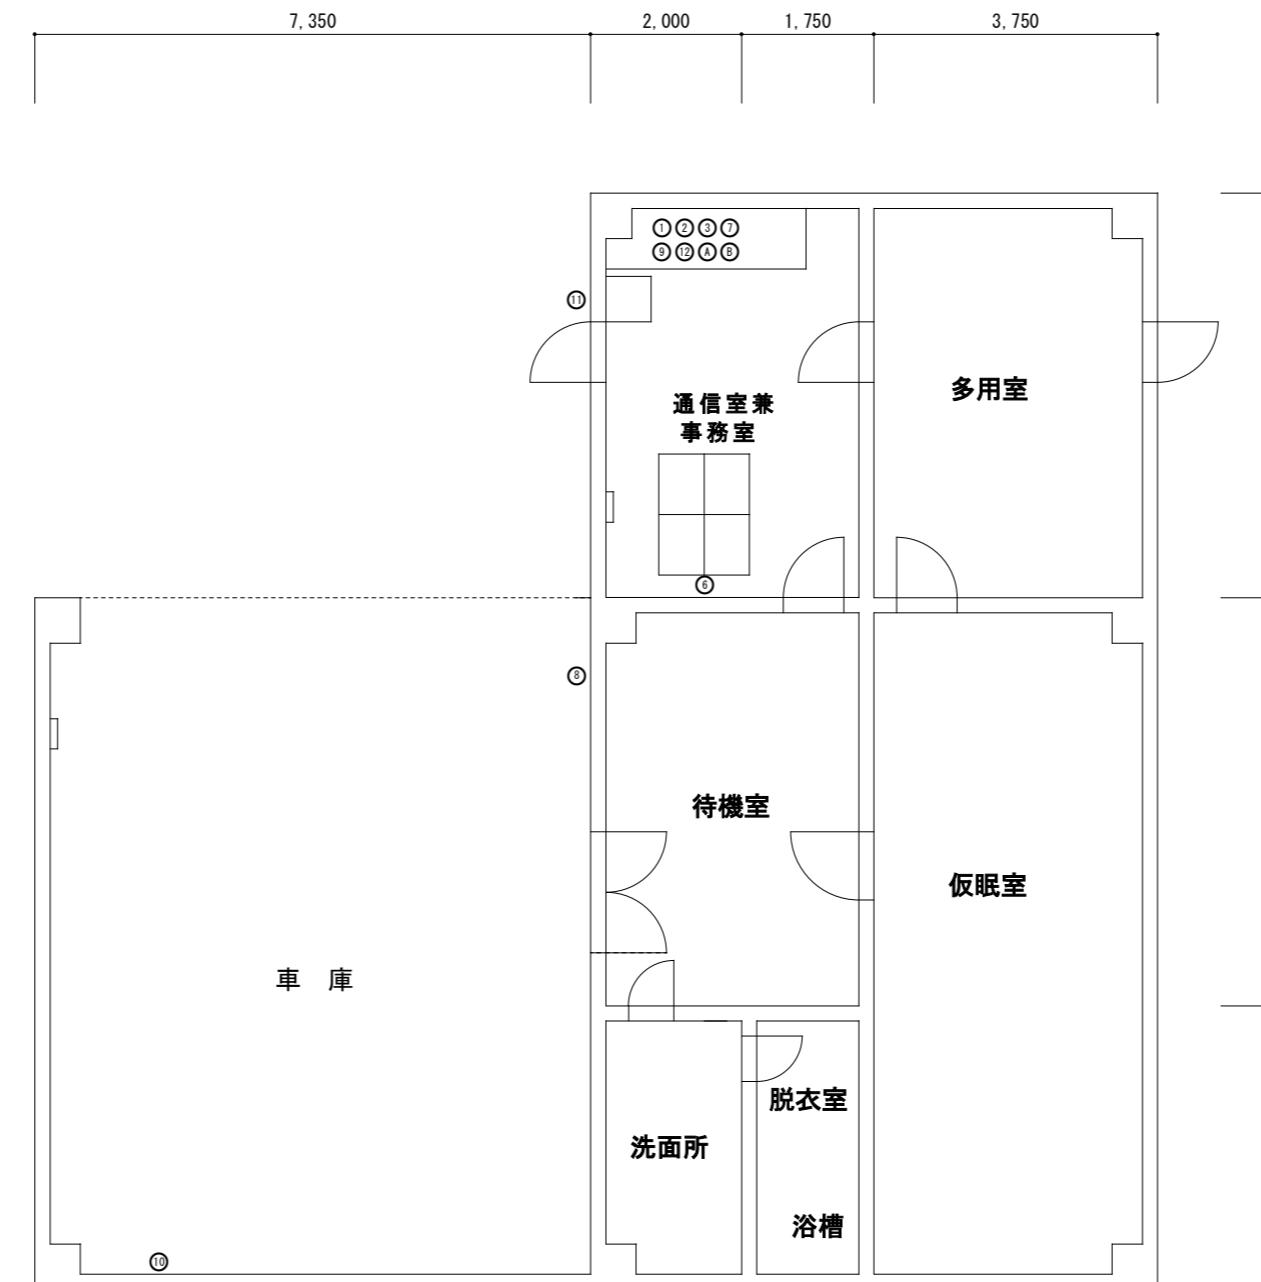

指令機器一覧表


NO.	機器名称
①	署所端末装置
②	指令情報出力装置(PC)
③	指令情報出力装置(プリンタ)
④	事案検索端末装置
⑤	本署用車両運用表示盤
⑥	分署用車両運用表示盤
⑦	RGBインターフェース
⑧	無線アクセスポイント
⑨	無停電電源装置(署所)
⑩	非常用発動発電機(署所)
⑪	駆け込み通報装置
⑫	ネットワーク装置
⑬	出動準備室用指令情報モニタ
⑭	映像変換器

デジタル無線機器一覧表

NO.	機器名称
①	署所端末受令機(無線設備)
②	空中線共用器
③	卓上無線機
④	可搬型無線機
⑤	遠隔制御器

参考図

件名	高機能消防指令システム及び消防救急デジタル無線総合整備事業				
図面名称	1階 現況図				
1版	2025年 月 日	新規作成	局名	緑丘庁舎	縮尺 [mm]
承認	承認	承認	承認	承認	A3 1/100
			発注者		図面番号

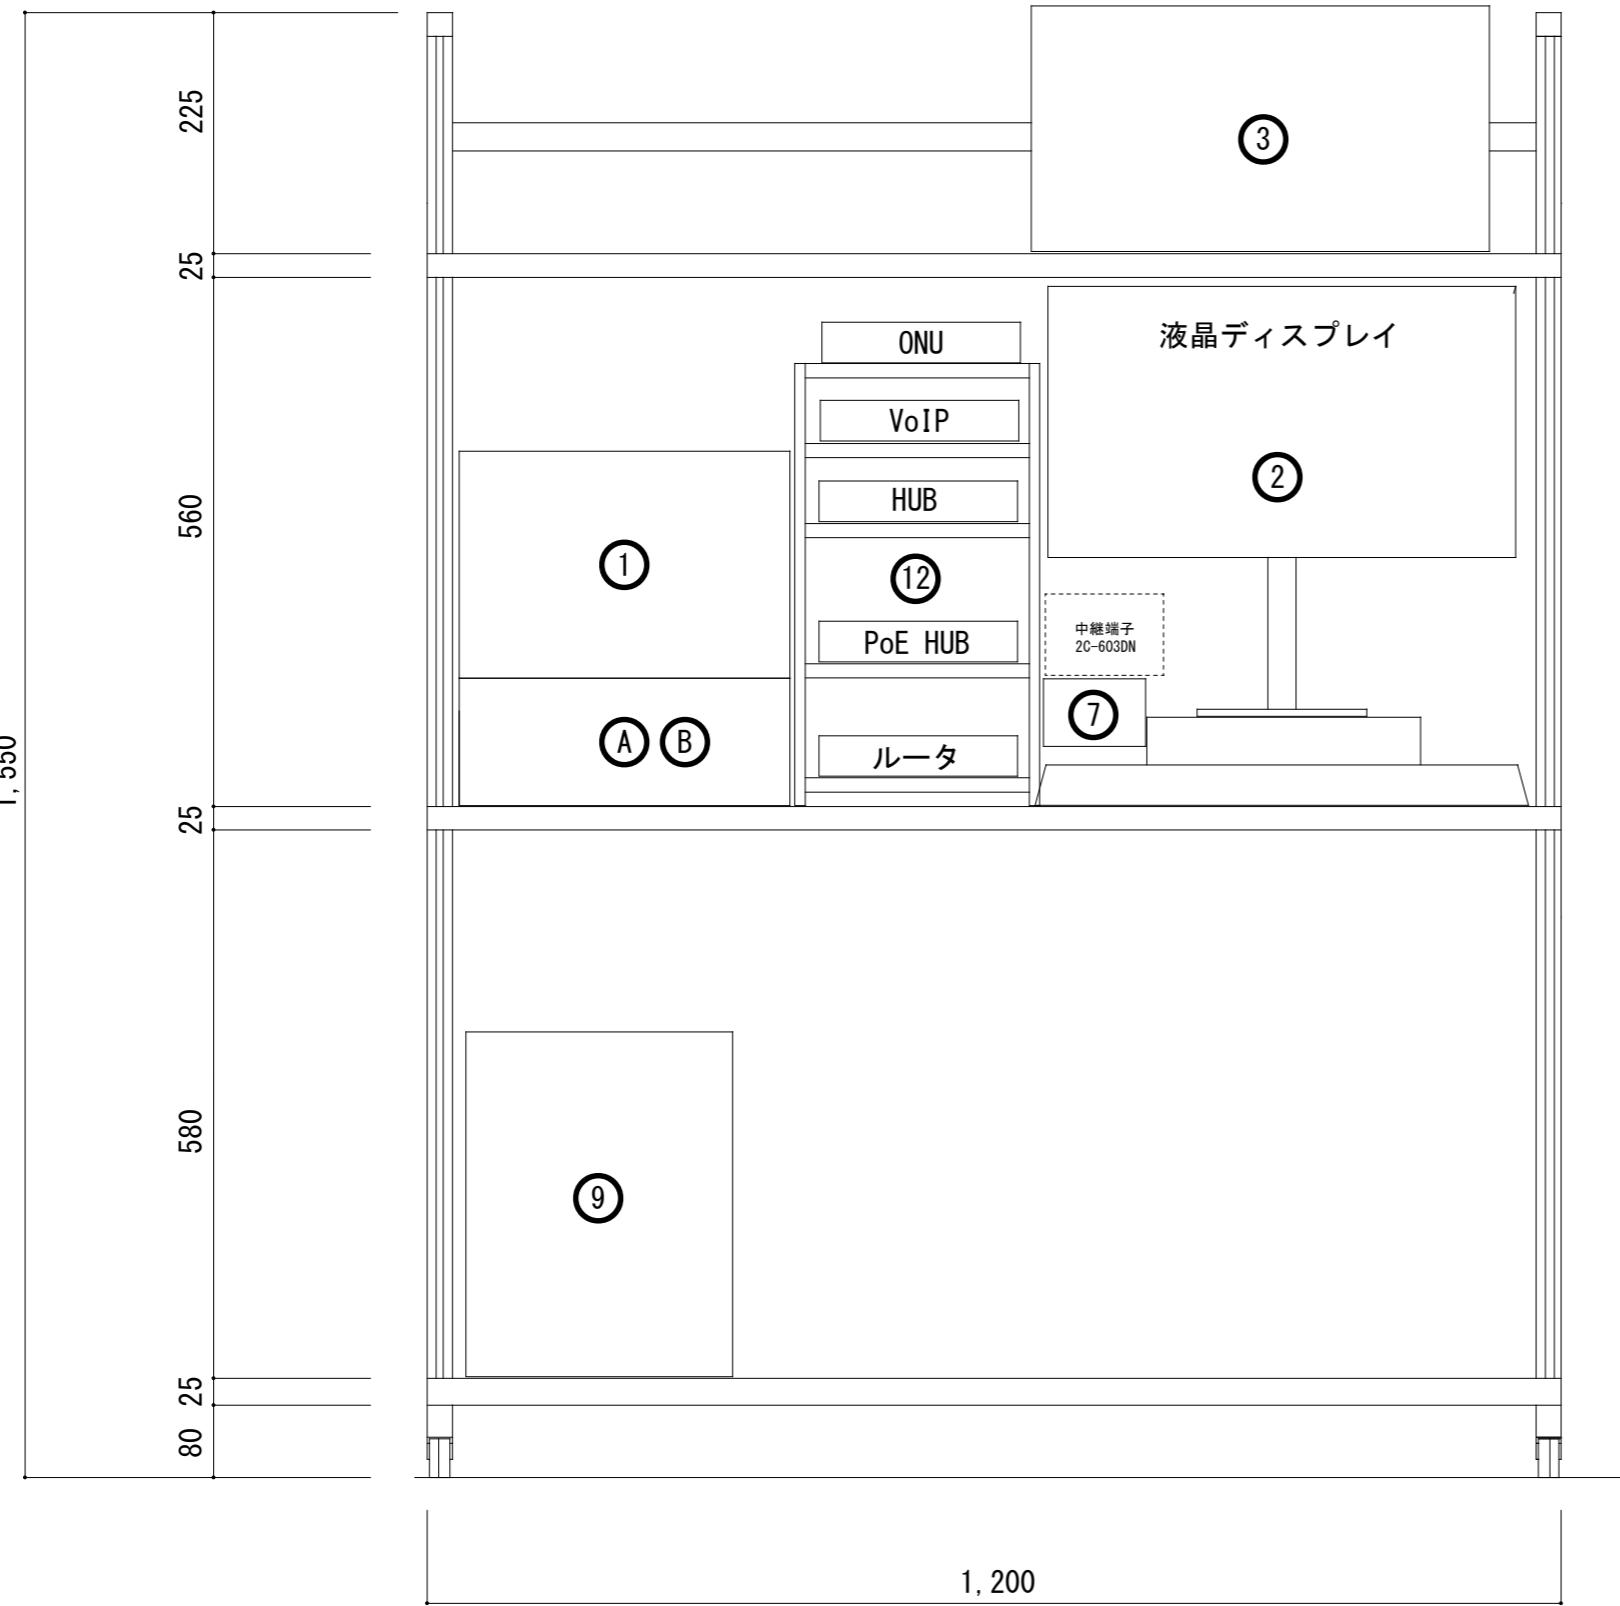

## 機器取付立面図


			件名	高機能消防指令システム及び消防救急デジタル無線総合整備事業		
			図面名称	通信室兼事務室 機器取付立面図		
1版	2025年 月 日	新規作成		局名	緑丘庁舎	縮尺 単位 [mm]
承認	承認	承認	承認	承認		A3 1/8
				発注者		図面番号

## 参考図

指令機器一覧表	
NO.	機器名称
①	署所端末装置
②	指令情報出力装置（P C）
③	指令情報出力装置（プリンタ）
④	事案検索端末装置
⑤	本署用車両運用表示盤
⑥	分署用車両運用表示盤
⑦	RGBインターフェース
⑧	無線アクセスポイント
⑨	無停電電源装置（署所）
⑩	非常用発動発電機（署所）
⑪	駆け込み通報装置
⑫	ネットワーク装置
⑬	出勤準備室用指令情報モニタ
⑭	映像変換器

デジタル無線機器一覧表	
NO.	機器名称
Ⓐ	署所端末受令機(無線設備)
Ⓑ	空中線共用器
Ⓒ	卓上無線機
Ⓓ	可搬型無線機
Ⓔ	遠隔制御器

## 機器取付上面図

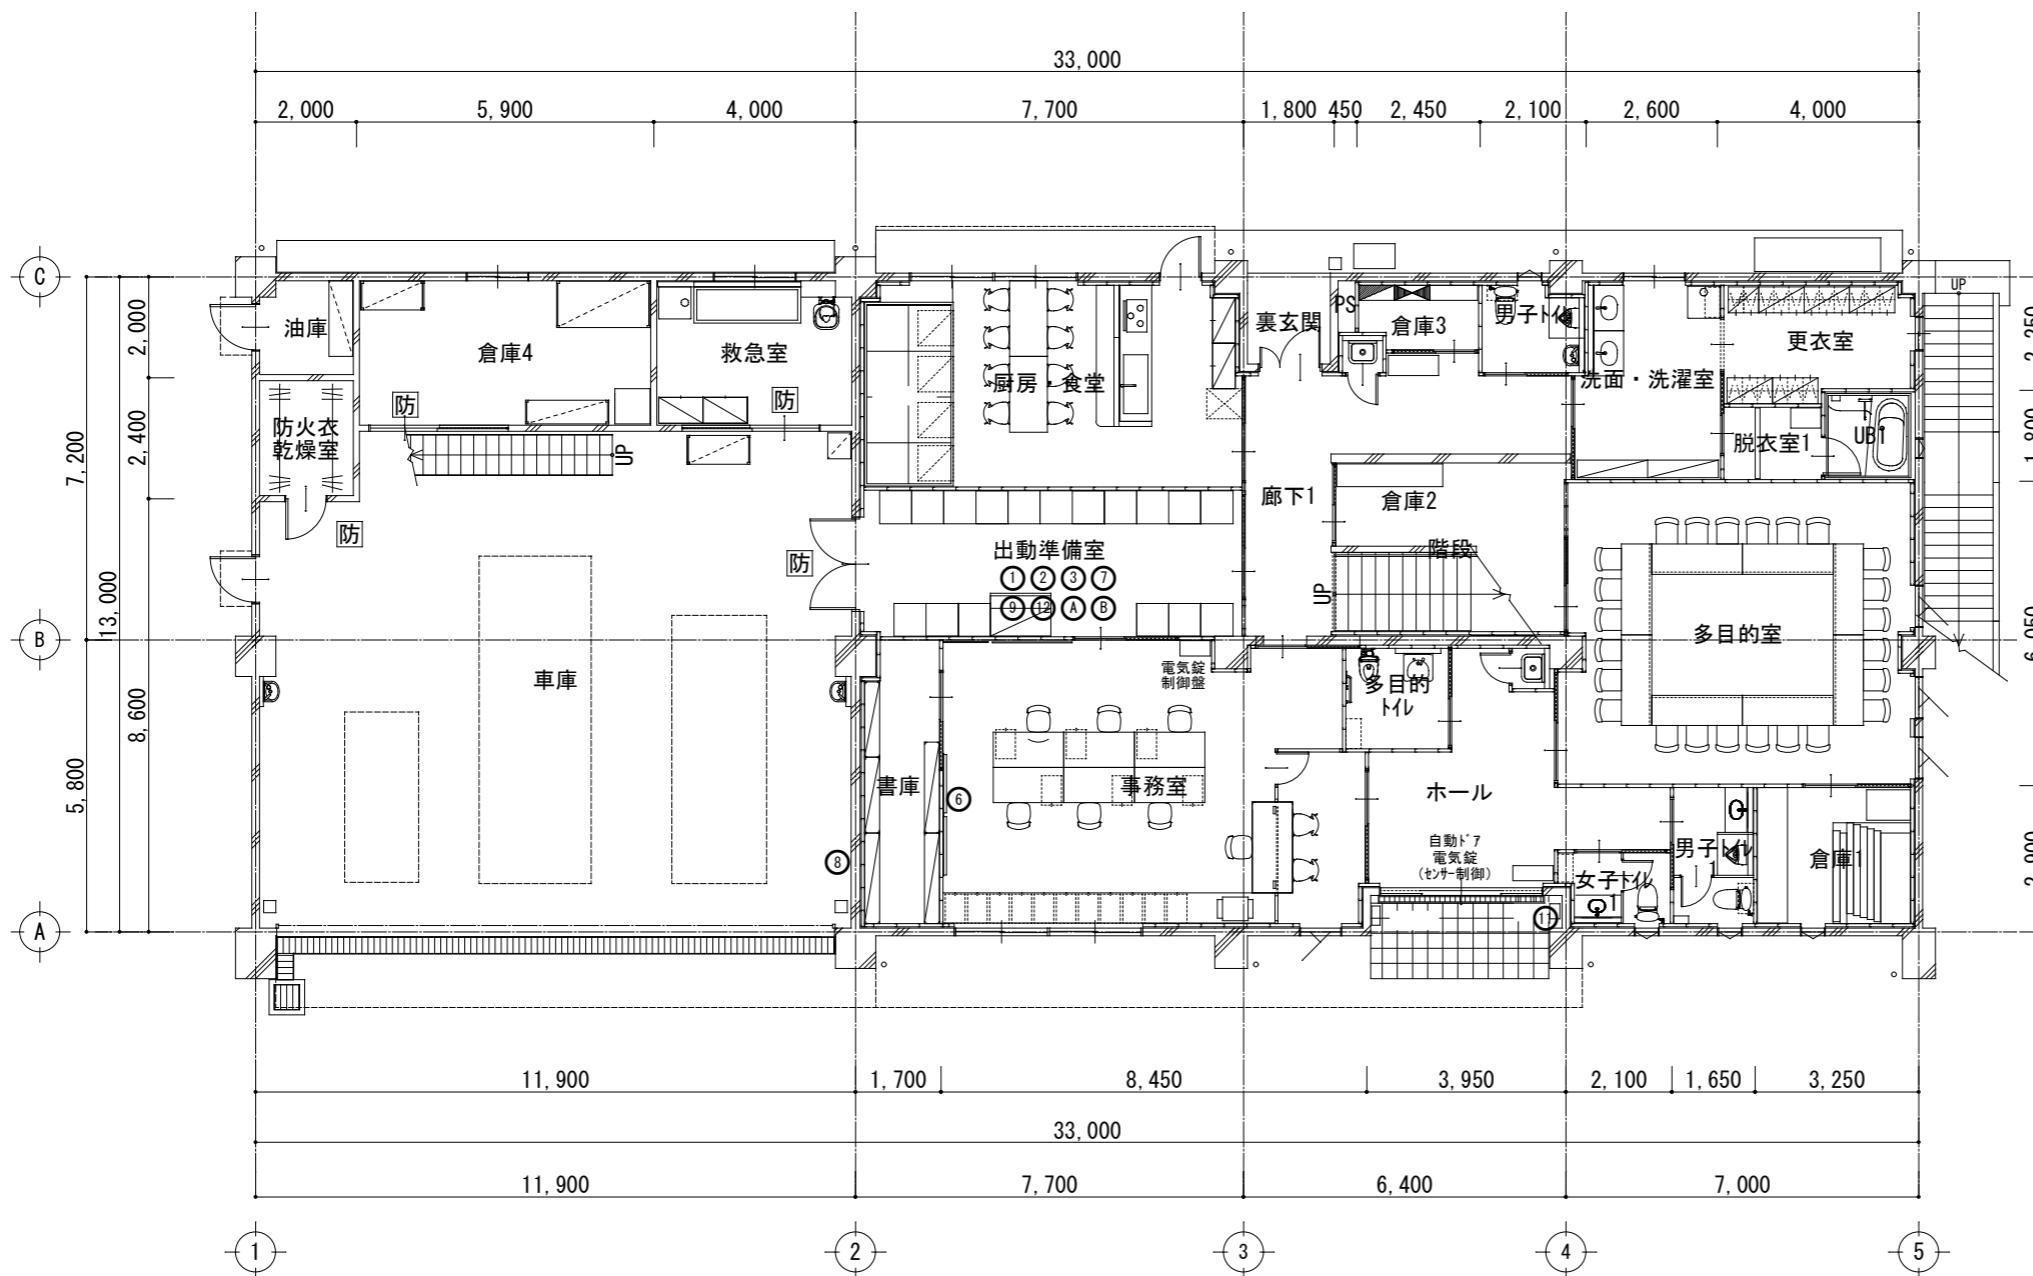

指令機器一覧表


NO.	機器名称
①	署所端末装置
②	指令情報出力装置(PC)
③	指令情報出力装置(プリンタ)
④	事案検索端末装置
⑤	本署用車両運用表示盤
⑥	分署用車両運用表示盤
⑦	RGBインターフェース
⑧	無線アクセスポイント
⑨	無停電電源装置(署所)
⑩	非常用発動発電機(署所)
⑪	駆け込み通報装置
⑫	ネットワーク装置
⑬	出動準備室用指令情報モニタ
⑭	映像変換器

デジタル無線機器一覧表

NO.	機器名称
①	署所端末受令機(無線設備)
②	空中線共用器
③	卓上無線機
④	可搬型無線機
⑤	遠隔制御器

参考図

件名	高機能消防指令システム及び消防救急デジタル無線総合整備事業						
図面名称	1階 現況図						
1版 2025年月日	新規作成	承認	承認	承認	承認	承認	承認
局名	南関分署				縮尺	1/150	図面番号

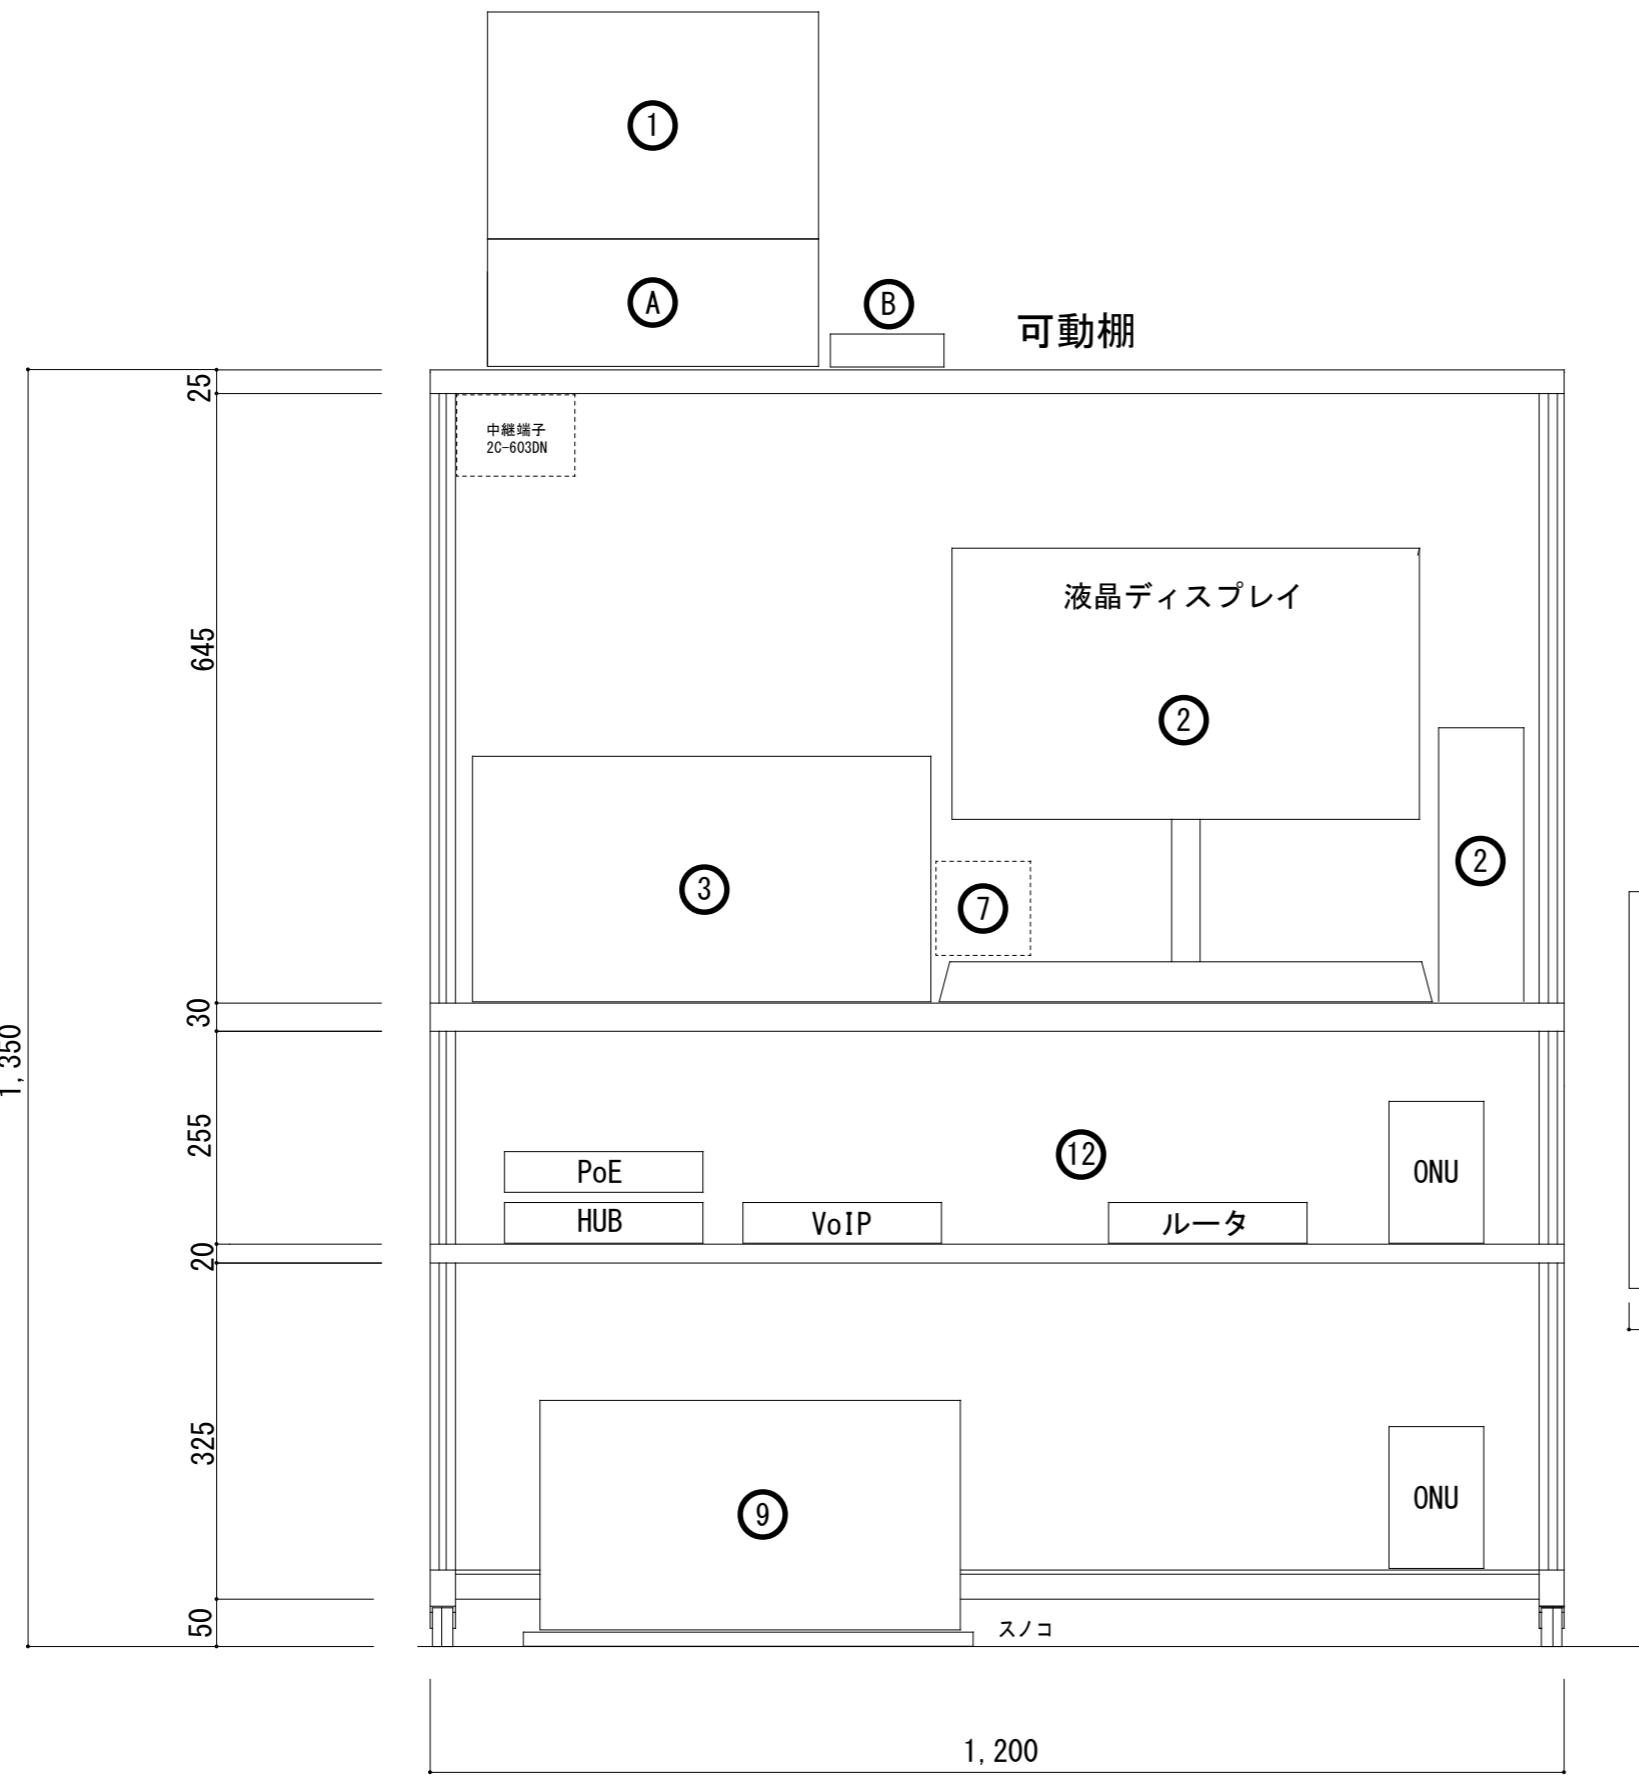

機器取付立面図


指令機器一覧表

NO.	機器名称
①	署所端末装置
②	指令情報出力装置(PC)
③	指令情報出力装置(プリンタ)
④	事案検索端末装置
⑤	本署用車両運用表示盤
⑥	分署用車両運用表示盤
⑦	RGBインターフェース
⑧	無線アクセスポイント
⑨	無停電電源装置(署所)
⑩	非常用発動発電機(署所)
⑪	駆け込み通報装置
⑫	ネットワーク装置
⑬	出動準備室用指令情報モニタ
⑭	映像変換器

デジタル無線機器一覧表


NO.	機器名称
①	署所端末受令機(無線設備)
⑤	空中線共用器
⑥	卓上無線機
⑦	可搬型無線機
⑪	遠隔制御器

無線充電台設置スペース

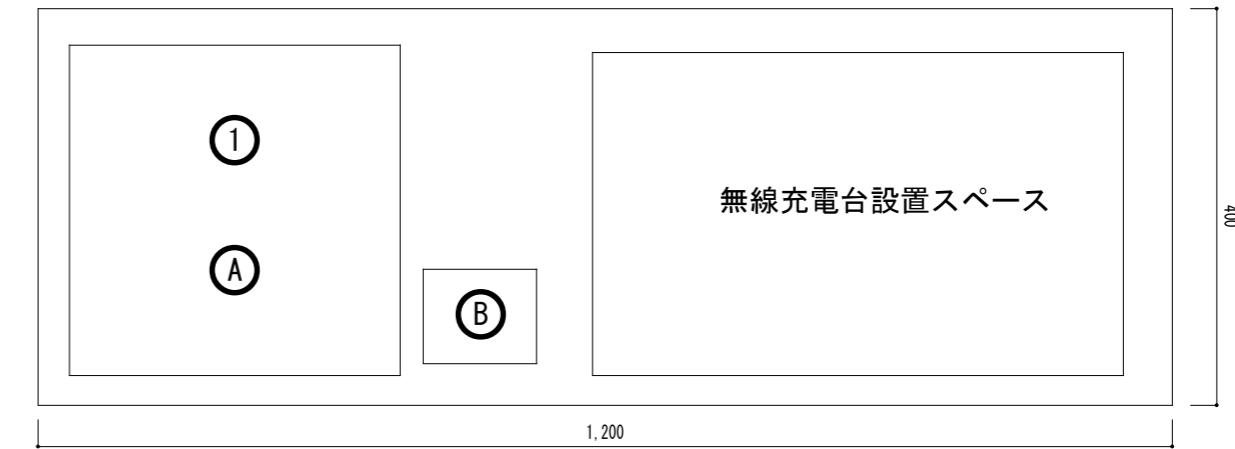


参考図

件名	高機能消防指令システム及び消防救急デジタル無線総合整備事業				
図面名称	出動準備室 機器取付立面図				
1版	2025年 月 日	新規作成	局名	南関分署	縮尺 [mm]
承認	承認	承認	承認	承認	A3 1/8
発注者					図面番号

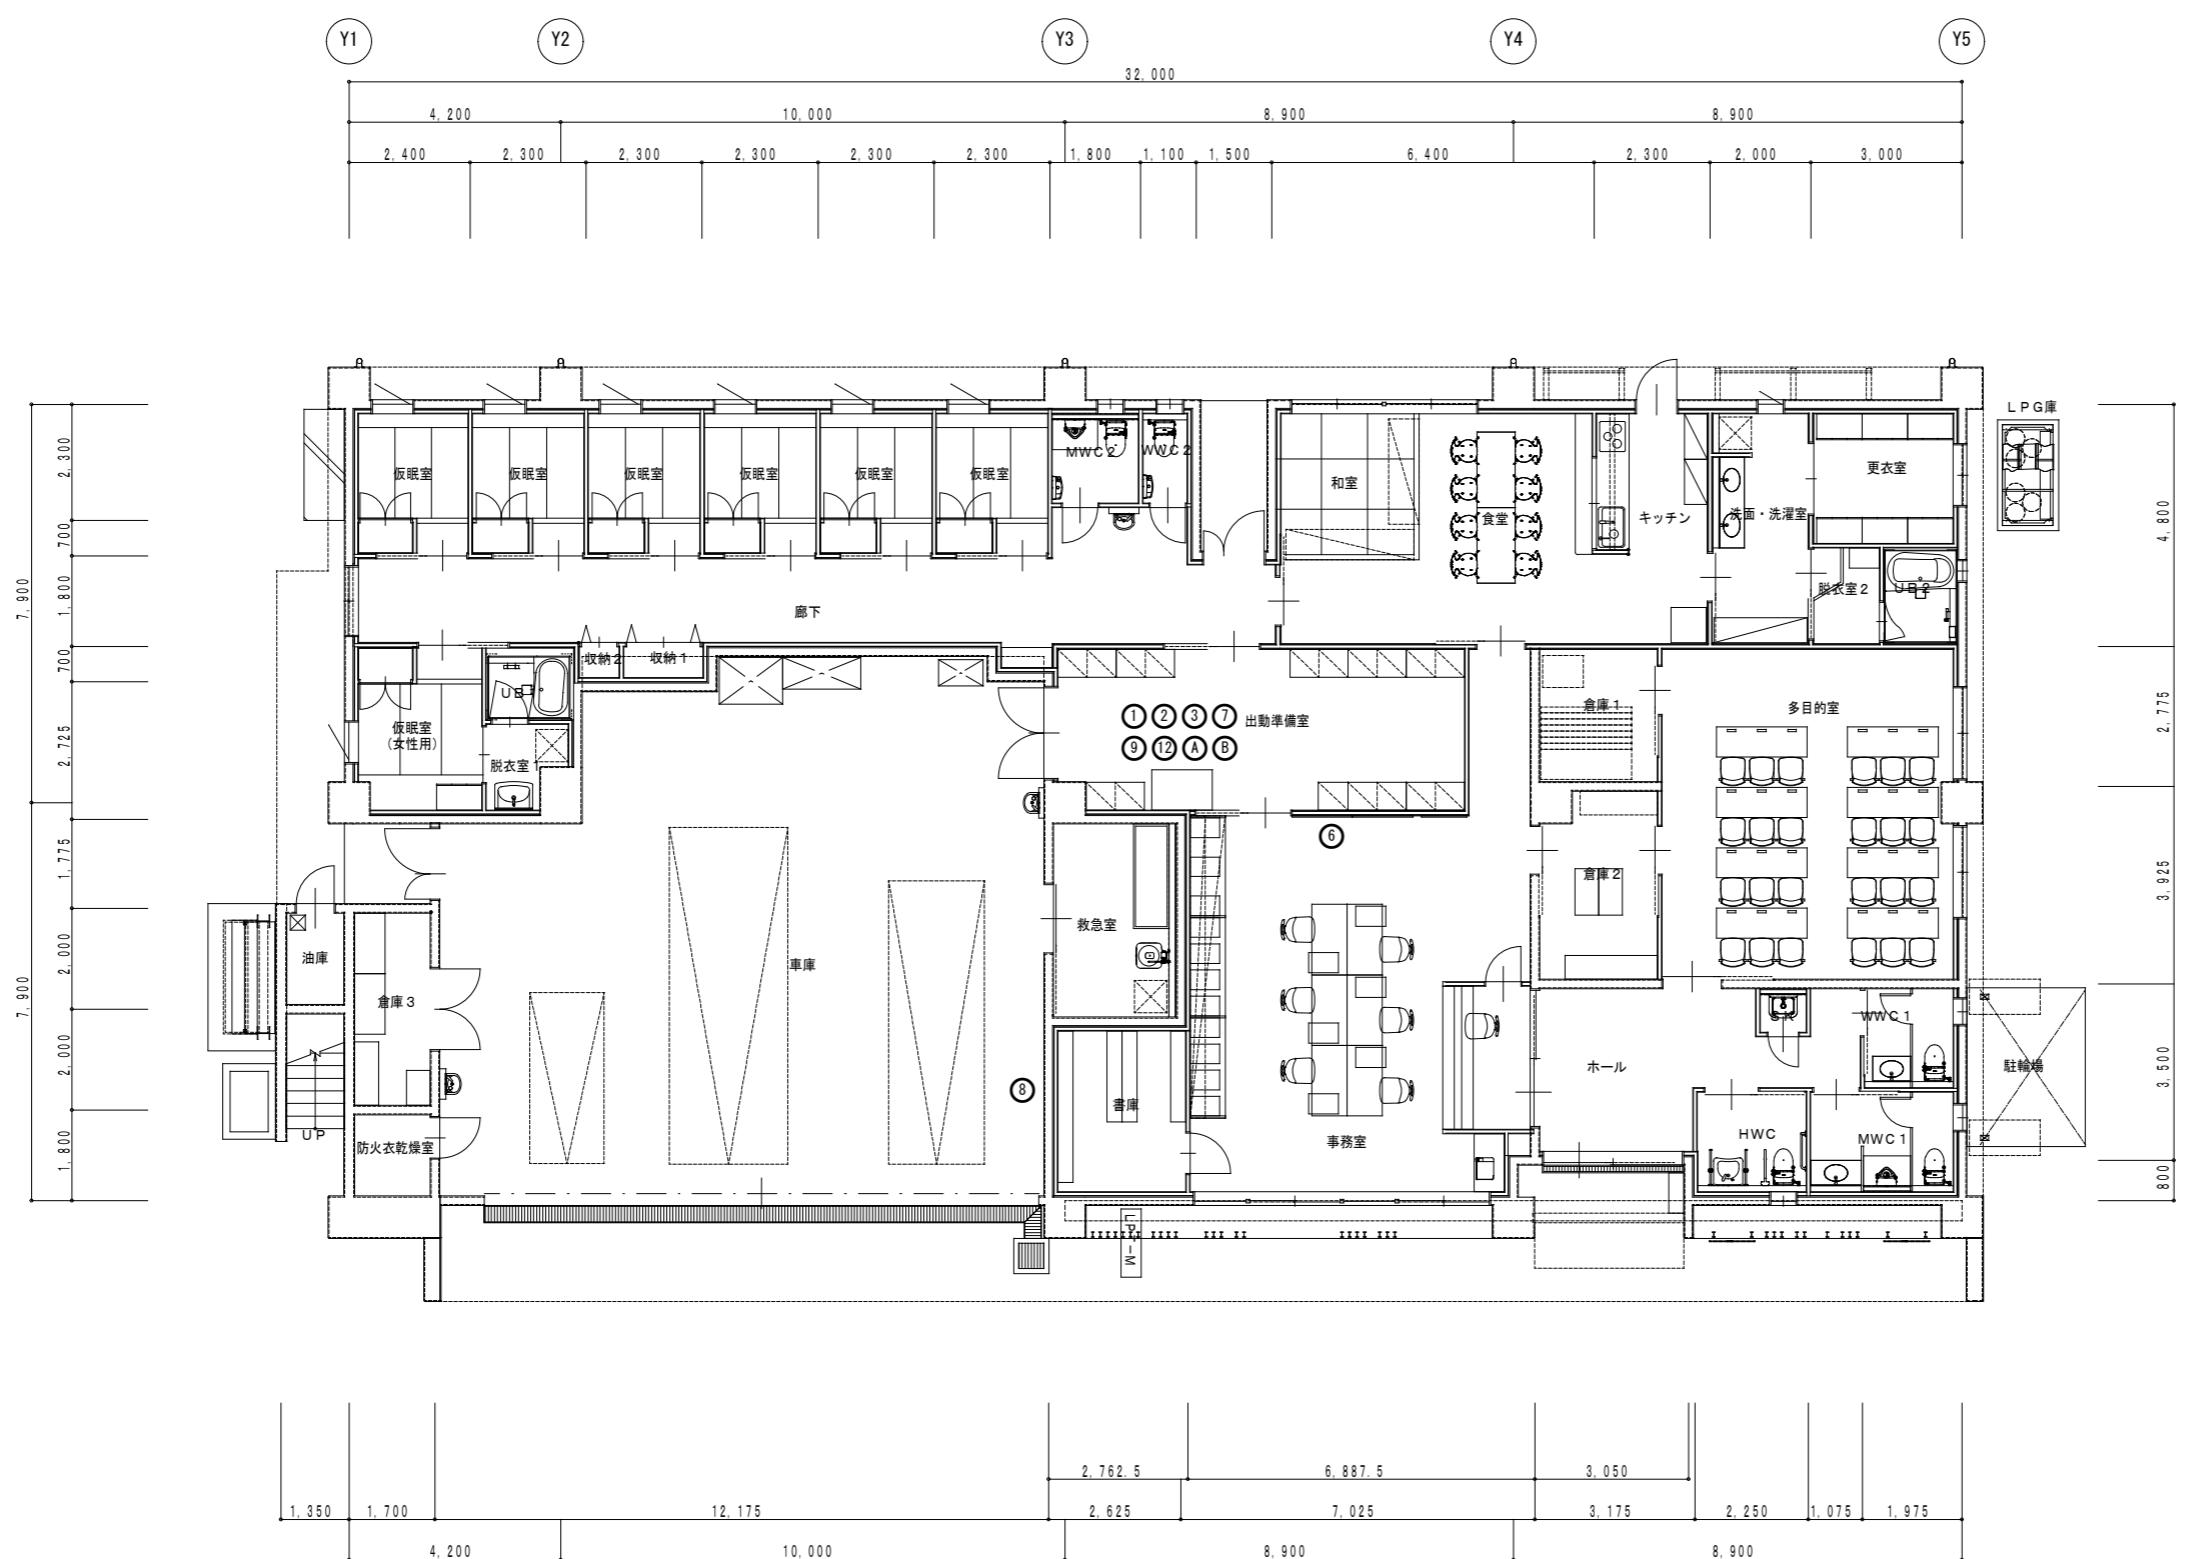

## 参考図

					件名	高機能消防指令システム及び消防救急デジタル無線総合整備事業		
					図面名称	1階 現況図		
1版	2025年	月	日	新規作成	局名	長洲分署	縮尺 単位 [mm]	A3 1/150
承認	承認	承認	承認	承認	発注者		図面番号	

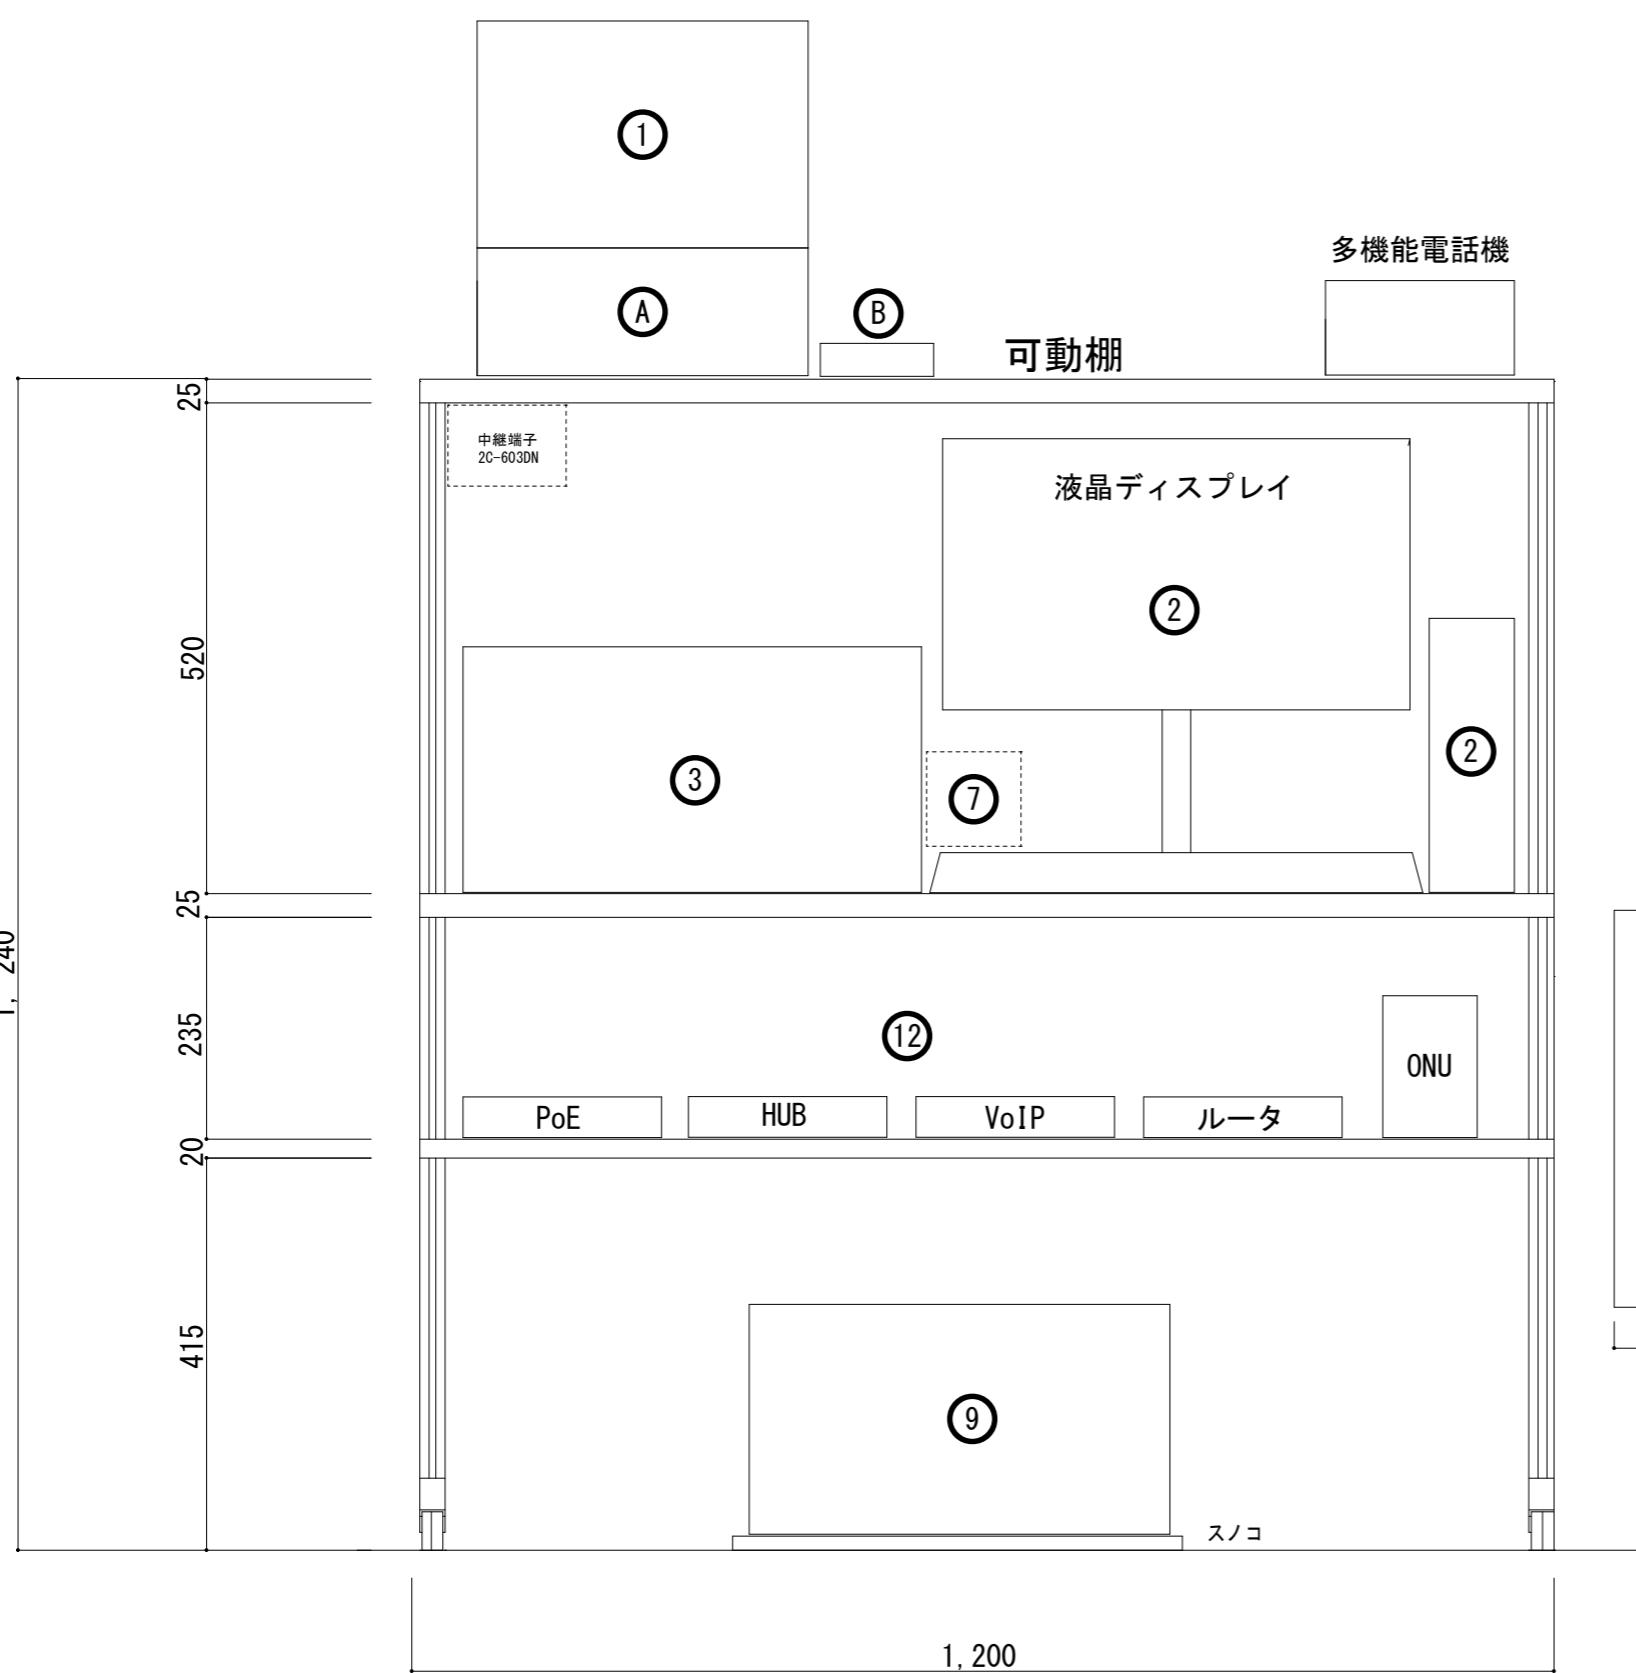

機器取付立面図


参考図

指令機器一覧表

NO.	機器名称
①	署所端末装置
②	指令情報出力装置(PC)
③	指令情報出力装置(プリンタ)
④	事案検索端末装置
⑤	本署用車両運用表示盤
⑥	分署用車両運用表示盤
⑦	RGBインターフェース
⑧	無線アクセスポイント
⑨	無停電電源装置(署所)
⑩	非常用発動発電機(署所)
⑪	駆け込み通報装置
⑫	ネットワーク装置
⑬	出動準備室用指令情報モニタ
⑭	映像変換器


デジタル無線機器一覧表

NO.	機器名称
①	署所端末受令機(無線設備)
⑤	空中線共用器
⑥	卓上無線機
⑦	可搬型無線機
⑪	遠隔制御器

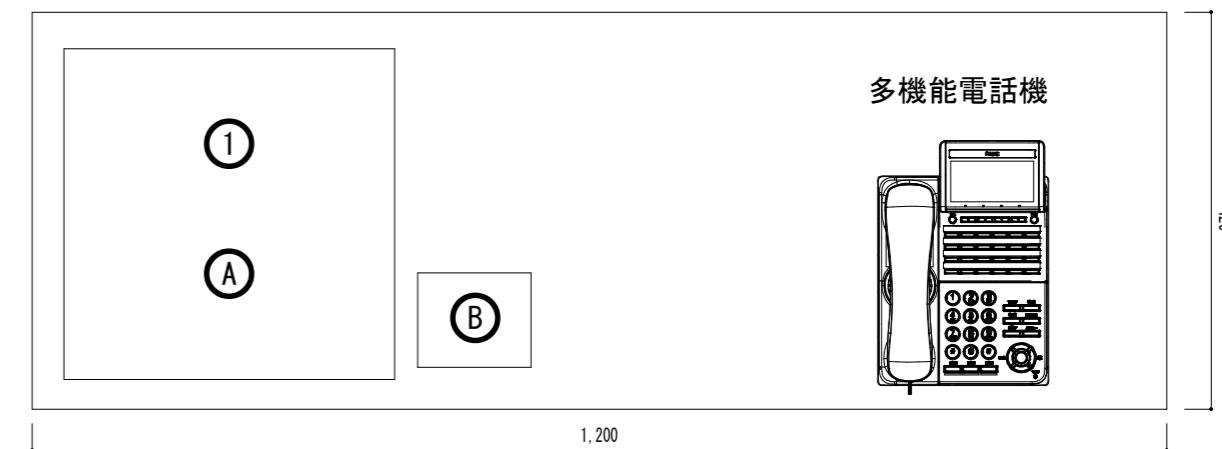

機器取付上面図

1版	2025年 月 日	新規作成	件名	高機能消防指令システム及び消防救急デジタル無線総合整備事業
承認	承認	承認	図面名称	出動準備室 機器取付立面図
承認	承認	承認	局名	長洲分署
承認	承認	承認	発注者	図面番号

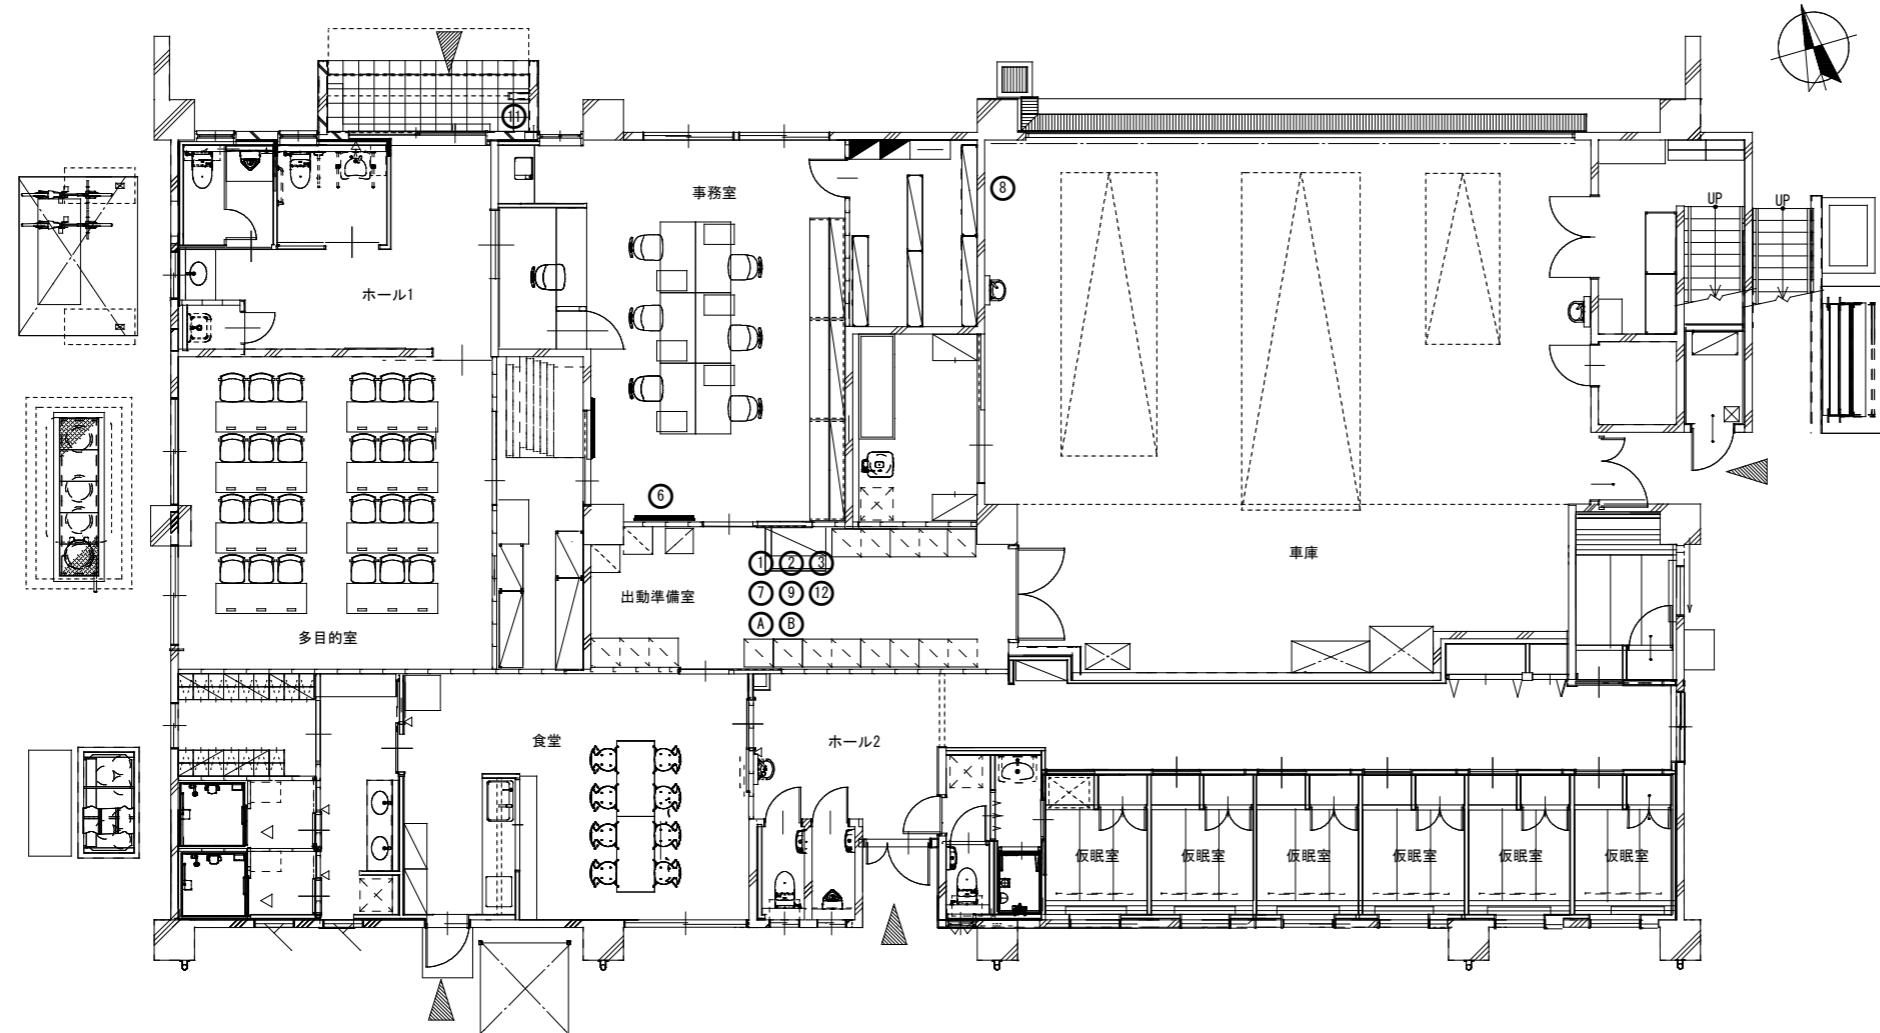

指令機器一覧表

NO.	機器名称
①	署所端末装置
②	指令情報出力装置(ＰC)
③	指令情報出力装置(プリンタ)
④	事案検索端末装置
⑤	本署用車両運用表示盤
⑥	分署用車両運用表示盤
⑦	RGBインターフェース
⑧	無線アクセスポイント
⑨	無停電電源装置(署所)
⑩	非常用発動発電機(署所)
⑪	駆け込み通報装置
⑫	ネットワーク装置
⑬	出動準備室用指令情報モニタ
⑭	映像変換器

デジタル無線機器一覧表

NO.	機器名称
①	署所端末受令機(無線設備)
②	空中線共用器
③	卓上無線機
④	可搬型無線機
⑤	遠隔制御器

参考図


			件名	高機能消防指令システム及び消防救急デジタル無線総合整備事業
			図面名称	1階 現況図
1版	2025年 月 日	新規作成	局名	天水分署
承認	承認	承認	発注者	図面番号

## 指令機器一覽表

NO.	機器名称
①	署所端末装置
②	指令情報出力装置（P C）
③	指令情報出力装置（プリンタ）
④	事案検索端末装置
⑤	本署用車両運用表示盤
⑥	分署用車両運用表示盤
⑦	RGBインターフェース
⑧	無線アクセスポイント
⑨	無停電電源装置（署所）
⑩	非常用発動発電機（署所）
⑪	駆け込み通報装置
⑫	ネットワーク装置
⑬	出勤準備室用指令情報モニタ
⑭	映像変換器

## デジタル無線機器一覧表


NO.	機器名称
(A)	署所端末受令機(無線設備)
(B)	空中線共用器
(C)	卓上無線機
(D)	可搬型無線機
(E)	遠隔制御器

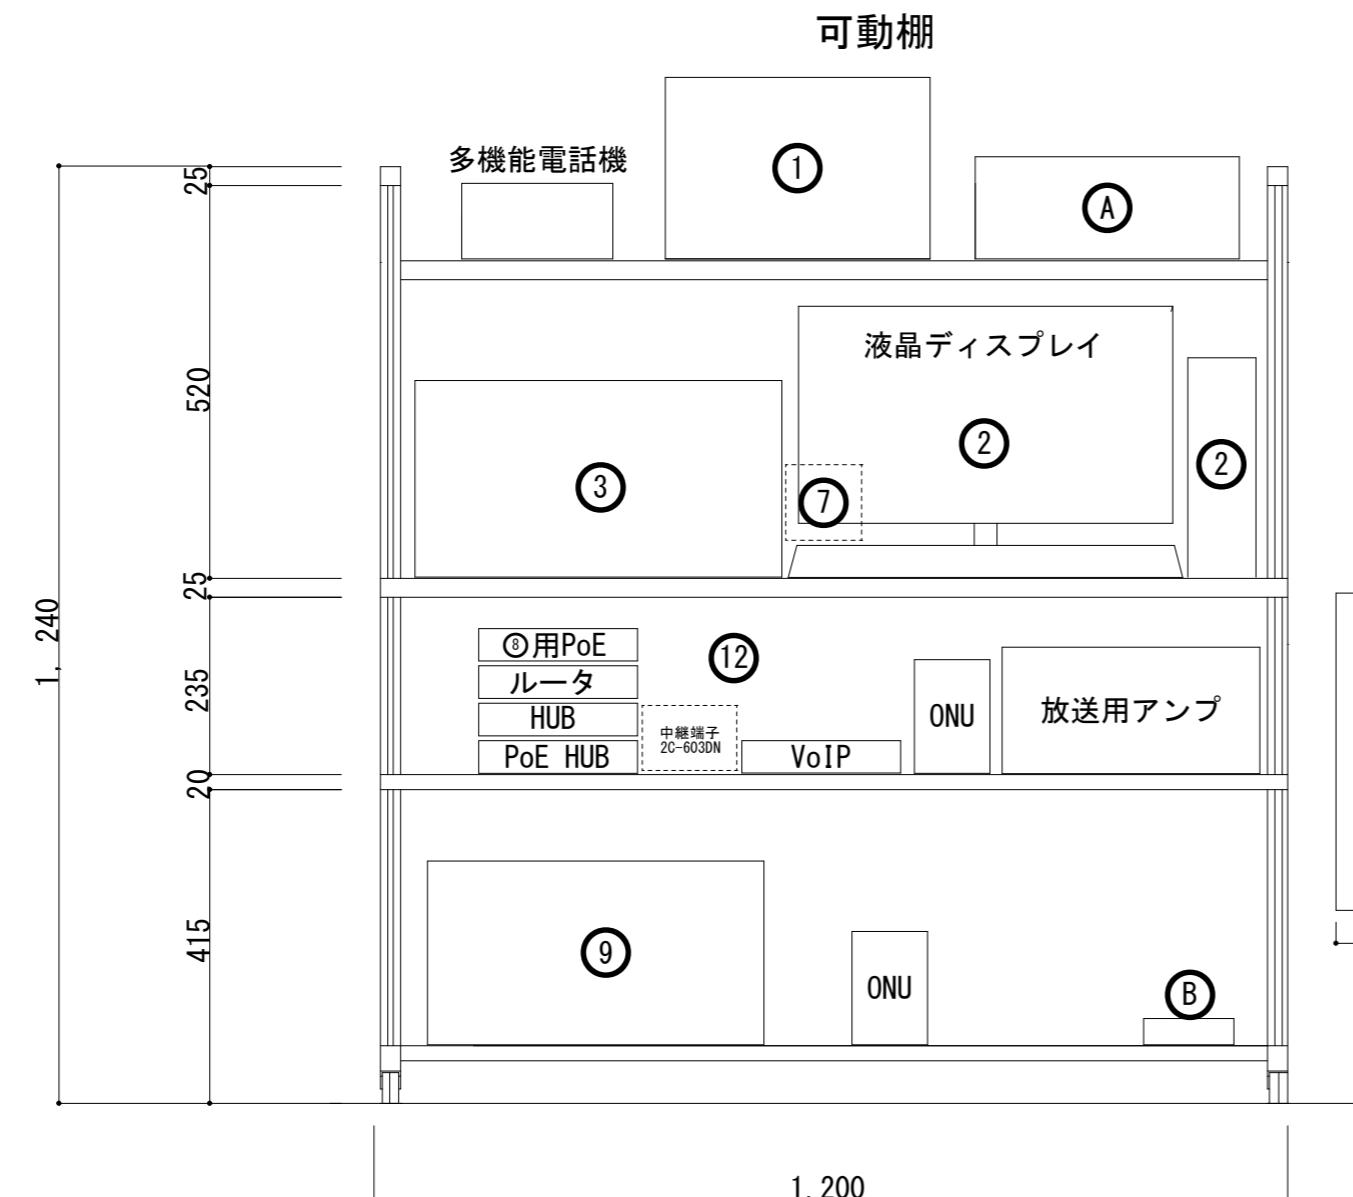

## 機器取付立面図

## 参考图

			件 名	高機能消防指令システム及び消防救急デジタル無線総合整備事業		
			図面名称	出動準備室 機器取付立面図		
1版	2025年 月 日		新規作成	局 名	天水分署	縮尺 単位 [mm]
承認	承認	承認	承認	承認	A3 1/8	
			発注者			図面番号

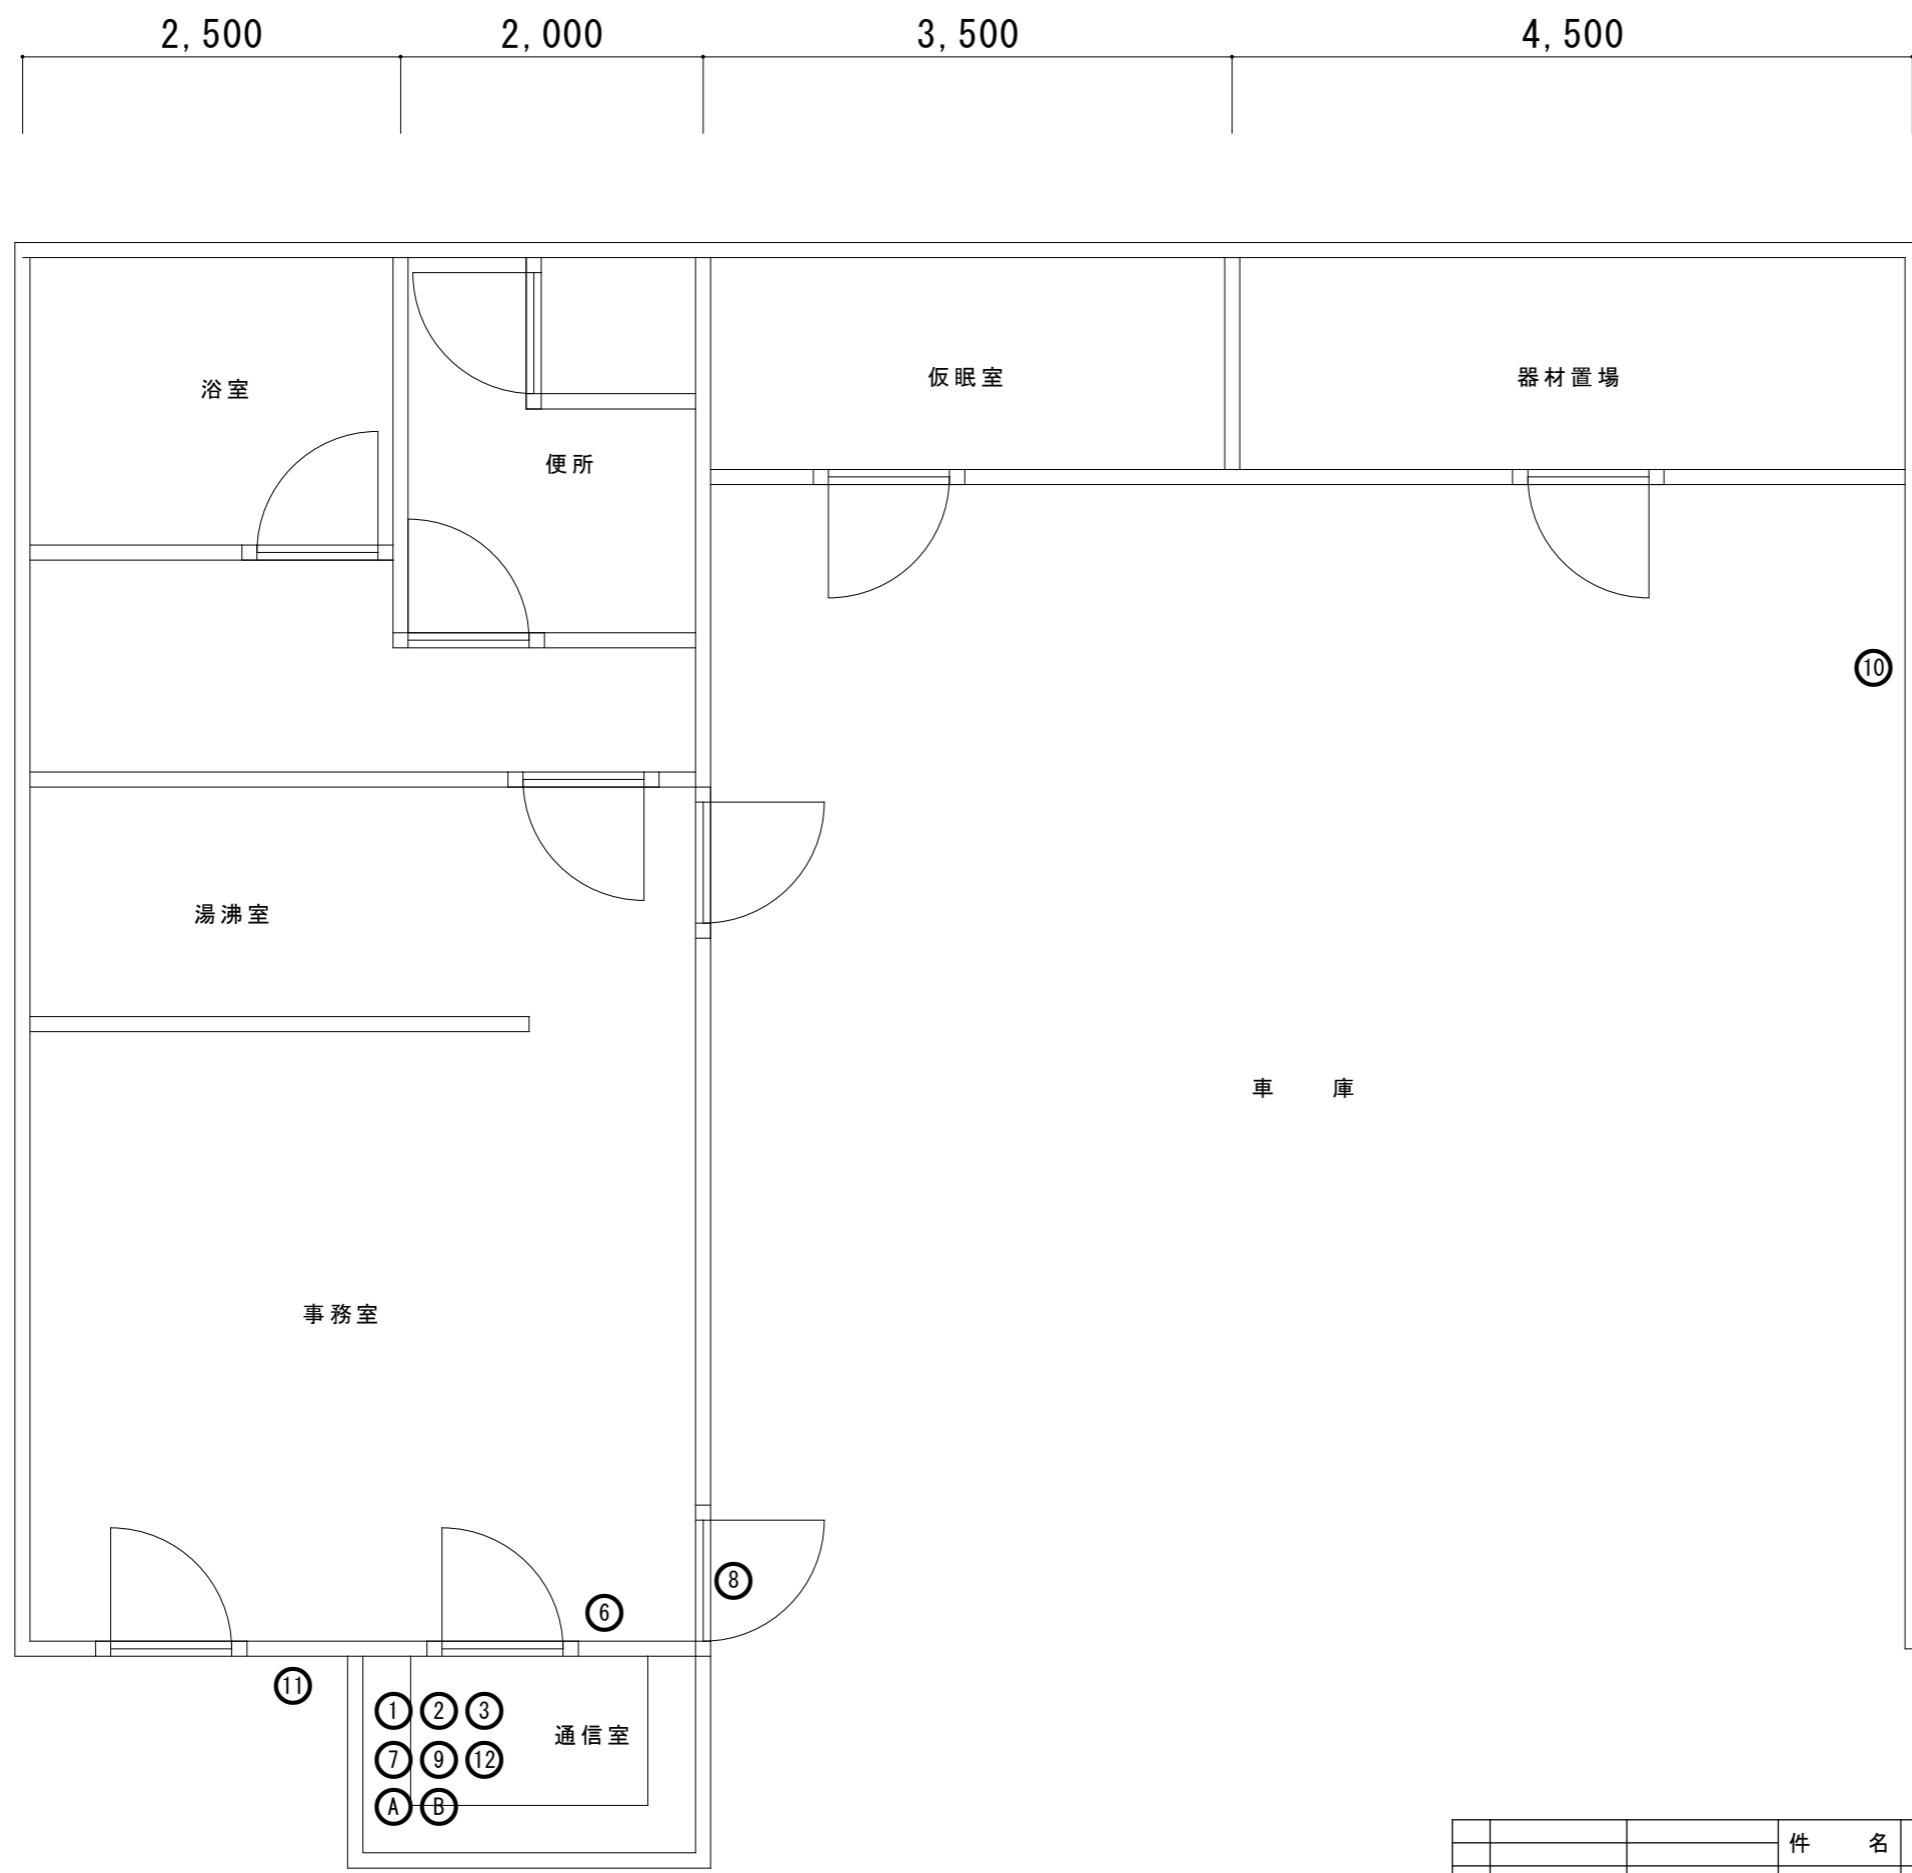

指令機器一覧表

NO.	機器名称
①	署所端末装置
②	指令情報出力装置(PC)
③	指令情報出力装置(プリンタ)
④	事案検索端末装置
⑤	本署用車両運用表示盤
⑥	分署用車両運用表示盤
⑦	RGBインターフェース
⑧	無線アクセスポイント
⑨	無停電電源装置(署所)
⑩	非常用発動発電機(署所)
⑪	駆け込み通報装置
⑫	ネットワーク装置
⑬	出動準備室用指令情報モニタ
⑭	映像変換器

デジタル無線機器一覧表


NO.	機器名称
①	署所端末受令機(無線設備)
②	空中線共用器
③	卓上無線機
④	可搬型無線機
⑤	遠隔制御器

参考図

件名	高機能消防指令システム及び消防救急デジタル無線総合整備事業				
図面名称	1階 現況図				
1版 2025年月日	新規作成	承認	承認	承認	承認
局名	玉東分署				縮尺 [mm] A3 1/50
発注者					図面番号

No.	機器名称
①	署所端末装置
②	指令情報出力装置(ＰＣ)
③	指令情報出力装置(プリンタ)
④	事案検索端末装置
⑤	本署用車両運用表示盤
⑥	分署用車両運用表示盤
⑦	RGBインターフェース
⑧	無線アクセスポイント
⑨	無停電電源装置(署所)
⑩	非常用発動発電機(署所)
⑪	駆け込み通報装置
⑫	ネットワーク装置
⑬	出動準備室用指令情報モニタ
⑭	映像変換器


デジタル無線機器一覧表	
NO.	機器名称
Ⓐ	署所端末受令機(無線設備)
Ⓑ	空中線共用器
Ⓒ	卓上無線機
Ⓓ	可搬型無線機
Ⓔ	遠隔制御器

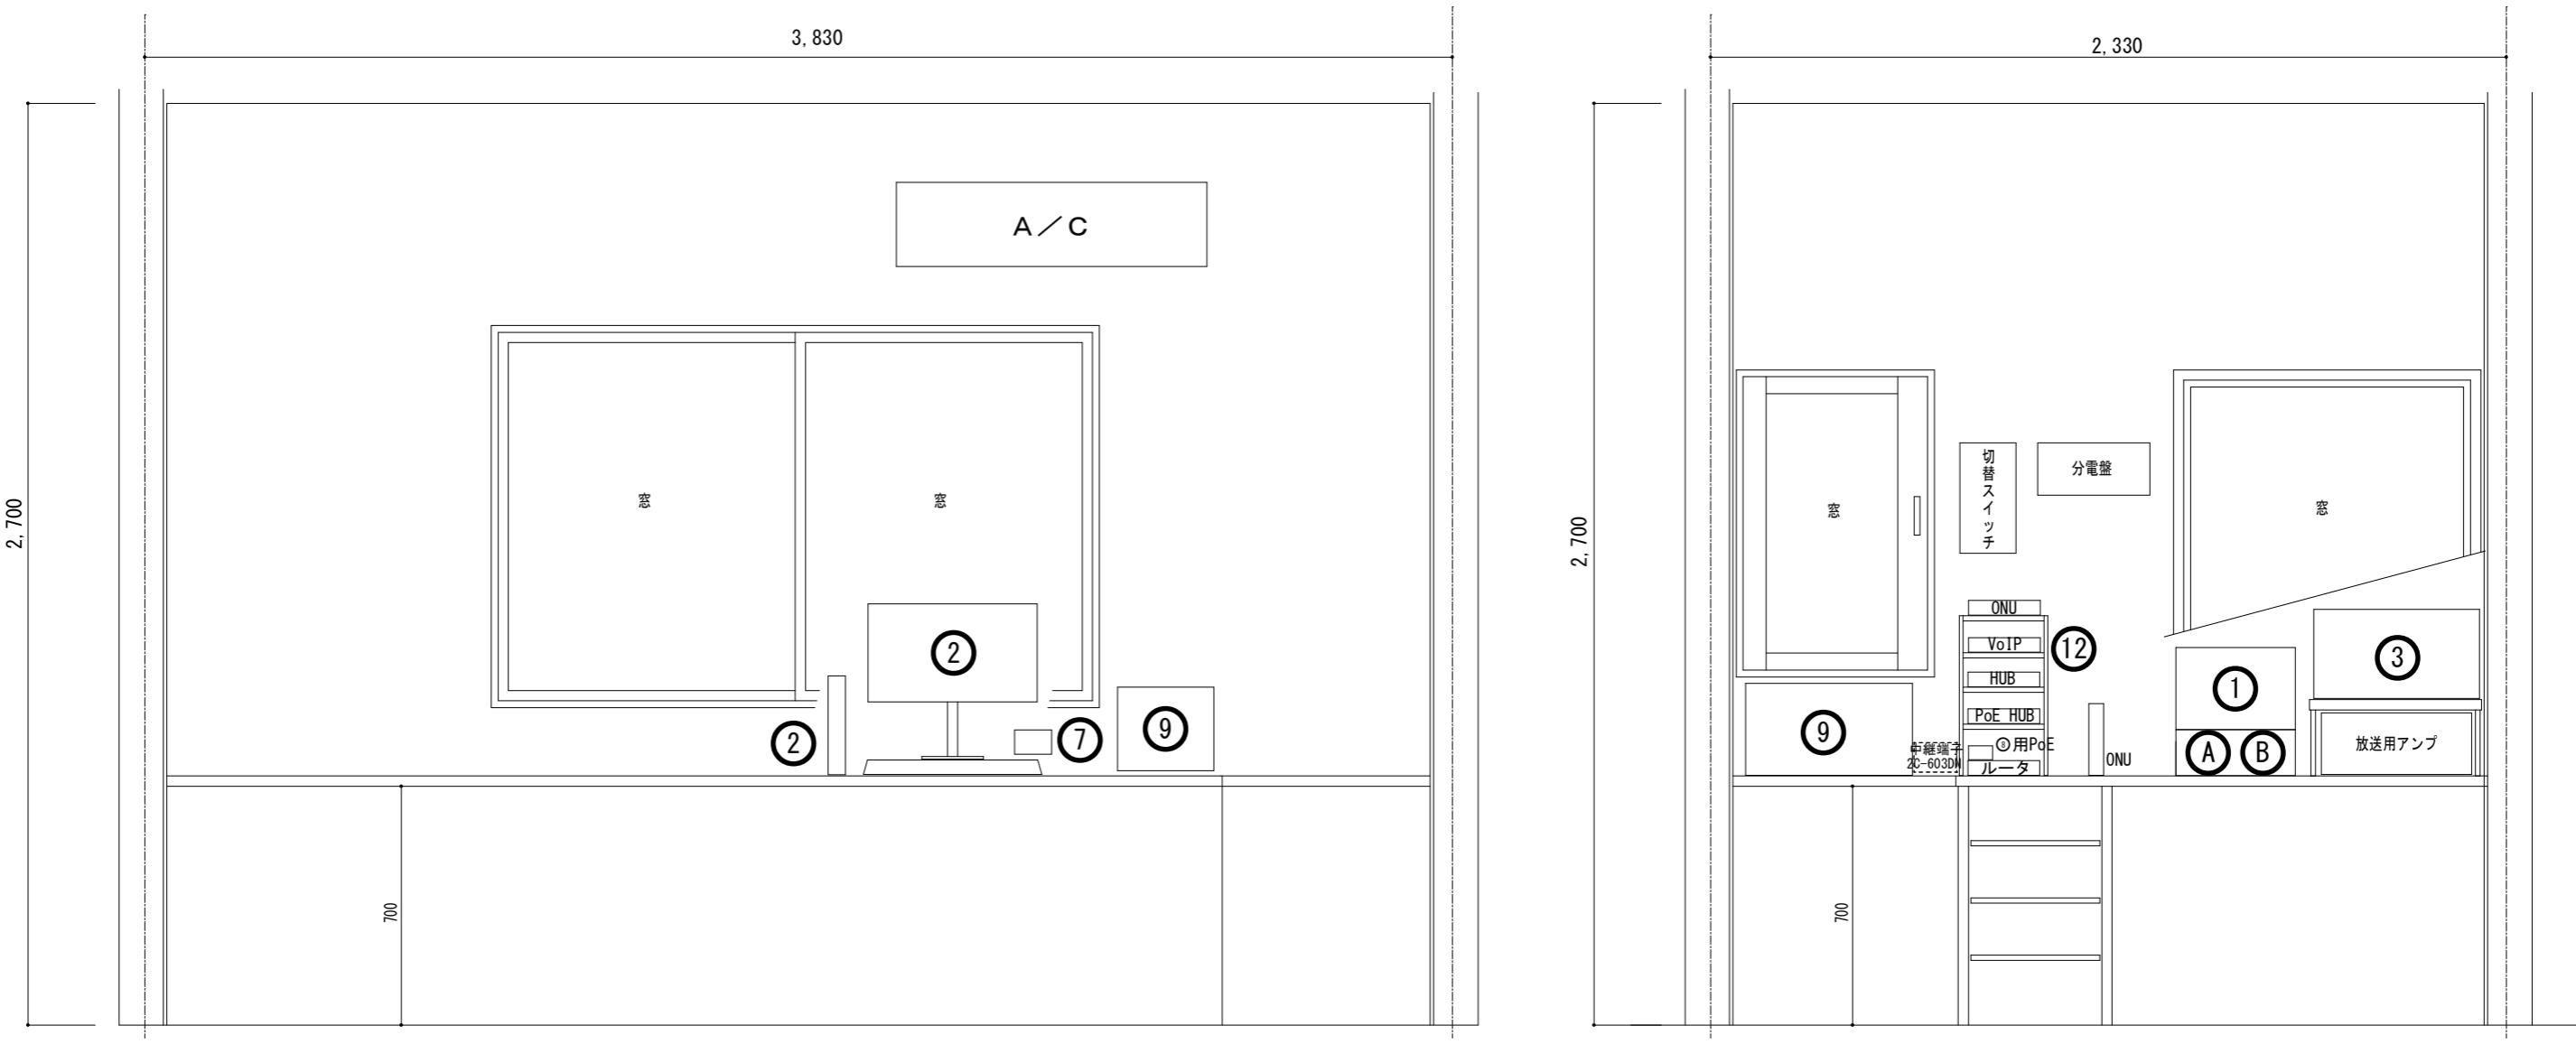

## 機器取付立面図

## 参考図

			件名	高機能消防指令システム及び消防救急デジタル無線総合整備事業		
			図面名称	通信室 機器取付立面図		
1版	2025年 月 日		新規作成	局名	玉東分署	縮尺 単位 [mm]
承認	承認	承認	承認	承認		A3 1/20
			発注者			図面番号

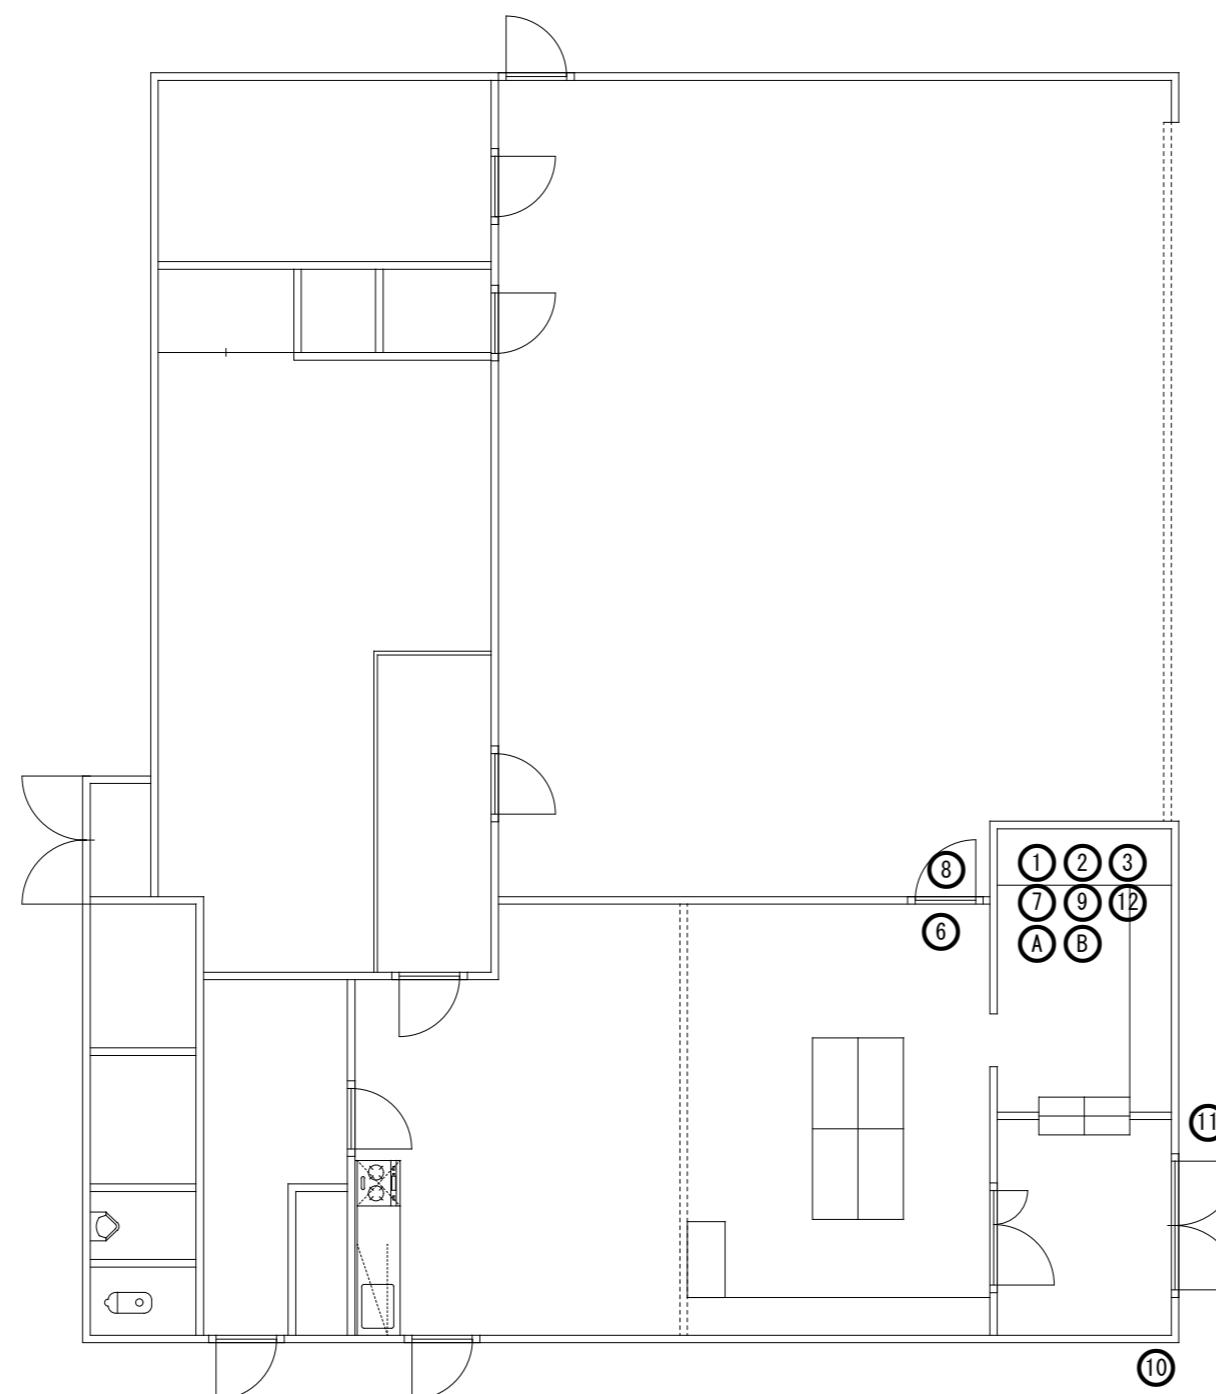

指令機器一覧表

NO.	機器名称
①	署所端末装置
②	指令情報出力装置(ＰＣ)
③	指令情報出力装置(プリンタ)
④	事案検索端末装置
⑤	本署用車両運用表示盤
⑥	分署用車両運用表示盤
⑦	RGBインターフェース
⑧	無線アクセスポイント
⑨	無停電電源装置(署所)
⑩	非常用発動発電機(署所)
⑪	駆け込み通報装置
⑫	ネットワーク装置
⑬	出動準備室用指令情報モニタ
⑭	映像変換器

デジタル無線機器一覧表

NO.	機器名称
①	署所端末受令機(無線設備)
②	空中線共用器
③	卓上無線機
④	可搬型無線機
⑤	遠隔制御器

参考図


件名	高機能消防指令システム及び消防救急デジタル無線総合整備事業			
図面名称	1階 現況図			
1版 2025年 月 日	新規作成		局名	和水三加和分署
承認	承認	承認	承認	承認
発注者				図面番号


指令機器一覧表

NO.	機器名称
①	署所端末装置
②	指令情報出力装置 (PC)
③	指令情報出力装置 (プリンタ)
④	事案検索端末装置
⑤	本署用車両運用表示盤
⑥	分署用車両運用表示盤
⑦	RGBインターフェース
⑧	無線アクセスポイント
⑨	無停電電源装置 (署所)
⑩	非常用発動発電機 (署所)
⑪	駆け込み通報装置
⑫	ネットワーク装置
⑬	出動準備室用指令情報モニタ
⑭	映像変換器

デジタル無線機器一覧表

NO.	機器名称
Ⓐ	署所端末受令機 (無線設備)
Ⓑ	空中線共用器
Ⓒ	卓上無線機
Ⓓ	可搬型無線機
Ⓔ	遠隔制御器

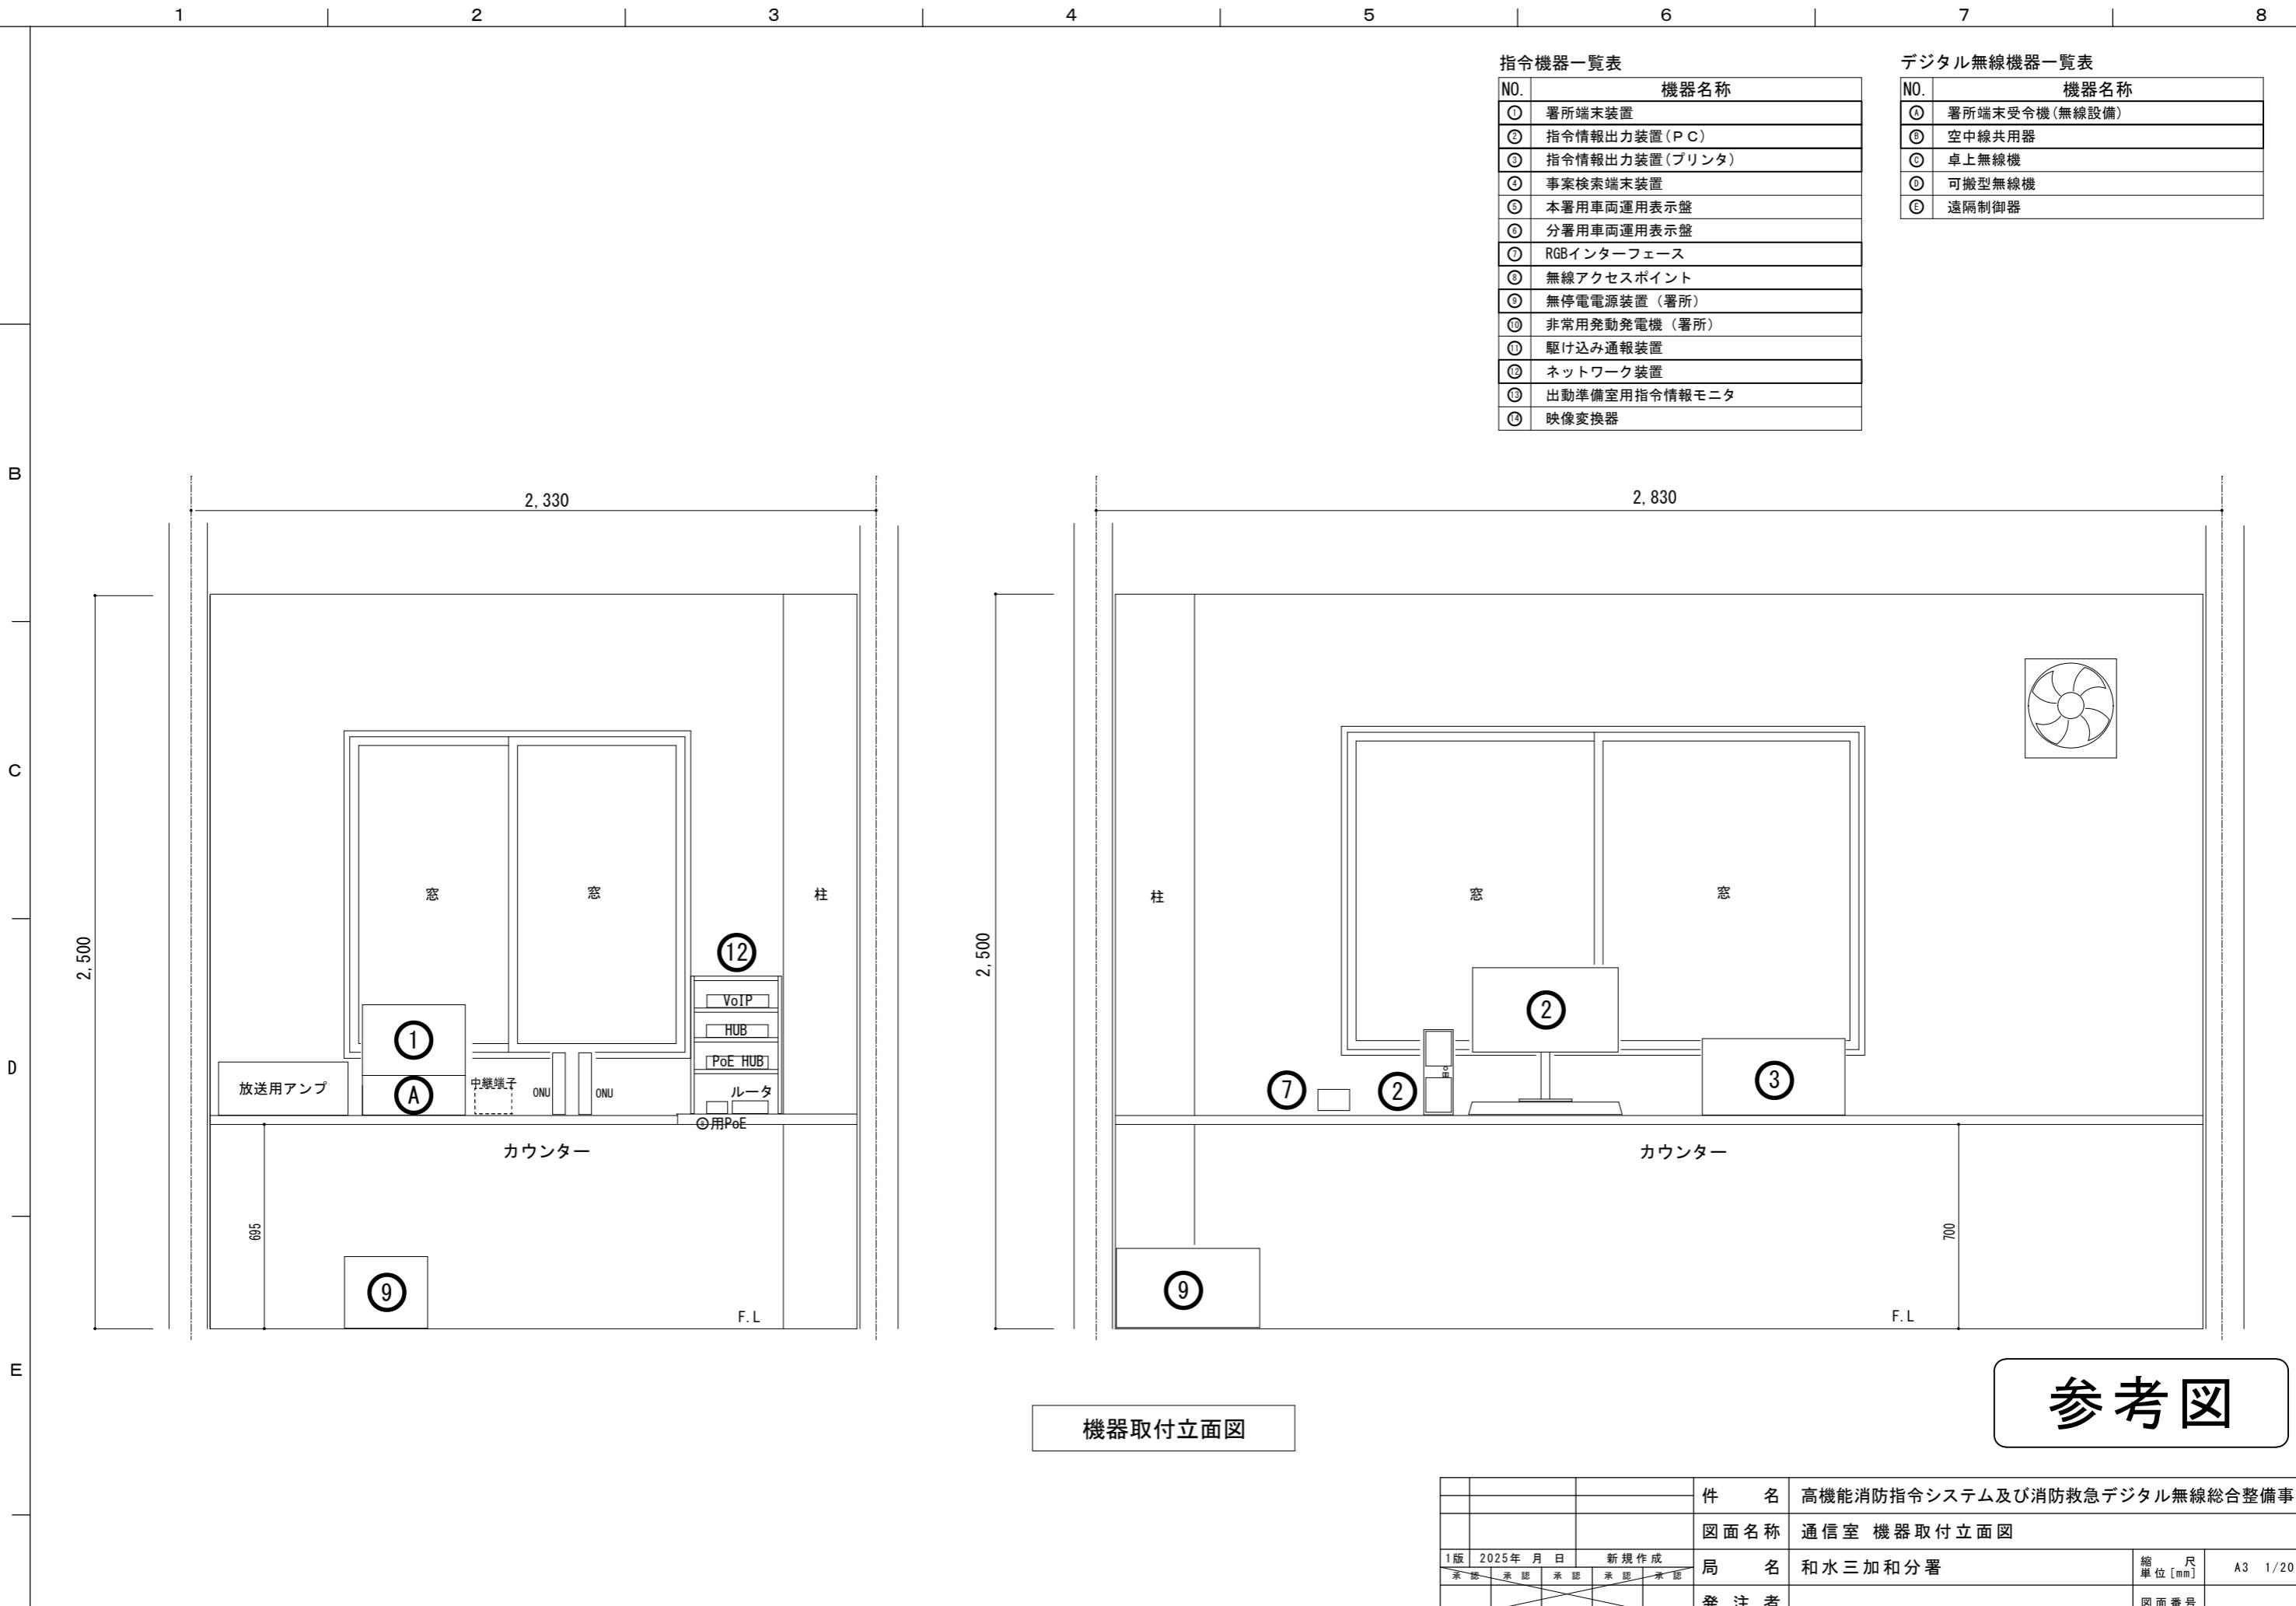

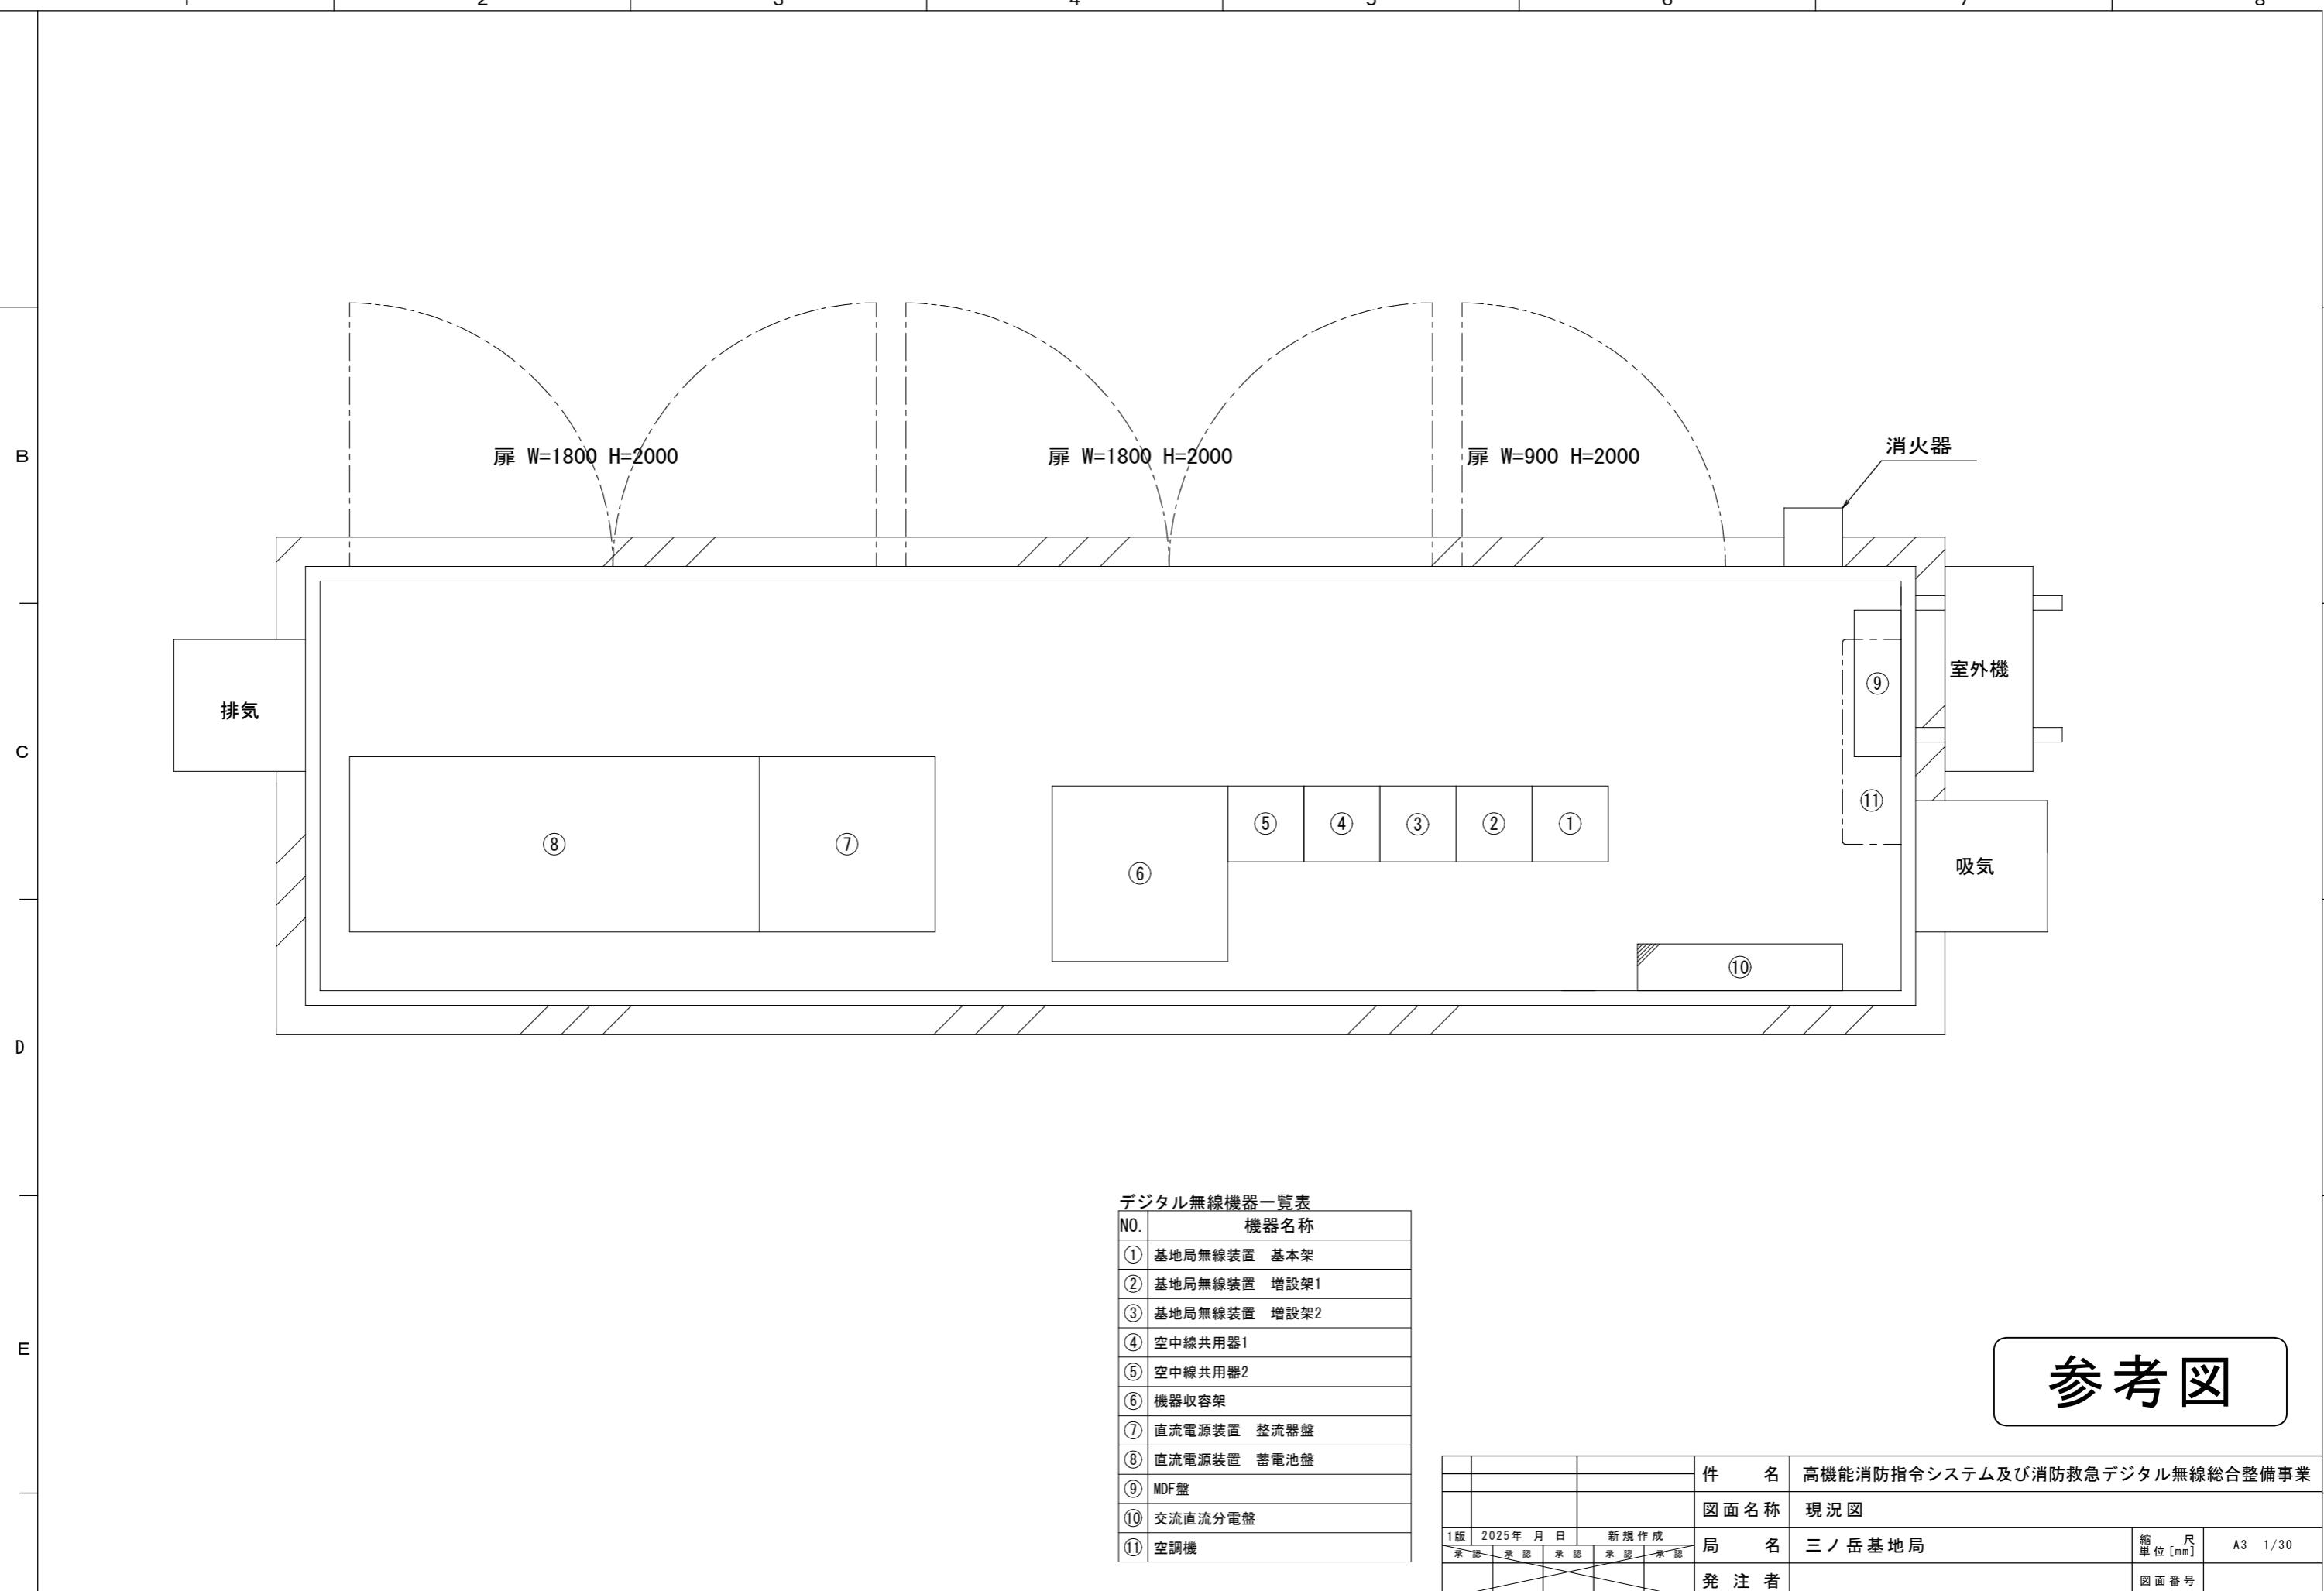


デジタル無線機器一覧表

NO.	機器名称
①	基地局無線装置 基本架
②	基地局無線装置 増設架1
③	基地局無線装置 増設架2
④	空中線共用器1
⑤	空中線共用器2
⑥	機器収容架
⑦	直流電源装置 整流器盤
⑧	直流電源装置 蓄電池盤
⑨	MDF盤
⑩	交流直流分電盤
⑪	空調機

参考図

			件名	高機能消防指令システム及び消防救急デジタル無線総合整備事業
			図面名称	現況図
1版	2025年 月 日	新規作成	局名	三ノ岳基地局
承認	承認	承認	承認	承認
			発注者	
				図面番号

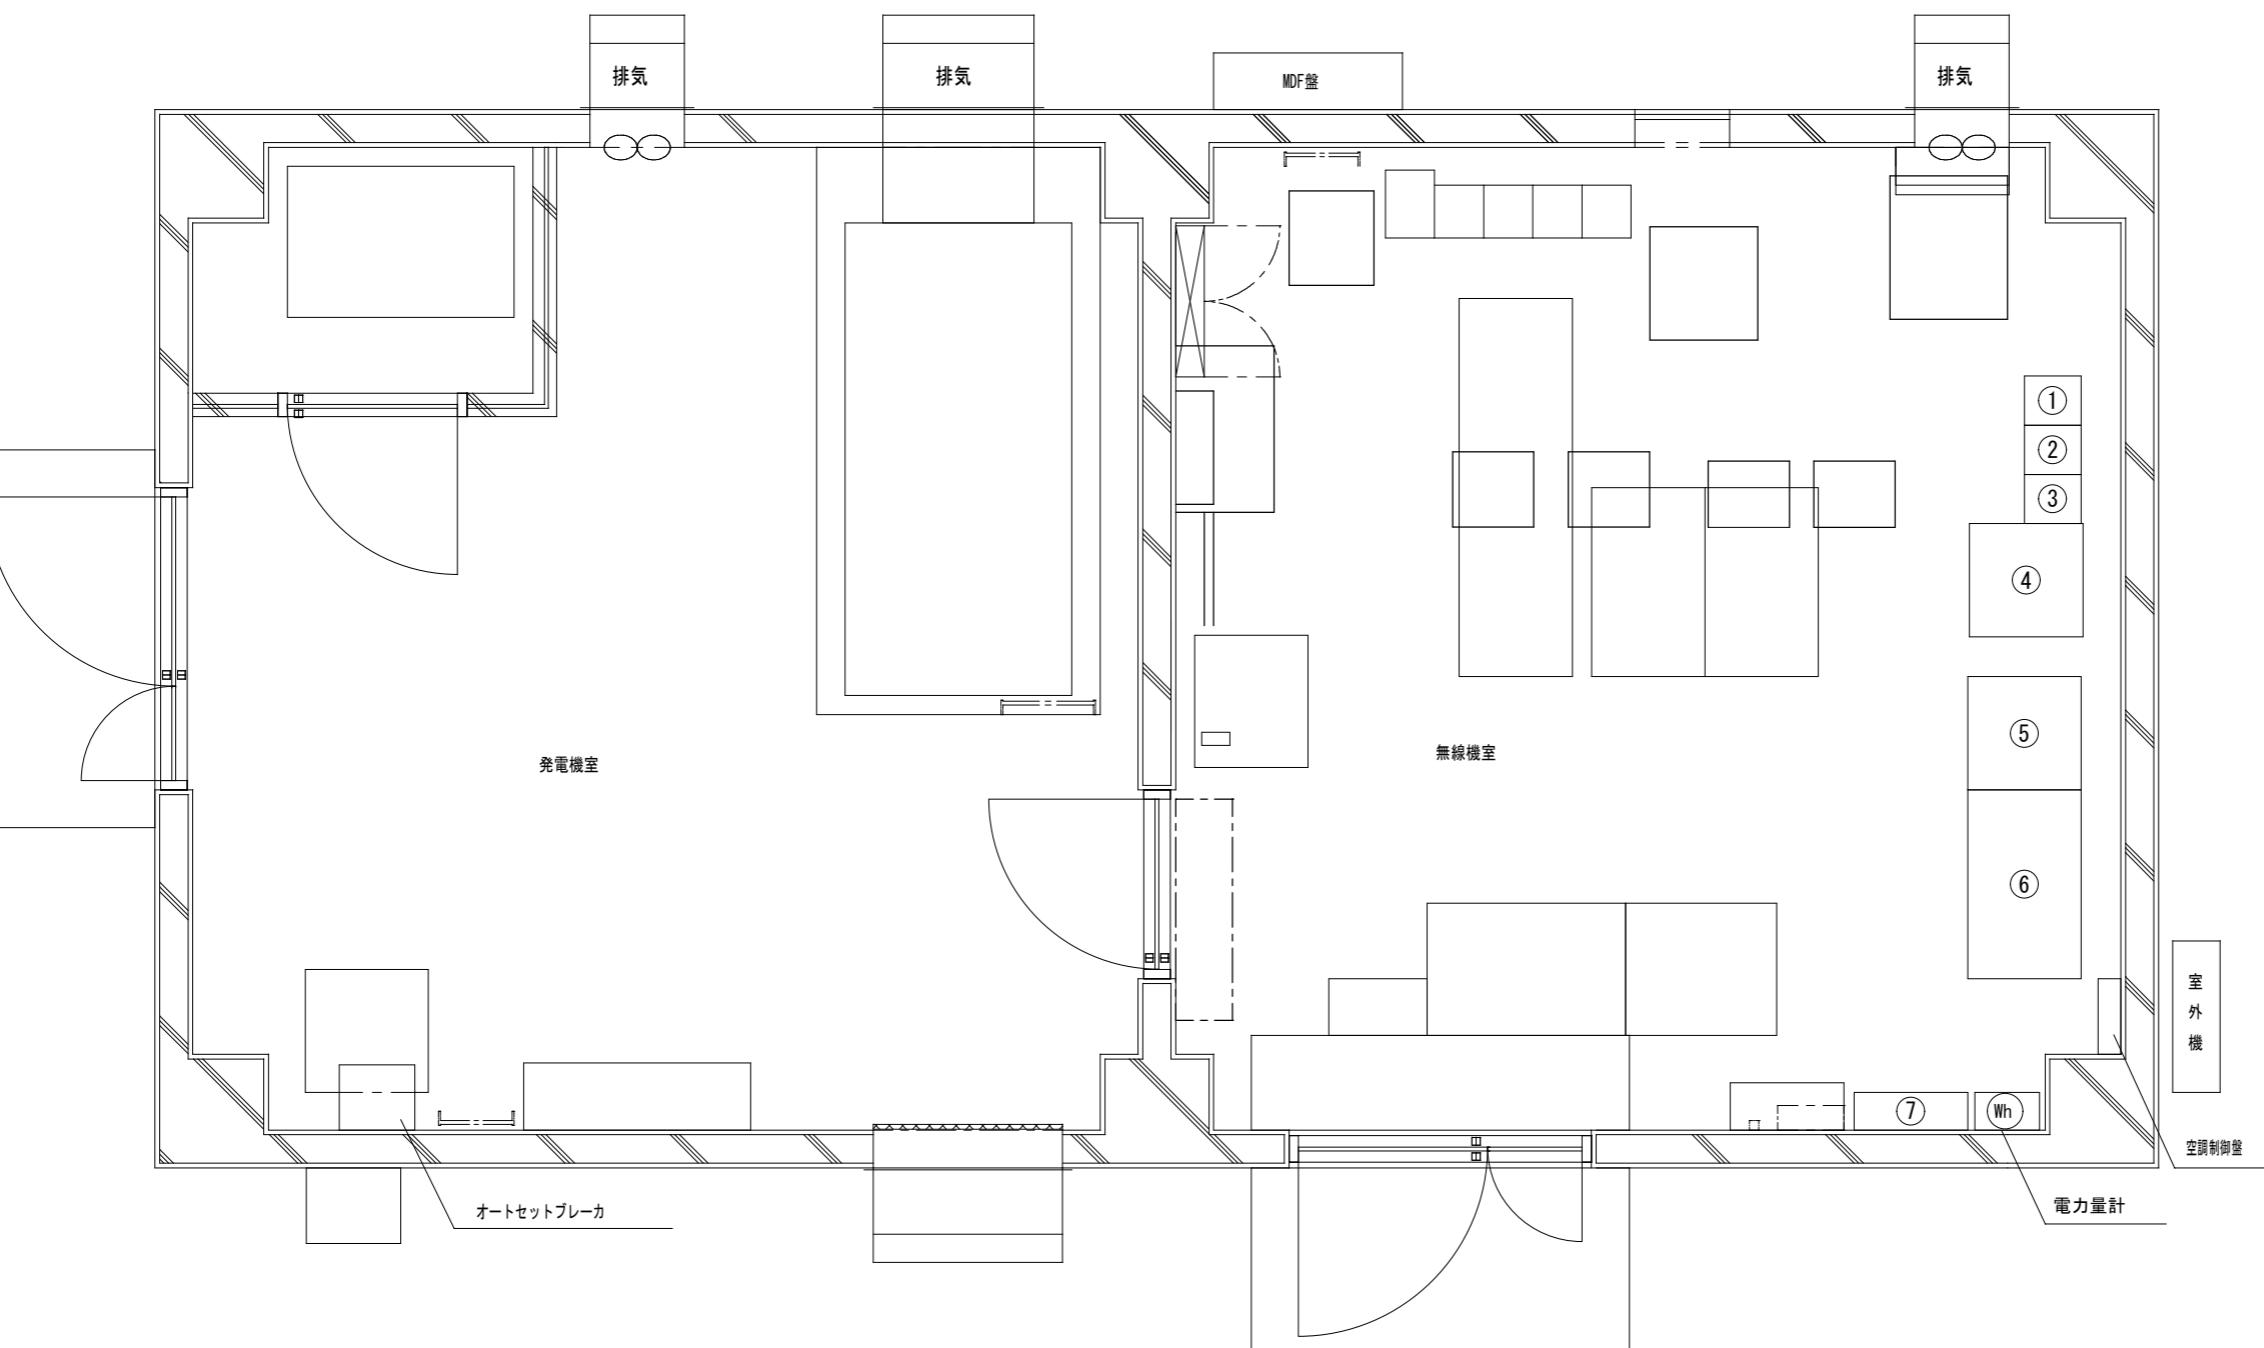



デジタル無線機器一覧表

NO.	機器名称
①	空中線共用器
②	基地局無線装置 基本架
③	基地局無線装置 増設架
④	機器収容架
⑤	直流電源装置 整流器盤
⑥	直流電源装置 蓄電池盤
⑦	交流直流分電盤

参考図

			件名	高機能消防指令システム及び消防救急デジタル無線総合整備事業
			図面名称	現況図
1版	2025年 月 日	新規作成	局名	三池山基地局
承認	承認	承認	承認	承認
			発注者	
				図面番号

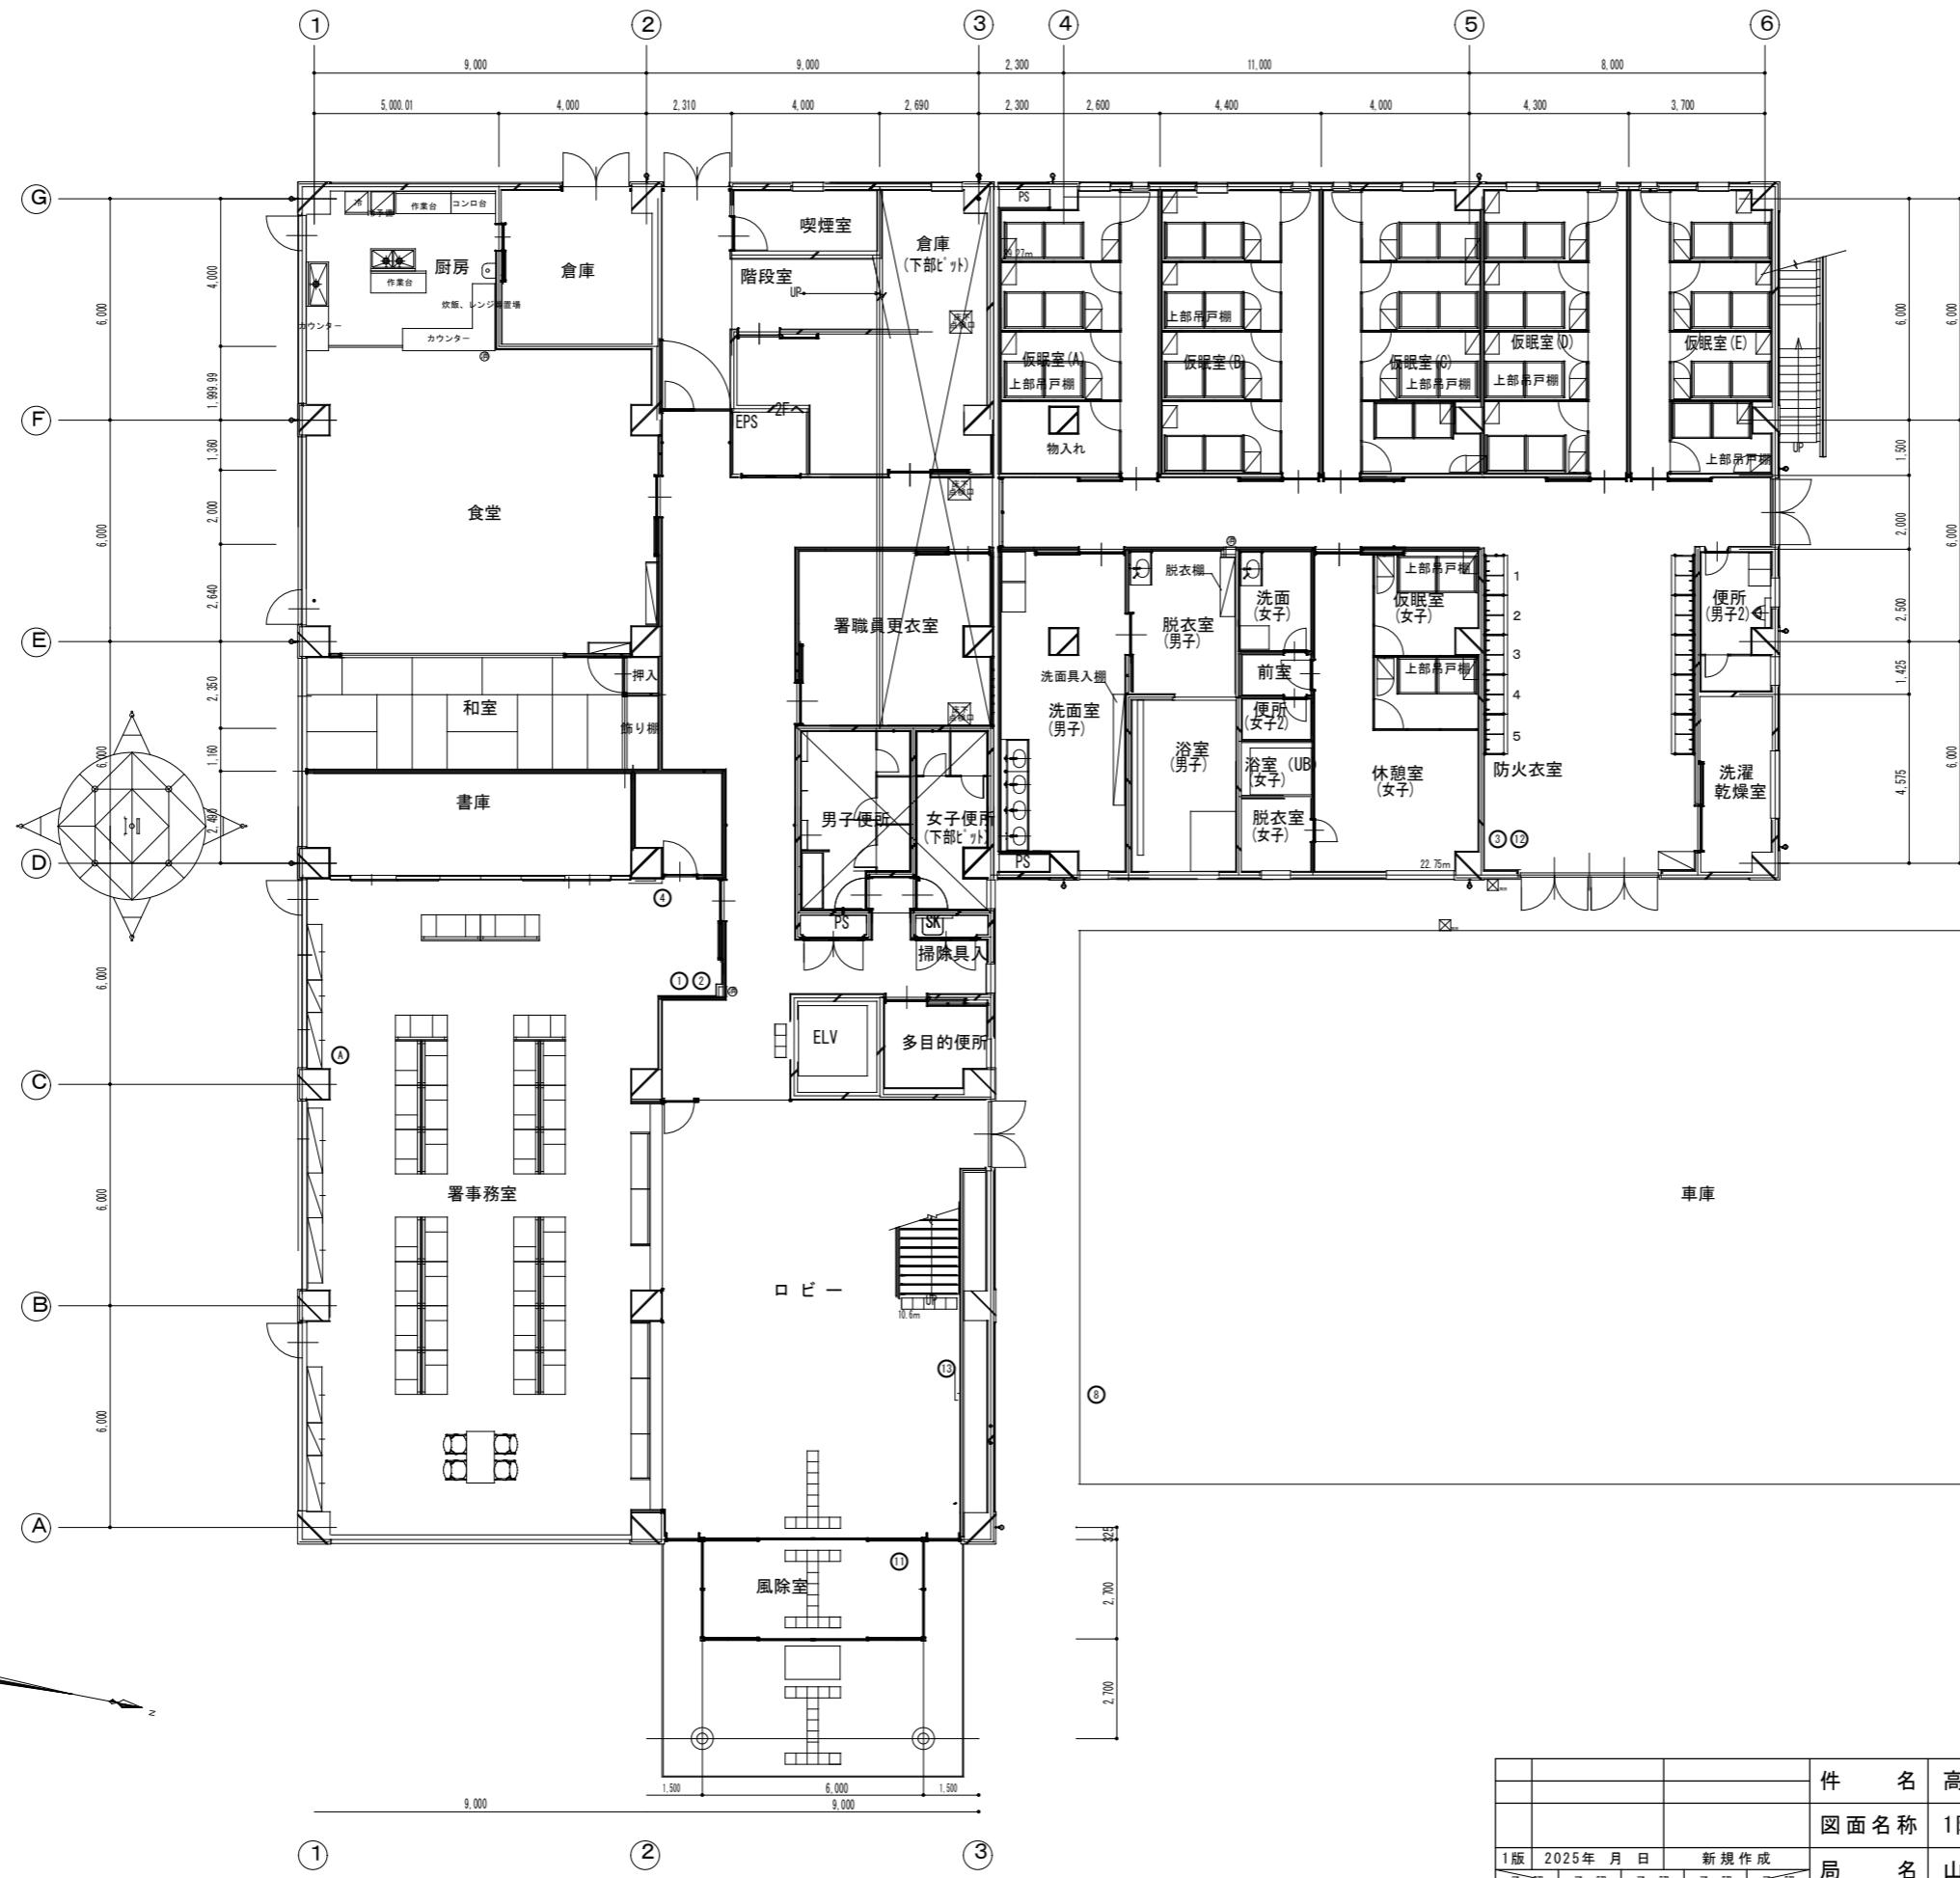

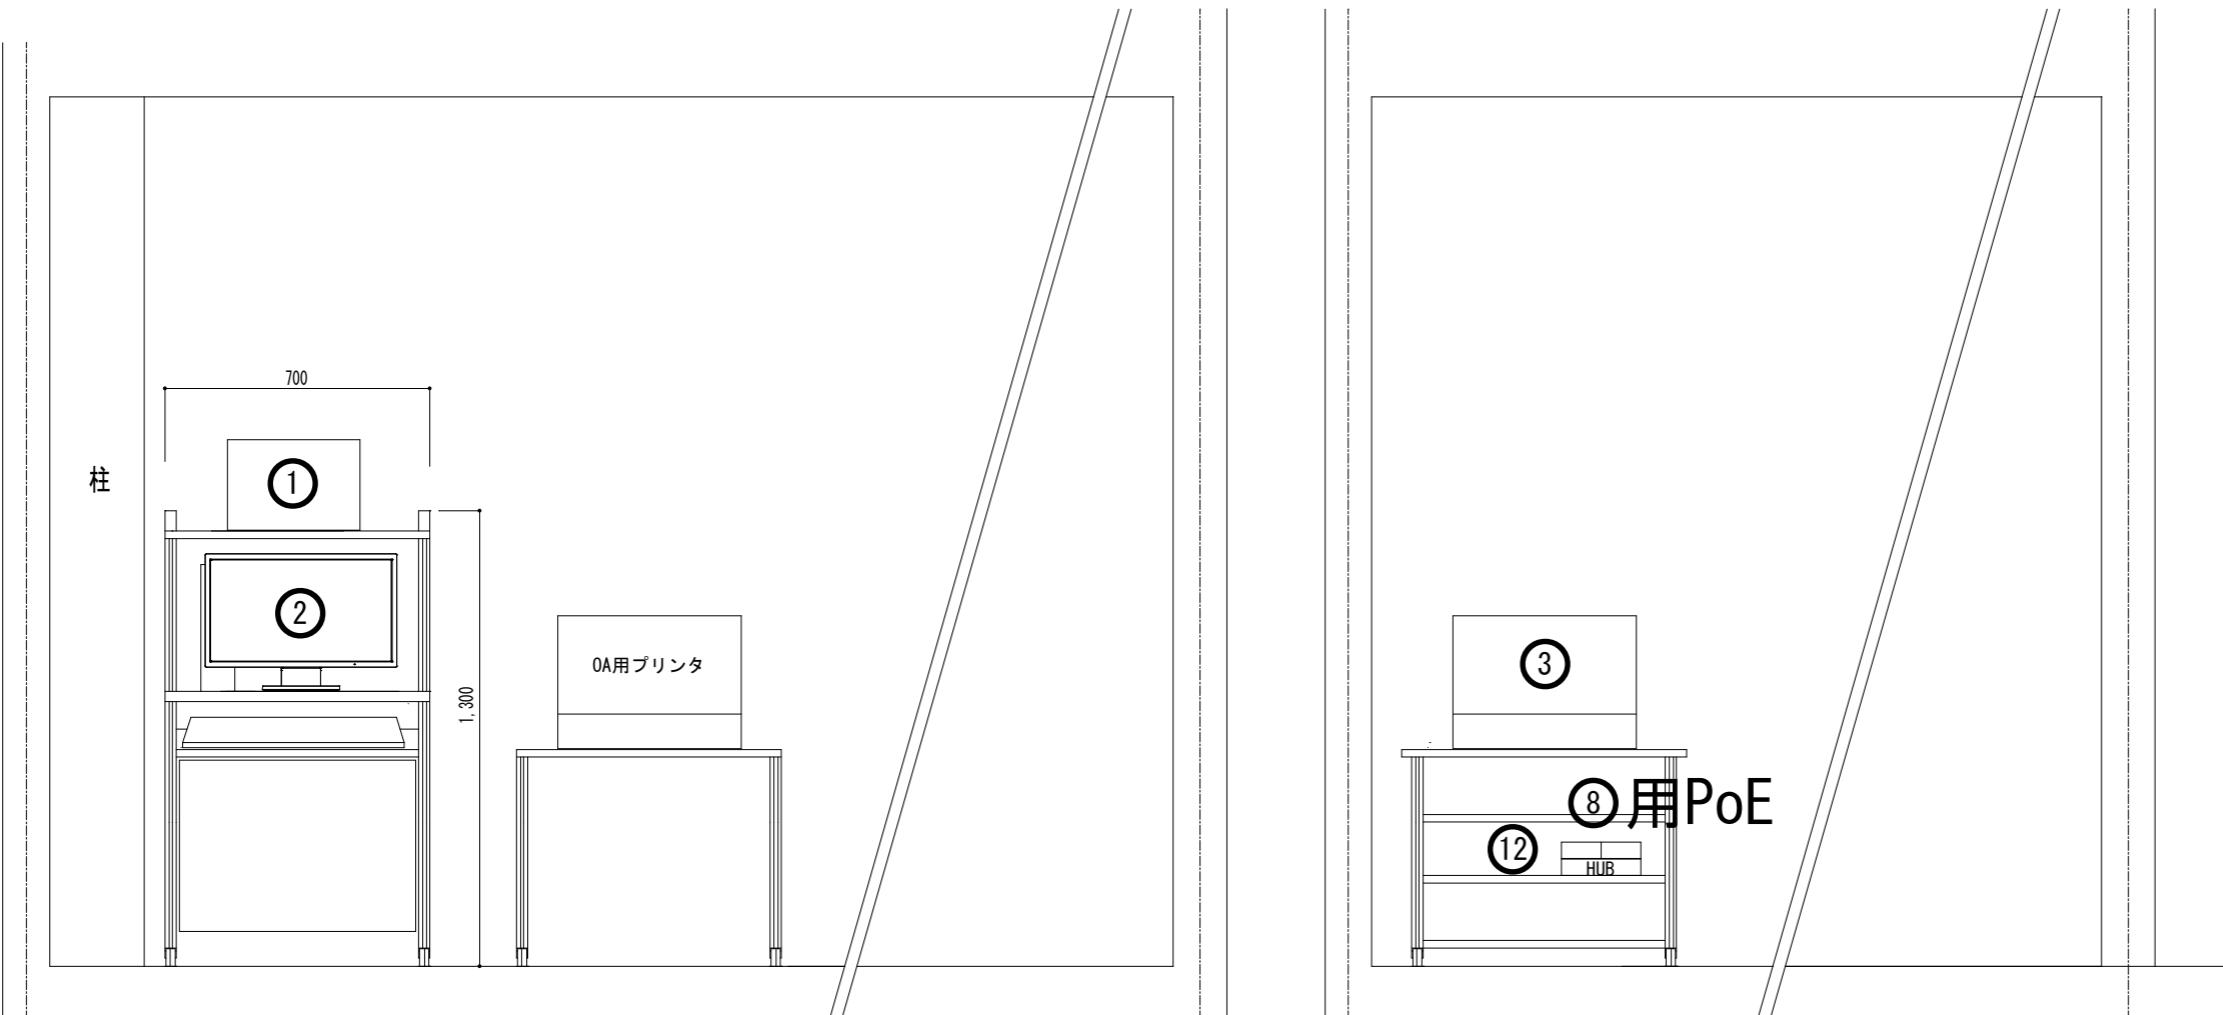

1階 署事務室機器取付立面図

防火衣室機器取付立面図

参考図


指令機器一覧表

NO.	機器名称
①	署所端末装置
②	指令情報出力装置(PC)
③	指令情報出力装置(プリンタ)
④	指令情報出力装置(B)
⑤	本署用車両運用表示盤
⑥	分署用車両運用表示盤
⑦	RGBインターフェース
⑧	無線アクセスポイント
⑨	無停電電源装置(署所)
⑩	非常用発動発電機(署所)
⑪	駆け込み通報装置
⑫	ネットワーク装置
⑬	ロビー表示装置
⑭	映像変換器

デジタル無線機器一覧表

NO.	機器名称
①	署所端末受令機(無線設備)
②	空中線共用器
③	卓上無線機
④	可搬型無線機
⑤	遠隔制御器

件名	高機能消防指令システム及び消防救急デジタル無線総合整備事業				
図面名称	1階 署事務室・防火衣室 機器取付立面図				
1版 2025年 月 日	新規作成	承認	承認	承認	承認
局名	山鹿市消防本部(山鹿消防署)				縮尺 [mm] A3 1/20
発注者					図面番号

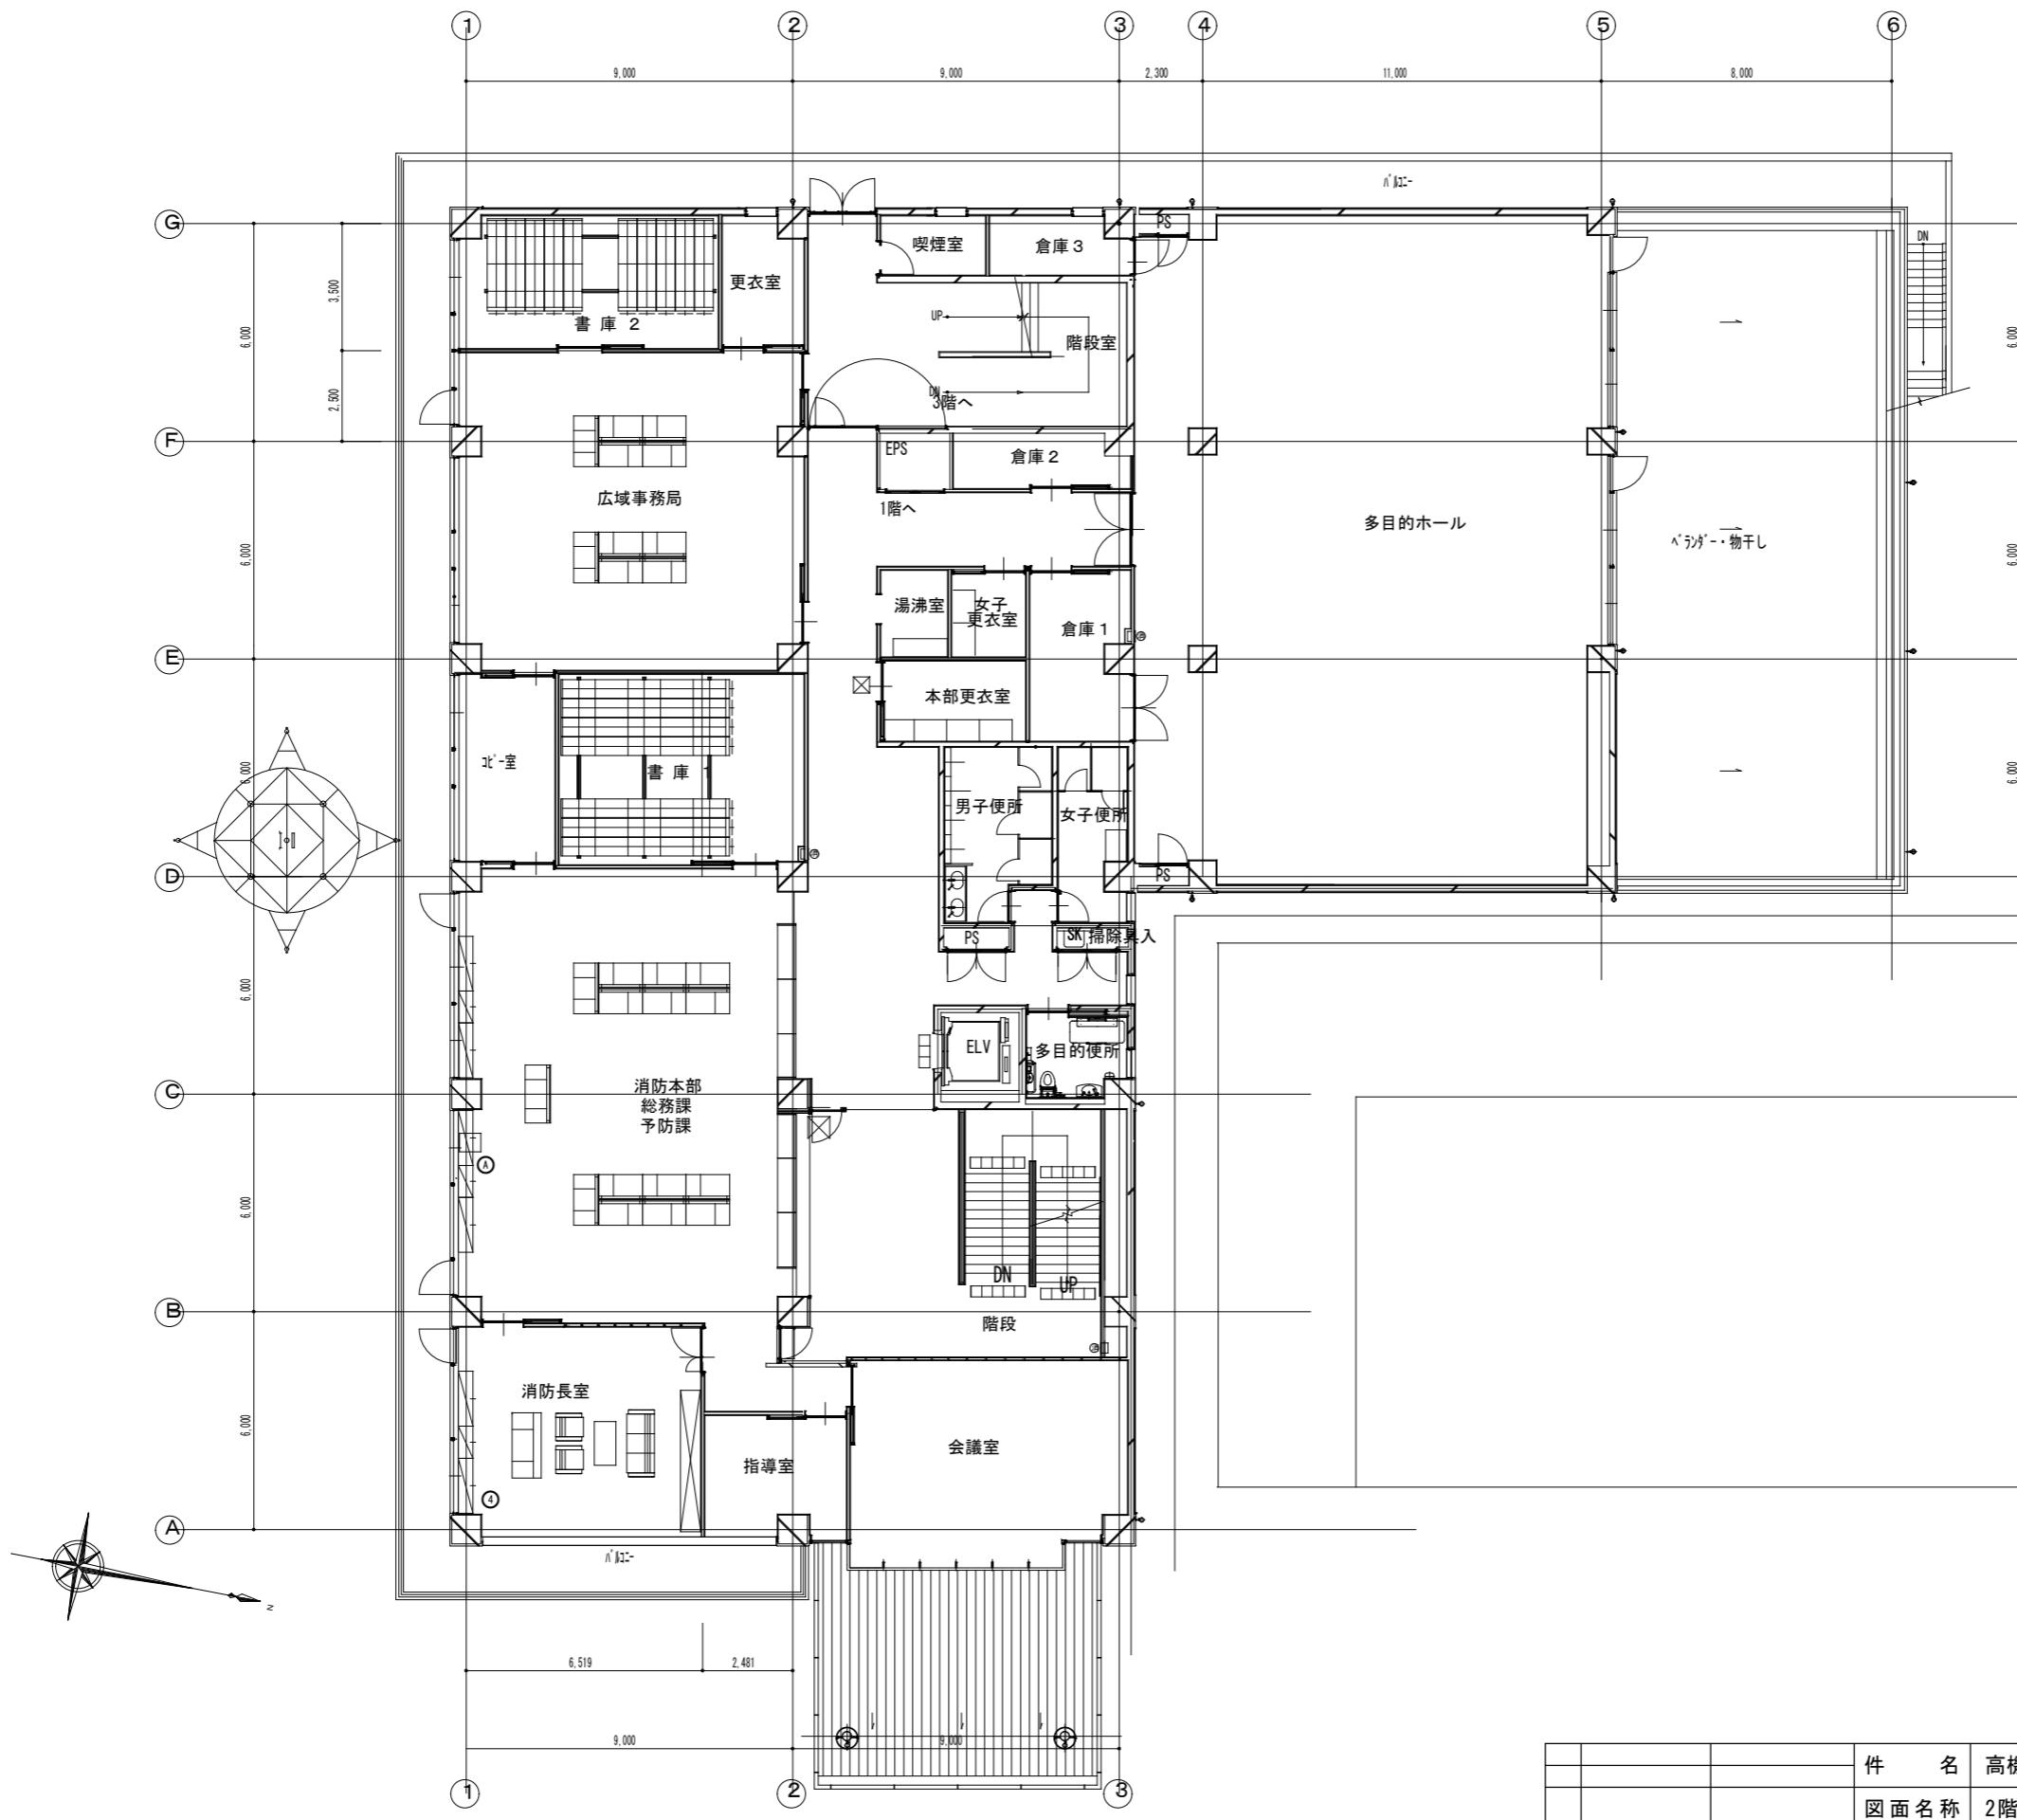

指令機器一覧表


NO.	機器名称
①	署所端末装置
②	指令情報出力装置(P.C.)
③	指令情報出力装置(プリンタ)
④	指令情報出力装置(B)
⑤	本署用車両運用表示盤
⑥	分署用車両運用表示盤
⑦	RGBインターフェース
⑧	無線アクセスポイント
⑨	無停電電源装置(署所)
⑩	非常用発動発電機(署所)
⑪	駆け込み通報装置
⑫	ネットワーク装置
⑬	ロビー表示装置
⑭	映像変換器

デジタル無線機器一覧表

NO.	機器名称
①	署所端末受令機(無線設備)
②	空中線共用器
③	卓上無線機
④	可搬型無線機
⑤	遠隔制御器

参考図

件名	高機能消防指令システム及び消防救急デジタル無線総合整備事業				
図面名称	2階現況図				
1版 2025年月日	新規作成	承認	承認	承認	承認
局名	山鹿市消防本部(山鹿消防署)	縮尺	[mm]	A3	1/200
発注者		図面番号			

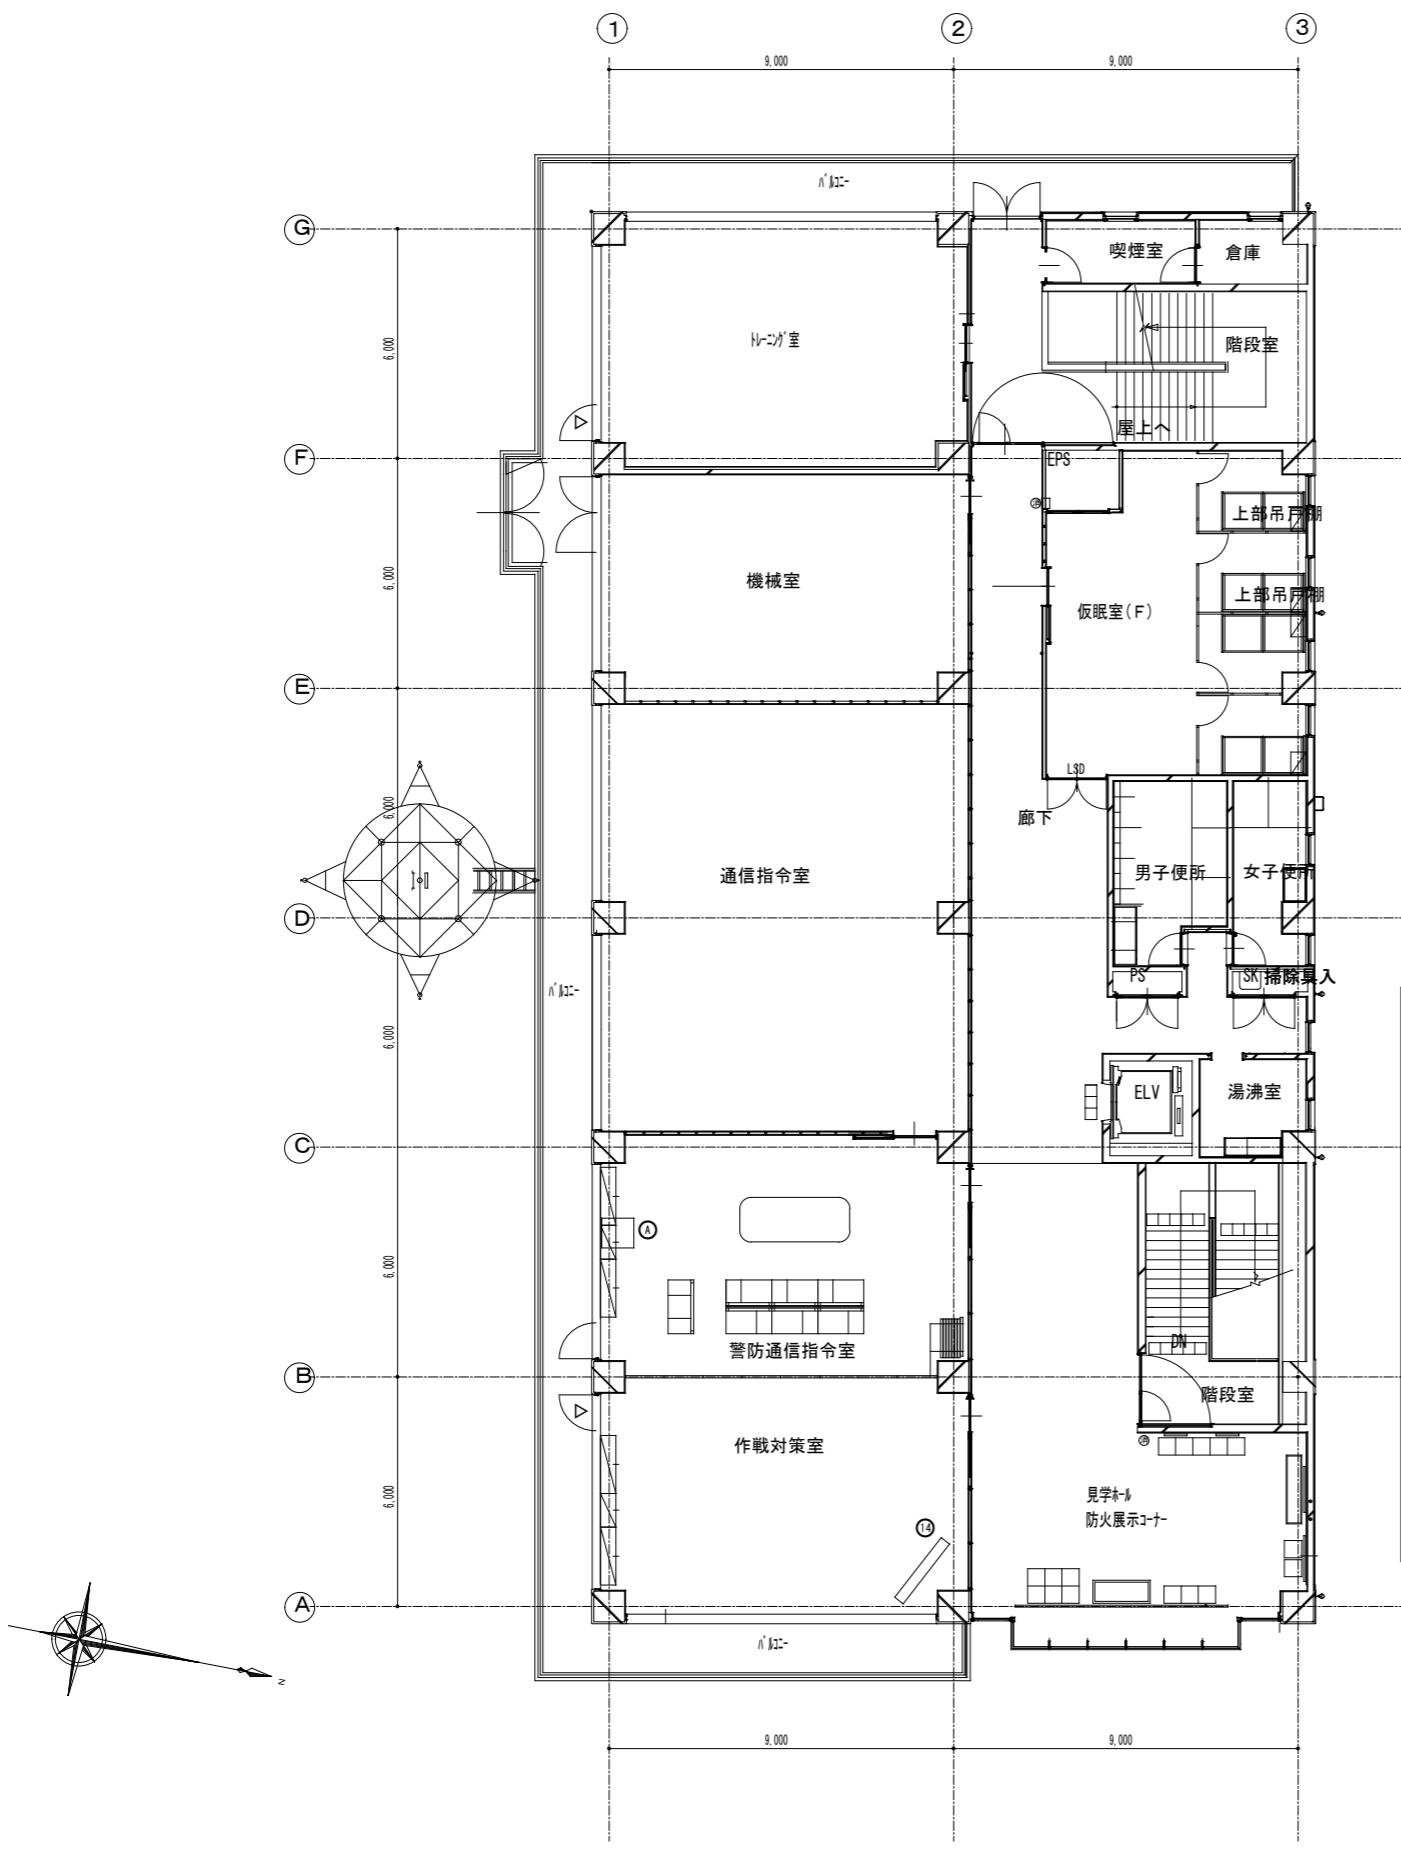

指令機器一覧表


NO.	機器名称
①	署所端末装置
②	指令情報出力装置(PC)
③	指令情報出力装置(プリンタ)
④	指令情報出力装置(B)
⑤	本署用車両運用表示盤
⑥	分署用車両運用表示盤
⑦	RGBインターフェース
⑧	無線アクセスポイント
⑨	無停電電源装置(署所)
⑩	非常用発動発電機(署所)
⑪	駆け込み通報装置
⑫	ネットワーク装置
⑬	ロビー表示装置
⑭	作戦対策室表示装置

デジタル無線機器一覧表

NO.	機器名称
①	署所端末受令機(無線設備)
②	空中線共用器
③	卓上無線機
④	可搬型無線機
⑤	遠隔制御器

参考図

件名	高機能消防指令システム及び消防救急デジタル無線総合整備事業				
図面名称	3階現況図				
1版 2025年月日	新規作成	承認	承認	承認	承認
局名	山鹿市消防本部(山鹿消防署)	縮尺	[mm]	A3	1/200
発注者		図面番号			

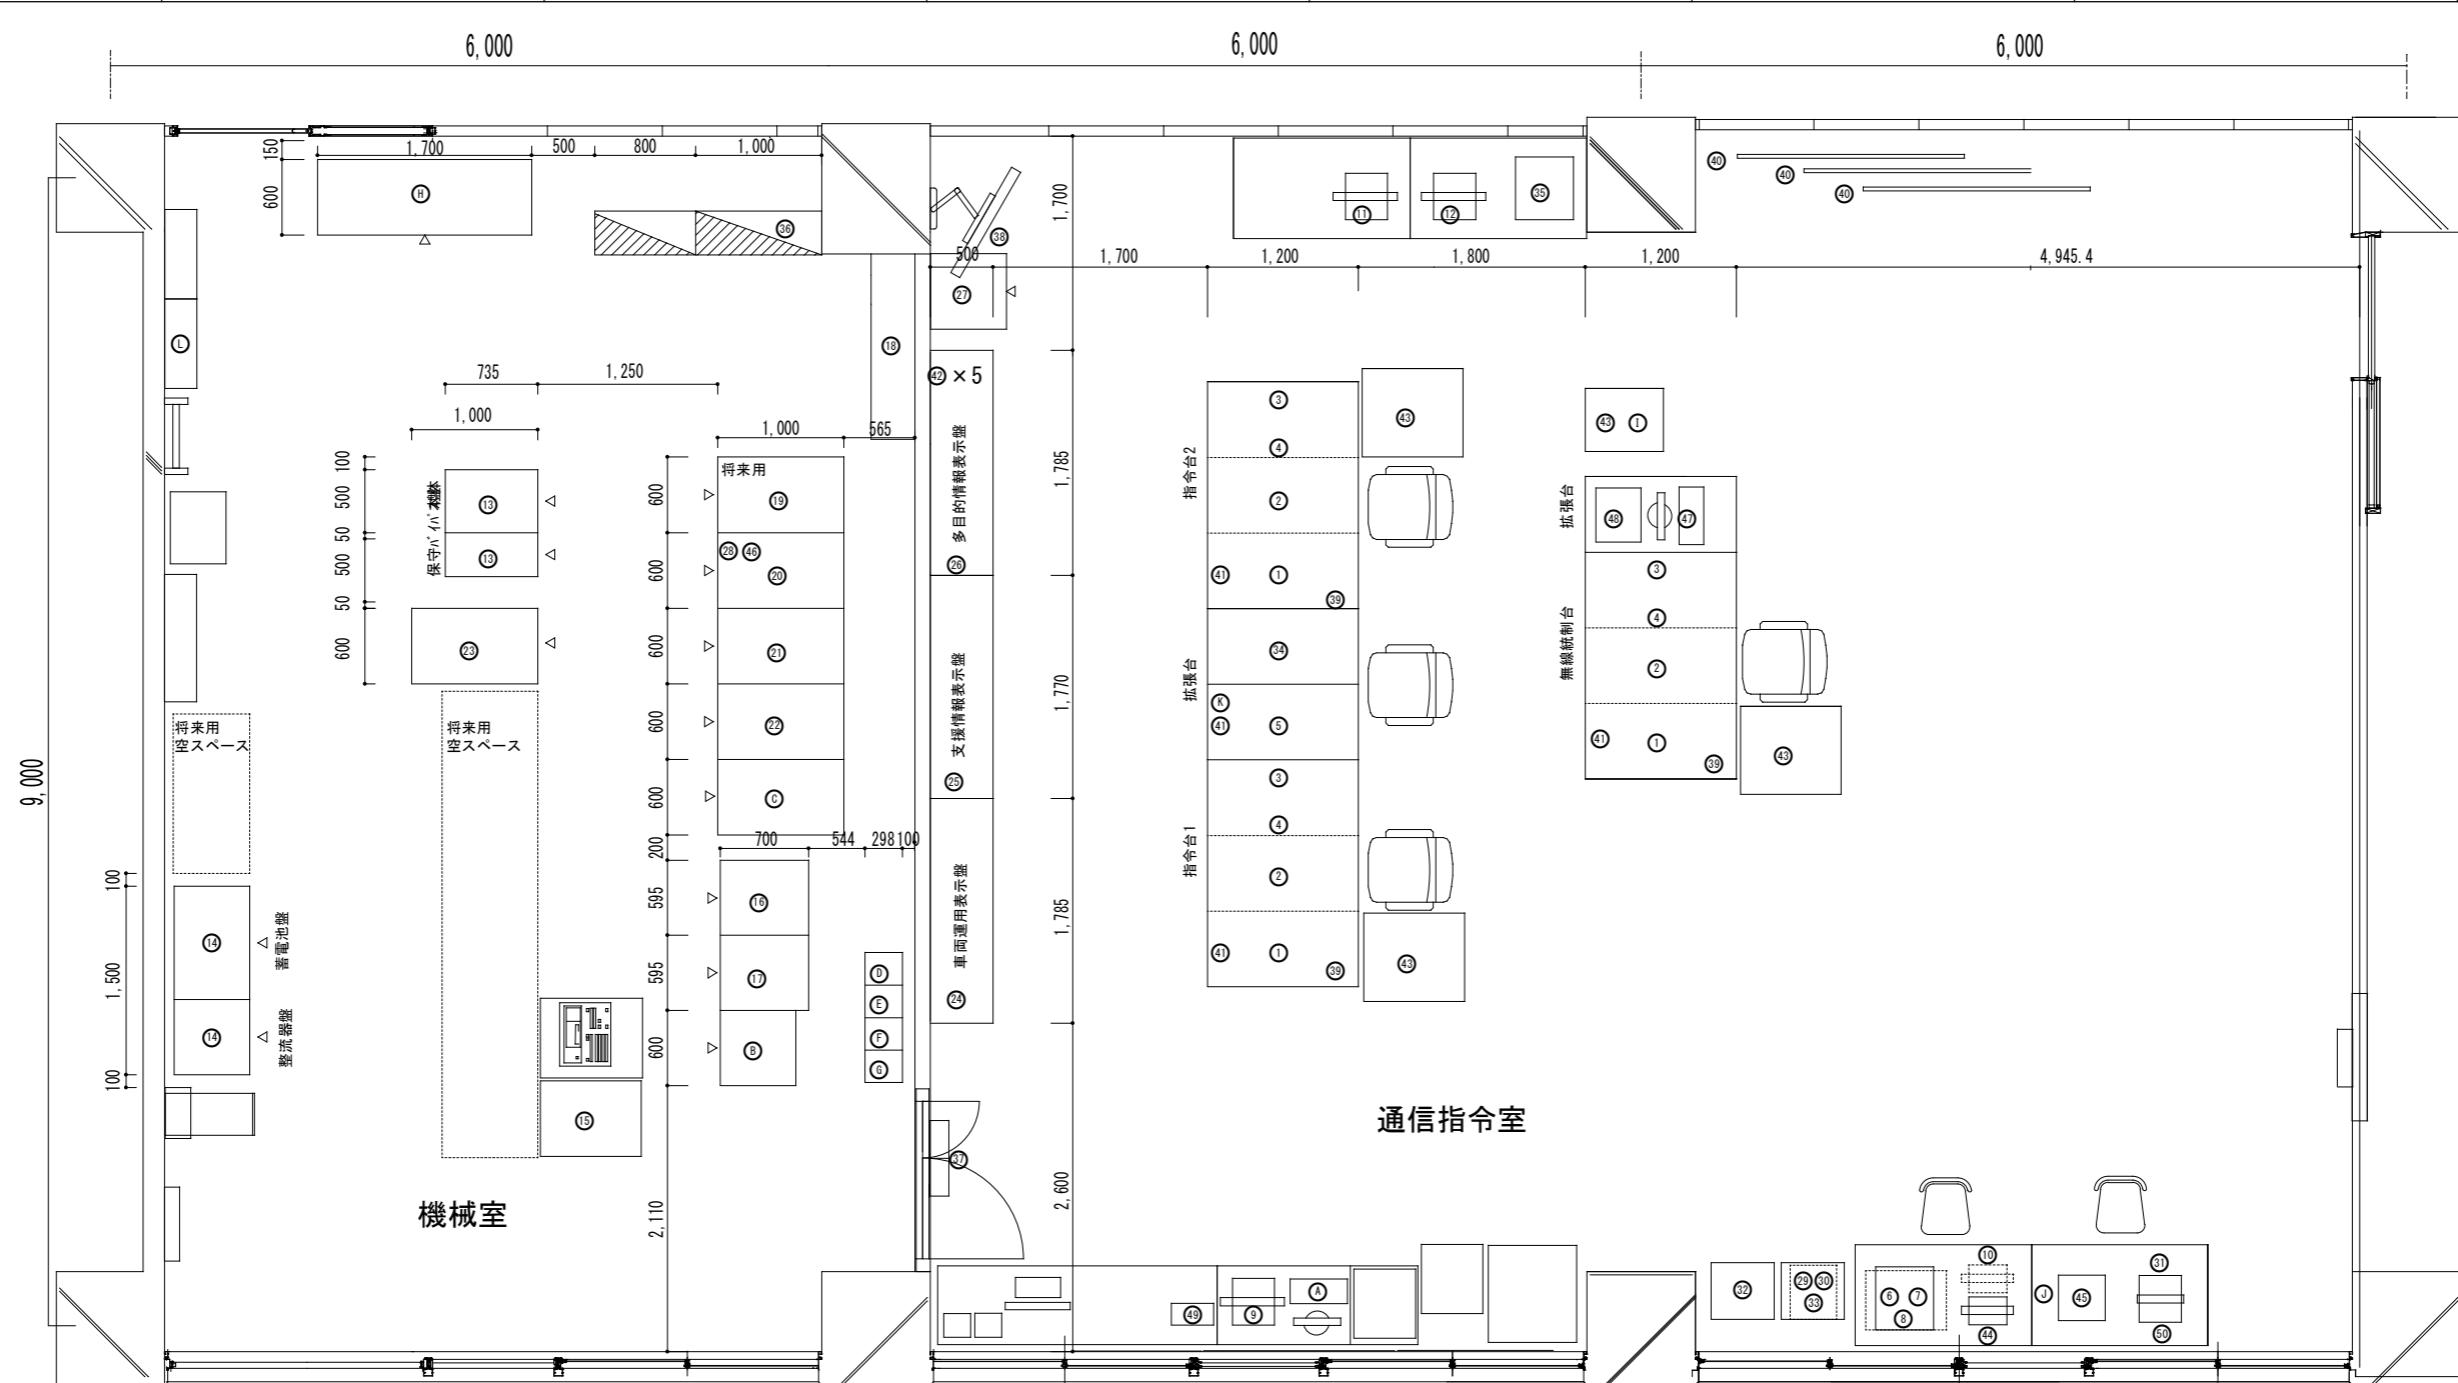

指令機器一覧表


NO.	機器名称	NO.	機器名称	NO.	機器名称
①	自動出動指定装置 制御処理装置(クライアント)	⑯	サーバック#1	⑳	2灯式障害表示灯(常用・非常用)壁掛
②	地図等検索クライアント	⑰	サーバック#2	㉑	情報収集用テレビ
③	支援情報クライアント	㉒	サーバック#3	㉓	通話録音装置
④	受付補助クライアント	㉔	サーバック#4	㉔	ホワイトボード
⑤	データメンテナス装置(携帯電話・IP電話受信転送装置)	㉕	サーバック#6	㉔	補助受付電話機
⑥	プリンタ	㉖	車両運用表示盤	㉔	無線電受付装置
⑦	カラープリンタ	㉗	支援情報表示盤	㉔	机
⑧	スキャナ	㉘	多目的情報表示盤	㉔	気象情報収集装置データ処理装置
⑨	システム監視装置	㉙	映像制御装置	㉔	気象情報収集装置プリンタ(上段)
⑩	電子メール指令装置	㉚	気象情報収集装置データロガー	㉔	長時間録音装置
⑪	支援情報端末装置(保守端末)	㉛	災害状況等自動案内装置	㉔	NET119端末・パトライト
⑫	支援情報端末装置(デスクトップ型)	㉜	順次指令装置	㉔	NET119端末用プリンタ
⑬	無停電電源装置(本部用)	㉝	音波編集PC(上段)	㉔	リモート保守用スイッチ
⑭	直流電源装置(48V系)	㉞	119FAX受信装置	㉔	ウイルス検疫装置
⑮	防災行政無線集中制御装置	㉟	ファクシミリ		
⑯	指令制御装置	㉟	駆込み通報装置(Web管理用PC)		
⑰	非常用指令設備	㉟	消防OA端末(プリンタ)		
⑱	主配線盤(MDF)	㉟	指令系分電盤		

デジタル無線・応答設備機器一覧表

NO.	機器名称
Ⓐ	管理監視制御卓
Ⓑ	無線回線制御装置
Ⓒ	ネットワーク機器収容ラック(サーバック5)
Ⓓ	基地局無線装置 基本架
Ⓔ	基地局無線装置
Ⓕ	基地局無線装置 共用1
Ⓖ	空中線共用器(8ch) 共用2
Ⓗ	直流電源装置
Ⓘ	遠隔制御器
Ⓛ	統制波モニタ
Ⓜ	インターホン
Ⓝ	3LM-2盤

参考図

件名	高機能消防指令システム及び消防救急デジタル無線総合整備事業				
図面名称	3階 通信指令室・機械室 現況図				
1版 2025年 月 日	新規作成	承認	承認	承認	承認
承認	承認	承認	承認	承認	承認
局名	山鹿市消防本部(山鹿消防署)	縮尺	[mm]	A3	1/200
発注者		図面番号			

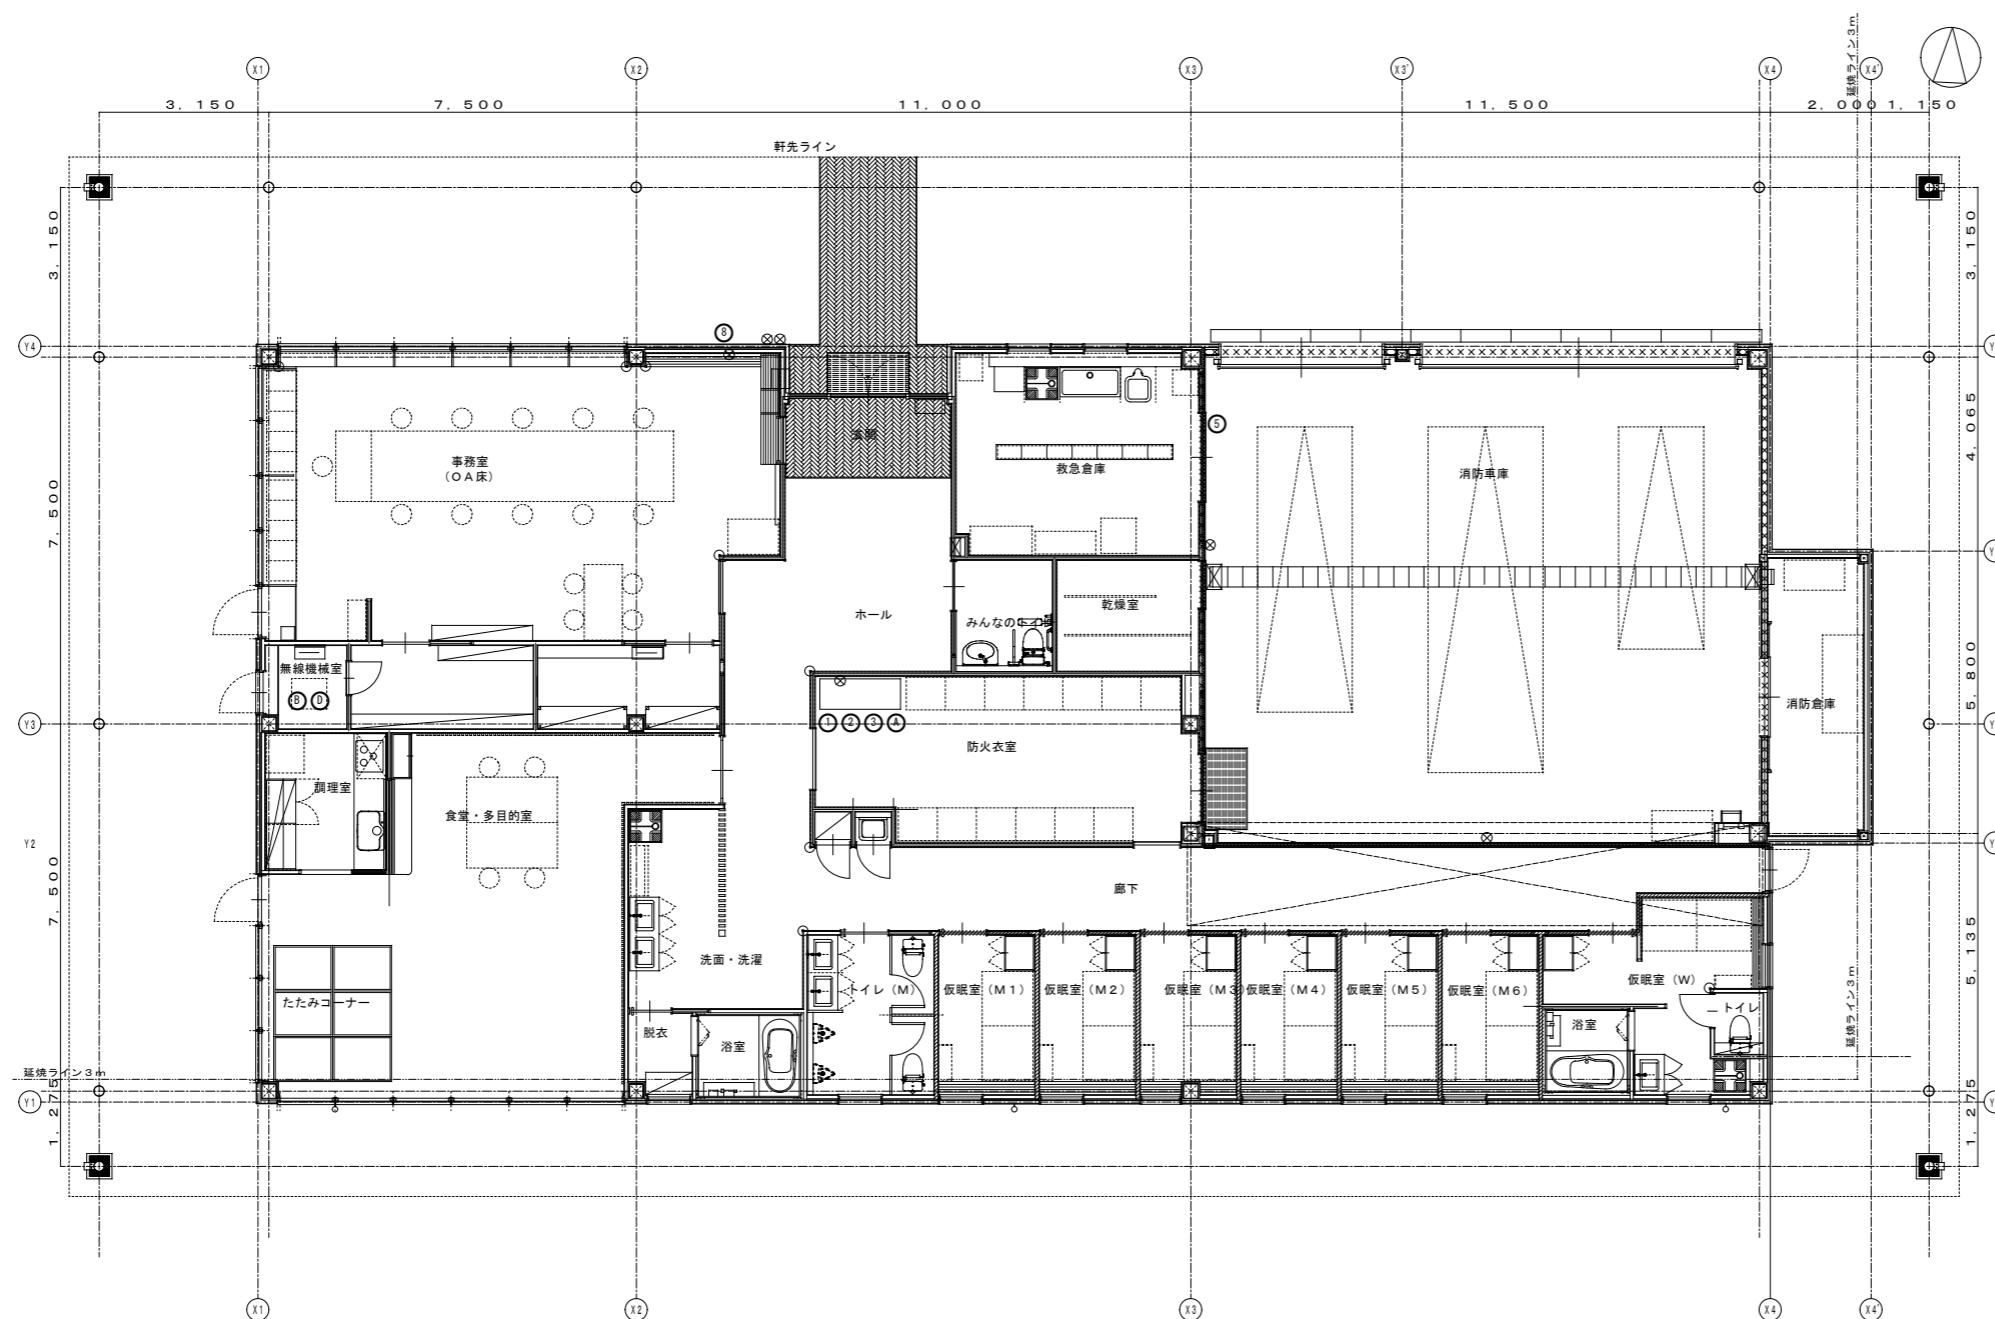

## 指令機器一覽表


No.	機器名称
①	署所端末装置
②	指令情報出力装置 (P C)
③	指令情報出力装置 (プリンタ)
④	指令情報出力装置 (B)
⑤	無線アクセスポイント
⑥	無停電電源装置 (署所)
⑦	非常用発動発電機 (署所)
⑧	駆け込み通報装置

## デジタル無線機器一覧表

NO.	機器名称
Ⓐ	署所端末受令機(無線設備)
Ⓑ	19インチラック
	ネットワーク装置
	小型基地局無線装置
	DC/ACインバータ
	電話交換機
	MDF(無線設備)
	ONU(指令回線用)
Ⓒ	直流電源装置
Ⓓ	基地局無線装置用空中線共用器

## 参考図

			件名	高機能消防指令システム及び消防救急デジタル無線総合整備事業		
			図面名称	1階 現況図		
1版	2025年 月 日		新規作成	局名	東分署	縮尺 単位 [mm]
承認	承認	承認	承認	承認		A3 1/150
				発注者	図面番号	

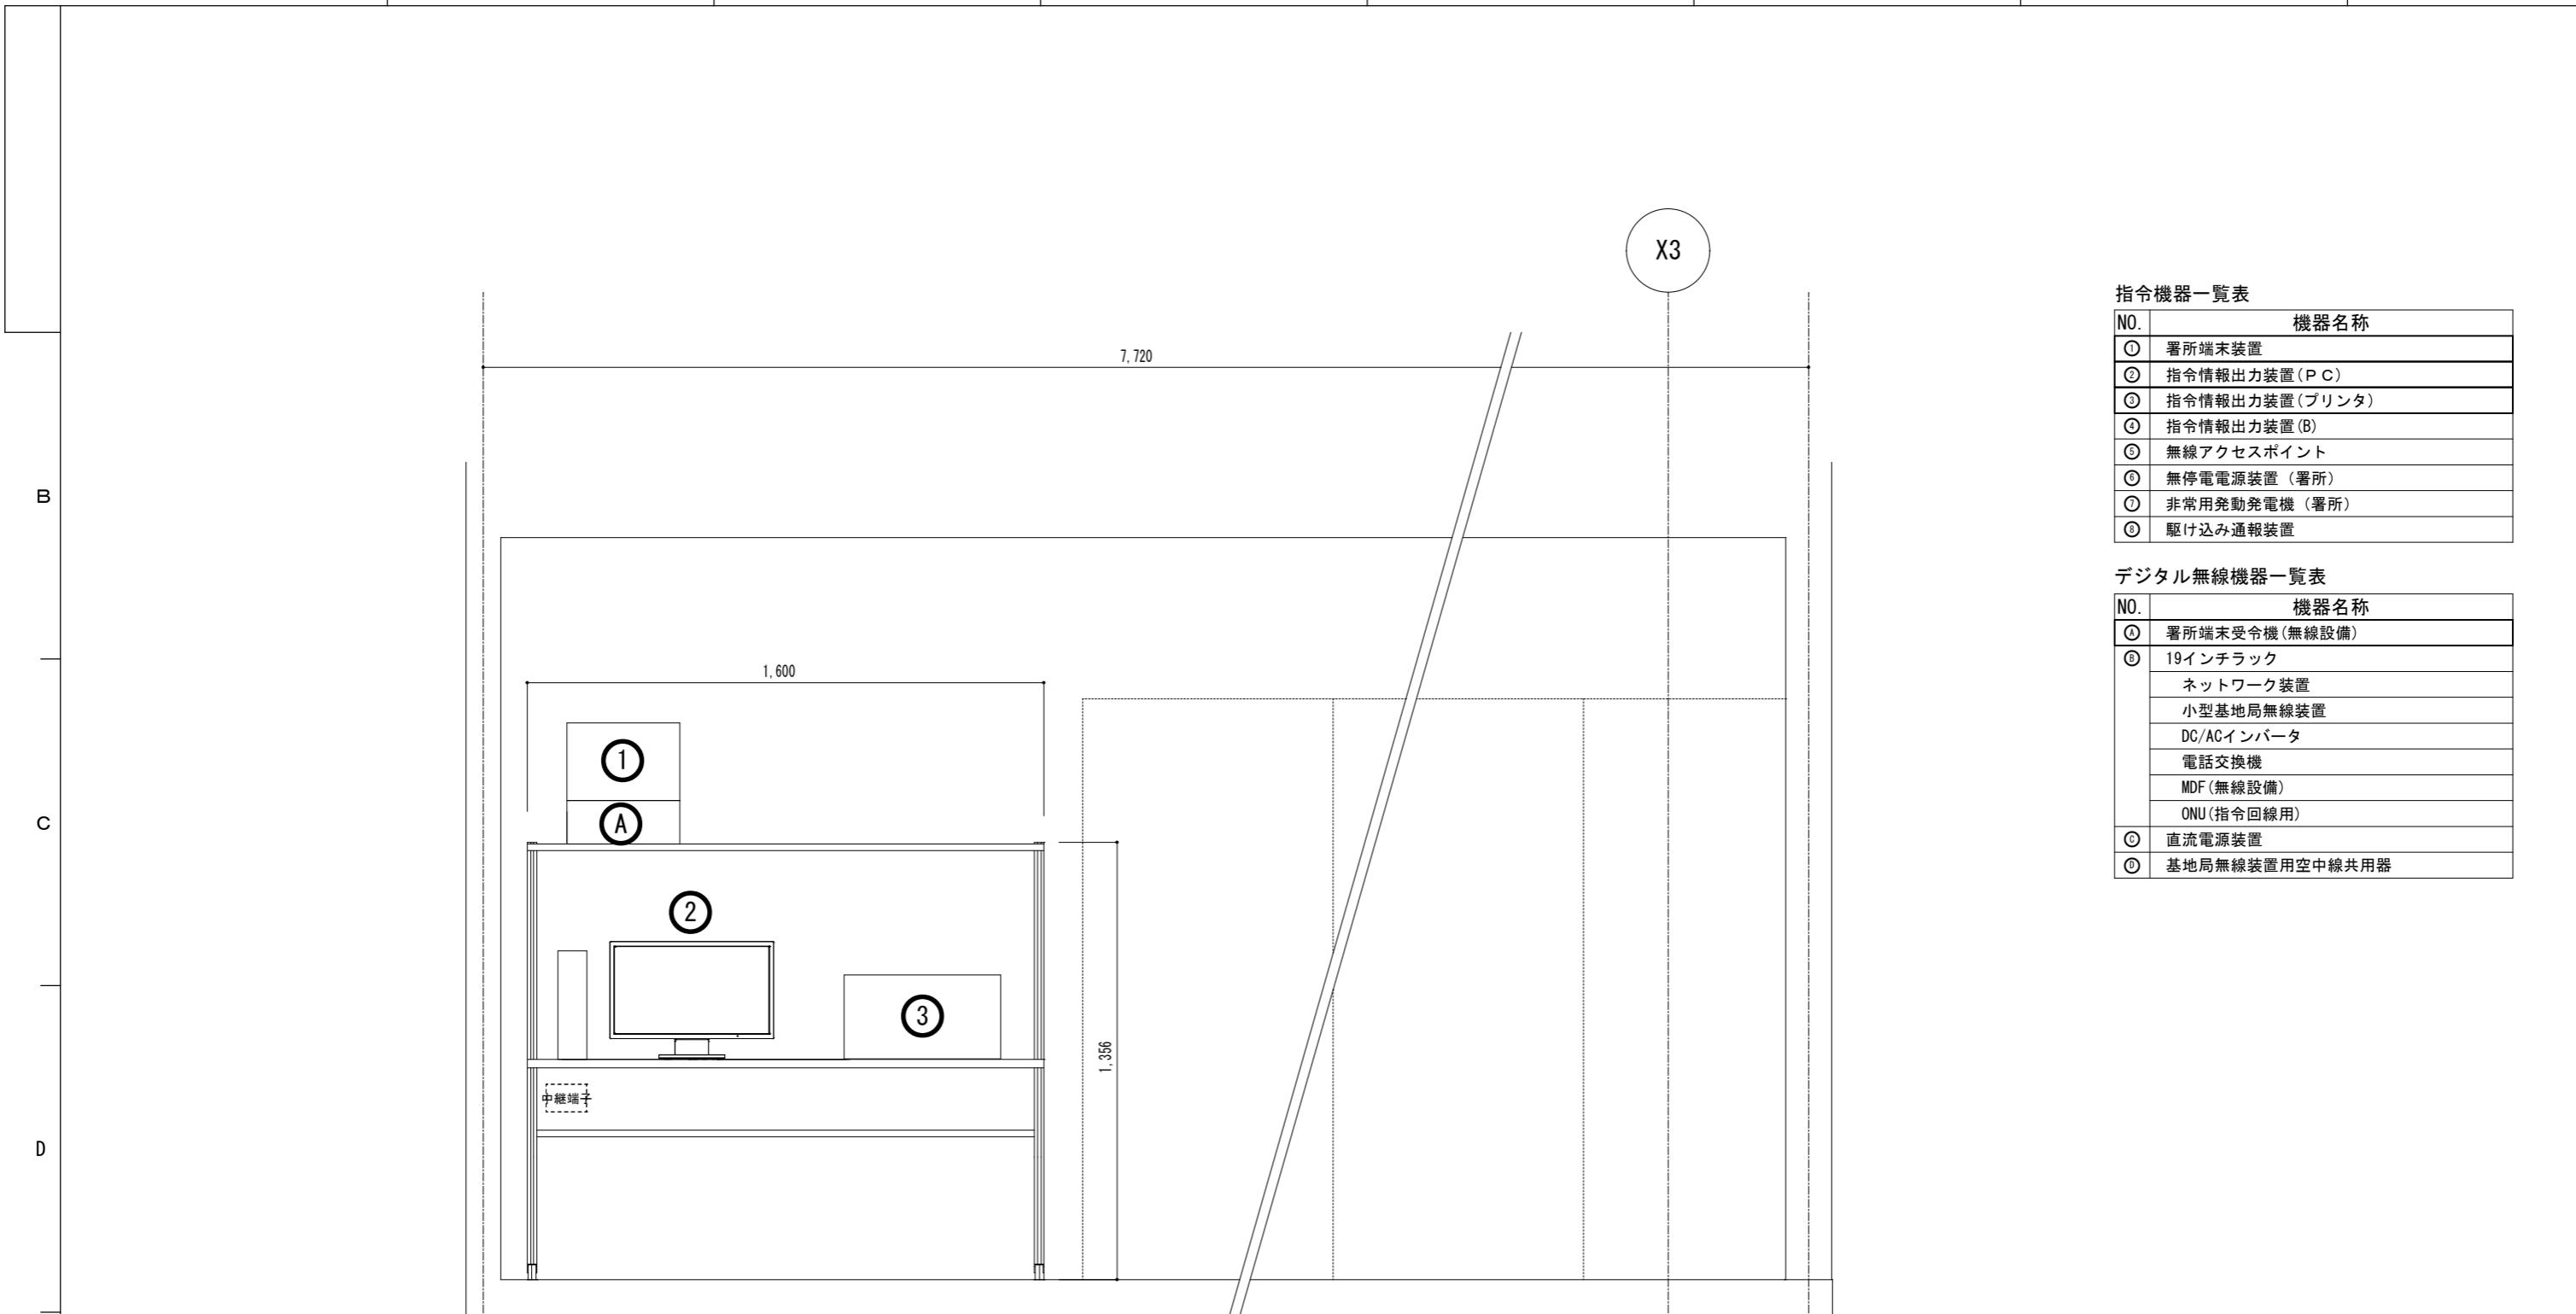

指令機器一覧表

NO.	機器名称
①	署所端末装置
②	指令情報出力装置(ＰＣ)
③	指令情報出力装置(プリンタ)
④	指令情報出力装置(Ｂ)
⑤	無線アクセスポイント
⑥	無停電電源装置(署所)
⑦	非常用発動発電機(署所)
⑧	駆け込み通報装置


デジタル無線機器一覧表

NO.	機器名称
①	署所端末受令機(無線設備)
⑥	19インチラック ネットワーク装置 小型基地局無線装置 DC/ACインバータ 電話交換機 MDF(無線設備) ONU(指令回線用)
⑦	直流電源装置
⑧	基地局無線装置用空中線共用器

機器取付立面図

参考図

件名	高機能消防指令システム及び消防救急デジタル無線総合整備事業				
図面名称	防火衣室 機器取付立面図				
1版 2025年 月 日	新規作成	承認	承認	承認	承認
局名	東分署				縮尺 [mm] A3 1/20
発注者					図面番号

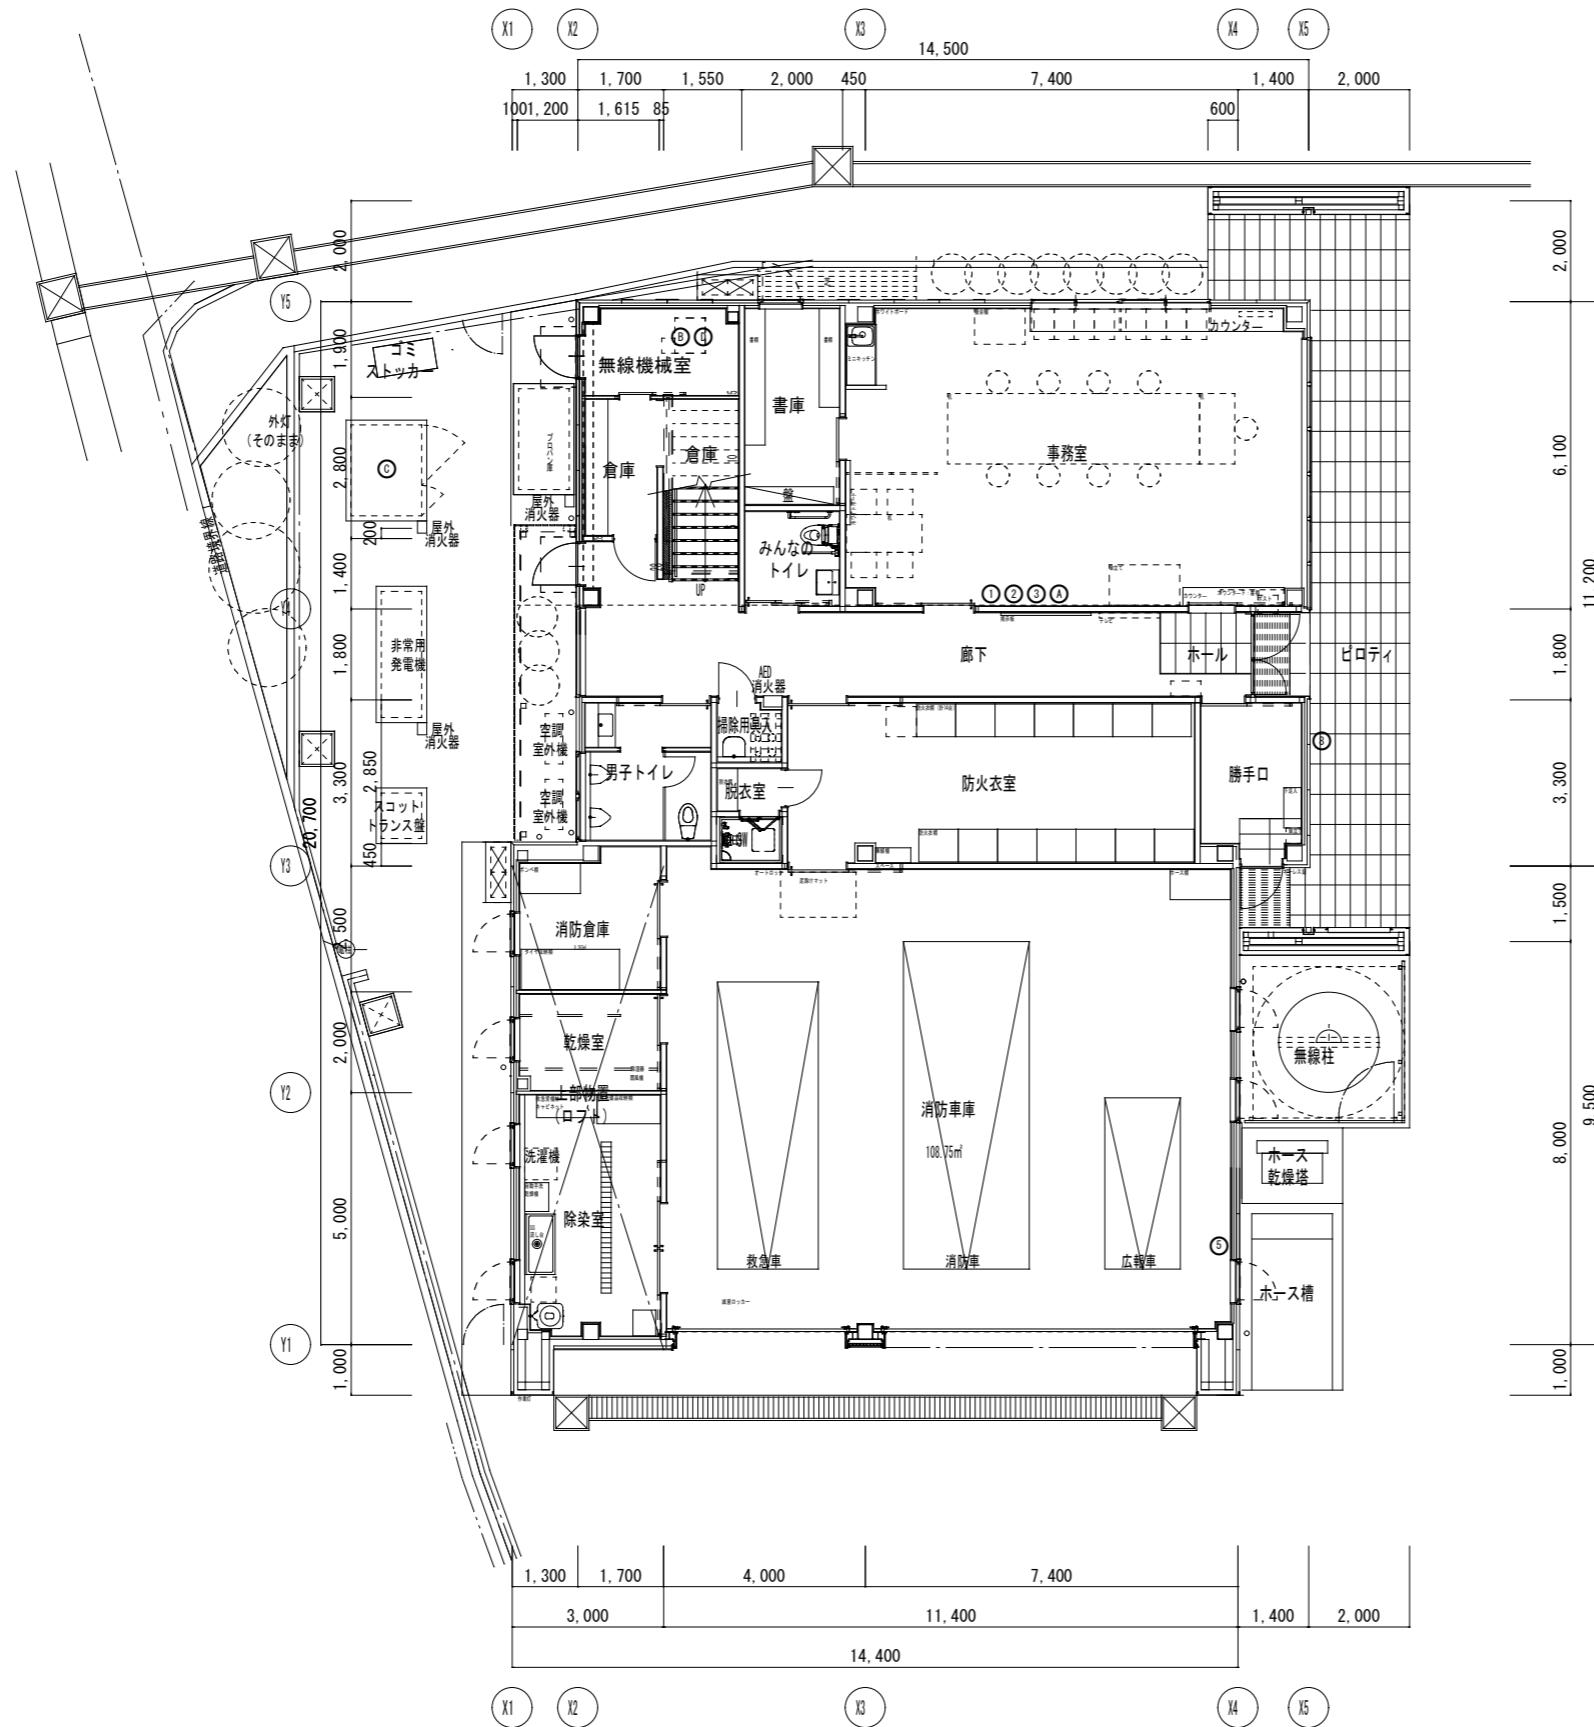

指令機器一覧表

NO.	機器名称
①	署所末端装置
②	指令情報出力装置(P.C)
③	指令情報出力装置(プリンタ)
④	指令情報出力装置(B)
⑤	無線アクセスポイント
⑥	無停電電源装置(署所)
⑦	非常用発動発電機(署所)
⑧	駆け込み通報装置

デジタル無線機器一覧表

NO.	機器名称
①	署所末端受令機(無線設備)
⑥	19インチラック ネットワーク装置 小型基地局無線装置 DC/ACインバータ 電話交換機 MDF(無線設備) ONU(指令回線用)
⑦	直流電源装置
⑧	基地局無線装置用空中線共用器

参考図

件名	高機能消防指令システム及び消防救急デジタル無線総合整備事業						
図面名称	1階 現況図						
1版 2025年 月 日	新規作成	承認	承認	承認	承認	承認	承認
局名	鹿北分署						縮尺 [mm]
発注者							A3 1/150
図面番号							

B

C

D

E

A

B

C

D


E

## 指令機器一覽表

NO.	機器名称
①	署所端末装置
②	指令情報出力装置(ＰＣ)
③	指令情報出力装置(プリンタ)
④	指令情報出力装置(Ｂ)
⑤	無線アクセスポイント
⑥	無停電電源装置(署所)
⑦	非常用発動発電機(署所)
⑧	駆け込み通報装置

## デジタル無線機器一覧表

NO.	機器名称
④	署所端末受令機(無線設備)
⑤	19インチラック
	ネットワーク装置
	小型基地局無線装置
	DC/ACインバータ
	電話交換機
	MDF(無線設備)
	ONU(指令回線用)
⑥	直流電源装置
⑦	基地局無線装置用空中線共用器

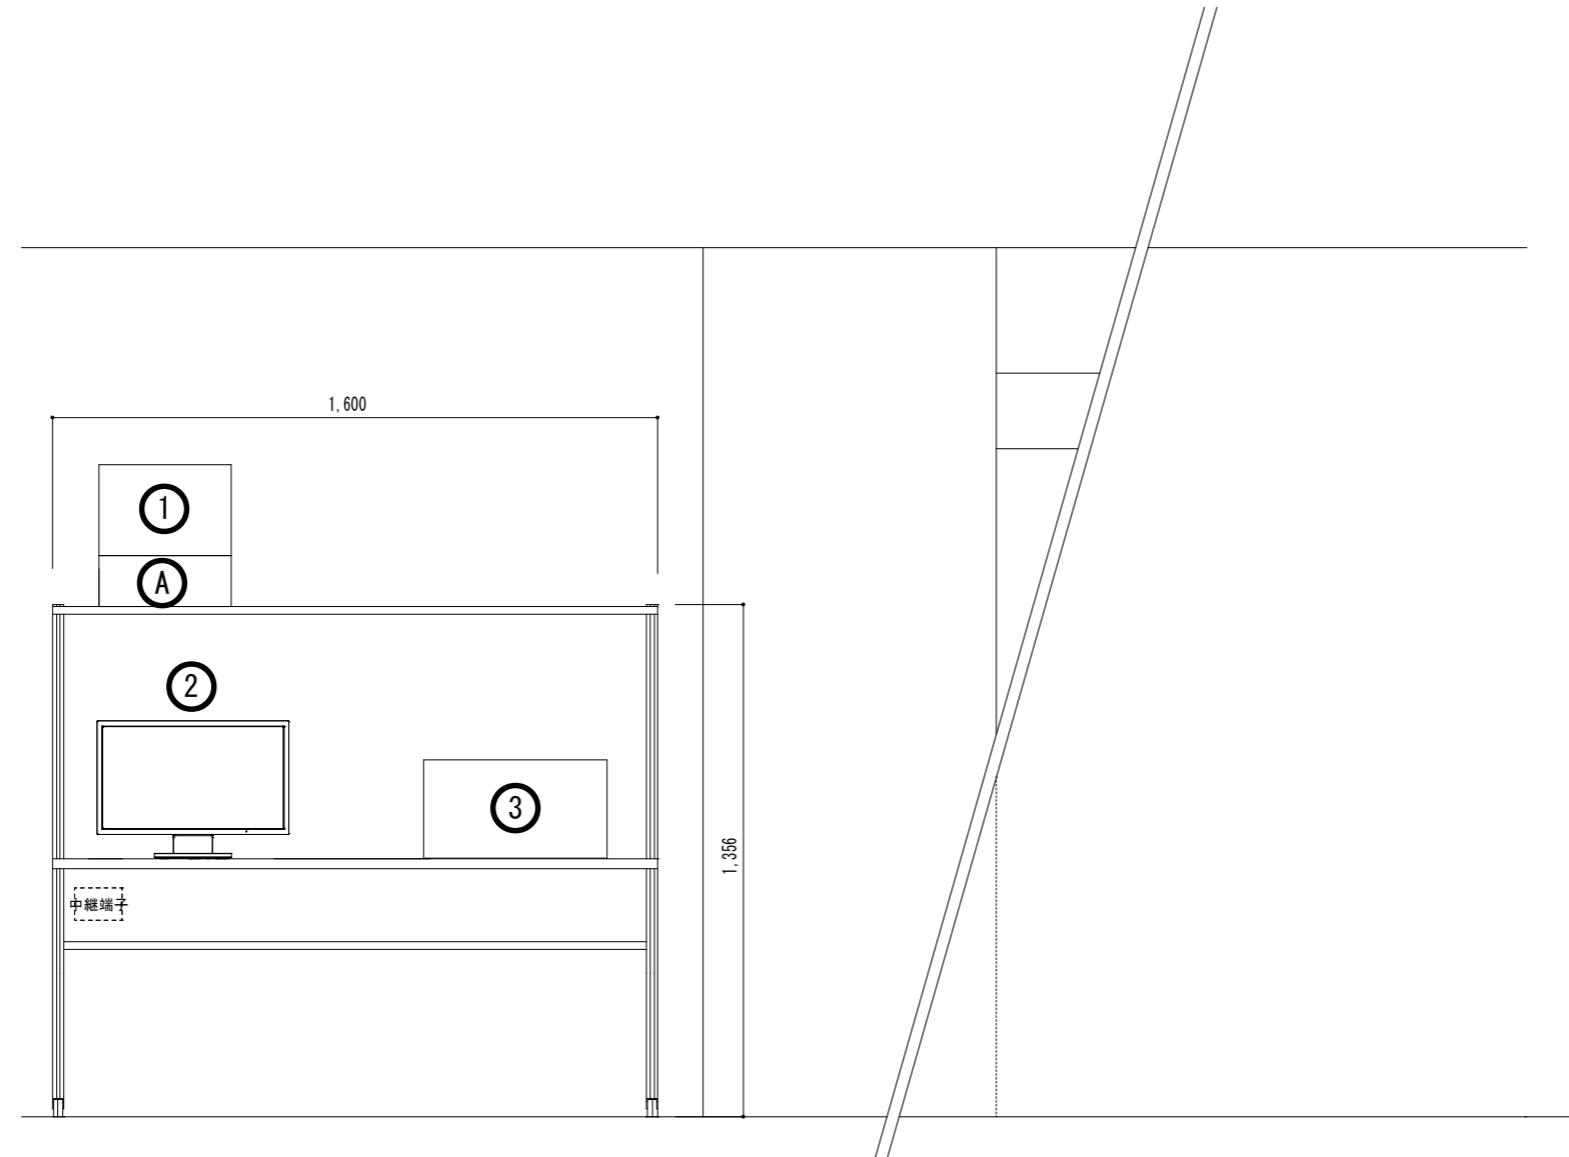

## 機器取付立面図

## 参考図

			件名	高機能消防指令システム及び消防救急デジタル無線総合整備事業			
			図面名称	事務室 機器取付立面図			
1版	2025年 月 日		新規作成	局名	鹿北分署	縮尺 単位 [mm]	A3 1/20
承認	承認	承認	承認	承認			
					発注者		図面番号